



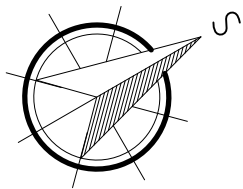

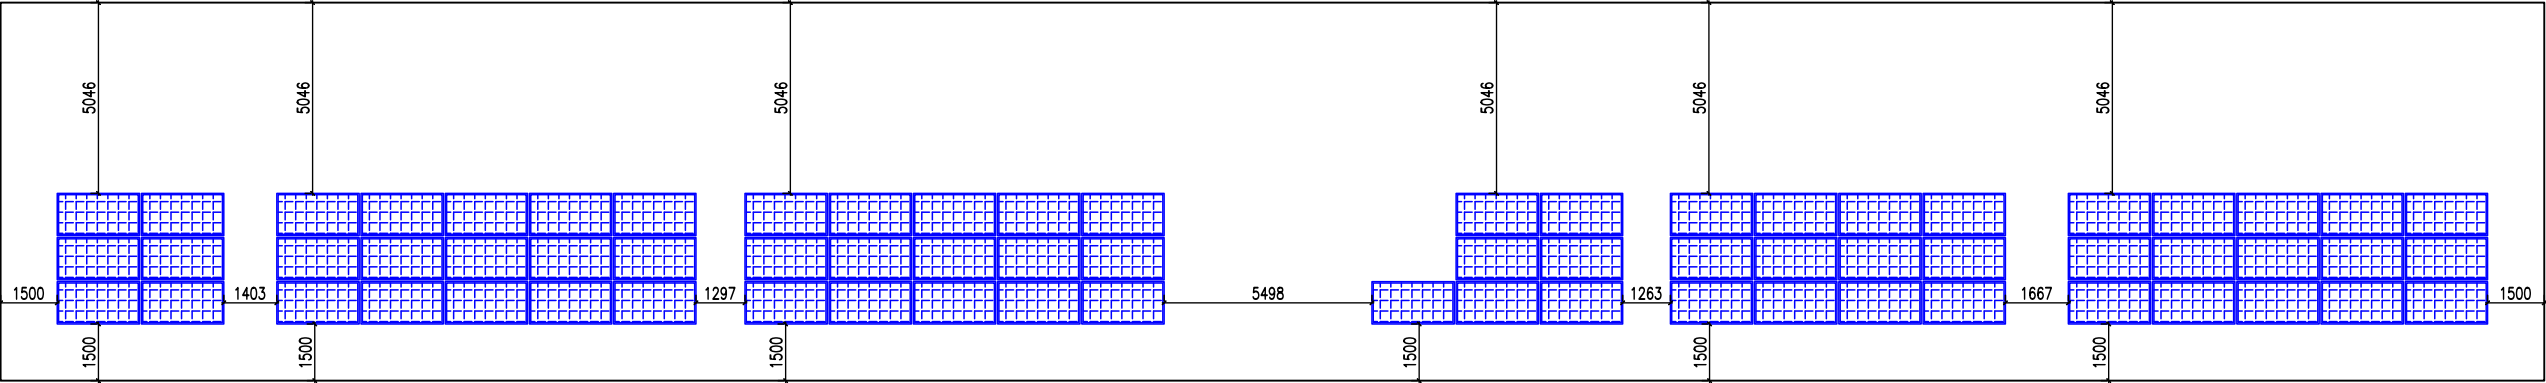

LEGENDA:

- FV PANELY
- TECHNOLOGIE FVE UMÍSTĚNA V NOVĚ VYBUDOVANÉ MÍSTNOSTI
- PŘIBLIŽNÁ POZICE STÁVAJÍCÍCH TLAČÍTEK FVE STOP
- HROMOSVOD



ODPOV.PROJEKTANT	Ing. Zdeněk Hradecký	IQservis.cz, s.r.o. Živcová 990/22 153 00 Praha 5–Radotín	
VYPRACOVAL	Ing. Tereza Bělohradská		
INVESTOR	KÚ Pardubického kraje, IČO: 708 92 822 Komenského náměstí 125 532 11 Pardubice	FORMÁT	A3
ZAKÁZKA: FVE Chrudim – elektrárna B, Dašická 230 537 01 Chrudim IV – Vestec, p. č. st. 2704/1, 2703/1, 5815/1, 5816/1, p. č. 660/5 a 660/6, k. ú. Chrudim [654299] VÝKRES: Půdorys střechy E s rozmístěním panelů		DATUM	19.04.2023
		ČÍSLO ZAKÁZKY	PBŘ 2412
		ÚČEL, STUP.DOK.	DSP
		MĚŘITKO	ČÍSLO PŘÍLOHY
		1:200	2



LEGENDA:



-  FV PANELY
-  TECHNOLOGIE FVE UMÍSTĚNA V NOVĚ VYBUDOVANÉ MÍSTNOSTI
-  PŘIBLIŽNÁ POZICE STÁVAJÍCÍCH TLAČÍTEK FVE STOP
-  HROMOSVOD

ODPOV.PROJEKTANT	Ing. Zdeněk Hradecký	IQservis.cz, s.r.o. Živcová 990/22 153 00 Praha 5–Radotín	
VYPRACOVAL	Ing. Tereza Bělohradská		
INVESTOR	KÚ Pardubického kraje, IČO: 708 92 822 Komenského náměstí 125 532 11 Pardubice	FORMÁT	A3
ZAKÁZKA: FVE Chrudim – elektrárna B, Dašická 230 537 01 Chrudim IV – Vestec, p. č. st. 2704/1, 2703/1, 5815/1, 5816/1, p. č. 660/5 a 660/6, k. ú. Chrudim [654299] VÝKRES: Půdorys střechy F s rozmístěním panelů		DATUM	19.04.2023
		ČÍSLO ZAKÁZKY	PBŘ 2412
		ÚČEL, STUP.DOK.	DSP
		MĚŘITKO	ČÍSLO PŘÍLOHY
		1:200	3

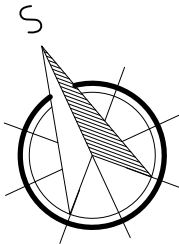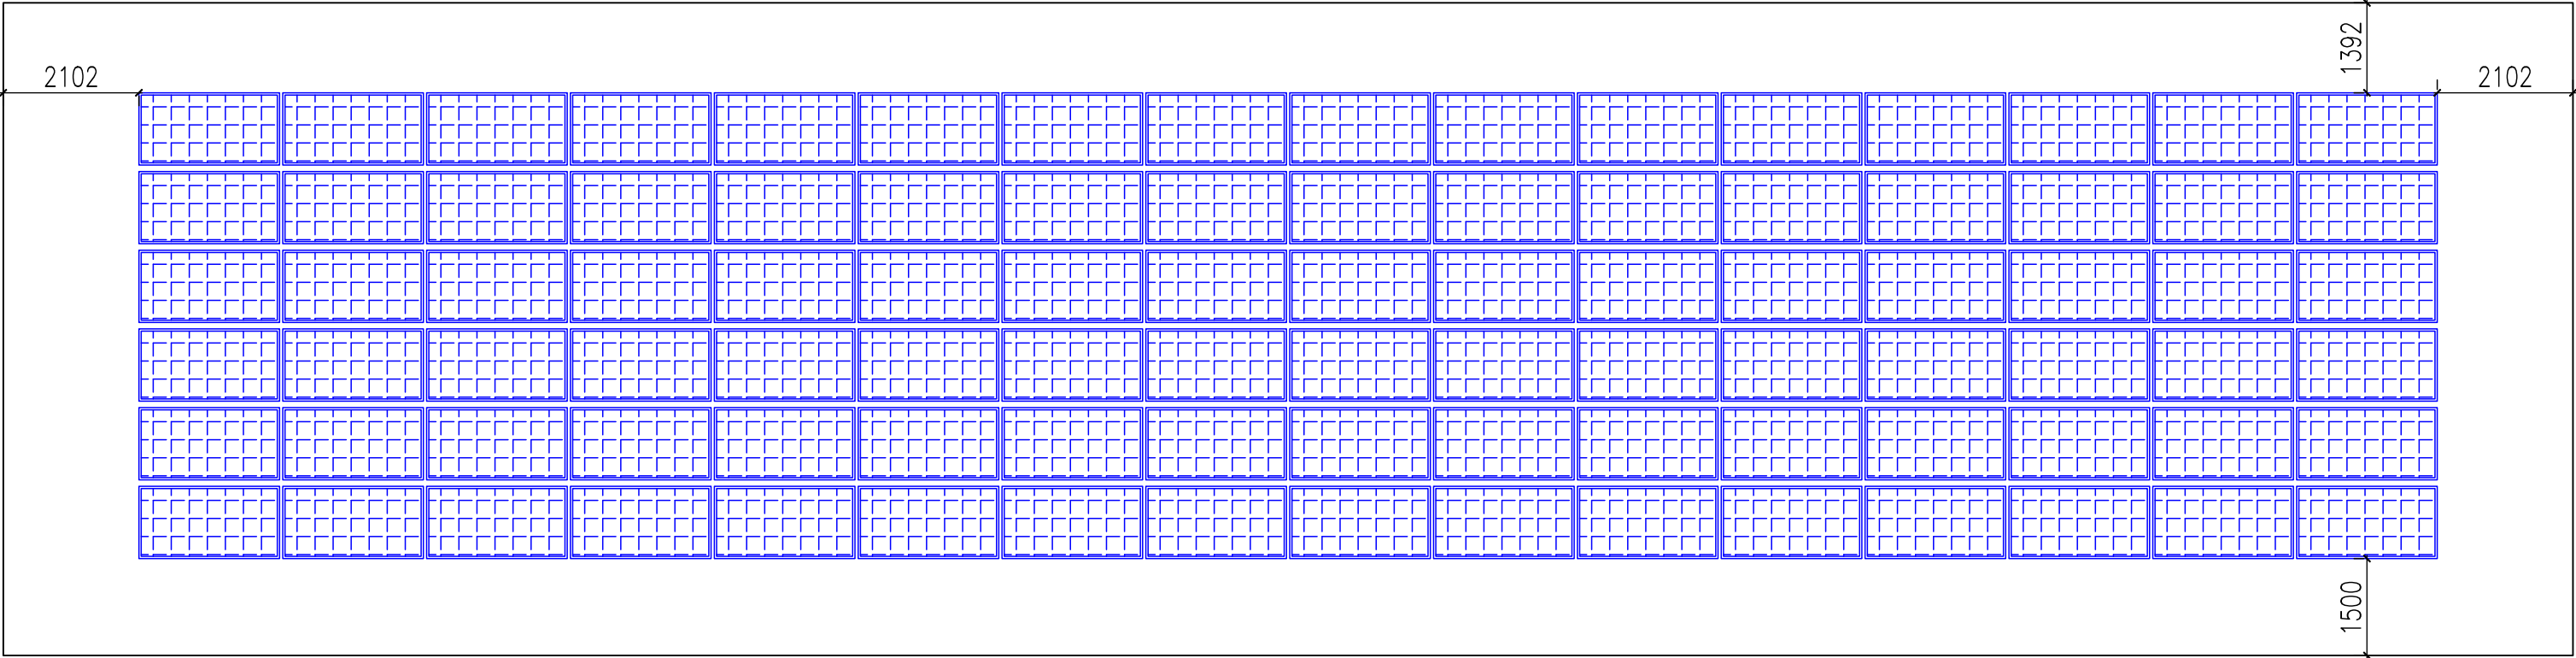

- LEGENDA:
- FV PANELY
 - TECHNOLOGIE FVE UMÍSTĚNA V NOVĚ VYBUDOVANÉ MÍSTNOSTI
 - PŘIBLIŽNÁ POZICE STÁVAJÍCÍCH TLAČÍTEK FVE STOP
 - HROMOSVOD


ODPOV.PROJEKTANT	Ing. Zdeněk Hradecký	IQservis.cz, s.r.o. Živcová 990/22 153 00 Praha 5–Radotín	
VYPRACOVAL	Ing. Tereza Bělohradská		
INVESTOR	KÚ Pardubického kraje, IČO: 708 92 822 Komenského náměstí 125 532 11 Pardubice	FORMÁT	A3
ZAKÁZKA: FVE Chrudim – elektrárna B, Dašická 230 537 01 Chrudim IV – Vestec, p. č. st. 2704/1, 2703/1, 5815/1, 5816/1, p. č. 660/5 a 660/6, k. ú. Chrudim [654299] VÝKRES: Púdorys střechy G s rozmístěním panelů		DATUM	19.04.2023
		ČÍSLO ZAKÁZKY	PBŘ 2412
		ÚČEL, STUP.DOK.	DSP
		MĚŘITKO	ČÍSLO PŘÍLOHY
		1:100	4

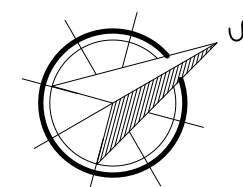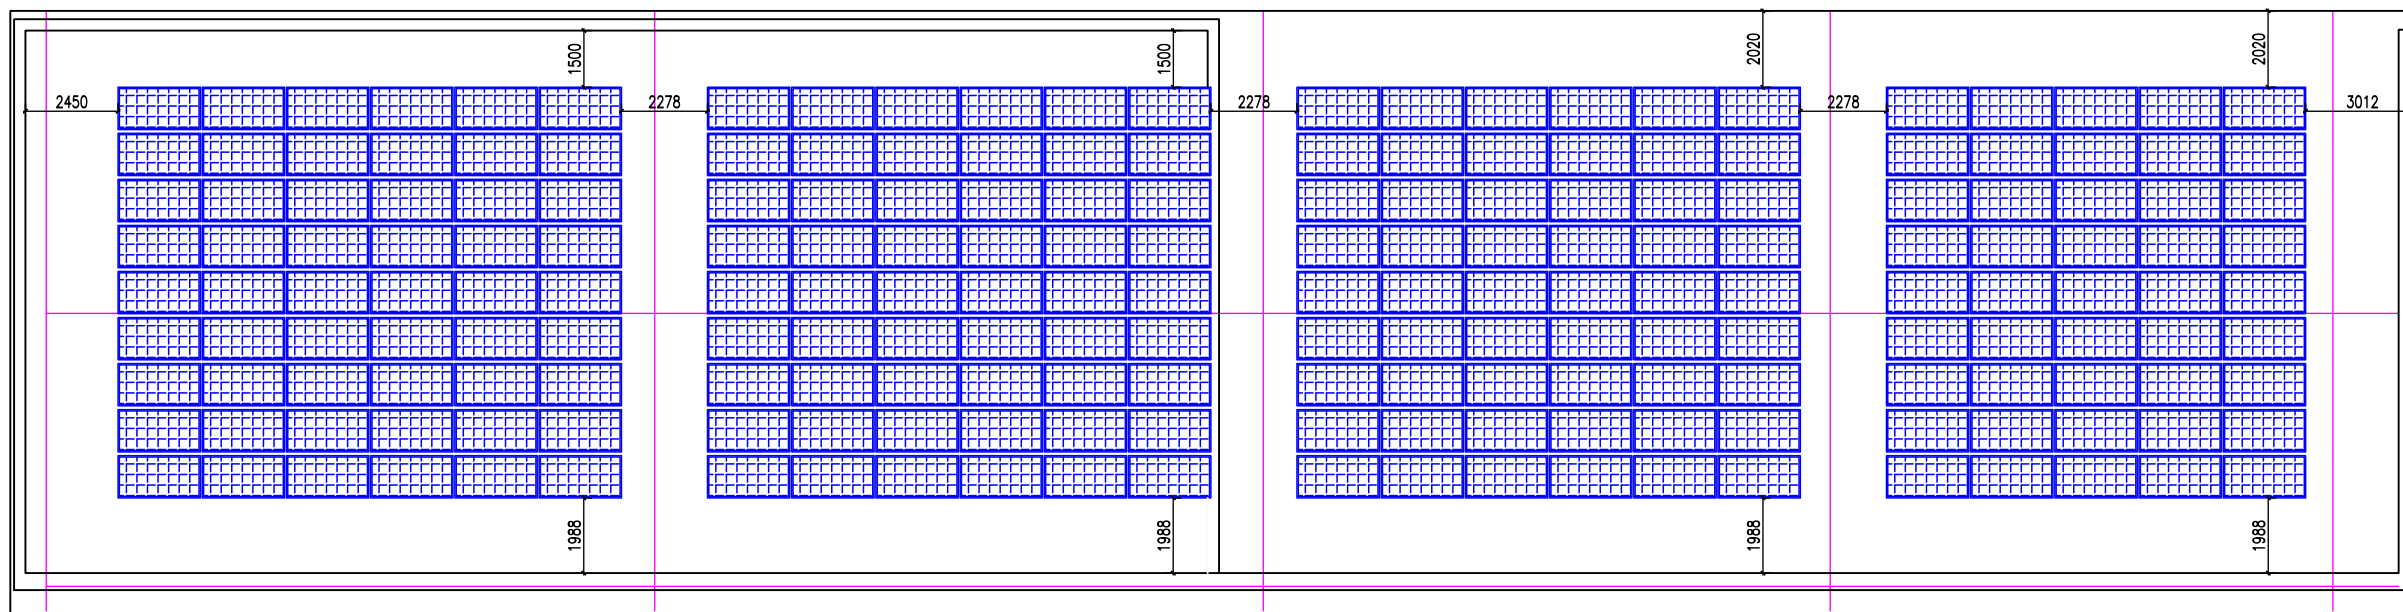

LEGENDA:

- FV PANELY
- TECHNOLOGIE FVE UMÍSTĚNA V NOVĚ VYBUDOVANÉ MÍSTNOSTI
- PŘIBLIŽNÁ POZICE STÁVAJÍCÍCH TLAČÍTEK FVE STOP
- HROMOSVOD

ODPOV.PROJEKTANT	Ing. Zdeněk Hradecký	IQservis.cz, s.r.o. Živcová 990/22 153 00 Praha 5–Radotín	
VYPRACOVAL	Ing. Tereza Bělohradská		
INVESTOR	KÚ Pardubického kraje, IČO: 708 92 822 Komenského náměstí 125 532 11 Pardubice	FORMÁT	A3
ZAKÁZKA: FVE Chrudim – elektrárna B, Dašická 230 537 01 Chrudim IV – Vestec, p. č. st. 2704/1, 2703/1, 5815/1, 5816/1, p. č. 660/5 a 660/6, k. ú. Chrudim [654299]		DATUM	19.04.2023
		ČÍSLO ZAKÁZKY	PBŘ 2412
		ÚČEL, STUP.DOK.	DSP
		MĚŘITKO	ČÍSLO PŘÍLOHY
VÝKRES:	Půdorys střechy H s rozmístěním panelů	1:200	5

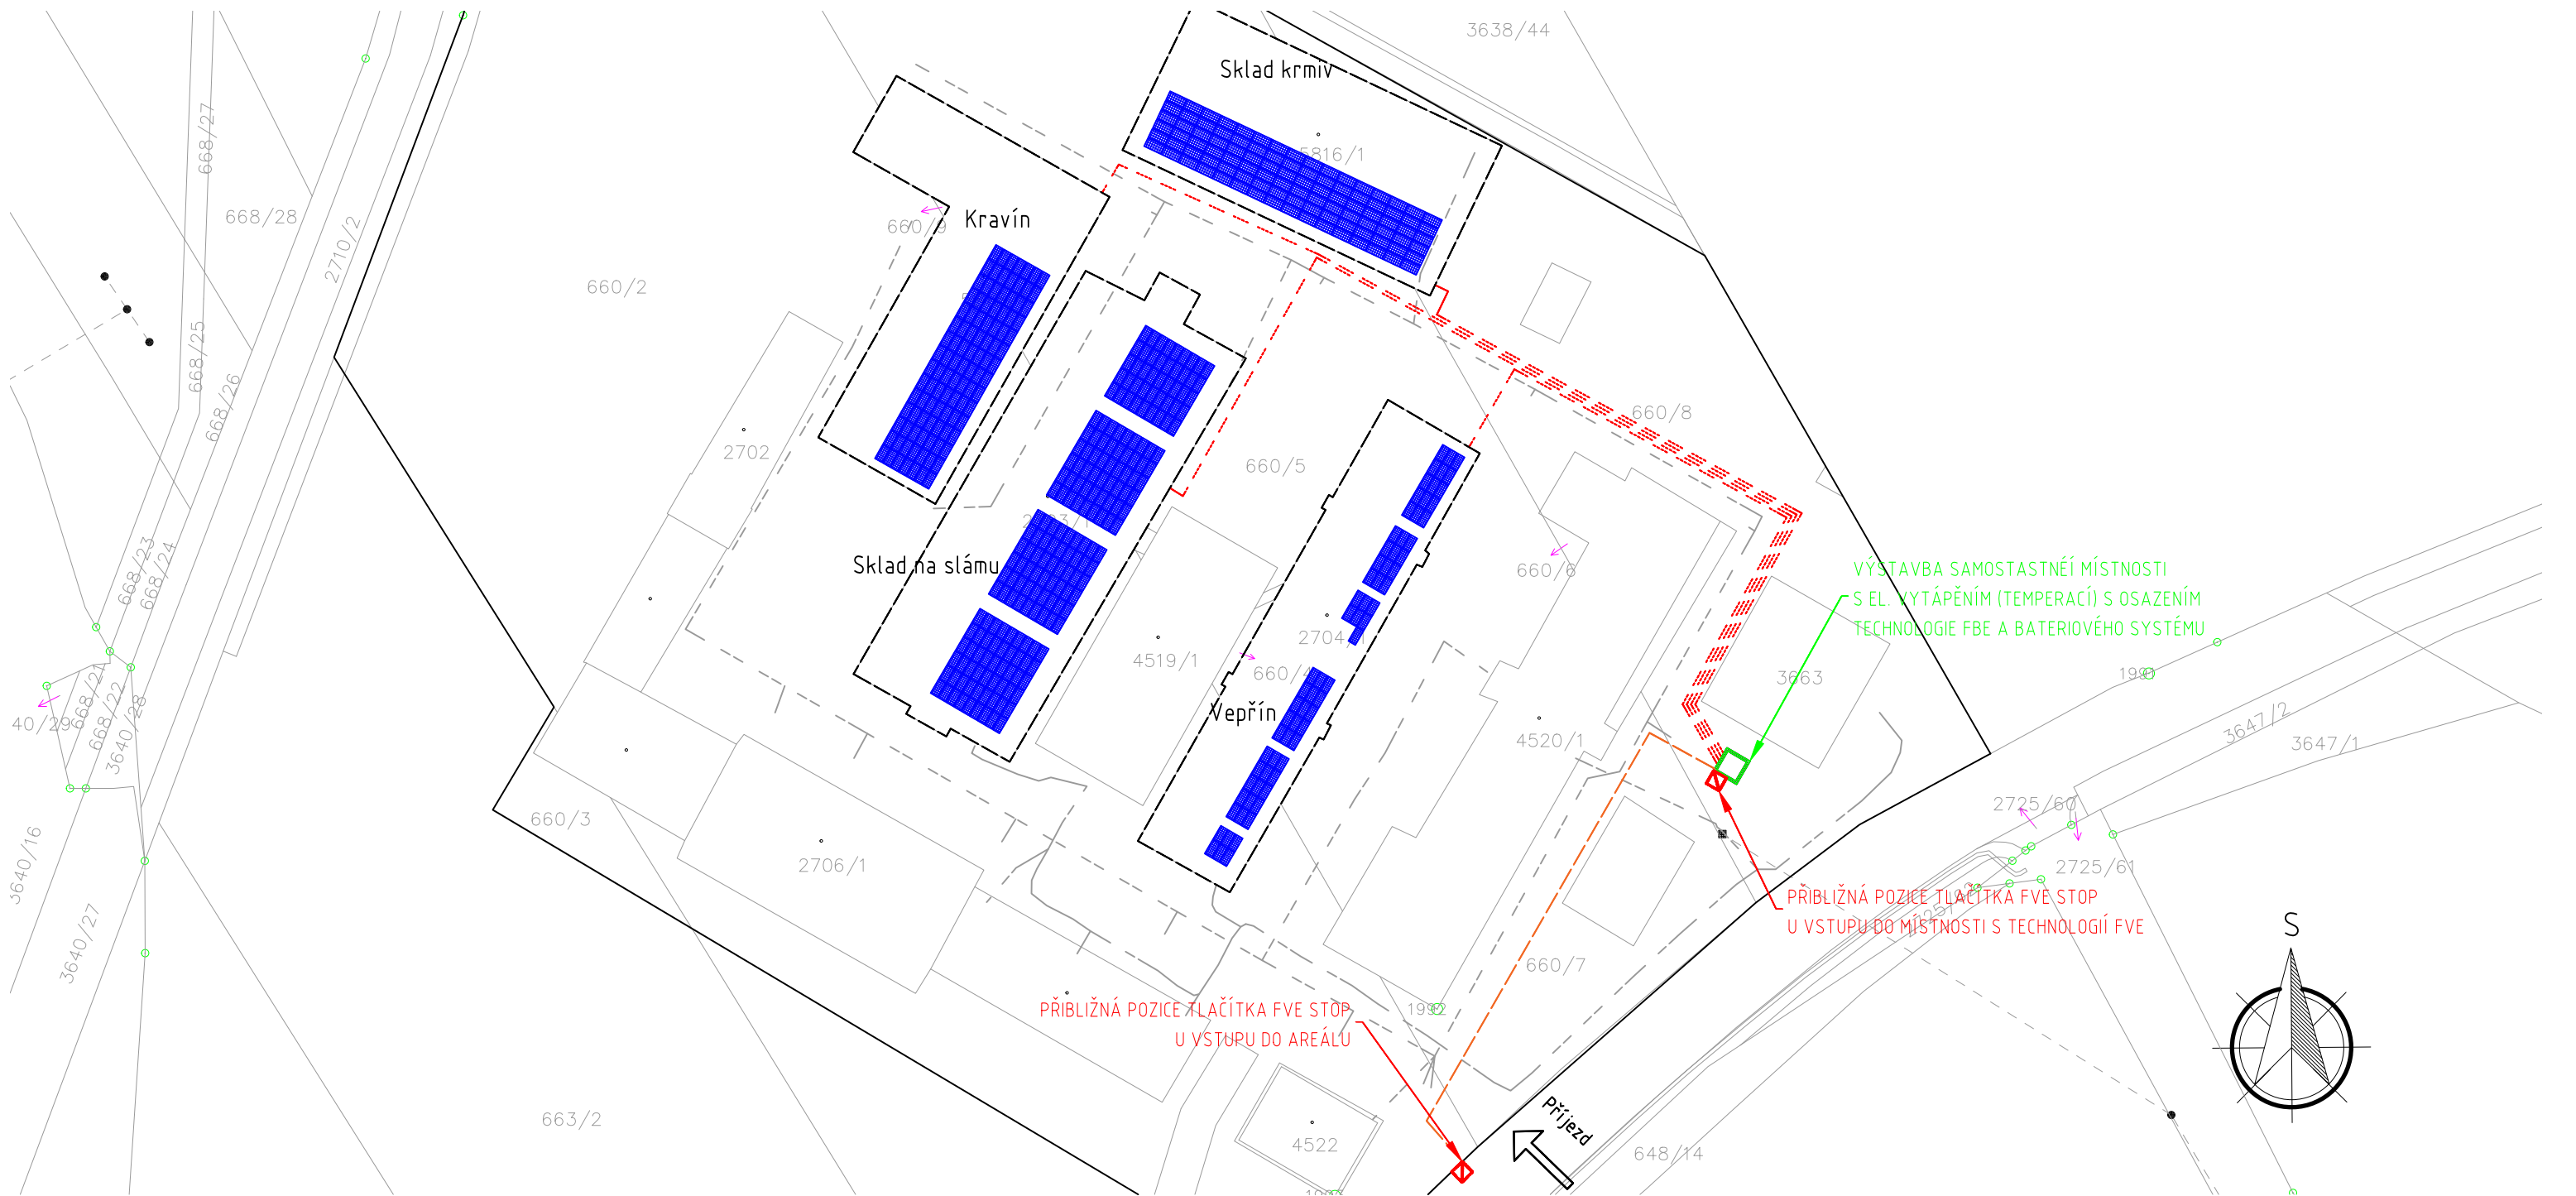

LEGENDA:

- FV PANELY
- TECHNOLOGIE FVE UMÍSTĚNA V NOVĚ VYBUDOVANÉ MÍSTNOSTI
- PŘÍBLIŽNÁ POZICE STÁVAJÍCÍCH TLAČÍTEK FVE STOP
- HROMOSVOD

ODPOV.PROJEKTANT	Ing. Zdeněk Hradecký	IQservis.cz, s.r.o. Živcová 990/22 153 00 Praha 5–Radotín	
VYPRACOVAL	Ing. Tereza Bělohradská		
INVESTOR	KÚ Pardubického kraje, IČO: 708 92 822 Komenského náměstí 125 532 11 Pardubice	FORMÁT	A3
ZAKÁZKA: FVE Chrudim – elektrárna B, Dašická 230 537 01 Chrudim IV – Vestec, p. č. st. 2704/1, 2703/1, 5815/1, 5816/1, p. č. 660/5 a 660/6, k. ú. Chrudim [654299]		DATUM	19.04.2023
		ČÍSLO ZAKÁZKY	PBŘ 2412
		ÚČEL, STUP.DOK.	DSP
VÝKRES: Situace		MĚŘÍTKO 1:850	ČÍSLO PŘÍLOHY 6