



PŮDORYS:

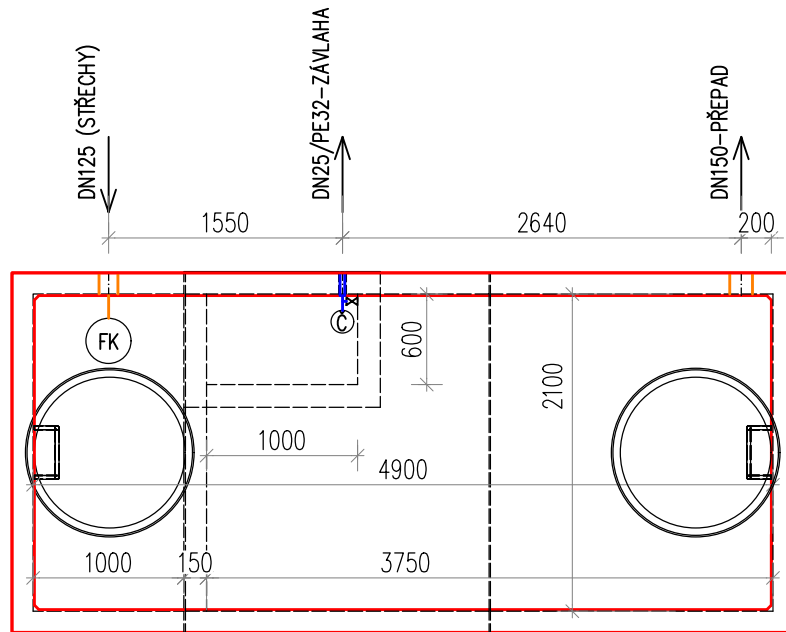

ŘEZ:

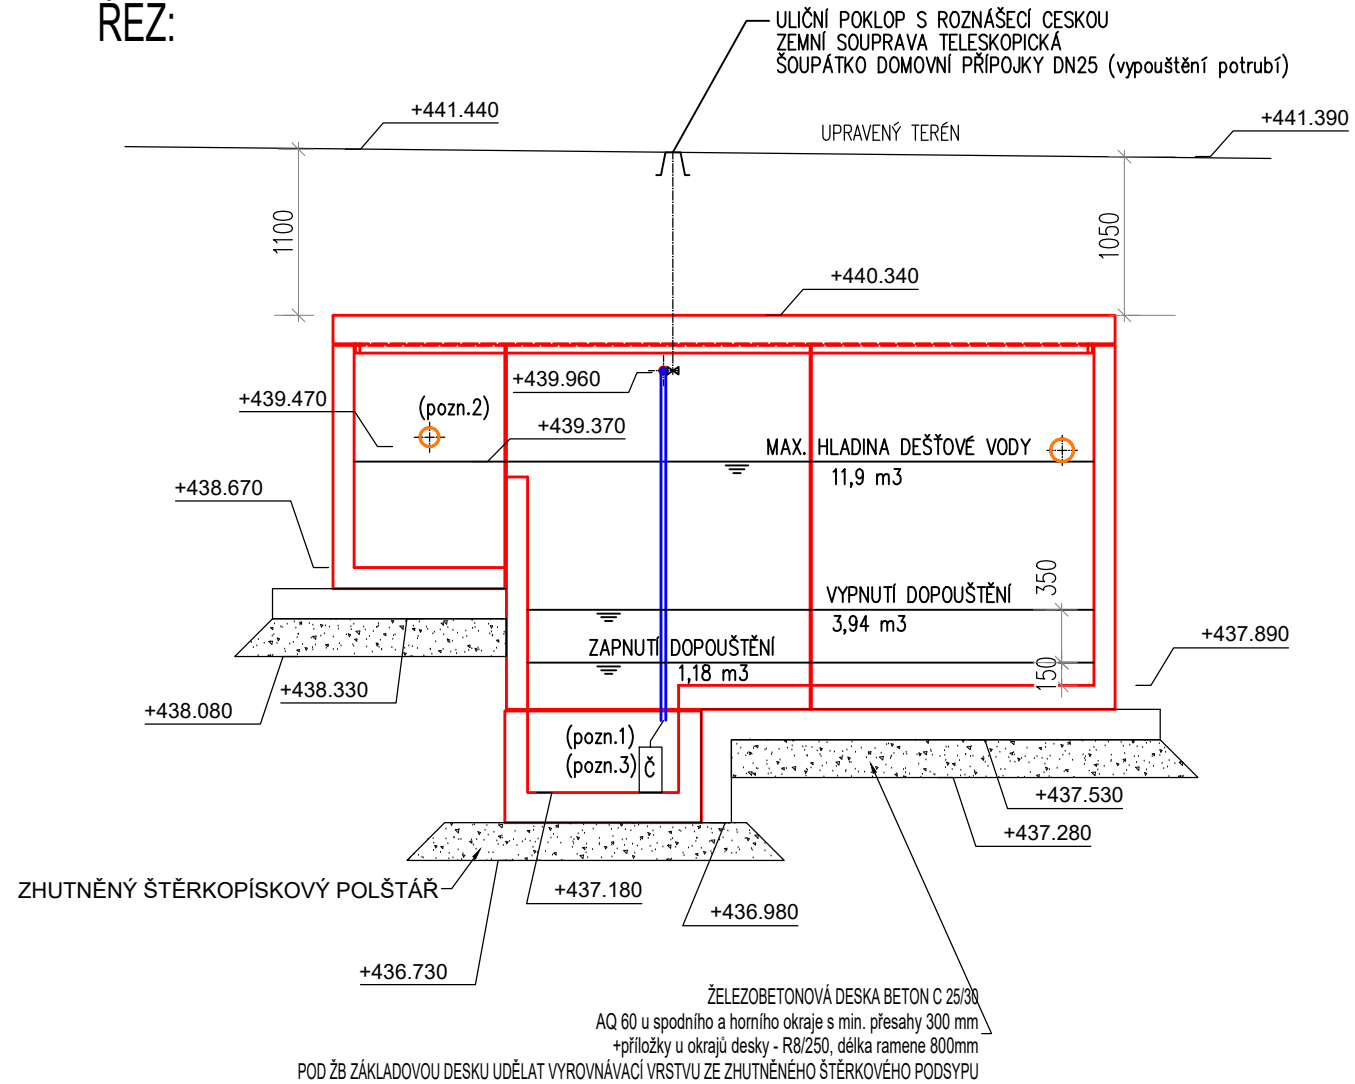

POZNÁMKY:

- 1) ČERPADLO BUDE VYBAVENO, NEBO PŘED NĚJ BUDE PŘEDŘÁZEN FILTR JEMNÝCH ČÁSTIC A ZPĚTNÁ Klapka.
- 2) NÁTOK DEŠŤOVÝCH VOD DO NÁDRŽE BUDE OPATŘEN FILTRAČNÍM KOŠEM.
- 3) PŘÍPOJENÍ ČERPADLA A ELEKTROVENTILU K ELEKTRICKÉ SÍTI NENÍ SOUČÁSTÍ PROJEKTU PODZEMNÍCH ROZVODŮ.
ČERPADLO ZÁVLAHY BUDE ŠPOUŠTĚNO RUČNĚ PŘI POTŘEBĚ ZAVLAŽOVÁNÍ, DOPOUŠTĚNÍ VODY ZE STUDNIČNÍ PŘÍPOJKY BUDE PŘI NEDOSTATKU DEŠŤOVÉ VODY ŘÍZENO AUTOMATICKY ZA POMOCI HLADINOVÝCH ČIDEL.

REVIZE 1 - 07/2024

INVESTOR:		Pardubický kraj, Komenského nám. 125, 532 11 Pardubice	
NÁZEV:		NPK, a. s., Svitavská nemocnice, úprava parku před psychiatrií	
VEDOUČÍ PROJEKTANT: ING. SYLVA KRÁLOVÁ		PROJEKTANT: ing. Sylva Králová	
VYPRACOVAL: ING. ROMAN BRŠLICA		AUTORIZACE: č.1005402	
STUPEŇ: DPS		TE02 - technika prostředí staveb	
DATUM: 03/2024		Jeronýmova 23, 618 00 Brno	
		IČO: 04785126, tel.: 734 548 300	
ČÁST: SO 02 VENKOVNÍ ROZVODY KANALIZACE A VODY, AKUMULAČNÍ NÁDRŽ			FORMÁT VÝKRESU: 2x A4
NÁZEV VÝKRESU: AKUMULAČNÍ NÁDRŽ - AN		MĚŘÍTKO: 1 : 50	ČÍSLO VÝKRESU: D.1.2_02_108