


LEGENDA VNITŘNÍ KANALIZACE:

POTRUBÍ DEŠŤOVÉ KANALIZACE - VEDENÉ V TEPELNÉ IZOLACI

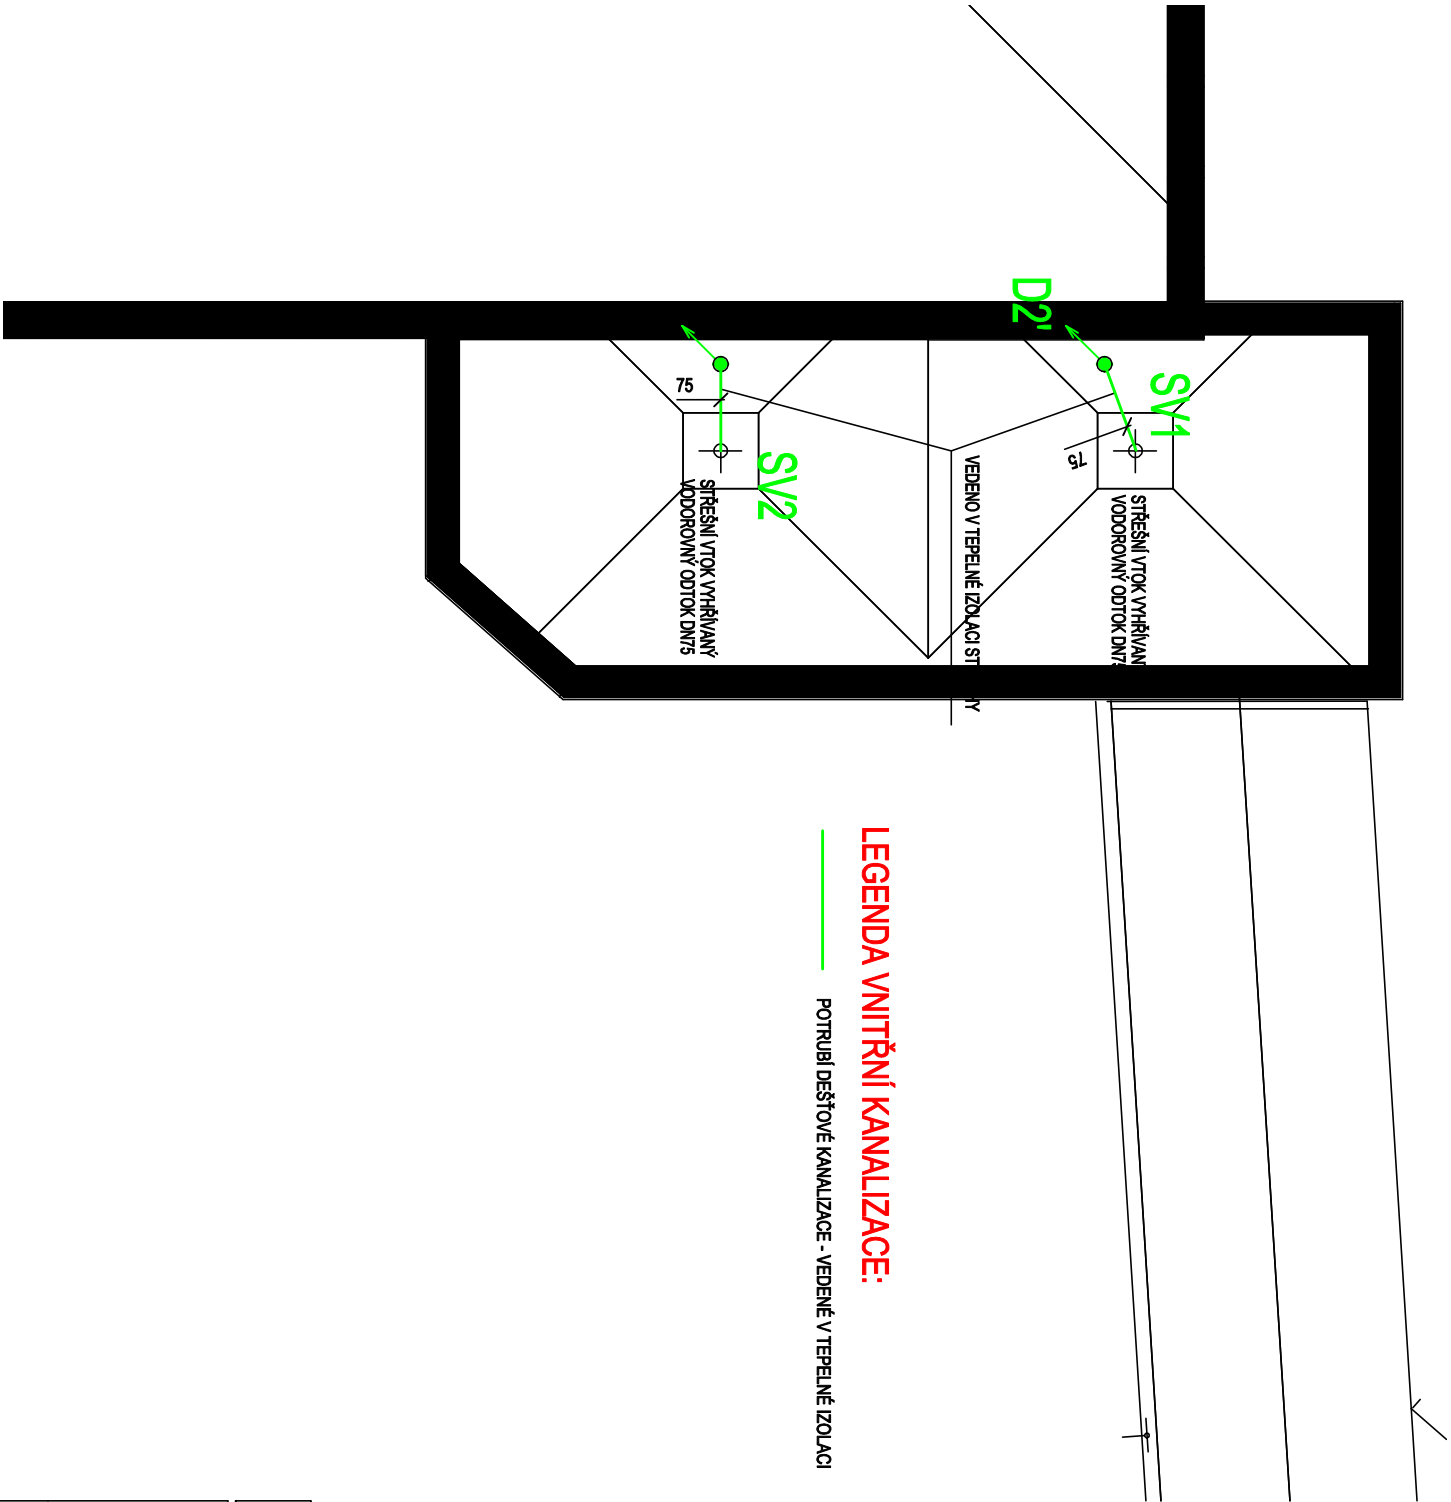

± 0,000 = 240,36 m n. m. BpV

TABULKA REVIZÍ			
REVIZE	POPIS REVIZE	DATUM	VYPRACOVAL
REVIZE	POPIS REVIZE	DATUM	VYPRACOVAL
REVIZE	POPIS REVIZE	DATUM	VYPRACOVAL

NÁZEV STAVBY

NPK, a.s., Pardubická nemocnice, nadzemní koridor

Dokumentace pro provedení stavby

CHVÁLEK

ATELIER

HLAVNÍ PROJEKTANT Ing. Dalibor Staněk	ARCHTEKT Ing. arch. Martin Chvátělek, MBA	PROJEKTANT Ing. Petr Kudlík	VYPRACOVAL Ing. Petr Kudlík	CHVÁLEK ATELIER s.r.o. IČO: 05725474 Kotkovská 1044/12 702 00 OSTRAVA A tel.: 593 693 250 email:info@chvalekatelier.cz
OBJEDNATEL Pardubický kraj, Komenského náměstí 125, 532 11 Pardubice		STAVBNÍ OBJEKT D1.02 A Spojovací koridor 1		STUPEŇ DPS
		ČÁST D1.01 A.4.1 Zdravotně technické instalace	MĚŘÍTKO 1:100	
				FORMÁT A4 2A4

NÁZEV VÝKRESU Půdorys střechy		ARCHIVNÍ ČÍSLO 23-033-5	REVIZE R00
		ČÍSLO VÝKRESU D1.01B.4.1-02	

TENTO DOKUMENT JE MAJETKEM SPOLEČNOSTI CHVÁLEK ATELIER s.r.o. . BEZ PÍSEMNÉHO SOUJENÍ ODPOVĚDNÉHO ZÁSTUPCE FIRMY CHVÁLEK ATELIER s.r.o. NESMÍ BÝT DOKUMENT KOPÍROVÁN, POUŽIT NEBO PŘEDÁN TŘETÍ OSOBOU K DALŠÍMU POUŽITÍ!