

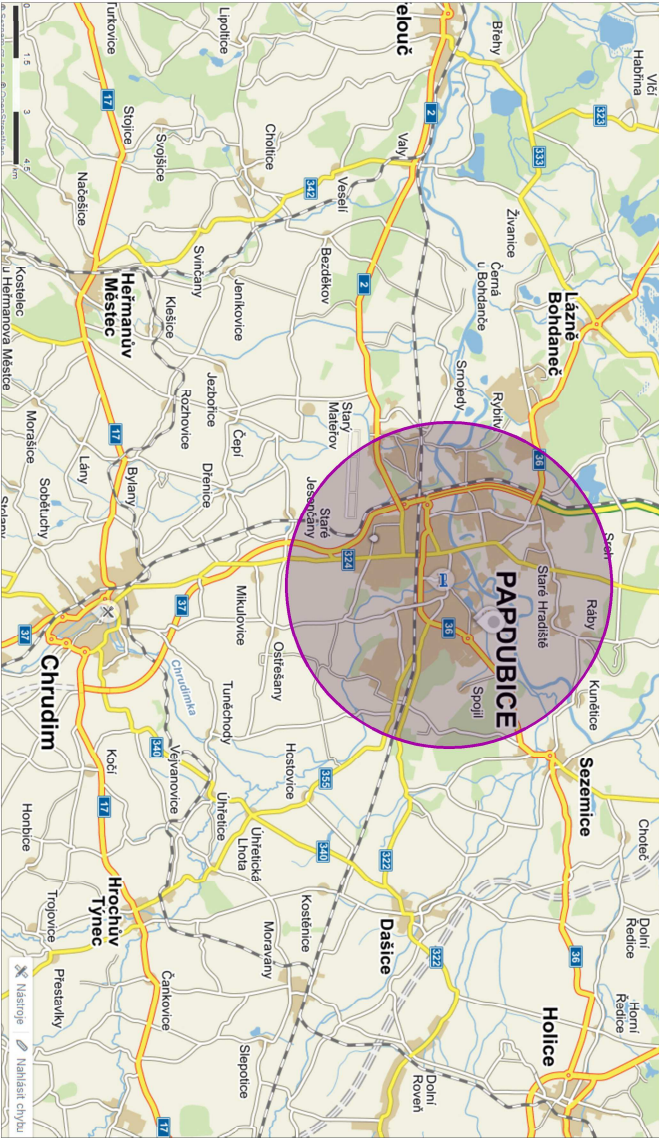


MĚSTO: PARDUBICE

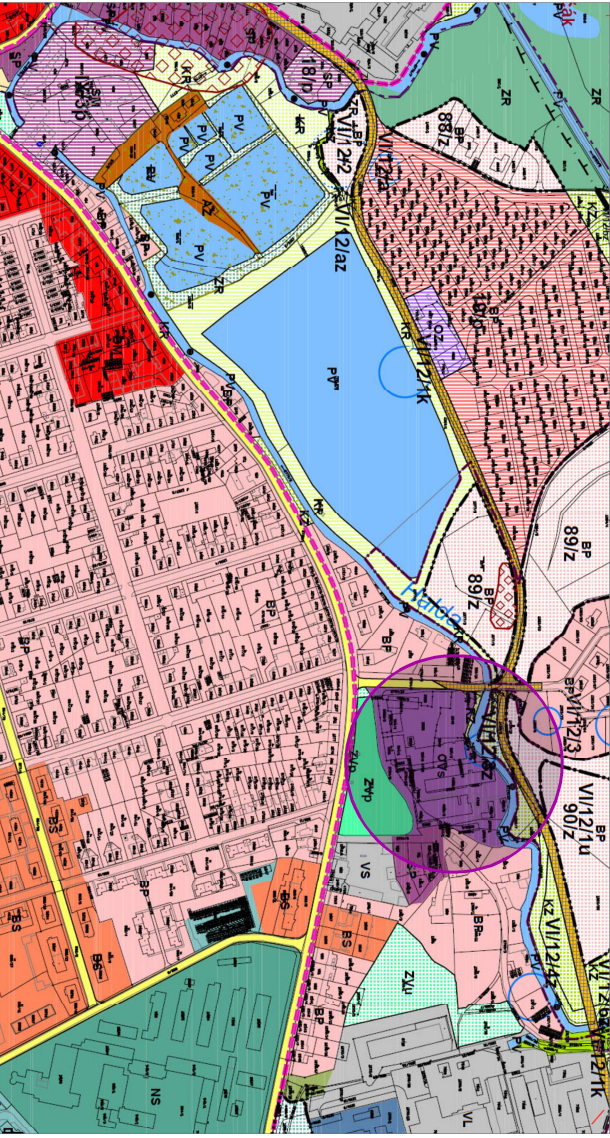


ULICE: DO NOVÉHO 1131

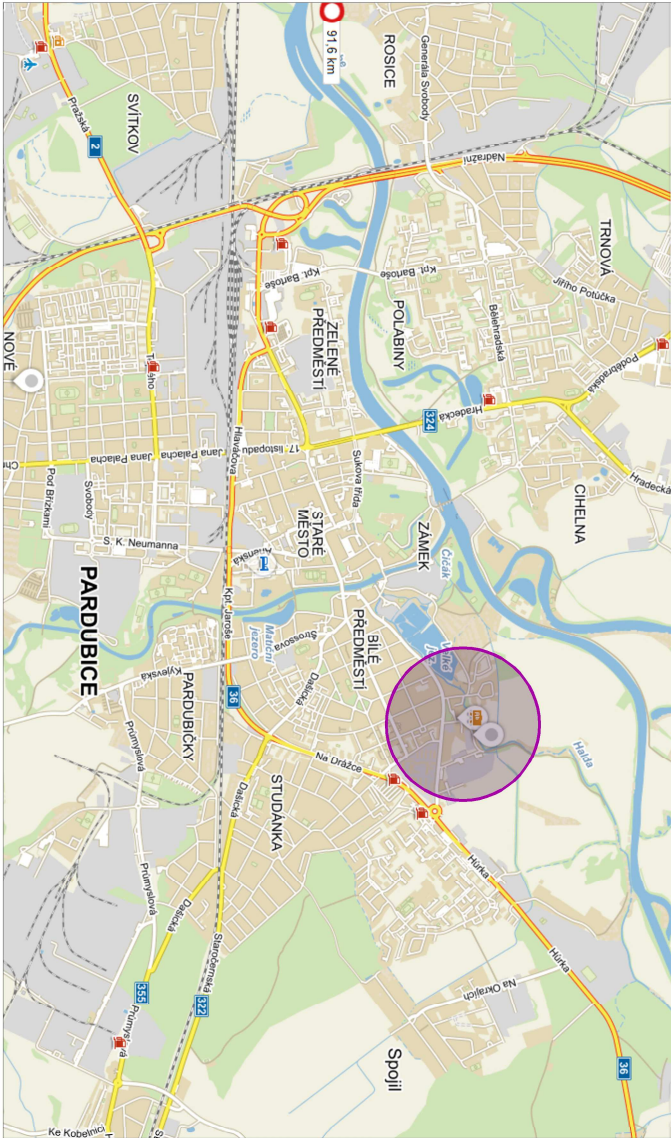

ÚZEMNÍ PLÁN - FUNKČNÍ PLOCHA: OBČANSKÁ VYBAVENOST VYŠŠÍ - ŠKOLSTVÍ

SPŠE PARDUBICE - REKONSTRUKCE AREÁLU DO NOVÉHO

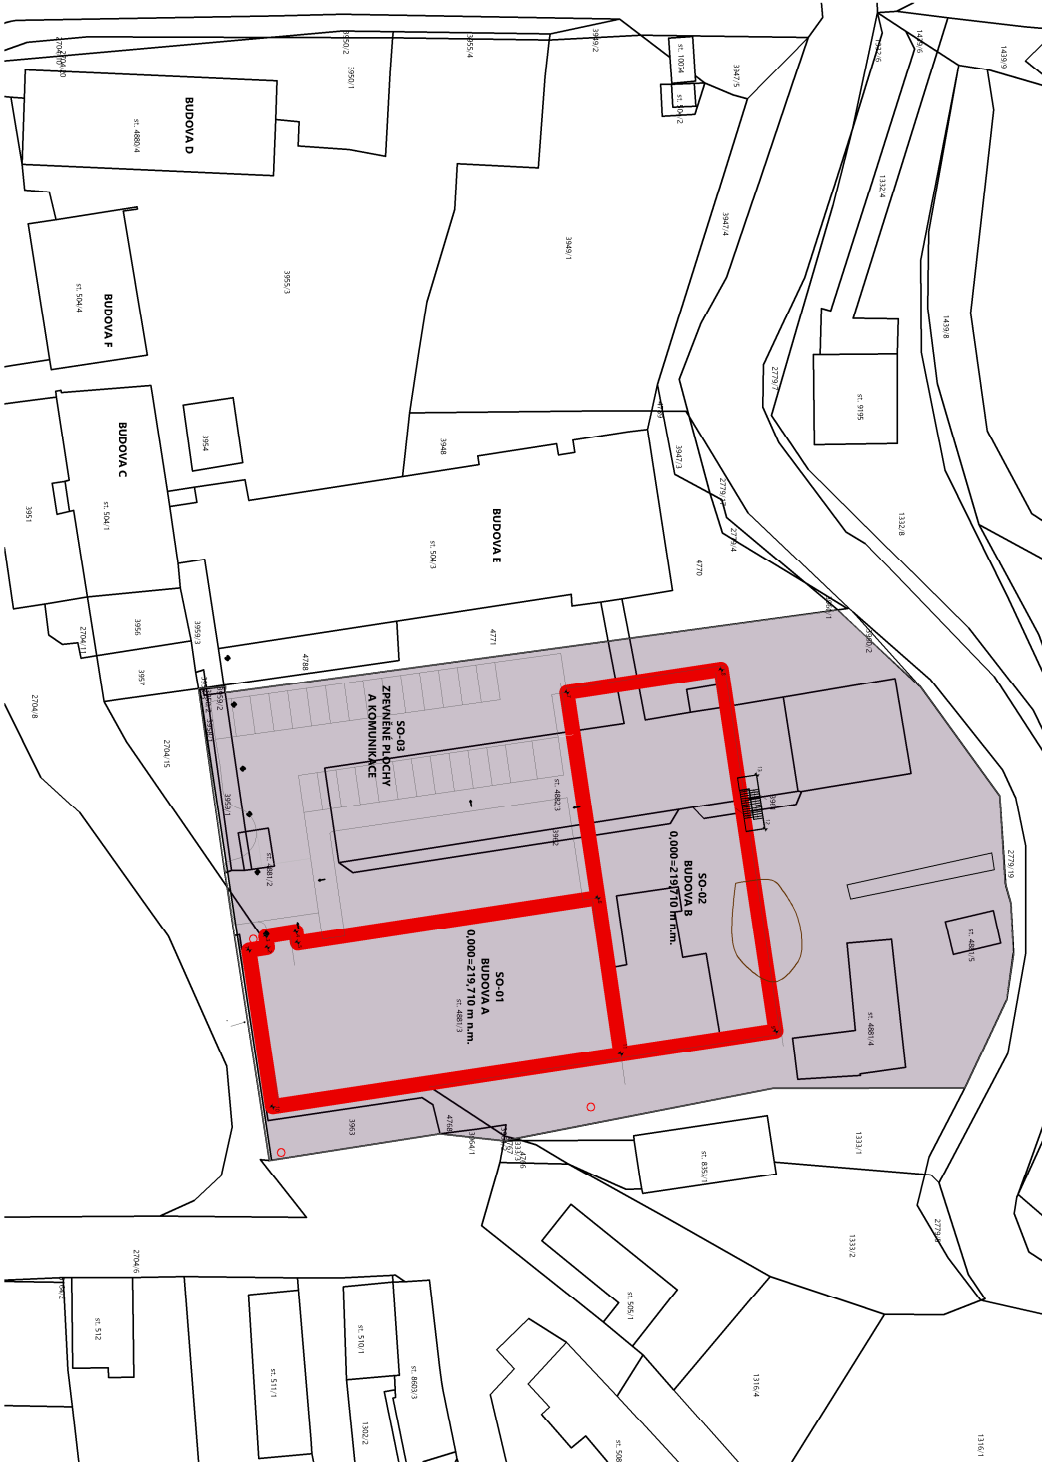

LEGENDA ZNAČENÍ

ZÁJMOVÉ ÚZEMNÍ

REKONSTRUKCE BUDOVY A
S NOVOU PŘÍSTAVBOU BUDOVY B

PROJEKTOVÝ POČÁTEK
0,000 = 219,710 m n.m.

SCHÉMA

ORIENTACE

A

B

S

HLAVNÍ PROJEKTANT:



Energy Benefit Centre a.s.
Křenova 438/3, 162 00 Praha 6
tel.: +420 270 003 300
e-mail: kontakt@energy-benefit.cz
internet: www.energy-benefit.cz

Vypracoval:
Jan Chládek

Zodpovědný projektant:
Ing. Vladimír Fiedler

STAVEBNÍK:
Střední průmyslová škola elektrotechnická a Vyšší odborná škola Pardubice

Karla IV. 13 Pardubice, 530 02 Pardubice

PROJEKT:
SPS Elektrotechnická Pardubice - Rekonstrukce areálu Do Nového - revize 2022

MÍSTO STAVBY: Do Nového, Pardubice, pozemek parc. č. 4769, 4881/3, 4882/3 v k.ú. Pardubice

ČÁST, PROFES:

C SITUAČNÍ VÝKRESY

VÝKRES:

SITUACE ŠIRŠÍCH VZTAHŮ

razítko a podpis

Zakázkové číslo:
220119

Paré:

Datum:
11.2022

Stupeň:
DPS

Č.výk.:
D.1.1_ASR_S01_01

Měřítko:
1:1000