

LEGENDA:

PRÍVODNÍ A ZPĚTNÉ POTRUBÍ MĚDNÉ 40/30°C
PRÍVODNÍ A ZPĚTNÉ POTRUBÍ PEX R996T - 40/35°C
TOPNÁ ZÓNA PODLAHOVÉHO VYTÁPĚNÍ - MOKRÝ SYSTÉM


R/S A - ROZDĚLOVAČ PRO PODLAHOVÉ VYTÁPĚNÍ NÍZKOTEPLINÍ NESMĚŠOVANÝ - 12 OKRUHŮ
R/S B - ROZDĚLOVAČ PRO PODLAHOVÉ VYTÁPĚNÍ NÍZKOTEPLINÍ NESMĚŠOVANÝ - 12 OKRUHŮ
R/S C - ROZDĚLOVAČ PRO PODLAHOVÉ VYTÁPĚNÍ NÍZKOTEPLINÍ NESMĚŠOVANÝ - 12 OKRUHŮ
R/S D - ROZDĚLOVAČ PRO PODLAHOVÉ VYTÁPĚNÍ NÍZKOTEPLINÍ NESMĚŠOVANÝ - 12 OKRUHŮ

POTRUBÍ PRO PDL - PEX/AL/PEX - 18x2 mm
POTRUBÍ K ROZDĚLOVAČI MĚDNÉ
PRÍVODNÍ POTRUBÍ KE SMÝČKÁM JEDNOTLIVÝCH PODLAHOVÝCH
OKRUHŮ IZOLOVÁNO NÁLEPKOVOU IZOLACÍ TL 25mm
TH - TERMOSTATICKÁ HLAVICE
RRS - JEDNODODOVÁ ARMATURA PRO PŘIPOJENÍ OTOPIVÝCH ŽEBŘÍKŮ
OTOPNÁ TĚLESA KOUPELNOVÁ

LEGENDA:

PRÍVODNÍ A ZPĚTNÉ POTRUBÍ MĚDNÉ 55/45°C
PRÍVODNÍ A ZPĚTNÉ POTRUBÍ K TĚLESŮM - 55/45°C
TEPELNÉ ČERPADLO VZDUCH/VODA O MIN. VÝKONU 16kW (A2/W35°C)
NÁŘÍZENÍ KOMISE (EU) č. 1253/2014 ERP2018 splňující

TČ - AKUMULAČNÍ ZASOBNÍK TEPLÉ VODY O OBJEMU 400 LITRŮ
Z - AKUMULAČNÍ ZASOBNÍK TEPLA O OBJEMU 750 LITRŮ
A - TLAKOVÁ EXPANZNÍ NÁDOBA O OBJEMU 80 LITRŮ
EN - OPRÁVNA VODY A DOPLŇOVÁNÍ
UV

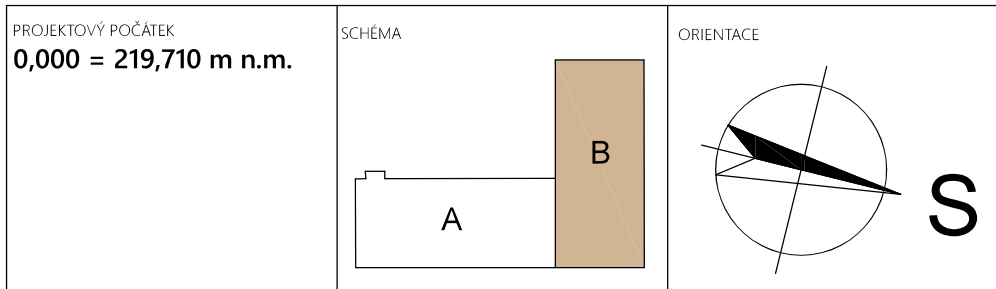

HLAVNÍ PROJEKTANT: ENERGY BENEFIT ENERGY BENEFIT s.r.o. Větrná 4383, 382 02 Pátek 6 tel: +420 720 003 300 e-mail: kontakt@energy-benefit.cz www.energy-benefit.cz	ZPRACOVATEL ČÁSTI: Energy Benefit Centre s.r.o. Větrná 4383, 382 02 Pátek 6 tel: +420 720 003 300 e-mail: kontakt@energy-benefit.cz www.energy-benefit.cz	Vypracoval: Martin Fajst Zodpovědný projektant: Martin Fajst
STAVEBNÍK: Střední průmyslová škola elektrotechnická a Vyšší odborná škola Pardubice Karla IV. 13 Pardubice, 530 02 Pardubice	Zakázkové číslo: 220119	Podpis:
PROJEKT: SPS Elektrotechnická Pardubice - Rekonstrukce areálu Do Nového	Datum: 11.2022	Suplét:
MÍSTO STAVBY: Do Nového, Pardubice, pozemek parc. č. 4769, 48810, 48823 v k.ú. Pardubice	Části: PRŮJEKT: D.1.4.2 VYTÁPĚNÍ	Č. výt.: D.1.4.2_05
VÝKRES: PŮDORYS 2.NP - PODLAHOVÉ VYTÁPĚNÍ	Měřítko: 1:50	režie a podpis: