


LEGENDA zařízení a předmětů	
WC	KLUZET KERAMICKÝ SE ZADNÍM VODOROVNÝM NEBO SVISLÝM ODPADEM, SPÁČKOU, NÁDRŽÍ, ROHOVÝ VENTIL S PŘÍPOJNOU HADICÍ
U	UMÝVÁKOVÉ KERAMICKÉ, KRYT NA SIFON (PŘÍPOJNOU), SIFON, UMÝVÁKOVÝ DN 40, UMÝVÁKOVÁ BATERIE STUJANOVÁ PÁKOVÁ
WC1	KLUZET KERAMICKÝ SE ZADNÍM VODOROVNÝM NEBO SVISLÝM ODPADEM, SPÁČKOU, NÁDRŽÍ, ROHOVÝ VENTIL S PŘÍPOJNOU HADICÍ, PŘÍPOJENÍ PRO TĚLESNÉ POSÍZENÍ
U1	UMÝVÁKOVÉ KERAMICKÉ, SIFON, UMÝVÁKOVÝ DN 40, MÍSTOŠETŘÍCÍ, UMÝVÁKOVÁ BATERIE STUJANOVÁ PÁKOVÁ, PŘÍPOJENÍ PRO TĚLESNÉ POSÍZENÍ
VL	VLEKVA KERAMICKÁ STACIONÁRNÍ, NÁDRŽKA VYSOKO POLOŽENÁ, BATERIE VLEKOVÁ NÁSTĚNNÁ PÁKOVÁ, 1x ROHOVÝ VENTIL S PŘÍPOJNOU HADICÍ
D	DŘEZ NEBO DODÁVKOVÝ ŽL SIFON DŘEZOVÝ DN 50, BATERIE DŘEZOVÁ STUJANOVÁ PÁKOVÁ, 2x ROHOVÝ VENTIL S PŘÍPOJNOU HADICÍ
PI	PÍSAŘKOVÝ KERAMICKÝ SIFON DN 50

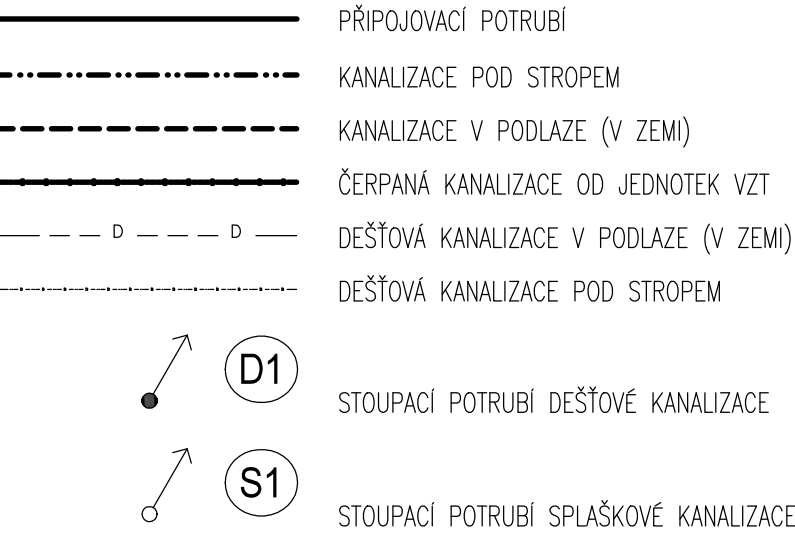

PROJEKTOVÝ POČÁTEK:
0,000 = 219,710 m n.m.

SCHEMA

ORIENTACE

HLAVNÍ PROJEKTANT:
ENERGY BENEFIT
STAVBAŘSKÝ
Sřídění průmyslová škola elektrotechnická a Vyšší odborná škola Pardubice
Karla IV. 13 Pardubice, 530 02 Pardubice

ZPRACOVATEL ČÁSTI:
Energy Benefit Centre s.r.o.
Vítězná 4303, 162 00 Praha 6
tel: +420 270 003 300
e-mail: kontakt@energy-benefit.cz
www.energy-benefit.cz

Vypracoval:
Martin Fekl
Zodpovědný projektant:
Martin Fekl

Stavbař:
SPS Elektrotechnická Pardubice - Rekonstrukce areálu Do Nového

MÍSTO STAVBY: Do Nového, Pardubice, pozemek parc. č. 4769, 48810, 48823 v k.ú. Pardubice

ČÁST, PROFESIE:
D.1.4.1 ZDRAVOTNÍ TECHNIKA

VYKRES:
PŮDORYS 1.NP - KANALIZACE

režie a podpis
Zakazkové číslo:
220119
Datum:
11.2022
Stupeň:
DPS
Měřítko:
1:50
Č.výkres:
D.1.4.1_03

Podpis:
P