


LEGENDA:

- PRÍVODNÍ A ZPĚTNÉ POTRUBÍ MĚDNÉ 40/30°C
PRÍVODNÍ A ZPĚTNÉ POTRUBÍ PEX R996T - 40/35°C
TOPNÁ ZÓNA PODLAHOVÉHO VYTÁPĚNÍ - MOKRÝ SYSTÉM
- R/S A - ROZDĚLOVAČ PRO PODLAHOVÉ VYTÁPĚNÍ NÍZKOTEPLNÍ NESMĚŠOVANÝ - 12 OKRUHŮ
R/S B - ROZDĚLOVAČ PRO PODLAHOVÉ VYTÁPĚNÍ NÍZKOTEPLNÍ NESMĚŠOVANÝ - 12 OKRUHŮ
R/S C - ROZDĚLOVAČ PRO PODLAHOVÉ VYTÁPĚNÍ NÍZKOTEPLNÍ NESMĚŠOVANÝ - 12 OKRUHŮ
R/S D - ROZDĚLOVAČ PRO PODLAHOVÉ VYTÁPĚNÍ NÍZKOTEPLNÍ NESMĚŠOVANÝ - 12 OKRUHŮ

POTRUBÍ PRO PDL - PEX/AL/PEX - 18x2 mm
POTRUBÍ K ROZDĚLOVAČI MĚDNÉ
PRÍVODNÍ POTRUBÍ KE SMÝŠKAM JEDNOTLIVÝCH PODLAHOVÝCH
OKRUHŮ IZOLOVÁNO NÁLEPKOVOU IZOLACÍ TL 25mm
TH - TERMOSTATICKÁ HLAVICE
RRS - JEDNODBOVÁ ARMATURA PRO PŘIPOJENÍ OTOPNÝCH ŽEBŘÍKŮ
OTOPNÁ TĚLESA KOUPELNOVÁ

LEGENDA:

- PRÍVODNÍ A ZPĚTNÉ POTRUBÍ MĚDNÉ 55/45°C
PRÍVODNÍ A ZPĚTNÉ POTRUBÍ K TĚLESŮM - 55/45°C
- TČ - TEPELNÉ ČERPADLO VZDUCH/VODA O MIN. VÝKONU 16kW (A2/W35°C)
NÁŘÍZENÍ KOMISE (EU) č. 1253/2014 ERP2018 splňující
Z - AKUMULAČNÍ ZÁSOBNÍK TEPLÉ VODY O OBJEMU 400 LITRŮ
A - AKUMULAČNÍ ZÁSOBNÍK TEPLA O OBJEMU 750 LITRŮ
EN - TLAKOVÁ EXPAZNÍ NÁDOBA O OBJEMU 80 LITRŮ
UV - OPRÁVNA VODY A DOPŮLNĚNÍ

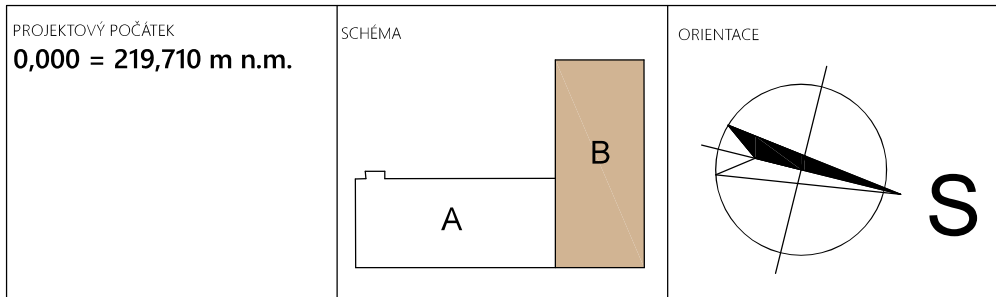

| | | | | |
|--|--|--|---|--|
| HLAVNÍ PROJEKTANT: ENERGY BENEFIT ENERGY BENEFIT s.r.o. Věrova 4383, 382 00 Písek tel: +420 733 002 300 e-mail: kontakt@energy-benefit.cz www.energy-benefit.cz | ZPRACOVATEL ČÁSTI: Energy Benefit Centre s.r.o. Věrova 4383, 382 00 Písek tel: +420 733 002 300 e-mail: kontakt@energy-benefit.cz www.energy-benefit.cz | Vypracoval: Martin Fekl Zodpovědný projektant: Martin Fekl | Zakázkové číslo: 220119 Datum: 11.2022 Stupeň: DPS | název a podoba Pate |
| STAVBA: Střední průmyslová škola elektrotechnická a Vyšší odborná škola Pardubice Karla IV. 13 Pardubice, 530 02 Pardubice | PROJEKT: SPS Elektrotechnická Pardubice - Rekonstrukce areálu Do Nového | MÍSTO STAVBY: Do Nového, Pardubice, pozemek parc. č. 4769, 48810, 48823 v k.ú. Pardubice | ČÁST, PROFESIE: D.1.4.2 VYTÁPĚNÍ | VÝKRES: PŮDORYS 1.NP - PÁTEŘNÍ ROZVOD |
| Měřítko: 1:50 | | | Č.výk.: D.1.4.2_04 | |