
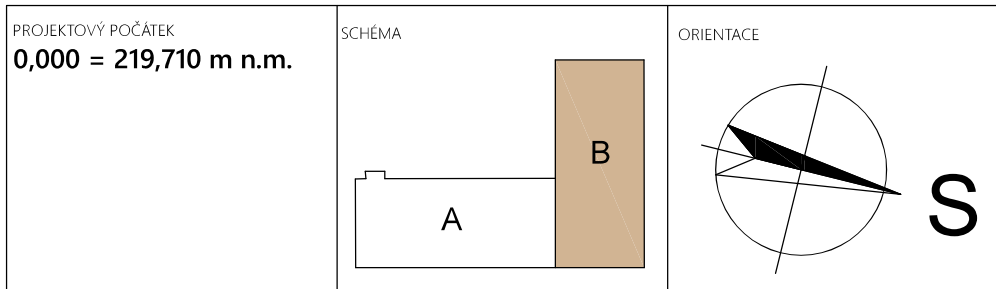


LEGENDA zařizovacích předmětů

WC	KOLEKT KERAMICKÝ SE ŽADNÍM VODOTRNNÝM NEBO SÍKELNÍM ODPADEM, SPLACH, NÁDRŽKA, ROHOVÝ VENTIL S PŘÍPOJNÝMI HADICÍ
U	UMÝVADLO KERAMICKÉ, KRYTÍ NA SÍKELNÍM (POLONOVÁ), SÍKELNÍ UMÝVADLOVÝ DN 40, UMÝVADLOVÁ BATERIE STUJANOVÁ PÁKOVÁ
WC1	KOLEKT KERAMICKÝ SE ŽADNÍM VODOTRNNÝM NEBO SÍKELNÍM ODPADEM, SPLACH, NÁDRŽKA, ROHOVÝ VENTIL S PŘÍPOJNÝMI HADICÍ, PŘÍPOJENÍ PRO TĚLESNÉ POSTUŽENÍ
U1	UMÝVADLO KERAMICKÉ, SÍKELNÍ UMÝVADLOVÝ DN 40, UMÝVADLOVÁ BATERIE STUJANOVÁ PÁKOVÁ, PŘÍPOJENÍ PRO TĚLESNÉ POSTUŽENÍ
VL	VÝLETKA KERAMICKÁ STACIONÁRNÍ, NÁDRŽKA VYSOKO POLOŽENÁ, BATERIE VÝLETKOVÁ NÁSTĚNNÁ PÁKOVÁ, V ROHOVÝ VENTIL S PŘÍPOJNÝMI HADICÍ
D	DRŽEC NÁMÍ DOKOVACÍ DÍL SÍKELNÍ DRŽECOVÝ DN 50, BATERIE DRŽECOVÁ STUJANOVÁ PÁKOVÁ, ŽK ROHOVÝ VENTIL S PŘÍPOJNÝMI HADICÍ
P1	PŘÍPOJNÝ KERAMICKÝ SÍKELNÍ DN 50

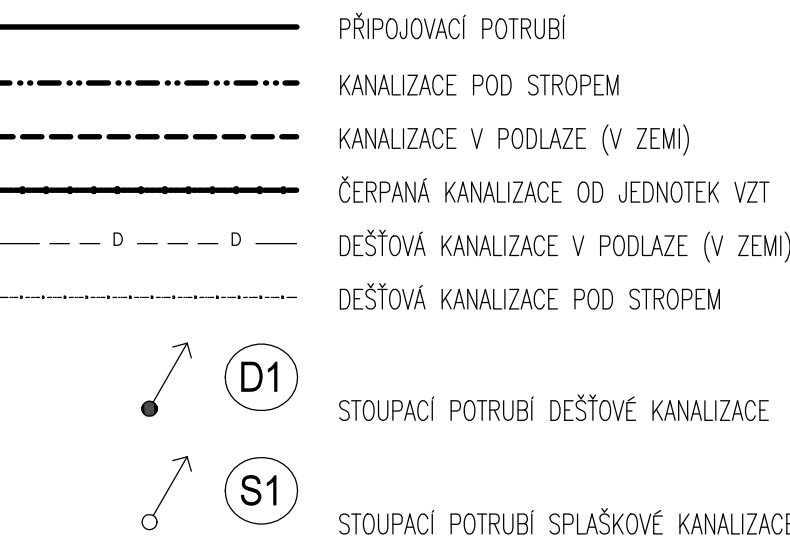

HLAVNÍ PROJEKTANT: <b>ENERGY BENEFIT</b> STAVBAŘSKÝ Střední průmyslová škola elektrotechnická a Vyšší odborná škola Pardubice Karla IV. 13 Pardubice, 530 02 Pardubice PROJEKT: SPS Elektrotechnická Pardubice - Rekonstrukce areálu Do Nového MÍSTO STAVBY: Do Nového, Pardubice, pozemek parc. č. 4769, 48810, 48823 v k.ú. Pardubice ČÁSTI PRŮJEKTU: DD.1.4.1 ZDRAVOTNÍ TECHNIKA VÝKRES: PŮDORYS 1.NP - KANALIZACE	ZPRACOVATEL ČÁSTI: Energy Benefit Centre s.r.o. Vítězova 438/3, 162 00 Praha 6 tel.: +420 273 003 300 e-mail: kontakt@energy-benefit.cz www.energy-benefit.cz	Vypracoval: Martin Fajst Zodpovědný projektant: Martin Fajst	Zakazkové číslo: 220119 Datum: 11.2022 Stupeň: DPS Měřítko: 1:50 Č. výkresu: D.1.4.2.03	název a podpis Pape
--	--	---	--	------------------------