





PŮDORYS 1.PP

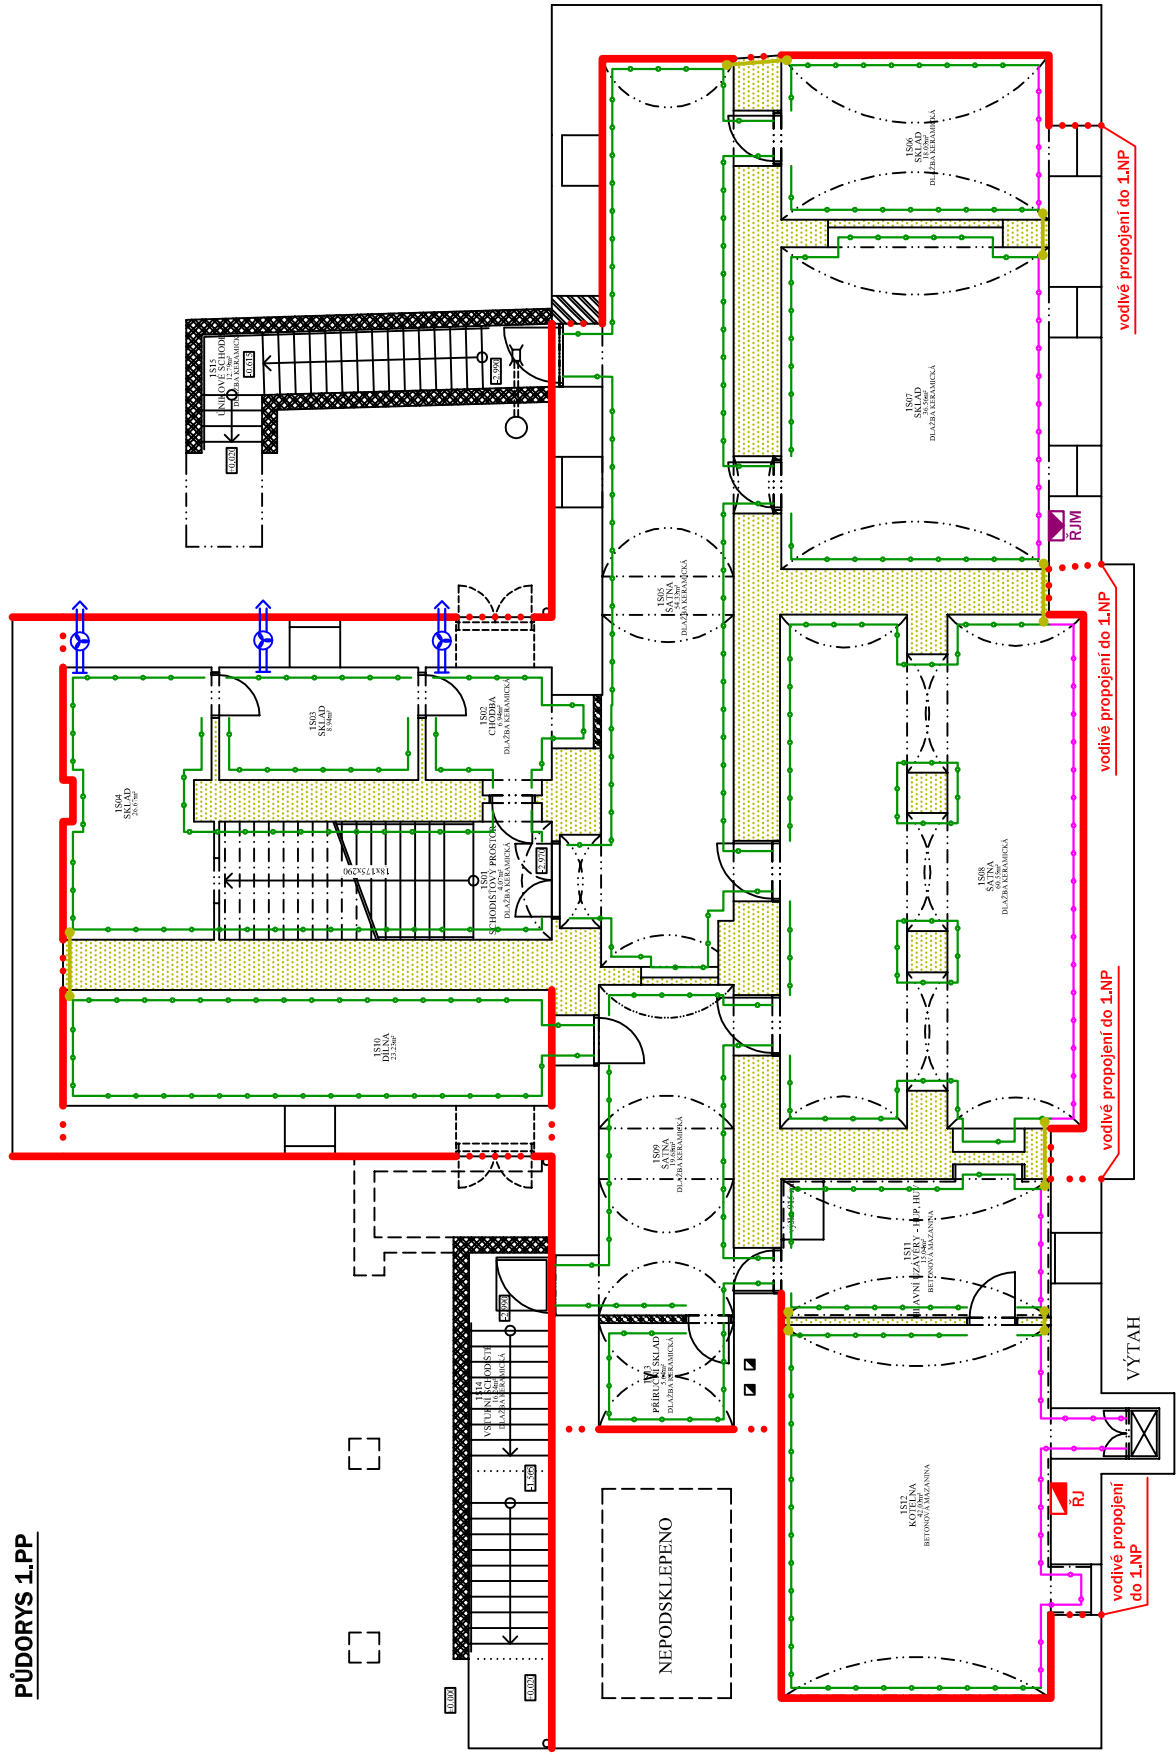


PŮDORYS ČÁSTI 1.NP

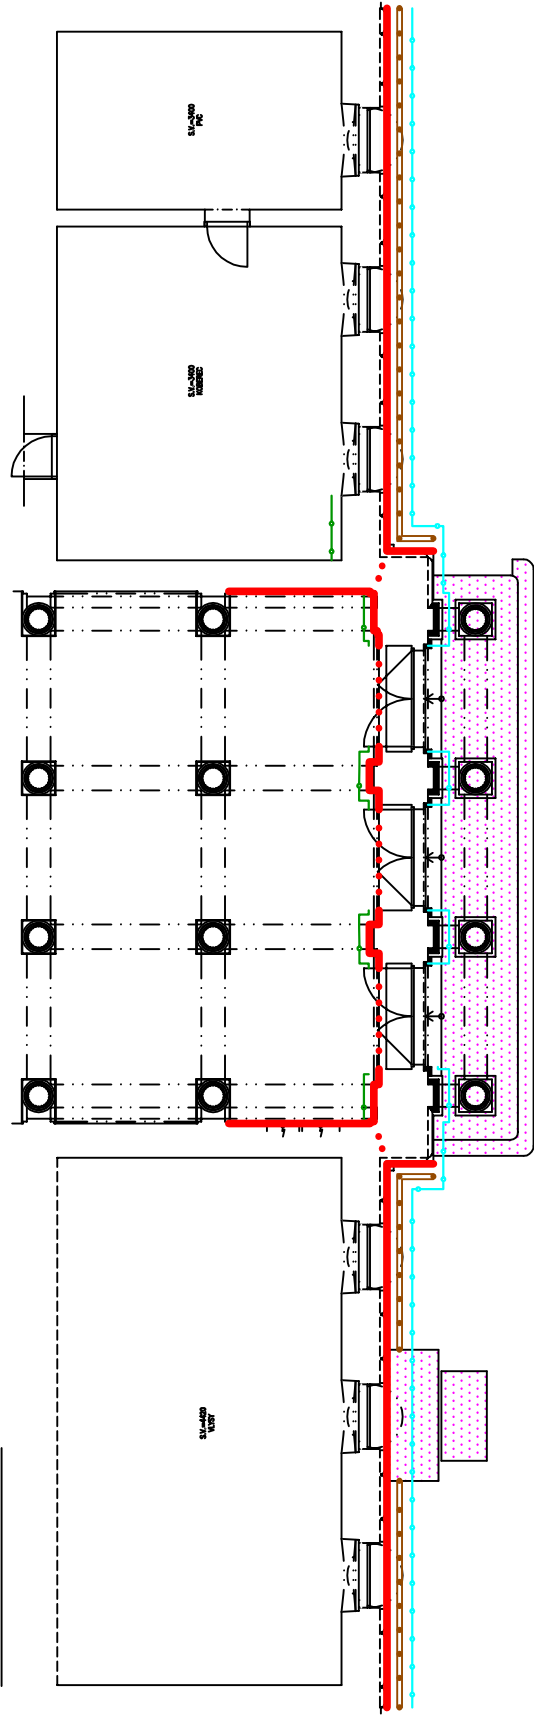

  Legenda:



HL inženýr projektu	Zodp. projektant	Kreslil	 PRINS IZOLACE A SANACE ZDIVA
Ing. Josef Kolář	Ing. Josef Kolář	Libor Wolfan	
Zadavatel: Pardubický kraj, Komenského nám. 125, 532 11 Pardubice			Čechova 49,750 02 Přerov
Okres: Ústí nad Orlicí			Telefax: 581 201 454
Místo: nám. J. M. Marků 113, Lanškroun			Formát: A3
Akce:			Datum: 05/2024
SANACE VLNKÉHO ZDIVA GYMNAZIA LANŠKROUN			Stupeň: koncepce
Obsah: PŮBORY 1.PP A ČÁST 1.NP - KONCEPCE SANAČNÍCH OPATŘENÍ			Měřítko: 1:150
			Z.č.: 24945 Výkr.č.: 1