


SITUACE STAVBY SO 02

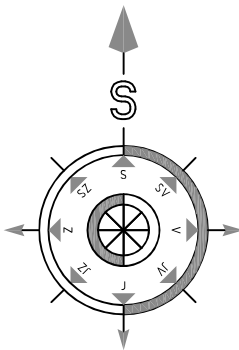

Legenda :

STAVEBNÍ OBJEKTY:

- KANALIZAČNÍ POTRUBÍ
- VODOVODNÍ POTRUBÍ
- ELEKTRO PŘIPOJENÍ
- HRANICE KATASTRU


Legenda :


STÁVAJÍCÍ SÍTĚ :

- PODZEMNÍ VEDENÍ NN do 1 kV (ČEZ Distribuce a.s.)
- NADZEMNÍ VEDENÍ NN do 1 kV (ČEZ Distribuce a.s.)
- STL PLYNOVOD (GasNet, s.r.o.)
- TEL. VEDENÍ PODZEMNÍ (CETIN, a.s.)

Skladby terénních úprav SO 02 ADMINISTRATIVNÍ BUDOVA

- Volný terén - travnatá plocha (58,0m²)
- travní semeno
- ornice
- hutěná zemina
- 150 mm
- celkem 150 mm

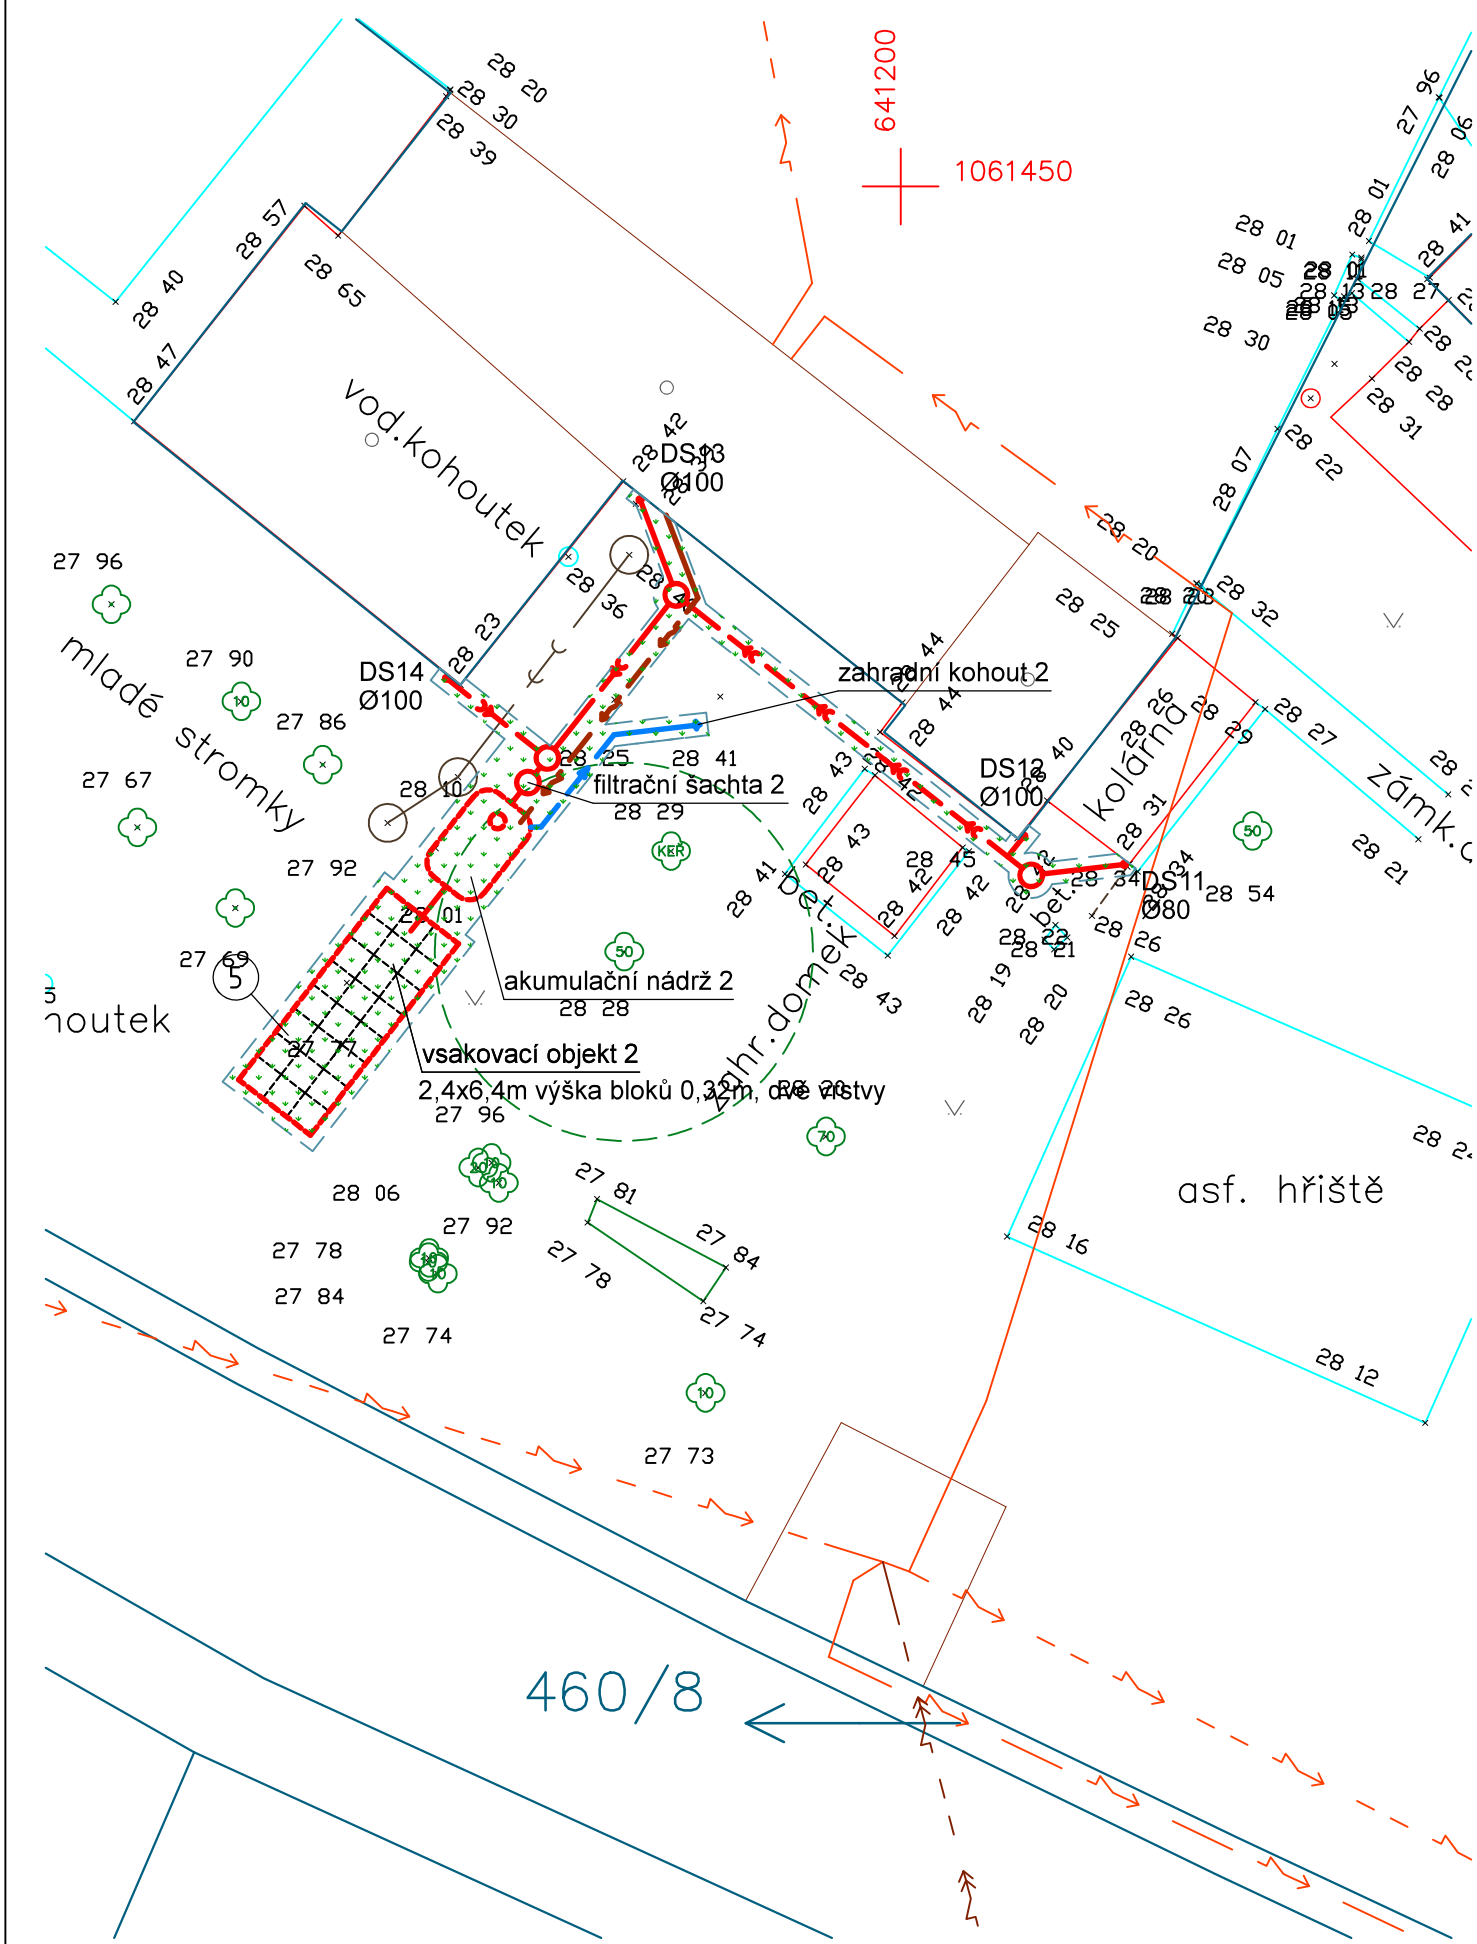

Vypracoval:	Zodpovědný projektant:	Hlavní inženýr projektu:	 PROJEKČNÍ A INŽENÝRSKÁ SPOLEČNOST	
ING. Antonín NÁDVORNÍK	ING. Jaroslav DVOŘÁK	ING. Jaroslav DVOŘÁK		
Místo stavby: Veská čp. 21, 533 04 Sezemice			Sinc s.r.o.	IČ: 288 14 878
Investor: Pardubický kraj, Komenského náměstí 125, 532 11 Pardubice			+420 775 124 685	www.sinc.cz
Akce: Dětské centrum Veská, středisko Veská - hospodaření se srážkovými vodami			Formát: 6 A4	Paré:
Objekt:			Datum: 12/2022	
			Stupeň: DPS	
			Zak. č.: 221001	
Výkres: C. SITUAČNÍ VÝKRESY			Měřítko: 1:200	Č.v.
SITUACE STAVBY SO 02				
				C.5