



PŮDORYS

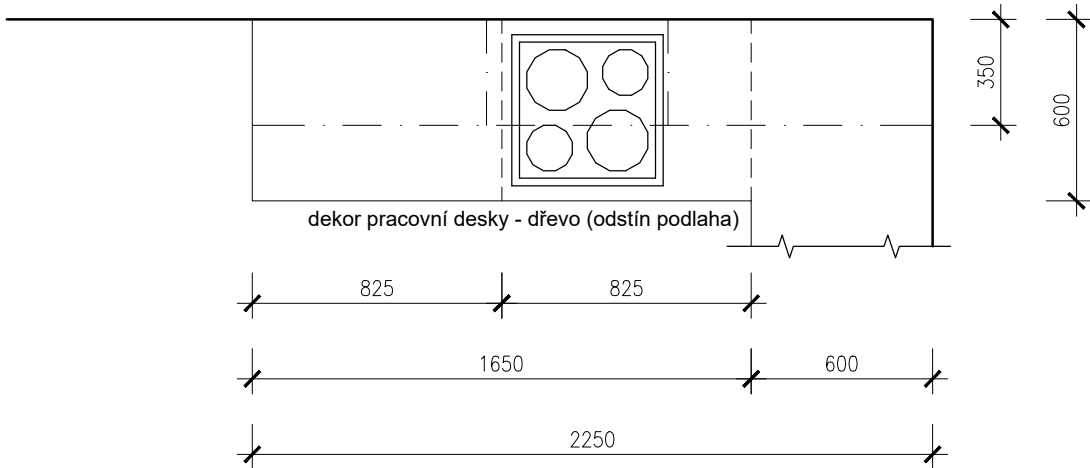

POHLED

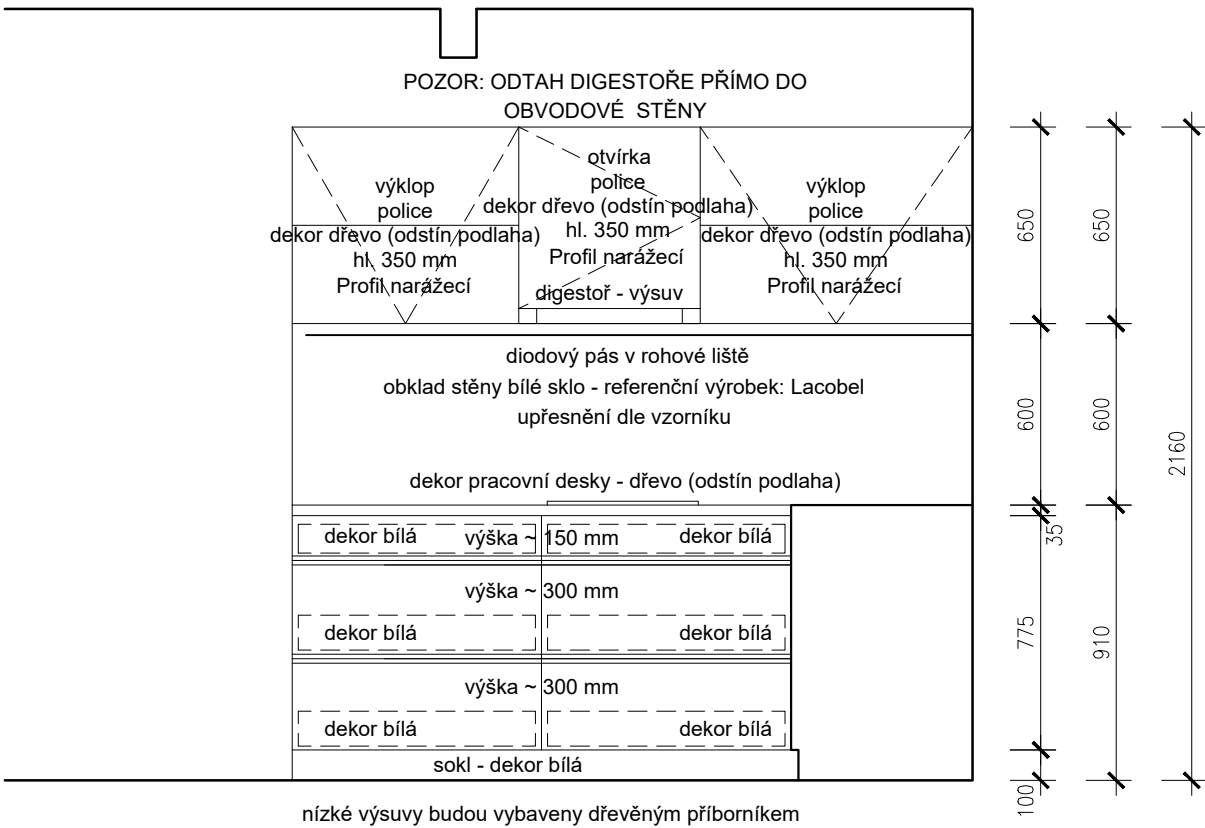

Dekory kuchyně - Bude upřesněno dle vzorníku truhláře!
dekory
- bílá - Jednobarevný odstín, mat, ochrana proti otiskům prstů
- dřevo - Dřevodekor - odstín stejný s podlahovou krytinou
Referenční lamino: www.egger.com



Veškeré rozměry je nutno ověřit na stavbě!

Zdivo za pracovní plochou - obklad bílé sklo
Referenční výrobek: Lacobel

Varná deska
Varná deska - indukční, vestavná, 4 plotýnky, dětská pojistka a ukazatel zbytkového tepla, propojení varných zón a booster, časovač a propojení desky s digestoří, dotykové ovládání, zkosené hrany, bez rámečku, vzhled černé sklo, povrch sklo, připojení 400 V, rozměry 59 × 52 × 4,4 cm (Š×H×V)
Referenční výrobek: ELECTROLUX 700 FLEX Bridge

Odsavač par - odsavač par bude vestavěný, ovládání tlačítkové, osvětlení LED žárovka, 2x
Potrubí odvodu bude vedeno skrze obvodovou zeď.
Typ odsavače: Výsuvný, šířka 60 cm
Počet rychlostí: 3
Typ a číslo tukového filtru : Hliníkový, 2
Rozměry VxŠxH (mm) 179-179x598x284
Referenční výrobek: ELECTROLUX LFP326FB


Úchytky
Profil úchytyový narážecí

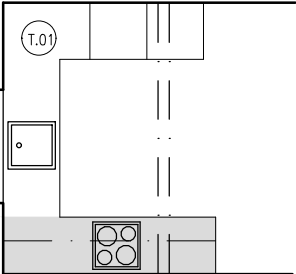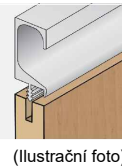

DEKORY BUDOU UPŘESNĚNY DLE VZORNÍKU VÝROBCE!
VEŠKERÉ ROZMĚRY JE NUTNÉ OVĚŘIT NA MÍSTĚ!



VEŠKERÉ ROZMĚRY JE NUTNÉ OVĚŘIT MĚŘENÍM NA OBJEKTU !
0.000 = ÚROVEŇ STÁVAJÍCÍ PODLAHY 1NP

 <div>vs-studio s.r.o. Komenského 324 563 01 Lanškroun IČ 17086370 tel. +420 739 466 837 e-mail. info@vs-studio.eu www.vs-studio.eu</div>	AUTOR NÁVRHU	PODPIS
	ODPOVĚDNÝ PROJEKTANT Ing. Jan Hrdina, ČKAIT 0701021 Na Výsluní 504, 561 64 Jablonné nad Orlicí	PODPIS
	VYPRACOVAL Stanislav Tejkl	PODPIS
OBJEDNATEL Dětský domov Dolní Čermná, č.p. 74, 561 53 Dolní Čermná		ČÍSLO ZAKÁZKY 140/2024
NÁZEV PROJEKTU STAVEBNÍ ÚPRAVY RD č.p. 462, Dolní Čermná		
STAVEBNÍ OBJEKT SO 01 - RODINNÝ DŮM	DATUM VYHOTOVENÍ 20.11.2024	MĚŘÍTKO 1:25
ČÁST PROJEKTOVÉ DOKUMENTACE D.1.1 ARCHITEKTONICKÉ A STAVEBNÍ ŘEŠENÍ	FÁZE PROJEKTU DPS	PARÉ ČÍSLO
NÁZEV DOKUMENTU PŮDORYS A POHLED KUCHYNĚ - T1/1	OZNAČENÍ DOKUMENTU D.1.3.VTV-T1/1	