


M 1:50


POZNÁMKY:

- POŽADAVKY NA POŽÁRNÍ ODOLNOST ROZHODUJÍCÍCH KONSTRUKCÍ JSOU STANOVENY V ČÁSTI D.4 POŽÁRNÉ BEZPEČNOSTNÍ ŘEŠENÍ, ZDE STANOVENÉ POŽADAVKY JSOU ZÁVAZNÉ!!!
- PROJEKTOVÁ DOKUMENTACE JE ZPRACOVÁNA DLE POŽADAVKŮ VYHLÁŠKY 131/2024 Sb. O DOKUMENTACI STAVEB, VE ZNĚNÍ POZDĚJŠÍCH PŘEDPISŮ.



VEŠKERÉ ROZMĚRY JE NUTNÉ OVĚŘIT MĚŘENÍM NA OBJEKTU !
0.000 = ÚROVEŇ STÁVAJÍCÍ PODLAHY 1NP

 <div><p>vs-studio s.r.o.</p><p>Komenského 324 563 01 Lanškroun IČ 17086370</p><p>tel. +420 739 466 837 e-mail. info@vs-studio.eu www.vs-studio.eu</p></div>	AUTOR NÁVRHU		PODPIS
	ODPOVĚDNÝ PROJEKTANT Ing. Jan Hrdina, ČKAIT 0701021 Na Výsluní 504, 561 64 Jablonné nad Orlicí		PODPIS
	VYPRACOVAL Stanislav Tejkl		PODPIS
INVESTOR Dětský domov Dolní Čermná, č.p. 74, 561 53 Dolní Čermná			ČÍSLO ZAKÁZKY 140/2024
NÁZEV PROJEKTU STAVEBNÍ ÚPRAVY RD č.p. 462, Dolní Čermná			
STAVEBNÍ OBJEKT SO 01 - RODINNÝ DŮM	DATUM VYHOTOVENÍ 20.11.2024		MĚŘÍTKO 1:50
ČÁST PROJEKTOVÉ DOKUMENTACE D.2.4 vytápění, chlazení a vzduchotechnika	FÁZE PROJEKTU DPS		PARÉ ČÍSLO
NÁZEV DOKUMENTU PŮDORYS 1PP - VYTÁPĚNÍ	OZNAČENÍ DOKUMENTU D.2.4.2		

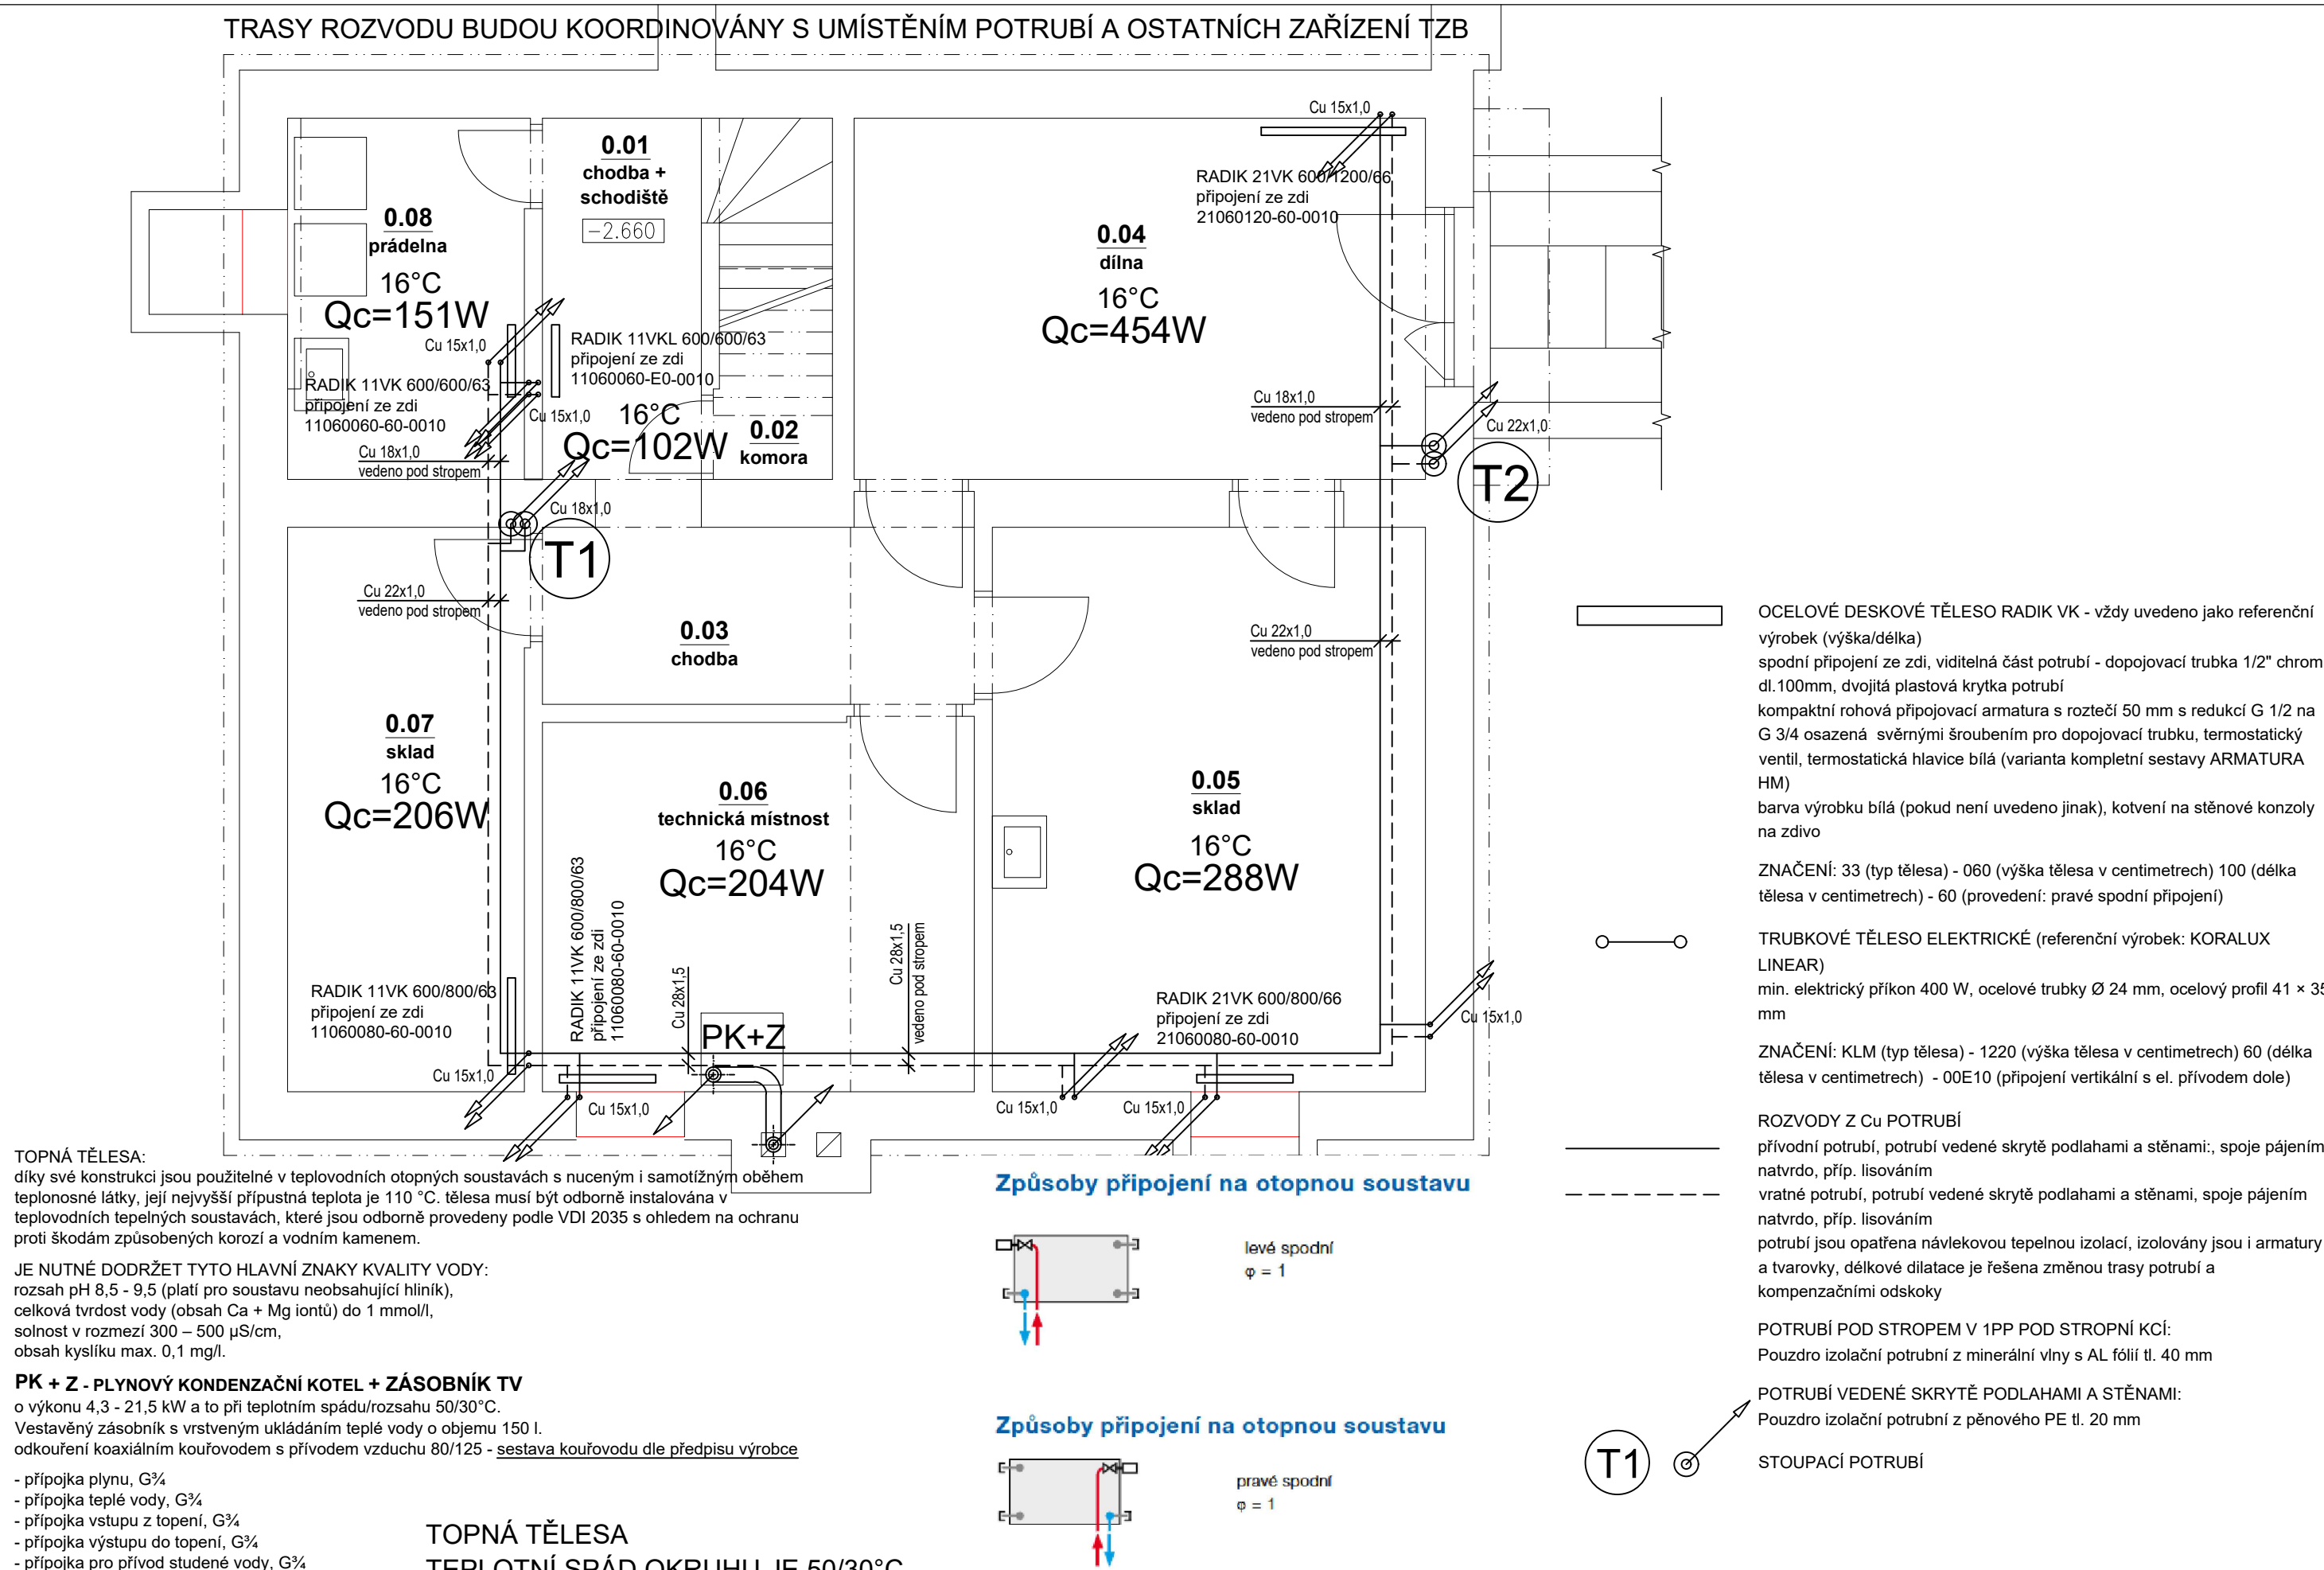

PŘED REALIZACÍ BUDE UPŘESNĚNO DLE JEDNOTLIVÝCH KONKRÉTNÍCH VÝROBKŮ - DOKUMENTACE BUDE UPŘESNĚNA