

POZNÁMKA

PROJEKTOVÁ DOKUMENTACE JE NAVRŽENA DLE DOSTUPNÝCH MOŽNÝCH INFORMACÍ. PŘI STAVEBNÍ PRÁCECH MOHOU BÝT ZJIŠTĚNY TAKOVÉ SKUTEČNOSTI, KTERÉ MOHOU OVIVNIT PŘEDPOKLAD A ROZSAH PRÁČÍ. V TĚCHTO PŘÍPÁDECH BUDE PROJEKTANT V PŘEDSTÍHU UPOZORNĚN A ÚPRAVA BUDE ŘEŠENA V RÁMCI JMÉNOVÉHO ŘEŠENÍ.

JAKÉKOLI ZMĚNY PROJEKTU, JAKÉKOLI MATERIÁLŮ NEBO ZMĚNY DETAILŮ, AT ŮŽ V PRŮBĚHU REALIZACE NEBO V RÁMCI VÝROBNÍ PŘÍPRAVY DODAVATELE, PODLEHAJÍ SCHVÁLENÍ PROJEKTANTEM. ZA ZMĚNY PROVEDENÉ BEZ VĚDOMÍ PROJEKTANTA NEBO PROTI JEHO VŮLI NENESE PROJEKTANT ZODPOVĚDNOST.

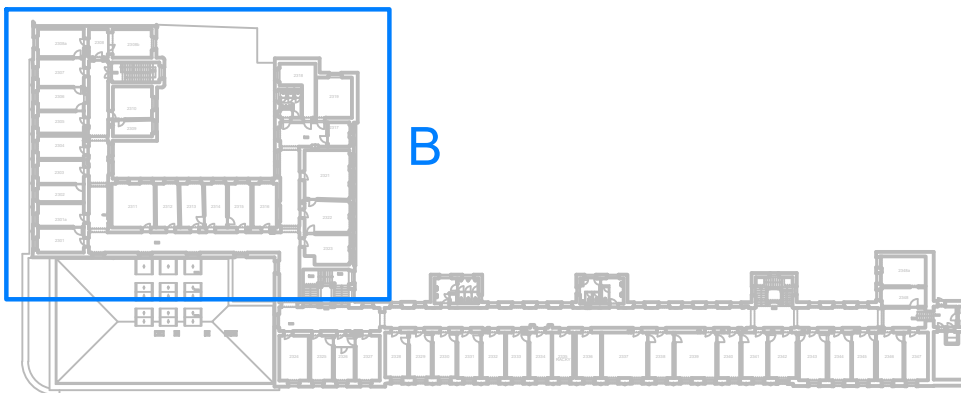
TENTO VÝKRES JE JEN DÍLČÍM VÝKRESEM PROJEKTU. NEJLÉNU SOUČÁSTÍ DOKUMENTACE JE TECHNICKÁ ZPRÁVA A OSTATNÍ VÝKRESY.



TATO DOKUMENTACE JE VYPRACOVÁNA V ROZSAHU A PODROBNOSTI PRO PROVEDENÍ STAVBY A NENAHRADÍ JE DÍLENSKOU DOKUMENTACÍ ZHOTOVITELE.

PROSTUPY SKRZ STĚNY BUDOU ZAŘEŠENY POMOCÍ MONTÁŽNÍ PĚNY. ZA JISTĚNÍ LEPŠÍ AKUSTIKY MEZI KANCELÁŘEMI.

- LEGENDA:**
- datová zásuvka dvojnásobná (2xUTP cat.6), zapuštěná instalace
 - datová zásuvka dvojnásobná (2xUTP cat.6), provedení 45x45
 - datová zásuvka dvojnásobná (2xUTP cat.6), instalace na povrch
 - instalační lišta 40x20
 - instalační lišta 80x40
 - parapetní kanál 130x65
 - parapetní kanál dvojitý 160x85
 - protipožární ucpávka

SCHEMA OBJEKTU: M: 1:1000



Zodp. projektant Ing. Jan Fikejs		Vypracoval: Ing. Jan Fikejs		<div>LOVENGINEERING slovenská projektová kancelář <small>Ing. Jaroslav Dvůrák Ing. Jan Fikejs Ing. Petr Štěrba</small></div>	
Část projektové dokumentace: D.1.4.1 ELEKTRONICKÉ KOMUNIKACE					
Vypracoval: Ing. Jan Fikejs		Hlavní inženýr projektu: Ing. Jaroslav DVORÁK		<div>SINC PROJEKČNÍ A INŽENYRSKÁ FIRMA Sinc s.r.o. +420 775 124 685 www.sinc.cz IK: 288 14 578</div>	
Místo stavby: Pardubice, p.č. st. 2207/1, náměstí Republiky č.p. 12					
Investor: Pardubický kraj, Komenského náměstí 125, 530 02 Pardubice					
Akce: PBŘ budovy B KrÚ Pk č.p. 12, Pardubice - stavební úpravy					
Objekt:		Formát: 10xA4 Datum: 05/2024 Stupeň: DOS Zakáz. č.: 230403 Měřítko: 1:75		Paré: Č.v. D.1.4.1.06	
Výkres: PŮDORYS 3.NP (B)					