

POZNÁMKA

PROJEKTOVÁ DOKUMENTACE JE NAVRŽENA DLE DOSTUPNÝCH MOŽNÝCH INFORMACÍ. PŘI STAVEBNÍ PRÁCECH MOHOU BÝT ZJIŠTĚNY TAKOVÉ SKUTEČNOSTI, KTERÉ MOHOU OVVLIVNIT PŘEDPOKLAD A ROZSAH PRÁČÍ. V TĚCHTO PŘÍPÁDECH BUDE PROJEKTANT V PŘÍŠTÍM UPOZORNĚN A ÚPRAVA BUDE ŘEŠENA V RÁMCI JMÉNOVÉHO ŘEŠENÍ.

JAKÉKOLI ZMĚNY PROJEKTU, ZÁMĚRY MATERIÁLŮ NEBO ZMĚNY DETAILŮ, AT ŮŽ V PRŮBĚHU REALIZACE NEBO V RÁMCI VÝROBNÍ PŘÍPRAVY DODAVATELE, PODLEŽAJÍ SCHVÁLENÍ PROJEKTANTEM. ZA ZMĚNY PROVEDENÉ BEZ VĚDOMÍ PROJEKTANTA NEBO PROTI JEHO VŮLI NENÍSE PROJEKTANT ZODPOVĚDNOST.

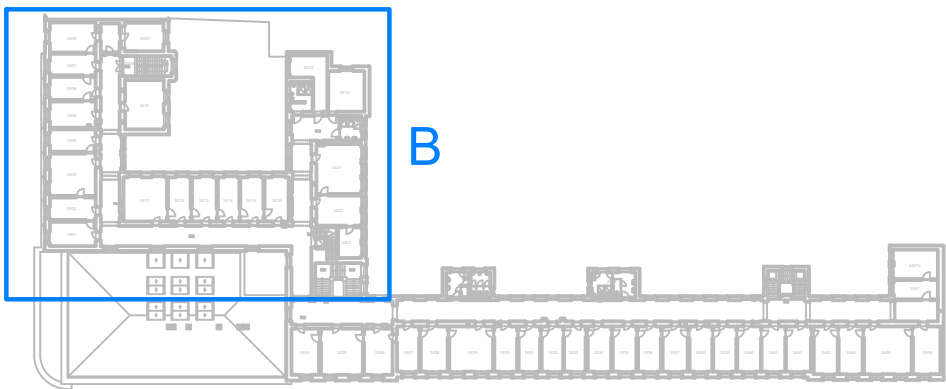
TENTO VÝKRES JE JEN DÍLČÍM VÝKRESEM PROJEKTU. NEJLÉNU SOUČÁSTÍ DOKUMENTACE JE TECHNICKÁ ZPRÁVA A OSTATNÍ VÝKRESY.




TATO DOKUMENTACE JE VYPRACOVÁNA V ROZSAHU A PODROBNOSTI PRO PROVEDENÍ STAVBY A NENAHRAŽUJE DÍLENSKOU DOKUMENTACÍ ZHOTOVITĚLE.

PROSTUPY SKRZ STĚNY BUDOV ZAPEŇENÝ POMOCÍ MONTÁŽNÍ PĚNY. ZAJIŠTĚNÍ LEPŠÍ AKUSTIKY KANCELÁŘEMI.

- LEGENDA:**
- datová zásuvka dvojnásobná (2xUTP cat.6), zapuštěná instalace
 - datová zásuvka dvojnásobná (2xUTP cat.6), provedení 45x45
 - datová zásuvka dvojnásobná (2xUTP cat.6), instalace na povrch
 - instalační lišta 40x20
 - instalační lišta 80x40
 - parapetní kanál 130x65
 - parapetní kanál dvojitý 160x85
 - protipožární ucpávka

SCHEMA OBJEKTU: M: 1:1000



Zodp. projektant Ing. Jan Fikejs		Vypracoval Ing. Jan Fikejs		 LOVENGINEERING služebnoprávní projektování střechem <small>Ing. Jan Fikejs Ing. Jaroslav Dvořák Ing. Petr Štěpánek</small>
Část projektové dokumentace: D.1.4.1 ELEKTRONICKÉ KOMUNIKACE				
Vypracoval: Ing. Jan Fikejs		Hlavní inženýr projektu: ING. Jaroslav DVOŘÁK		 SINC s.r.o. stavební inženýring Sinc s.r.o. +420 775 124 685 IČ: 288 14 578 www.sinc.cz
Místo stavby: Pardubice, p.č. st. 2207/1, náměstí Republiky č.p. 12				
Investor: Pardubický kraj, Komenského náměstí 125, 530 02 Pardubice				
Akce: PBŘ budovy B KrÚ Pk č.p. 12, Pardubice - stavební úpravy		Formát: 10x4A Datum: 05/2024 Stupeň: DOS Zakáz. č.: 230403	Paré:	 SINC s.r.o. stavební inženýring Sinc s.r.o. +420 775 124 685 IČ: 288 14 578 www.sinc.cz
Objekt:		Měřítko: 1:75		
Výkres: PŮDORYS 4.NP (B)				
				D.1.4.1.08