



Retenční nádrž o objemu 21,9 m³

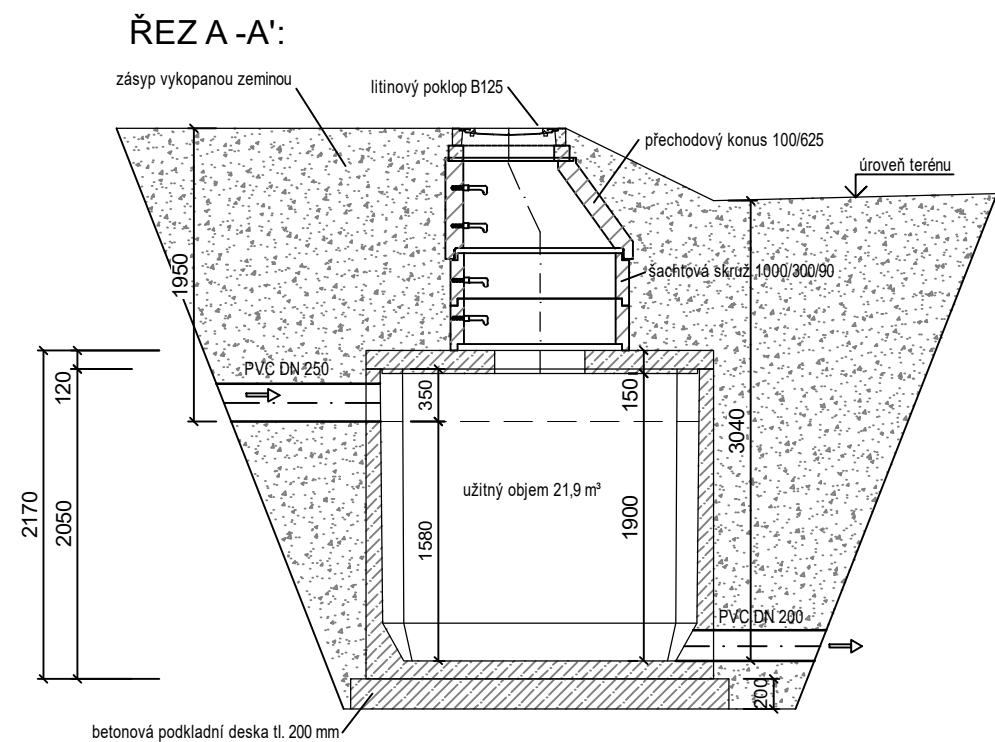

PŮDORYS:

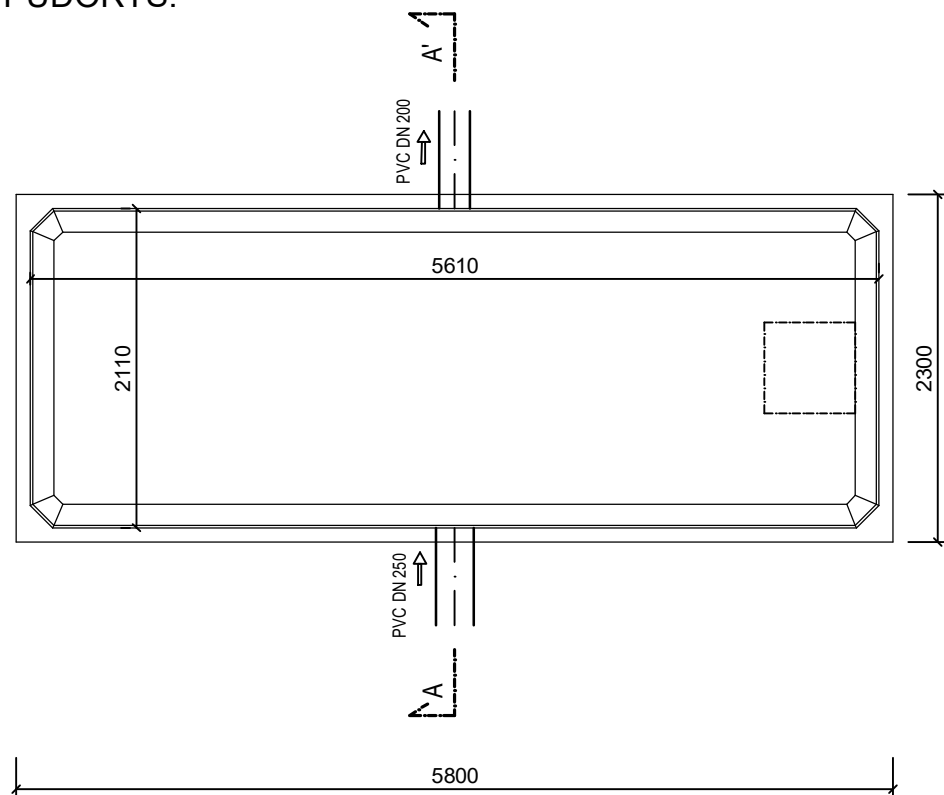

Č. REVIZE	DATUM	POPIS ZMĚNY	VYPRACOVAL
00	22.4.2025	ČISTOPIS	ING. PAVEL SCHNEIDER

ODPOVĚDNÝ PROJEKTANT	ING. PETR PICMAUS		GENERÁLNÍ PROJEKTANT:	
HLAVNÍ ARCHITEKT	ING. ARCH. DAVID JÍŘÍČEK		BS projekt architektonická a projekční kancelář s.r.o.	
KRESLIL	MGR. TOMÁŠ KYSILKA		Nám. Míru 30/16, 276 01 Mělník	
KONTROLOVAL	ING. PAVEL SCHNEIDER		email: info@bsprojekt.cz	
STAVEBNÍK	PARDUBICKÝ KRAJ KOMENSKÉHO NÁMĚSTÍ 125, PARDUBICE		tel.: 721378100 www.bsprojekt.cz	
NÁZEV STAVBY	KOMUNITNÍ DŮM SOCIÁLNÍ SLUŽBY DOMOVA NA CESTĚ - HLINSKO		ZPRACOVATEL ČÁSTI: AquaKlimax s.r.o. Husova 21/13, 460 01 Liberec 1 e-mail: info@aquaklimax.cz	
MÍSTO STAVBY	HLINSKO P.Č. 3737/3, 3737/2 A 673/30 K.Ú. HLINSKO V ČECHÁCH	DATUM	04/2025	
STAVEBNÍ OBJEKTY	SO.02 LIKVIDACE DEŠŤOVÝCH VOD	FORMÁT	A3	
ČÁST	D - DOKUMENTACE OBJEKTŮ	STUPEŇ PD	DPS	
OBSAH	RETENČNÍ NÁDRŽ		MĚŘÍTKO 1:50	Č. VÝKRESU 4