



Akumulační nádrž o objemu 5,9 m³

ŘEZ A-A':

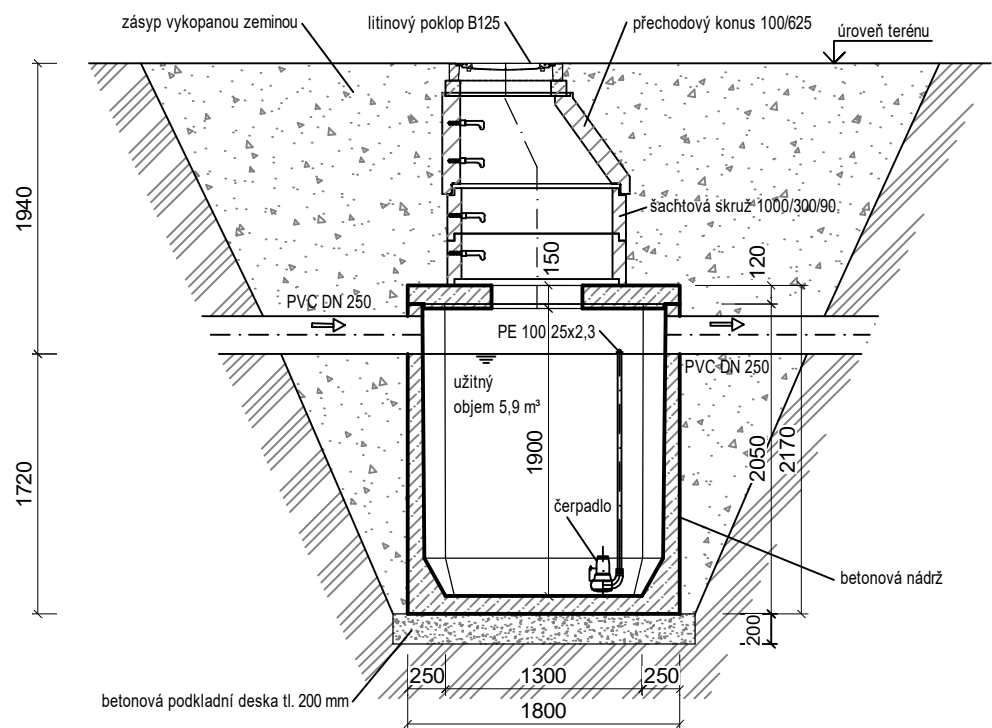

PŮDORYS:

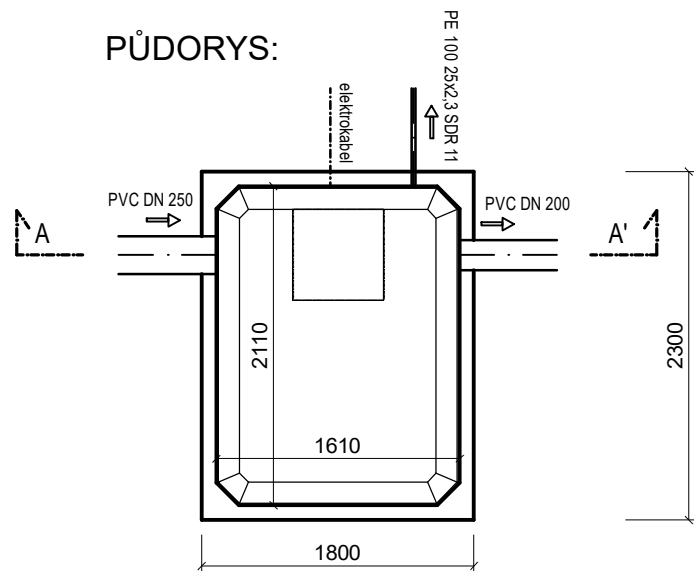

| Č. REVIZE | DATUM | POPIS ZMĚNY | VYPRACOVAL |
|-----------|-----------|-------------|----------------------|
| 00 | 22.4.2025 | ČISTOPIS | ING. PAVEL SCHNEIDER |

| | | | | |
|----------------------|---|-----------|---|-----------------|
| ODPOVĚDNÝ PROJEKTANT | ING. PETR PICMAUS | | GENERÁLNÍ PROJEKTANT: | |
| HLAVNÍ ARCHITEKT | ING. ARCH. DAVID JÍŘÍČEK | | BS projekt architektonická a projekční kancelář s.r.o. | |
| KRESLIL | MGR. TOMÁŠ KYSILKA | | Nám. Míru 30/16, 276 01 Mělník | |
| KONTROLOVAL | ING. PAVEL SCHNEIDER | | email: info@bsprojekt.cz | |
| STAVEBNÍK | PARDUBICKÝ KRAJ KOMENSKÉHO NÁMĚSTÍ 125, PARDUBICE | | tel.: 721378100 www.bsprojekt.cz | |
| | | | | |
| NÁZEV STAVBY | KOMUNITNÍ DŮM SOCIÁLNÍ SLUŽBY DOMOVA NA CESTĚ - HLINSKO | | ZPRACOVATEL ČÁSTI: AquaKlimax s.r.o. Husova 21/13, 460 01 Liberec 1 e-mail: info@aquaklimax.cz | |
| MÍSTO STAVBY | HLINSKO P.Č. 3737/3, 3737/2 A 673/30 K.Ú. HLINSKO V ČECHÁCH | DATUM | 04/2025 | |
| STAVEBNÍ OBJEKTY | SO.02 LIKVIDACE DEŠŤOVÝCH VOD | FORMÁT | A3 | |
| ČÁST | D - DOKUMENTACE OBJEKTŮ | STUPEŇ PD | DPS | |
| OBSAH | AKUMULAČNÍ NÁDRŽ | | MĚŘÍTKO 1:50 | Č. VÝKRESU 5 |