



Jiná ověření:

Paré:

Orientační

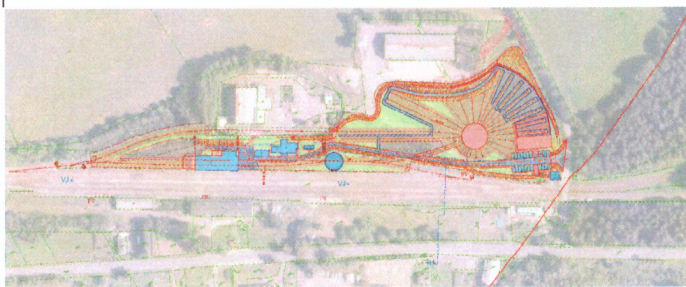

Razítko oprávněné osoby:

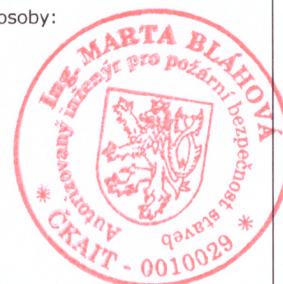

Podpis:

Datum:

Revize:	Datum:	Popis:	Kontroloval:
00	23.05.2023	Dokumentace pro vydání společného povolení	Ing. Marta Bláhová

Stavebník / investor

Adresa:

Zástupce investora:

Adresa:

Pardubický kraj

Komenského náměstí 125, 532 11 Pardubice

JUDr. Martin Netolický, Ph.D., hejtman

-

Zhotovitel díla:

Adresa:

Kontakt:

Prodin a.s.

K Vápence 2745, Pardubice 530 02

T: +420 466 055 111

E: info@prodin.cz

**PRODIN**
SKUPINA VENTIO**Zhotovitel části / objektu:**

Adresa:

Kontakt:

Ing. Marta Bláhová

Zahradní 576, 264 01 Sedlčany

T: +420 774818225

E: blahova.marta@centrum.cz

Hlavní projektant (HIP):

Ing. Petr Prchal

Specialista:

Ing. Marta Bláhová

Název stavby / akce:**Areál železničního depa v Dolní Lipce**

Označení investora:

OR-22-24401

Adresa stavby:

obec Dolní Lipka

Zakázka:

31/22/242.206

Název části:

Dokumentace stavebního objektu

Označení části:

D.1.3-01

Název objektu / dílčí části:

**Vstupní objekt
Rotunda**

Označení objektu / komplexu:

SO 01, SO 02

Název přílohy:

Název přílohy

Číslo přílohy:

b-001

Název dílčí části přílohy:

Půdorys 1.NP

Odpovědný projektant:

Zpracovatel přílohy:

Měřítko: 1:150

Stupeň dokumentace:

DUSP

Ing. Petr Prchal

Ing. Marta Bláhová

Formáty: 3 x A4

Kraj:

Katastrální území:

TUDU:

Smluvní datum zpracování:

23.05.2023

Pardubický

Dolní Lipka [629588]

Označení investora:


Stupeň dokumentace: Část:

Objekt:

Podobjekt:

Příloha:

Revize:

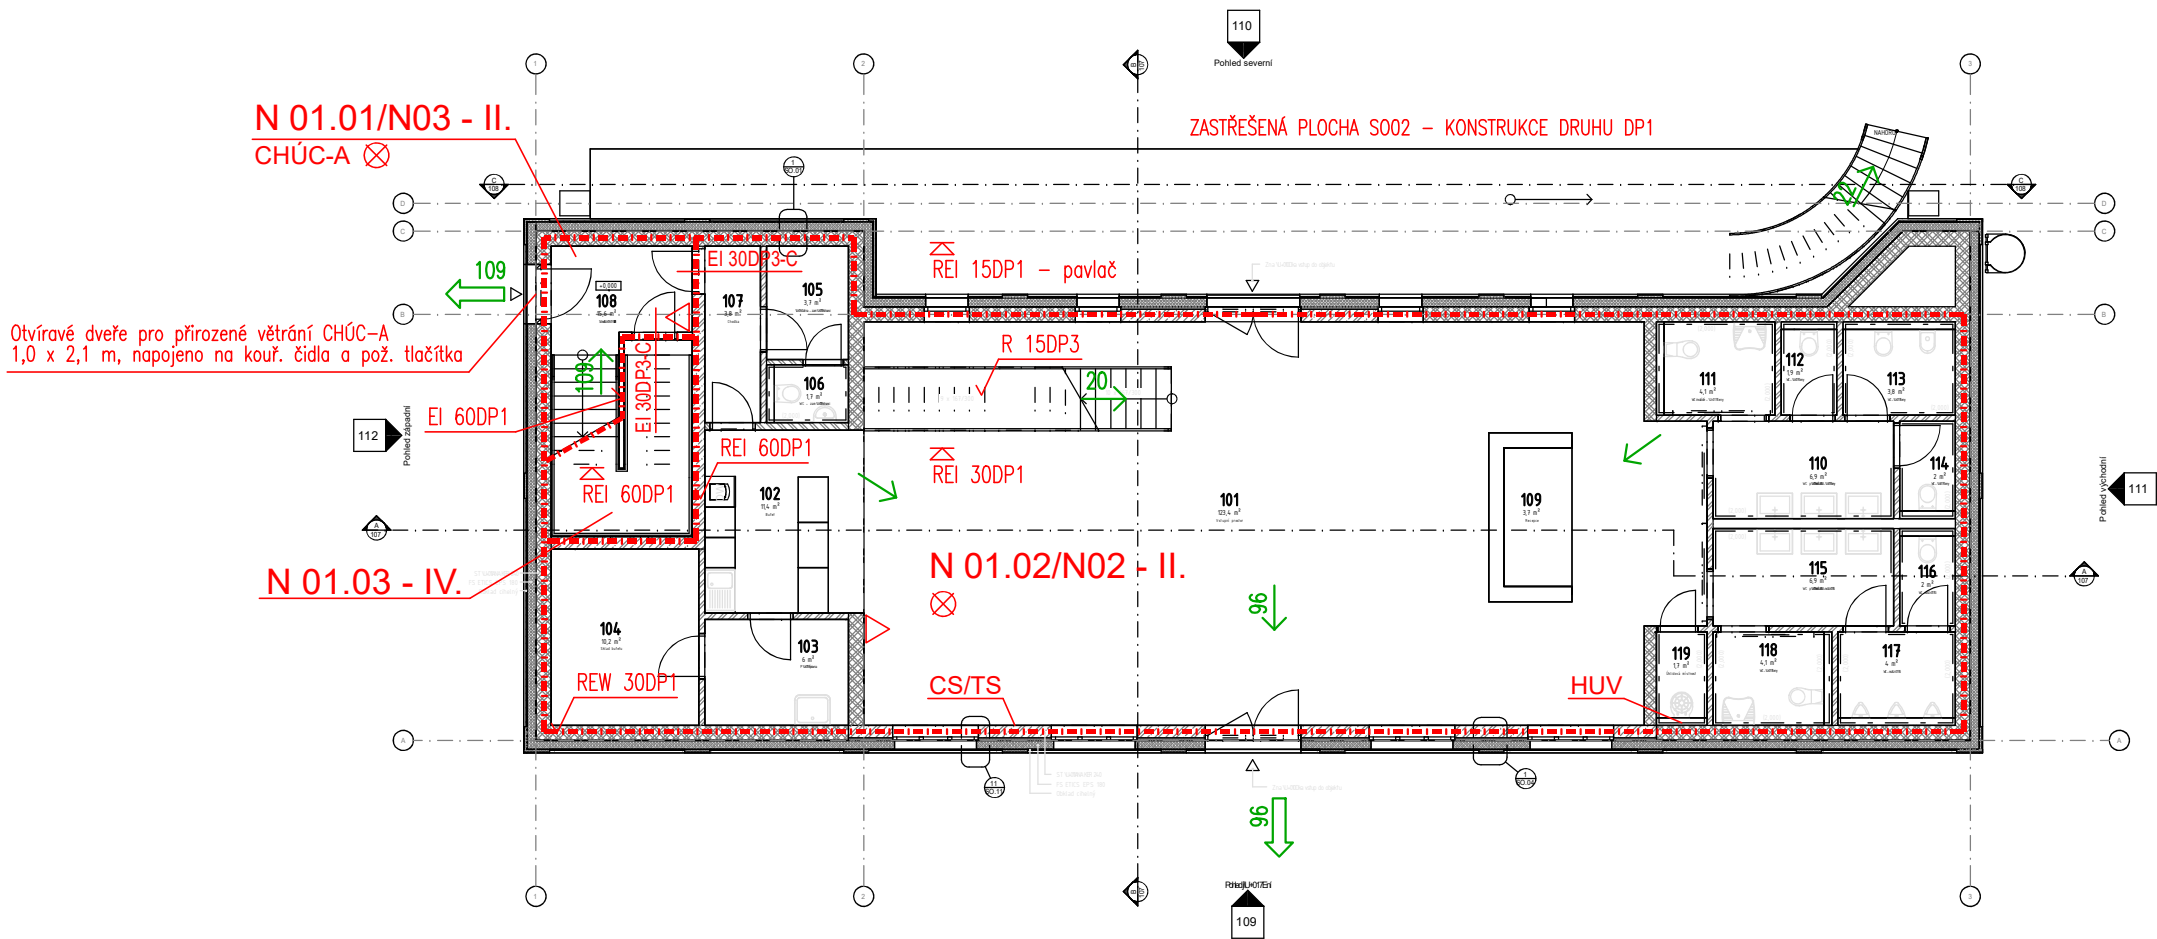

Místnosti - 1.NP

U003	Název	Styl místnosti	Plocha [m2]
1NP			
101	Vstupní prostor	Chodba	123,37
102	Bufet	(žádné)	11,42
103	Příprava	(žádné)	5,98
104	Sklad bufetu	Sklad	10,22
105	Šatna – zaměstnanci	(žádné)	3,66
106	WC – zaměstnanci	Sociální zařízení	1,70
107	Chodba	Chodba	3,85
108	Schodiště	Schodiště	15,64
109	Recepce	(žádné)	3,71
110	WC předsíň – ženy	Sociální zařízení	6,88
111	WC invalidé – ženy	Sociální zařízení	4,07
112	WC – ženy	Sociální zařízení	1,87
113	WC – ženy	Sociální zařízení	3,78
114	WC – ženy	Sociální zařízení	1,95
115	WC předsíň – muži	Sociální zařízení	6,88
116	WC – muži	Sociální zařízení	1,95
117	WC – muži	Sociální zařízení	3,95
118	WC – ženy	Sociální zařízení	4,07
119	Úklidová místnost	Úklidová	1,70

LEGENDA:

označení	popis
— · —	hradnice požárního úseku
N 01.01 - I	označení požárního úseku – SPB
REI 30DP1	požadovaná požární odolnost stropní konstrukce
REI 30DP1	požadovaná požární odolnost podhledové konstrukce
EI 30DP1	požadovaná požární odolnost stavební konstrukce
✓ EI 30DP3-C,S	požární uzávěr C – samouzavírač, S – kouřotěsnost
PK	nouzové osvětlení
☒	přenosný hasicí přístroj – druh dle TZ
→	směr úniku
→	východ na volné prostranství
CS/TS	CENTRAL STOP, TOTAL STOP