




PŮDORYS
POŽÁRNÍ NÁDRŽE
1:50

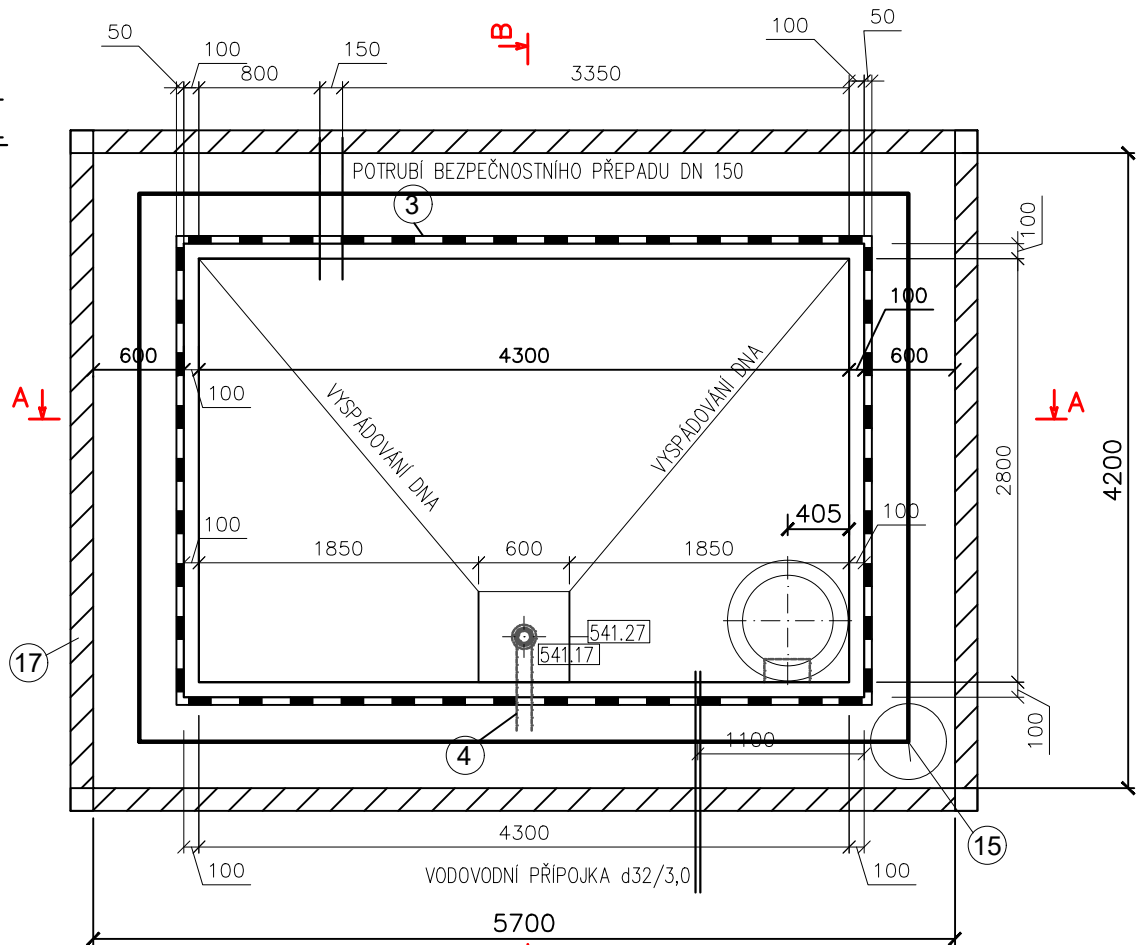

ŘEZ A-A POŽÁRNÍ NÁDRŽE 1:50

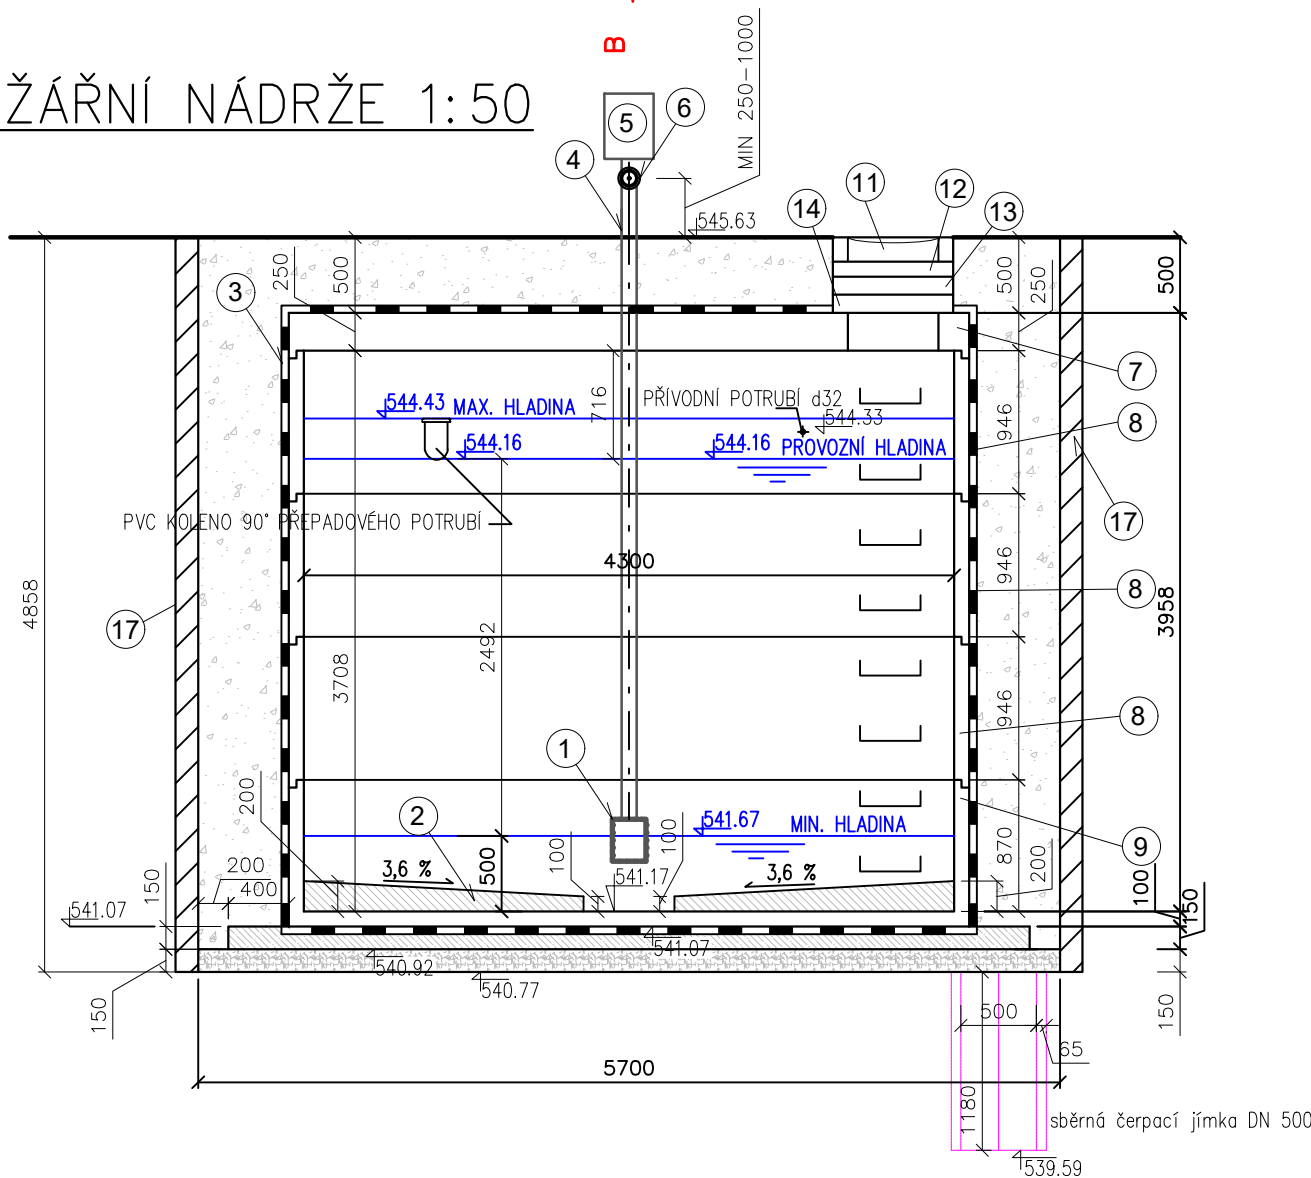

ŘEZ B-B POŽÁRNÍ NÁDRŽE 1:50

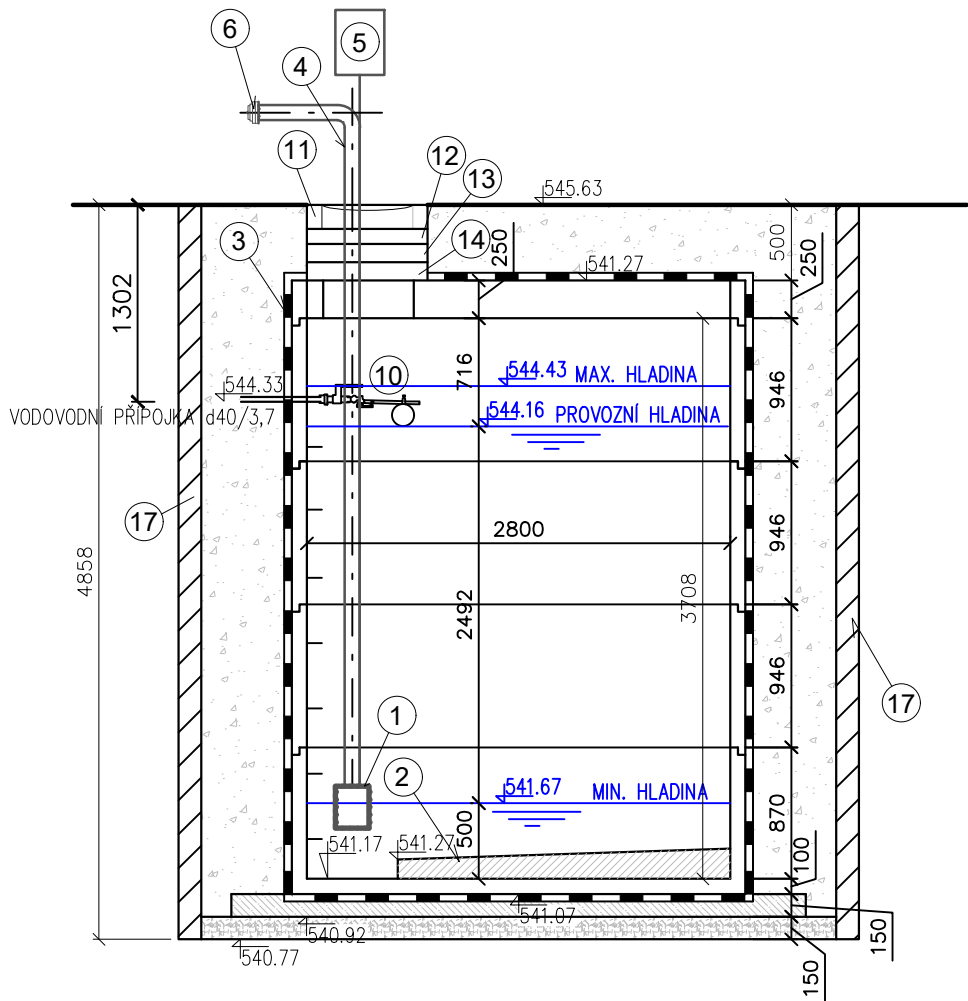

- 1) SACÍ KOŠ DN 100 SE ZPĚTNOU KLAPOUKOU
- 2) SPÁDOVÝ BETON C16/20
- 3) PENETRAČNÍ ASFALTOVÝ NÁTĚR
- 4) VÝVOD PRO HASIČE LT DN 100 (d110) – dl. 5,5 m
- 5) OZNAČNÍK – "ZDROJ POŽÁRNÍ VODY"
- 6) ŠROUBENÍ S 110 + VÍČKO
- 7) ZÁKRYTOVÁ DESKA 4500x3000x250 mm
- 8) PREFABRIKOVANÝ NÁSTAVEC 4300x2800x946 mm
- 9) PREFABRIKOVANÉ DNO 4300x2800x870 mm
- 10) KULOVÝ UZÁVĚR + PLOVÁKOVÝ VENTIL PRŮMYSLOVÝ 1 1/2"
- 11) LITINOVÝ POKLOP DN 600, D 400 BEZ ODVĚTRÁVÁNÍ, UZAMYKATELNÝ
- 12) VYROVNÁVACÍ PRSTENEC, h = 100 mm
- 13) VYROVNÁVACÍ PRSTENEC, h = 120 mm
- 14) VYROVNÁVACÍ PRSTENEC, h = 120 mm
- 15) SBĚRNÁ ČERPACÍ JÍMKA V PŘÍPADĚ VÝSKYTU SPODNÍ VODY
- 16) ŠACHTOVÉ BOXY, SVĚTLÝ OTVOR 5700(délka)x4200(šířka)x4860(výška)

LEGENDA MATERIÁLŮ

- ŽELEZOBETONOVÁ PODKLADNÍ DESKA BETON C8/10
- ŠTĚRKOVÝ PODSYP
- ŠTĚRKOPISKOVÝ OBSYP

Souřadnicový systém JTSK, Výškový systém B. p.v., ±0,000 = 546,630 m.n.m.

Jiná ověření:		Paré:	
Orientační schéma:		Razítko oprávněné osoby:	
		Podpis: _____ Datum: _____	
Revize:	Datum:	Popis:	Kontroloval:
00	25.02.2024	Dokumentace pro provádění stavby	Ing. Lubor Dítě

Stavebník / investor	Pardubický kraj
Adresa:	Komenského náměstí 125, 532 11 Pardubice
Zástupce investora:	JUDr. Martin Netolický, Ph.D., hejtmán
Adresa:	-

Zhotovitel díla:	Prodin a.s.	
Adresa:	K Vápence 2745, Pardubice 530 02	
Kontakt:	T: +420 466 055 111 E: info@prodin.cz	
Zhotovitel části / objektu:	Multiaqua s.r.o.	
Adresa:	Veveřkova 1343/1, Pražské předměstí	
Kontakt:	Hradec Králové, 500 02 E: info@multiaqua.cz	
Odpovědný projektant :		Ing. Lubor Dítě
Projektant:		Ing. Pavel Čihák

Název stavby / akce:	Areál železničního depa v Dolní Lipce	Označení investora: OR-22-24401	
Adresa stavby:	obec Dolní Lipka	Zakázka: 31/22/242.208	
Název části:	Dokumentace stavebního objektu	Označení části: SO27-D.1	
Název objektu / dílčí části:	Požární nádrž	Označení objektu / komplexu: SO 27	
Název přílohy:	Výkres požární nádrže	Číslo přílohy: b-001	
Název dílčí části přílohy:		Stupeň dokumentace: DPS	
Odpovědný projektant:	Zpracovatel přílohy: Ing. Pavel Čihák	Měřítko: 1:50	Smluvní datum zpracování: 25.02.2024
Ing. Lubor Dítě	Ing. Pavel Čihák	Formáty: 3x A4	
Kraj:	Katastrální území:	TUDU:	Označení investora:
Pardubický	Dolní Lipka [629588]		
Označení investora:		Stupeň dokumentace:	Část:
		Objekt:	Podobjekt:
		Příloha:	Revize: