


LEGENDA STÁVAJÍCÍ STAV :

- HRANY PLOCH, BUDOV, ROZHRANÍ POVRCHŮ, KULTUR ATD.
ZAMĚŘENÉ BUDOVY
HRANICE KATASTRU
OR, ZAKRES DLE KN
ČÍSLO POZEMKŮ DLE KN
STROMY
DOPRAVNÍ ZNAČKA
LAMPA VER. OSVĚTLENÍ
KANALIZAČNÍ VPUS

LEGENDA STÁVAJÍCÍCH INŽENÝRSKÝCH SÍTÍ:

- STÁVAJÍCÍ VEDENÍ VODOVODU – VODOVODY A KANALIZACE JABLONNÉ NAD ORLICÍ, a.
STÁVAJÍCÍ VEDENÍ KANALIZACE – VODOVODY A KANALIZACE JABLONNÉ NAD ORLICÍ, a.
STÁVAJÍCÍ SDĚLOVACÍ VEDENÍ – CETIN a.s.
STÁVAJÍCÍ EL. VEDENÍ VN PODZEMNÍ – ČEZ DISTRIBUCE A.S.
STÁVAJÍCÍ VEDENÍ PLYNOVODU STL – GASNET, s.r.o.
STÁVAJÍCÍ SDĚLOVACÍ VEDENÍ – ČD Telematika a.s.
STÁVAJÍCÍ VEDENÍ VEŘEJNÉHO OSVĚTLENÍ – MĚSTO JABLONNÉ NAD ORLICÍ

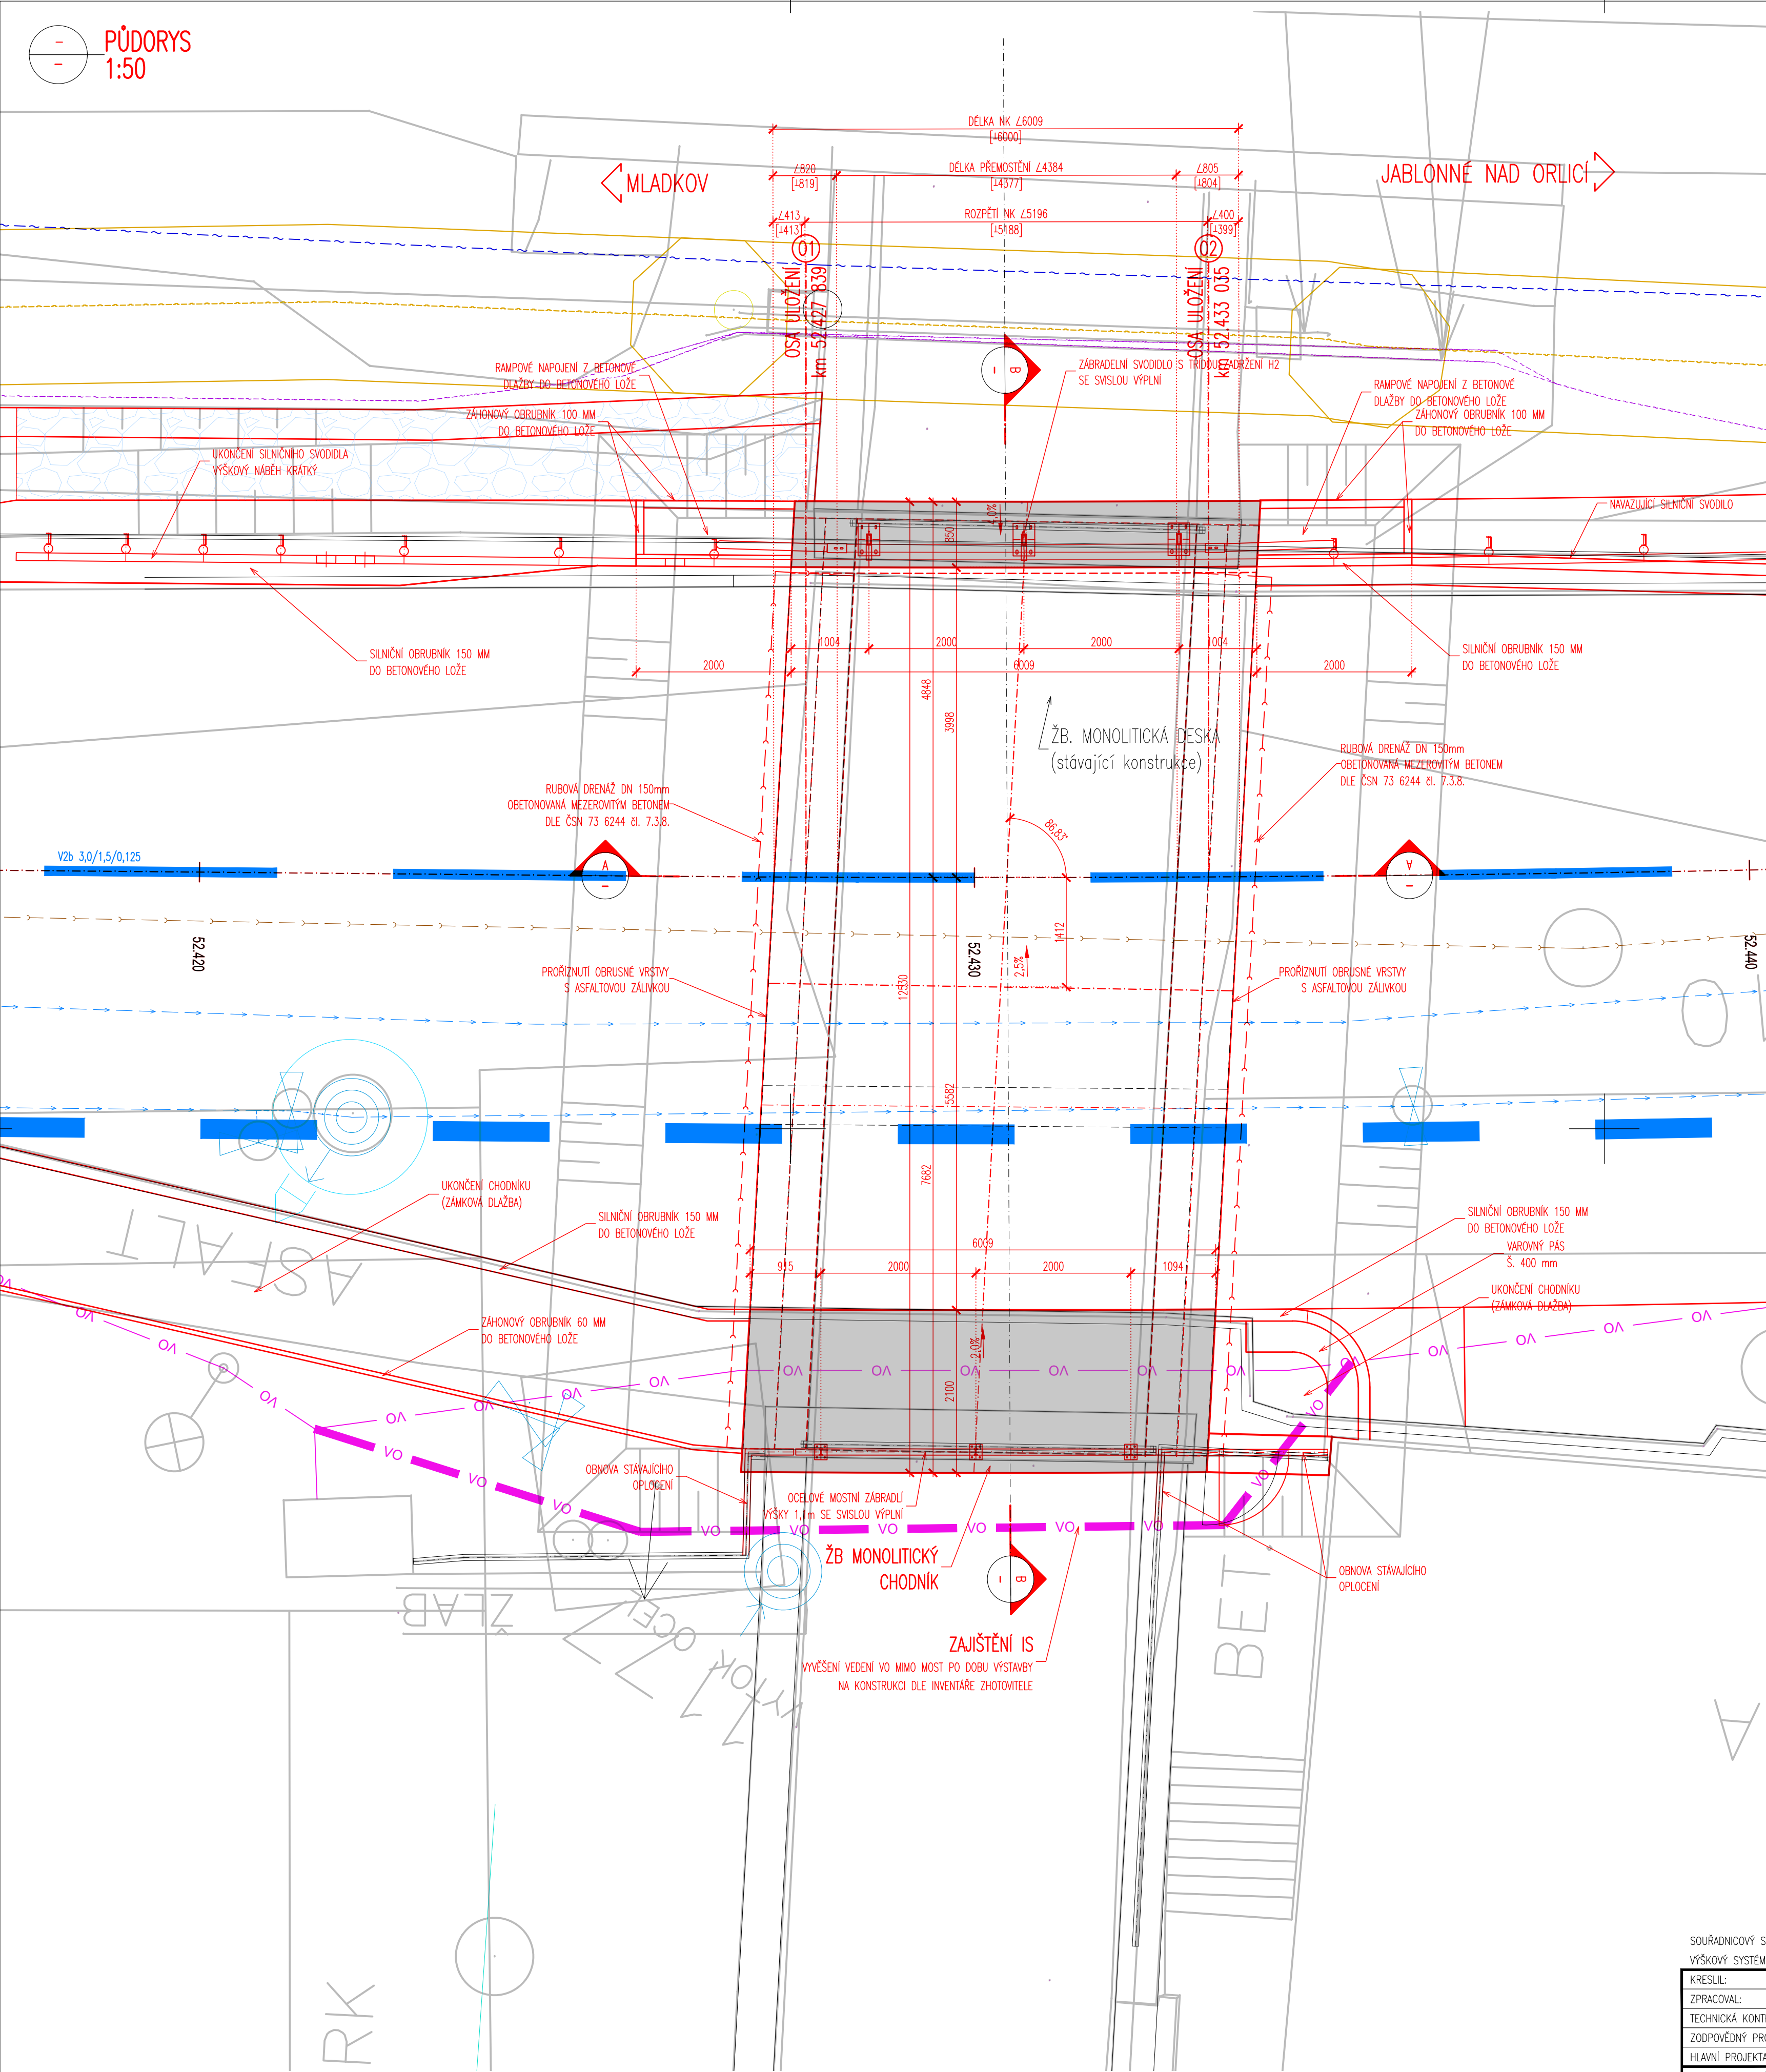

D.5.
DUSP+PDPS

SOUŘADNICOVÝ SYSTÉM: S-JTSK		VÝŠKOVÝ SYSTÉM: BpV	
KRESLIL:	ING. JAN PIDIMA		
ZPRACOVAL:	ING. JAN PIDIMA		
TECHNICKÁ KONTROLA:	ING. JAN BURSA		
ZODPOVĚDNÝ PROJEKTANT:	ING. JAN BURSA		
HLAVNÍ PROJEKTANT:	ING. JAN BURSA		
KRAJ: PARDUBICKÝ	OKRES: ÚSTÍ NAD ORLICÍ	OBEČ: -	STUPEŇ: DUSP+PDPS
INVESTOR: PARDUBICKÝ KRAJ, KOMENSKÉHO NÁM. 125, 532 11 PARDUBICE			ZAK.ČÍSLO: 2936-23-3
AKCE: ZHOTOVENÍ PD MOSTŮ PRO MODERNIZACI SILNICE II-311 MLADKOV – JABLONNÉ NAD ORLICÍ			ARCHIVNÍ ČÍSLO: 2936
OBJEKT: D.5. – SO 207 – MOST EV. Č. 311-019			DATUM: 09/2023
OBSAH: NAVRHOVANÝ STAV – PŮDORYS			FORMÁT: 6x44
			MĚŘÍTKO: 1:50
			ČÍSLO SOUPRAVY: ČÍSLO PŘÍLOHY: D.5.3.