


Blokové schéma PZTS

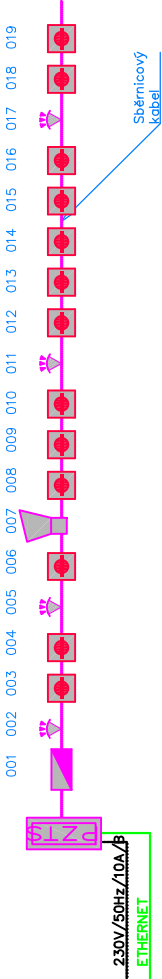

Poznámka .:

- Hlavní trasy budou vedeny pod omítkou a nad podhledy.
- Kabely uložené do zděných konstrukcí budou vedeny v elektroinstalčních trubkách.
- PIR čidla budou umístěna na stěně ve výšce 2,2m (případně v min.výšce 1,8m), nebo na podhledu pomocí kloubového držáku (v případě, že nejsou umístěna zcela v rohu místnosti).
- Klávesnice PZTS umístěny na stěně ve výšce 1,6m (horní hrana).

LEGENDA PZTS .:

(POPLACHOVÝ ZABEZPEČOVACÍ A TÍŠŇOVÝ SYSTÉM)


- ČIDLO PROSTOROVÉ (PIR)
- OPTICKO–KOUŘOVÝ DETEKTOR
- KLÁVESNICE PZTS
- ÚSTŘEDNA PZTS
- VENKOVNÍ SÍŘENA PZTS
- KABEL PZTS – SBĚRNICE

LEGENDA SS.:

(SIGNALIZAČNÍ SYSTÉM)

- KONTROLNÍ MODUL S ALARMEM A TRANSFORMÁTOR
- RESETOVACÍ TLAČÍTKO
- SIGNÁLNÍ TLAČÍTKO SE ŠNÚROU
- KONTROLNÍ MODUL S ALARMEM
- KABEL PZTS – SBĚRNICE

SCHEMA DATOVÝCH ROZVODŮ:

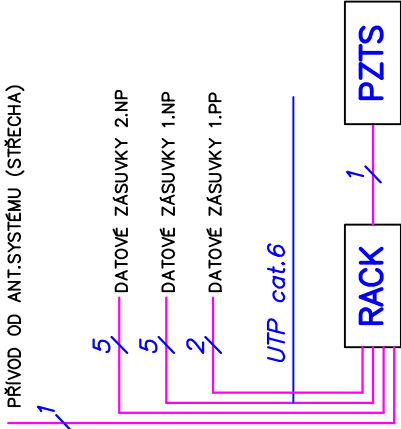


LEGENDA UKS .:

(UNIVERSÁLNÍ KABELAŽNÍ SYSTÉM)

- DZ ZÁSUVKA STRUKTUROVANÉ KABELÁŽE, 1xRJ45
- RACK DATOVÝ ROZVÁDĚČ 19" (RACK) – NÁSTĚNNÝ
- KABELOVÁ TRASA

Blokové schéma DZ

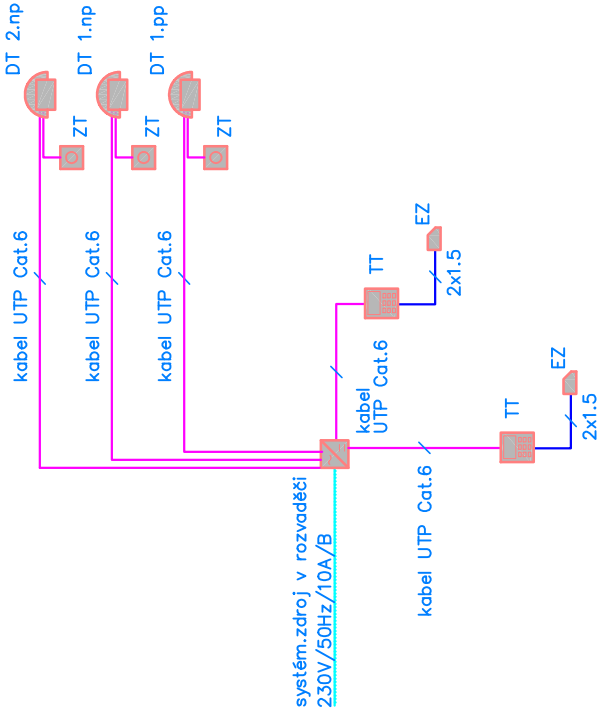

LEGENDA DZ.:

(DOROZUMIVACÍ ZAŘÍZENÍ)

- TT DOMÁCÍ TELEFON – TLAČÍTKOVÉ TABLO S DOROZUMIVACÍM ZAŘÍZENÍM (VIDEO)
- DT DOMÁCÍ TELEFON – VNITŘNÍ TELEFON
- EZ ELEKTRICKÝ SAMOZAMYKACÍ ZAMEK
- ZT TLAČÍTKO
- KABELOVÝ ROZVOD

LEGENDA STA .:

(SPOLEČNÁ TELEVIZNÍ ANTÉNA)

- TV ZÁSUVKA TELEVIZNÍ A ROZHLASOVÁ

Poznámka .:

- Hlavní trasy budou provedeny koaxiálními kabely 75 ohmů ze zesilovače STA a budou vedeny pod omítkou a nad podhledy.
- Kabely uložené do zděných konstrukcí budou vedeny v elektroinstalčních trubkách.



Vypracoval:	Hlavní inženýr projektu:	Ing. Jaroslav DVOŘÁK U Dolního rybníka 340, 568 02 Svitavy dvorak@sinc.cz IČ: 866 81 087
Ing. Petr HASENÖHRL	ING. Jaroslav DVOŘÁK	
Místo stavby: Pokorného 278, 538 03 Heřmanův Městec		
Investor: Pardubický kraj, Komenského náměstí 125, 532 11 Pardubice		
Akce:		Formát: A3
Komunitní bydlení - Heřmanův Městec		Datum: 01/2025
D.2.TECHNIKA PROSTŘEDÍ STAVEB		Stupeň: DPZ
D.2.6 ELEKTRONICKÉ KOMUNIKACE		Zakáz. č.: 240101
Část		Měřítko: 1:100
Výkres:		Č. v.
SLABOPROUD 1.PP		02