
 


Řez BB – NS'

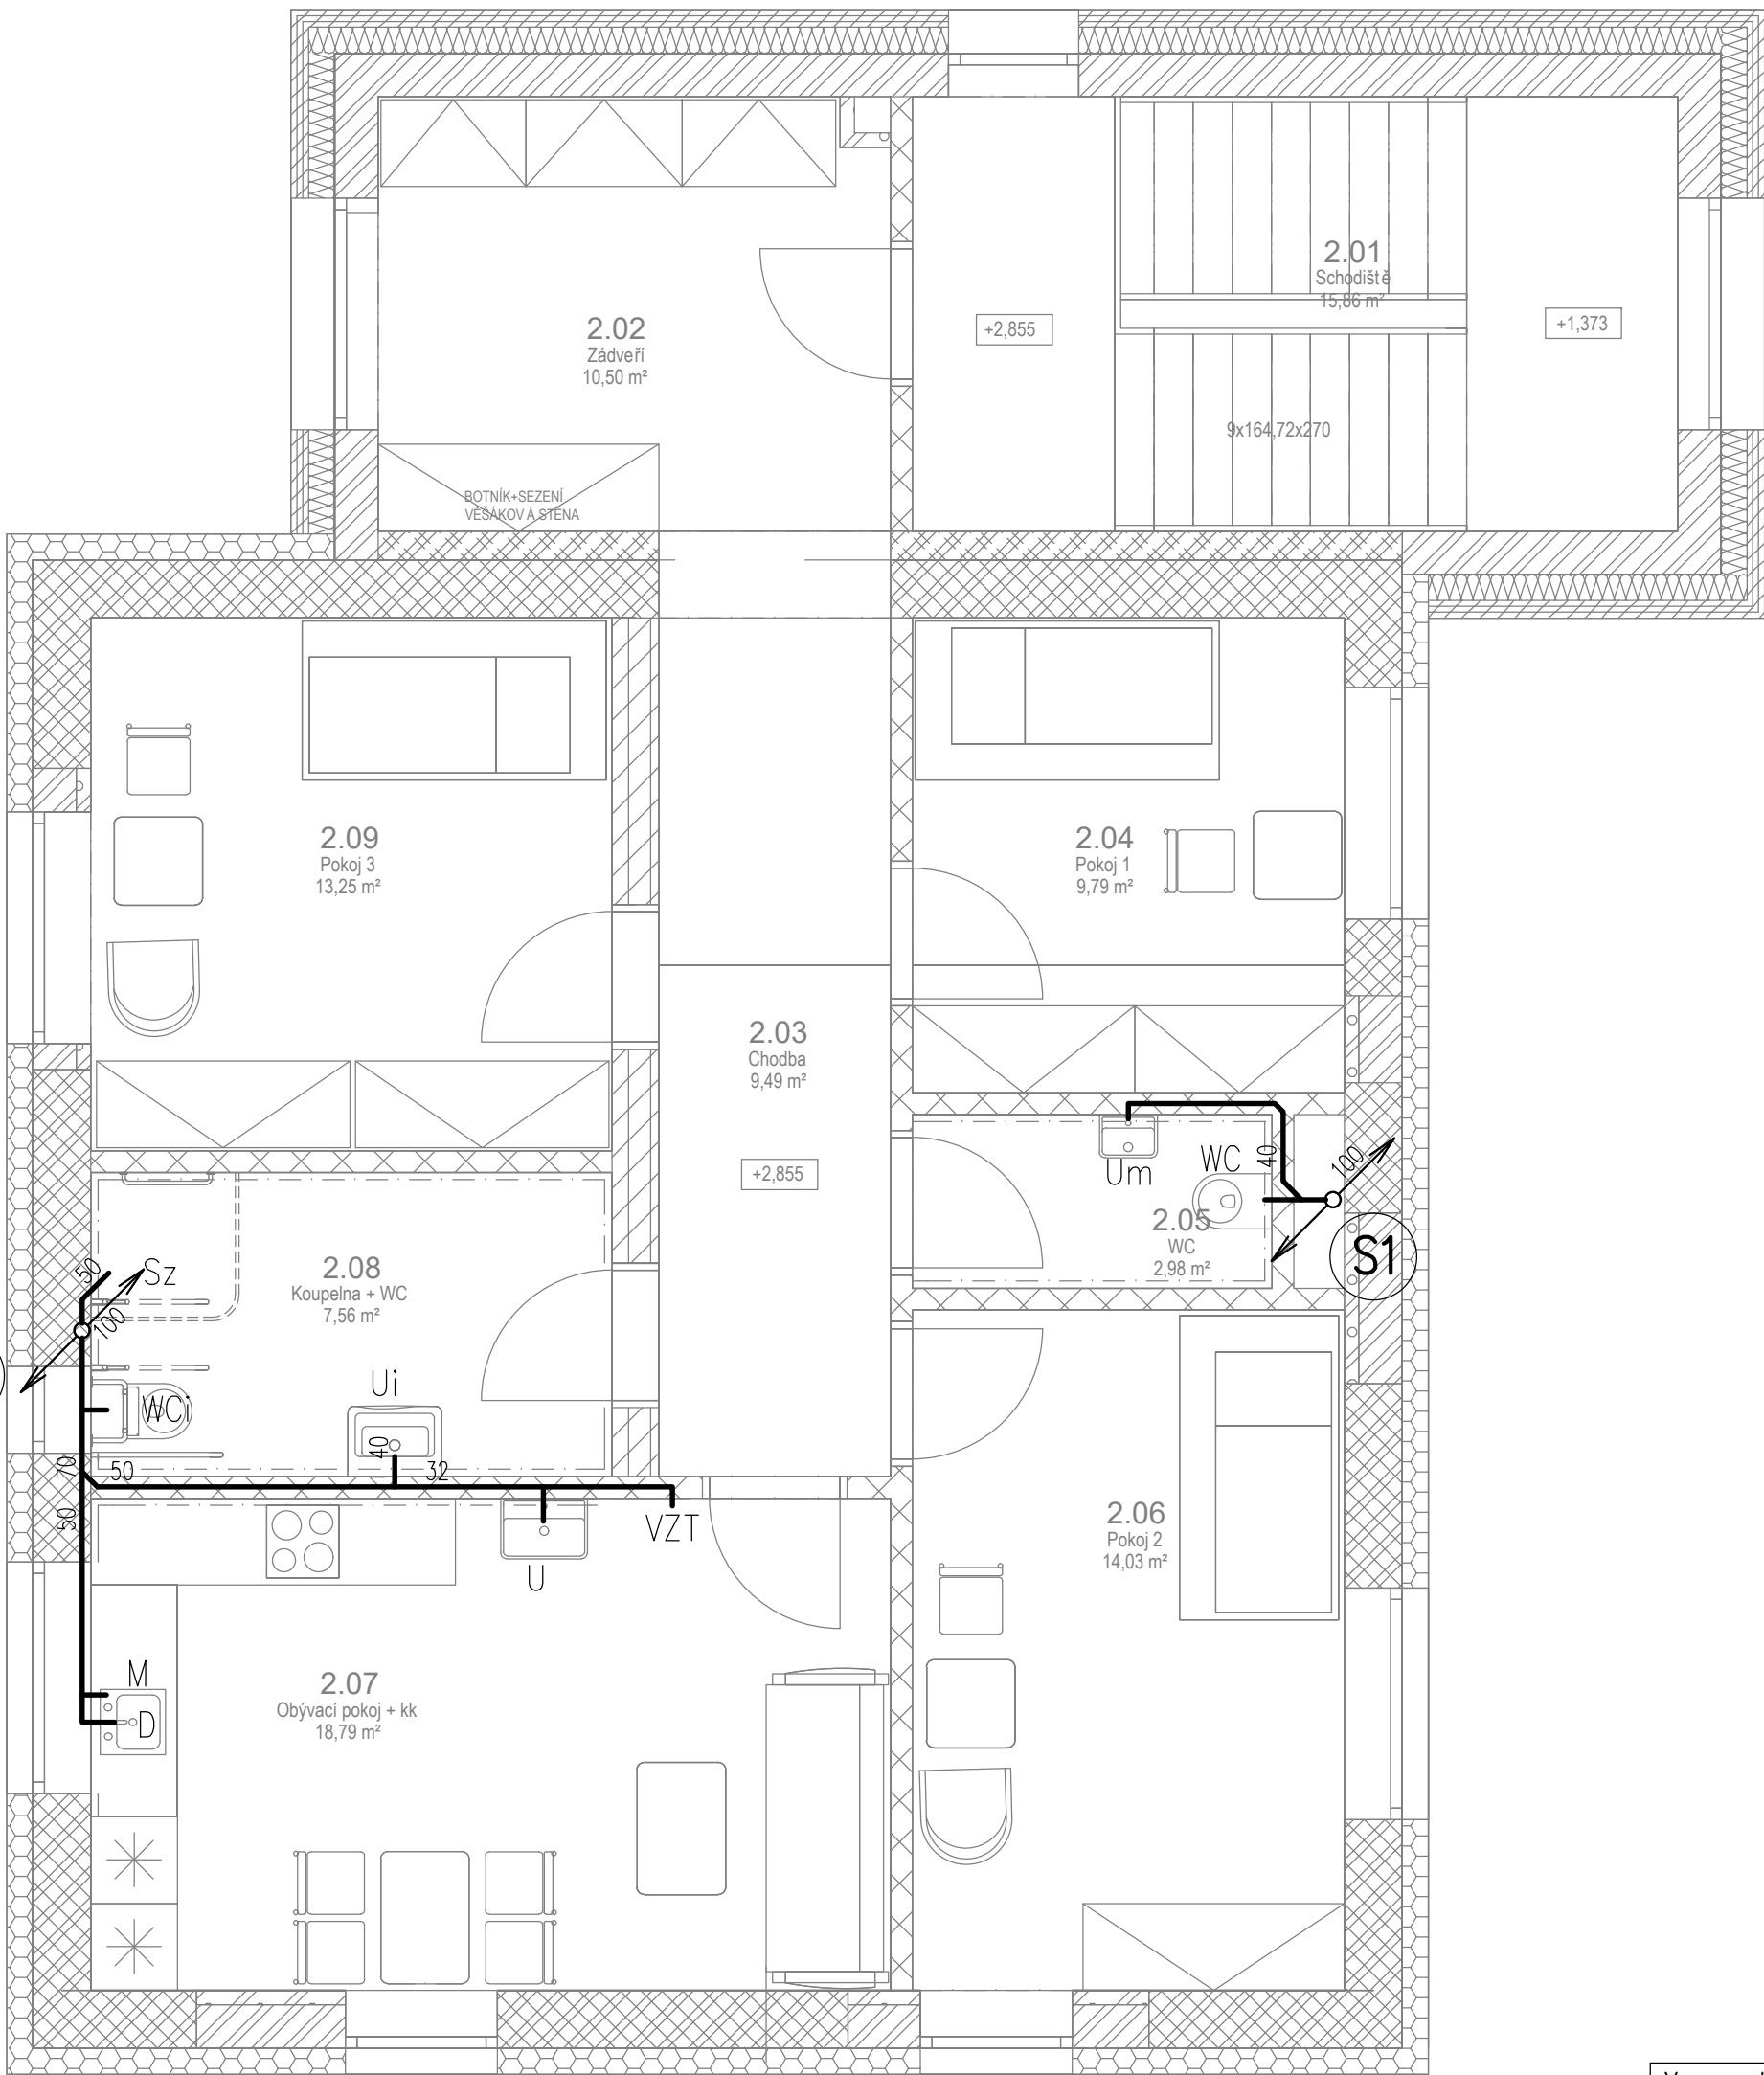

Řez BB – NS



Vypracoval:		Hlavní inženýr projektu:		Ing. Jaroslav DVOŘÁK U Dolního rybníka 340, 568 02 Svitavy dvorak@sinc.cz IČ: 866 81 087	
Dan Zvára, DiS.		ING. Jaroslav DVOŘÁK			
Místo stavby: Heřmanův Městec, p.č. st. 1807, 563/1, k.ú. Heřmanův Městec					
Investor: Pardubický kraj, Komenského náměstí 125, 532 11 Pardubice					
Lačnov, 56802 Svitavy					
Akce:		Formát: 4 A4		Paré:	
		Datum: 10/2024			
		Stupeň: DPS			
		Zakáz. č.: 240101			
Objekt:		Měřítko: 1:50		Č.v.	
Výkres:		PŮDORYS KANALIZACE 2.NP			
		06			