


- LEGENDA:** Přesný typ zařizovacích předmětů určí investor montážní firmě na základě předložených vzorků.
- KL** Keramický závěsný klozet, montážní prvek pro Wc (instalace do zdi) se splachovací nádrží a rohovým ventilem, sedátko, zvukoizolační podložka
- U1** Keramické umyvadlo, šířka 550 mm, sifon DN 40, 2x rohový ventil DN 15 (600 mm nad podlahou), stojánková páková baterie
- S1** Sprchový kout + dveře, nerezový sprchový podlahový žlab délky 650 mm, stavební výška 70–96 mm, se zápachovou uzávěrkou, vodorovný odtok Ø40 mm, nerezový perforovaný rošt + podomítková sprchová baterie DN 15, komplet baterie, ruční sprcha 1,25 m nad podlahou, pevná sprchová hlavice 2,2 m nad podlahou
- V** Nová závěsná keramická vylevka s mřížkou, montážní prvek pro vylevky (instalace do zdi) se splachovací nádrží a rohovým ventilem, nástěnná páková baterie s prodlouženým ramínkem DN 15x150 mm (1000 mm nad podlahou)
- Nové potrubí teplé vody, plastové potrubí PP–RCT
--- Nové potrubí studené vody, plastové potrubí PP–RCT
--- Nové potrubí cirkulace teplé vody, plastové potrubí PP–RCT

- DEMONTÁŽE:**
- Demontáže v umývárkách a sociálních 3.03 až 3.06 a 3.08 až 3.10
- Demontovány budou všechny zařizovací předměty včetně baterií, armatur a sifonů
 - Demontovány budou všechny příslušené rozvody potrubí vodovodu. Rozvody ve stěnách zůstanou, demontovány budou pouze v případě kolize.
 - V místech, kde se zařizovací předměty nebudou zpětně instalovat, bude potrubí zaslepeno a prostor stavebně zapraven – dodávka stavby

Vypracoval Jan Balihar	Kontroloval Ondřej Balihar	TZB KOMPLET s.r.o. Novoměstská 960, 537 01 Chrudim IČO 288 08 568, www.projekty-chrudim.cz tel.: 602 351 486, tzbkomplet@chrudim.cz
Investor Pardubický kraj, Komenského nám. 125, 532 11 Pardubice IČ: 70892822		formát 5xA4
Ákce DM A ŠJ PARDUBICE REKONSTRUKCE SOCIÁLNÍHO ZAŘÍZENÍ GORKÉHO 350, PARDUBICE–ZELENÉ PŘEDMĚSTÍ		datum 01/2024
		čtel DPS
		měřítko 1:50
Obsah výkresu VODOVOD – PŮDORYS 3.NP		čas zdravotně technické instalace technika prostředí staveb
		č. výkresu D.1.4.1.b.–V4

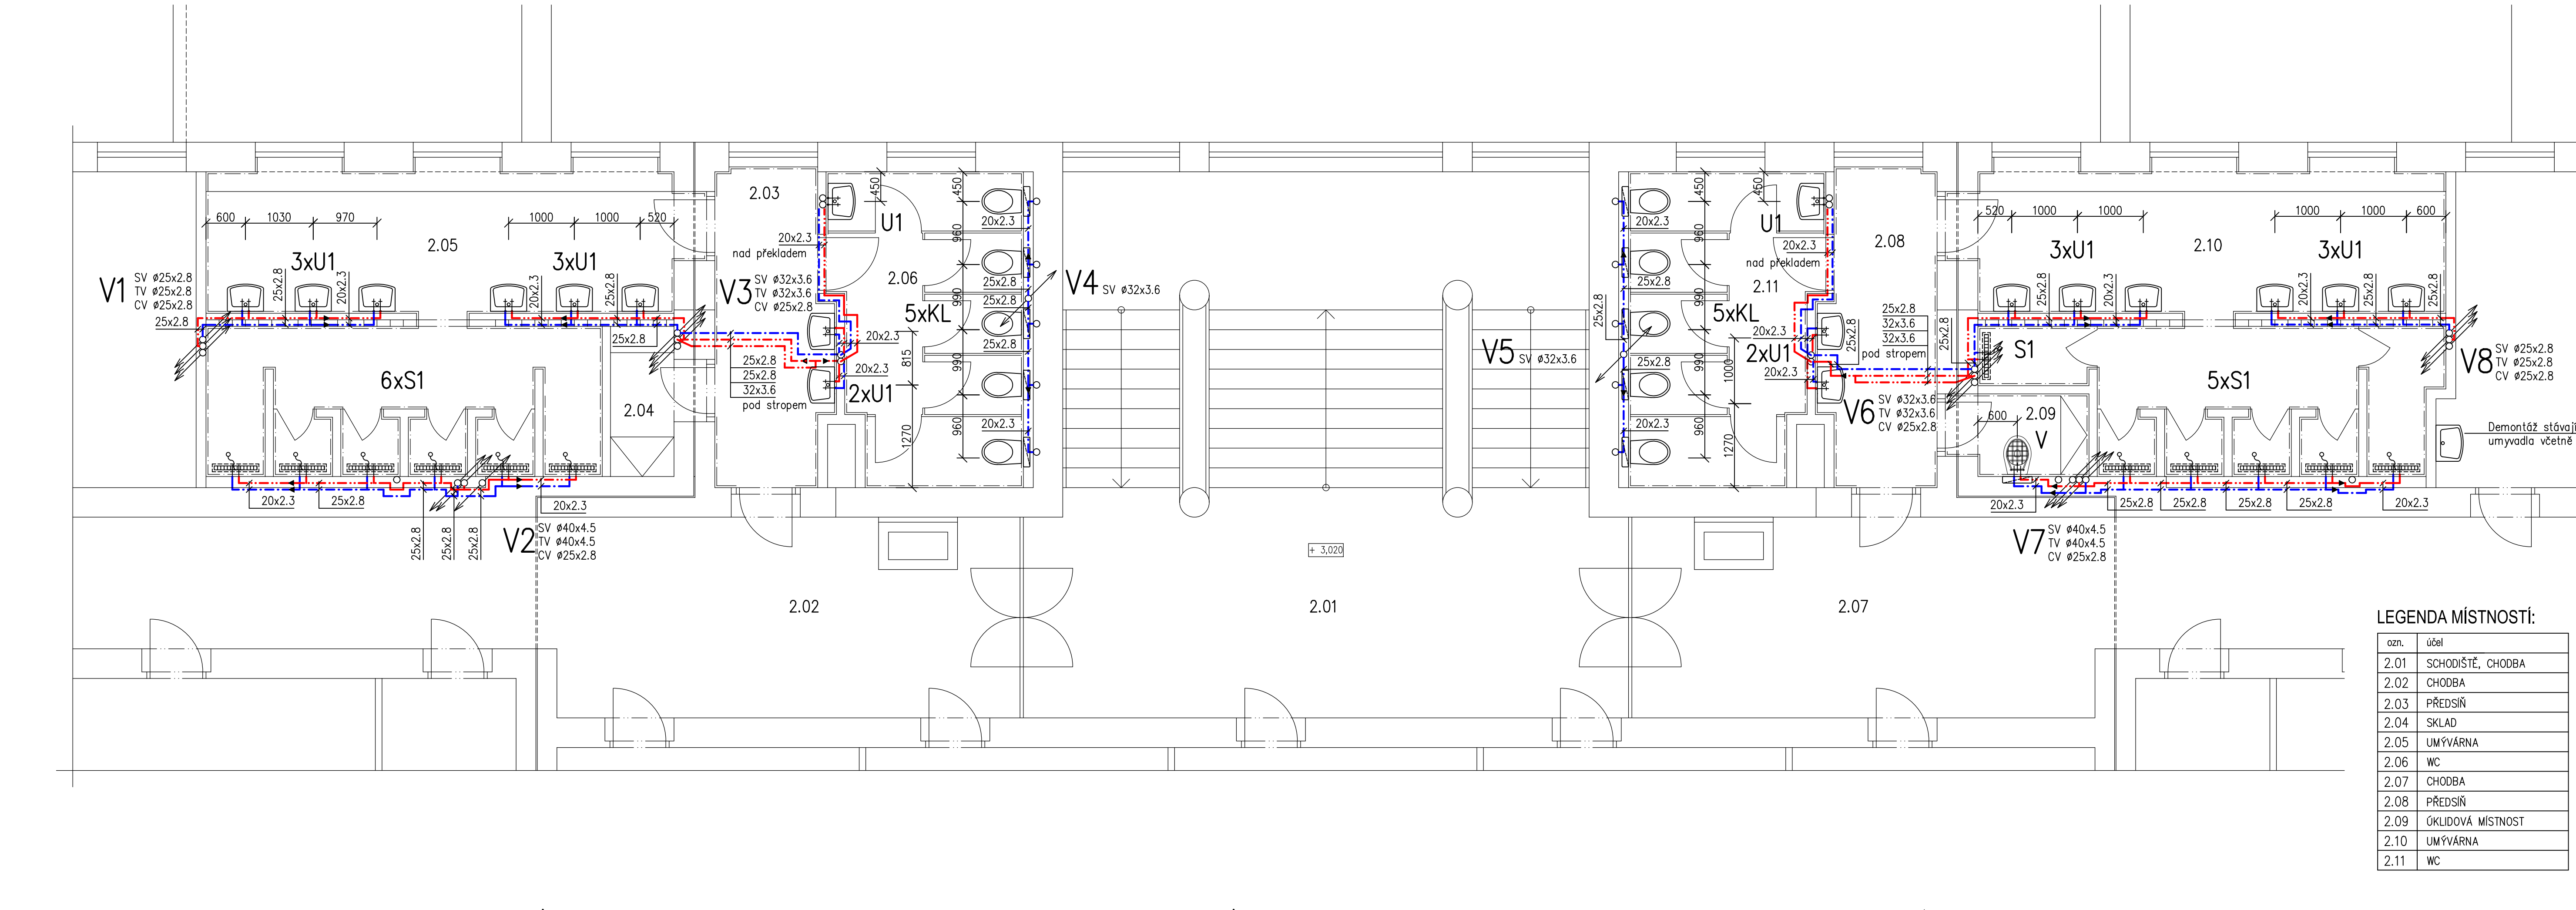

- LEGENDA:** Přesný typ zařizovacích předmětů určí investor montážní firmě na základě předložených vzorků.
- KL** Keramický závěsný klozet, montážní prvek pro Wc (instalace do zdi) se splachovací nádrží a rohovým ventilem, sedátko, zvukoizolační podložka
- U1** Keramické umyvadlo, šířka 550 mm, sifon DN 40, 2x rohový ventil DN 15 (600 mm nad podlahou), stojánková páková baterie
- S1** Sprchový kout + dveře, nerezový sprchový podlahový žlab délky 650 mm, stavební výška 70–96 mm, se zápachovou uzávěrkou, vodorovný odtok Ø40 mm, nerezový perforovaný rošt + podomítková sprchová baterie DN 15, komplet baterie, ruční sprcha 1,25 m nad podlahou, pevná sprchová hlavice 2,2 m nad podlahou
- V** Nová závěsná keramická vylevka s mřížkou, montážní prvek pro vylevky (instalace do zdi) se splachovací nádrží a rohovým ventilem, nástěnná páková baterie s prodlouženým ramínkem DN 15x150 mm (1000 mm nad podlahou)
- Nové potrubí teplé vody, plastové potrubí PP–RCT
--- Nové potrubí studené vody, plastové potrubí PP–RCT
--- Nové potrubí cirkulace teplé vody, plastové potrubí PP–RCT

- DEMONTÁŽE:**
- Demontáže v umývárkách a sociálních 2.03 až 2.06 a 2.08 až 2.10
- Demontovány budou všechny zařizovací předměty včetně baterií, armatur a sifonů
 - Demontovány budou všechny příslušené rozvody potrubí vodovodu. Rozvody ve stěnách zůstanou, demontovány budou pouze v případě kolize.
 - V místech, kde se zařizovací předměty nebudou zpětně instalovat, bude potrubí zaslepeno a prostor stavebně zapraven – dodávka stavby

Vypracoval Jan Balihar	Kontroloval Ondřej Balihar	TZB KOMPLET s.r.o. Novoměstská 960, 537 01 Chrudim IČO 288 08 568, www.projekty-chrudim.cz tel.: 602 351 486, tzbkomplet@chrudim.cz
Investor Pardubický kraj, Komenského nám. 125, 532 11 Pardubice IČ: 70892822		formát 5xA4
Ákce DM A ŠJ PARDUBICE REKONSTRUKCE SOCIÁLNÍHO ZAŘÍZENÍ GORKÉHO 350, PARDUBICE–ZELENÉ PŘEDMĚSTÍ		datum 01/2024
		čtel DPS
		měřítko 1:50
Obsah výkresu VODOVOD – PŮDORYS 2.NP		čas zdravotně technické instalace technika prostředí staveb
		č. výkresu D.1.4.1.b.–V3