


ZAKLADY

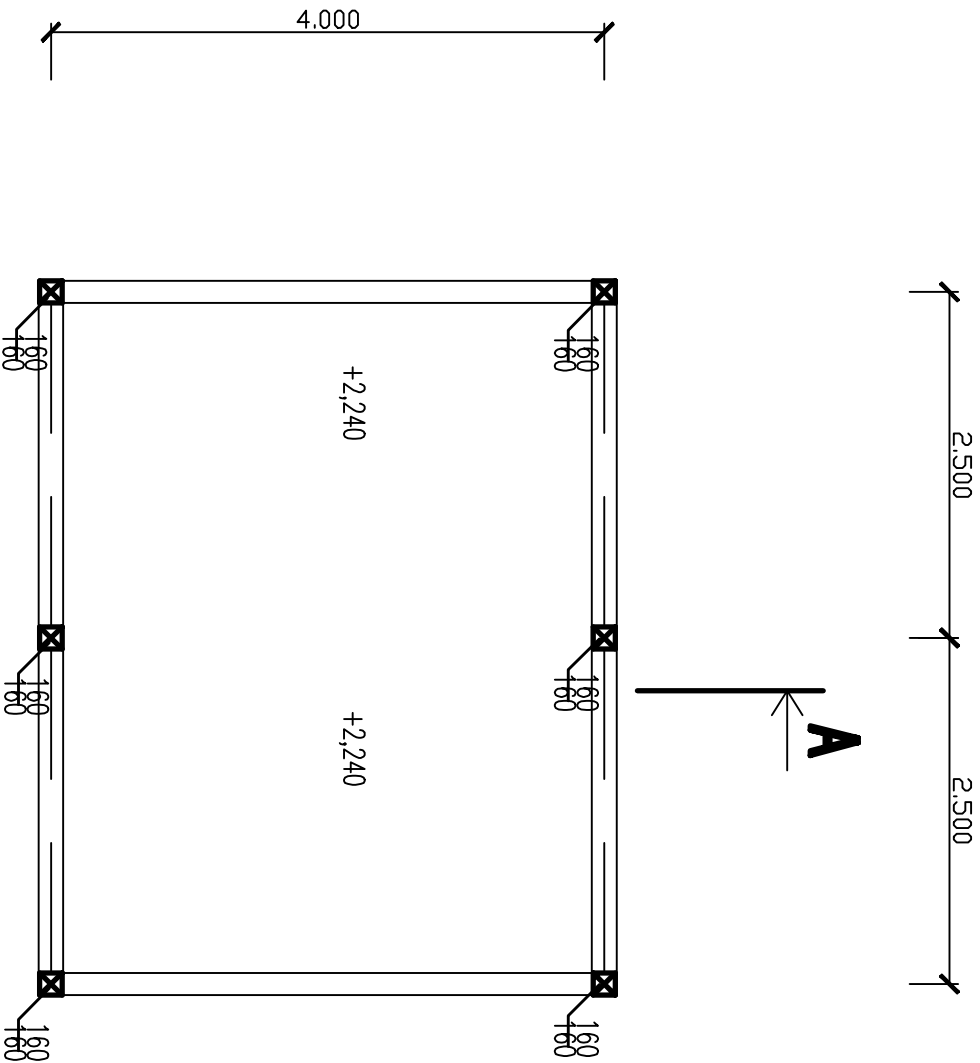

PŮDORYS

Zodp. projektanti: Němcová Libuše		PROJEKTOVÁ KANCELÁŘ PARDUBICE BACHAČKOVÁ 1629 530 02 PARDUBICE tel. 777 902 157	
Vpracovali: Němec René			
PŮDORYS			
Investor: PARDUBICKÝ KRAJ Komenského náměstí 125, Pardubice	Měřítko: 1 : 50	12. 15	
Stavba: REKONSTRUKCE VĚNKOVNÍHO ROZVODU VODY V AREÁLU STŘEDNÍ PRŮMYSLOVÉ ŠKOLY CHEMICKÉ Poděbradská 94, 530 09 Pardubice	Stupeň: PROJEKT PRO REALIZACI STAVBY	Příloha: SD 04-02	