


PODROBNÁ SITUACE - DEŠŤOVÁ KANALIZACE
MĚŘÍTKO 1:500

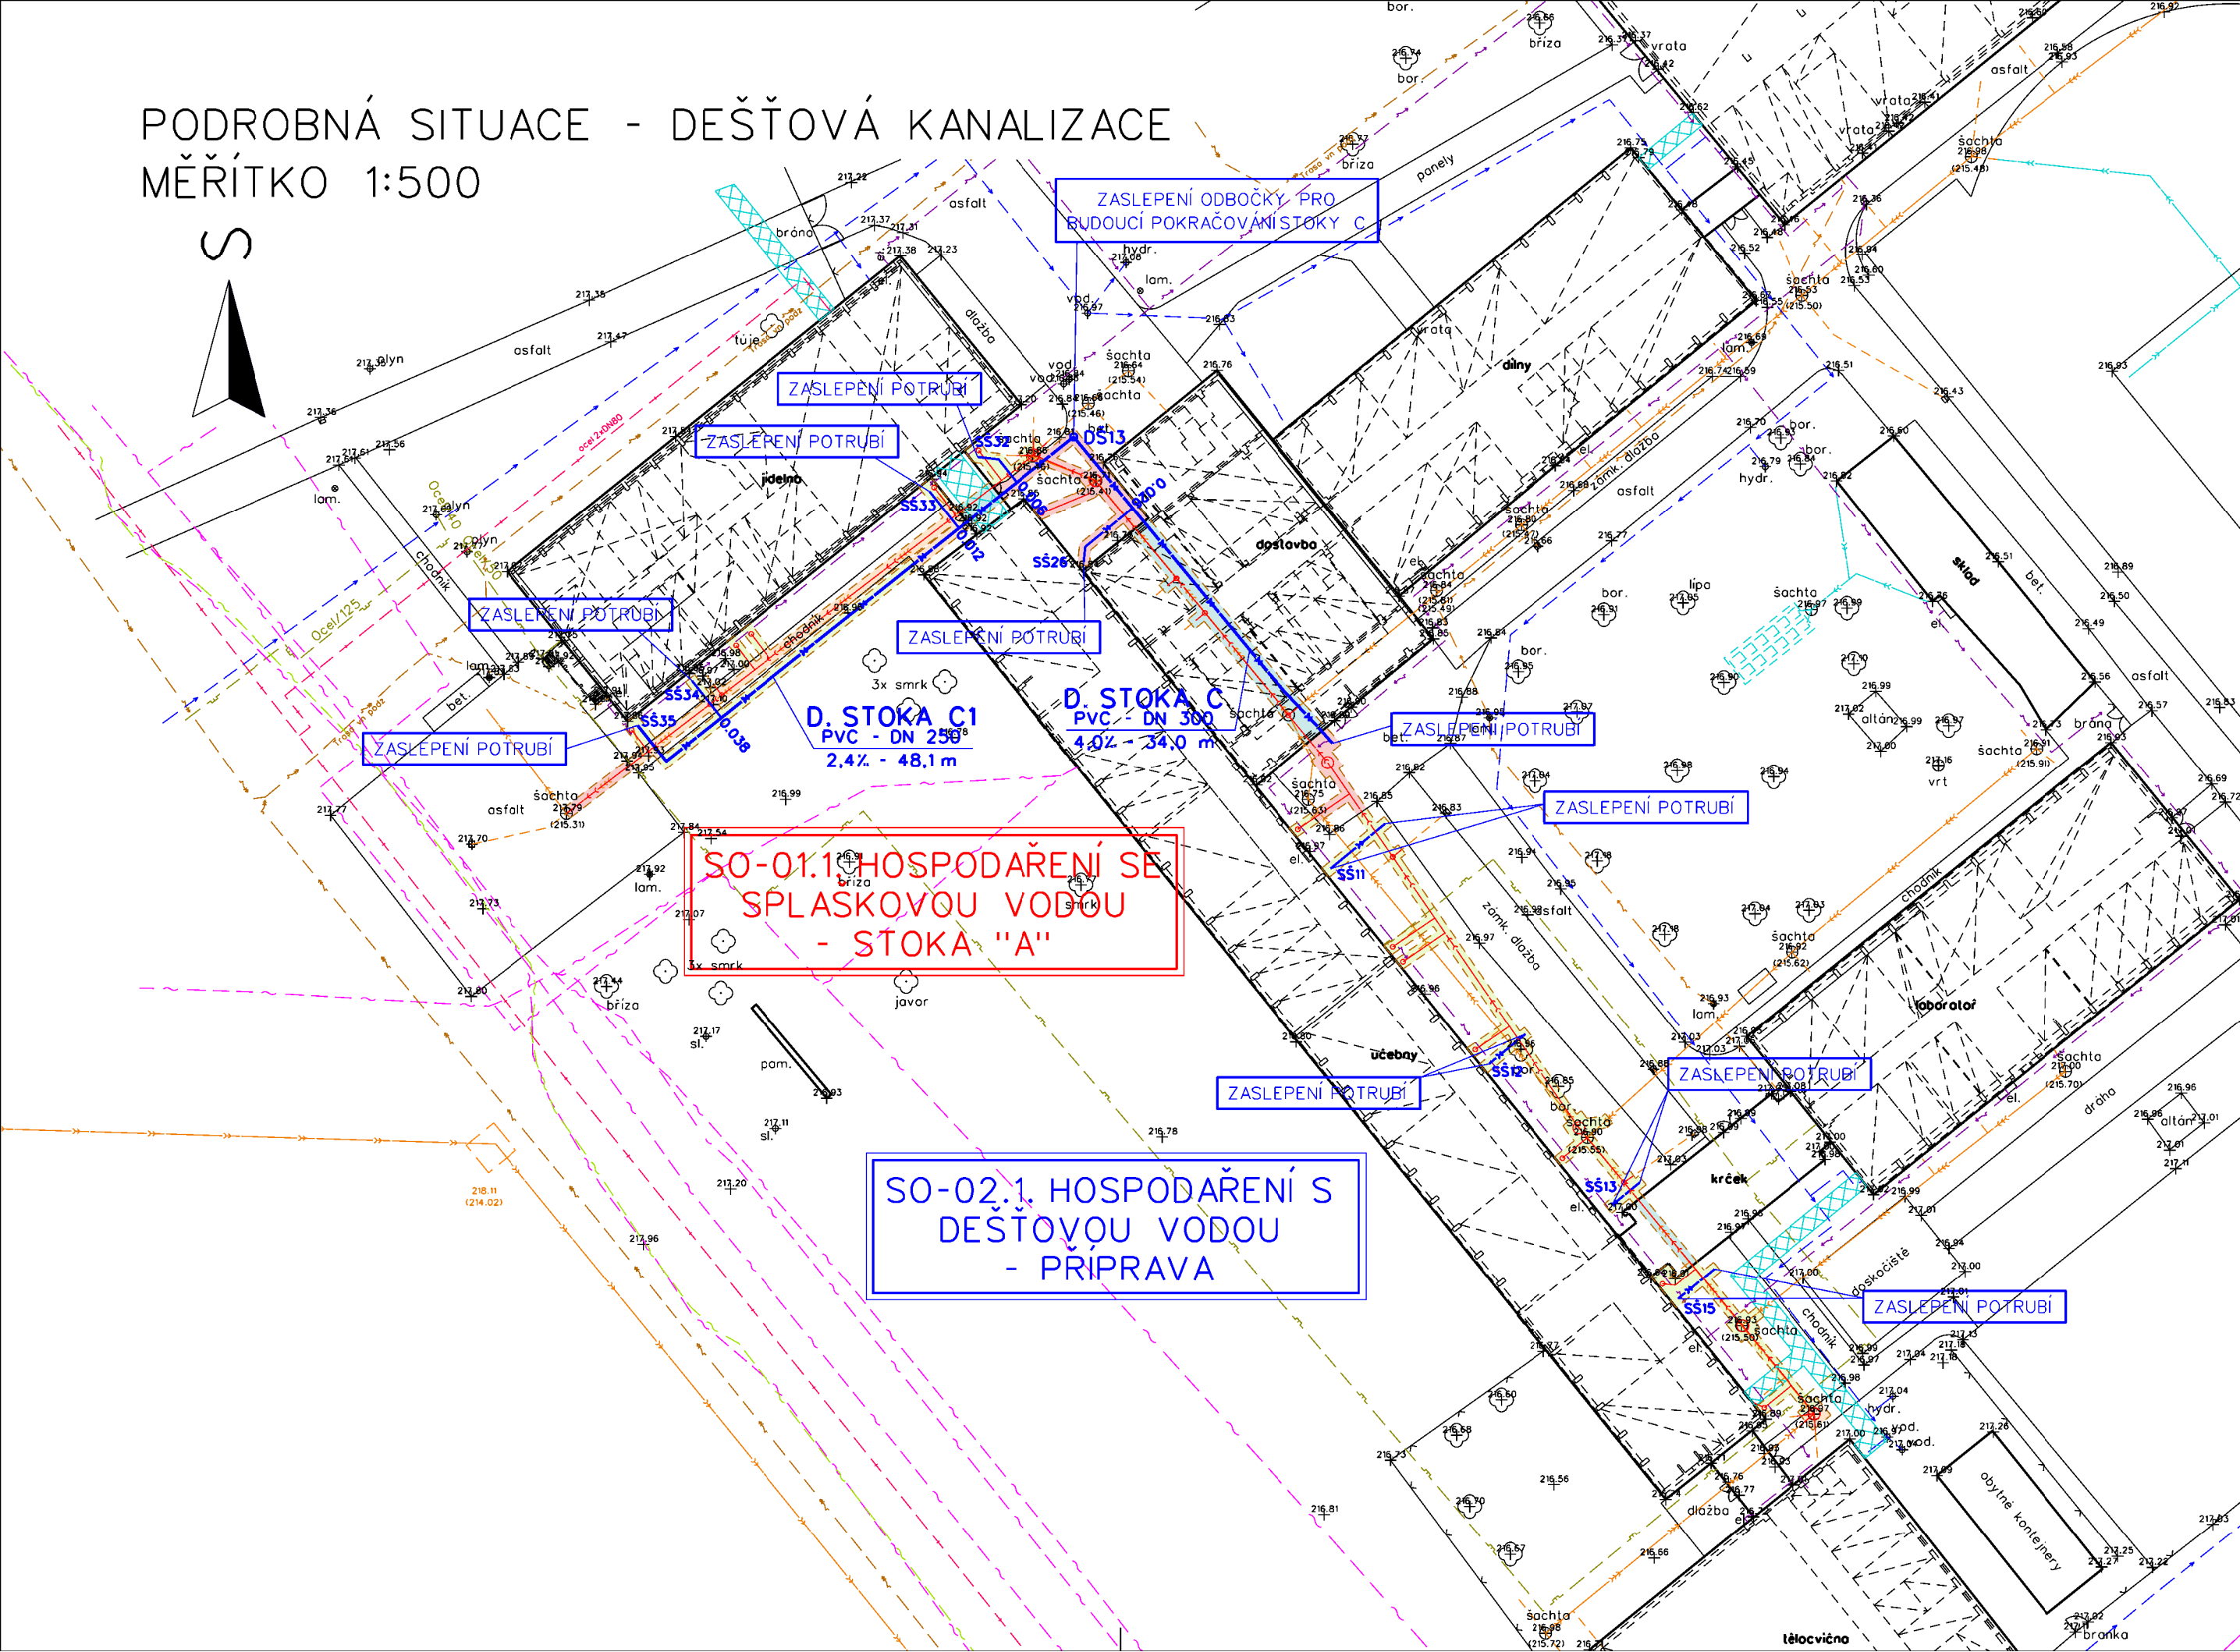

LEGENDA :

- SOUČASNÝ ZAMĚŘENÝ STAV
- NAVRŽENÁ KANALIZACE DEŠŤOVÁ
- HRANA VÝKOPU

LEGENDA INŽENÝRSKÝCH SÍTÍ:

- PODZEMNÍ SDĚLOVACÍ SÍŤ - CETIN
- PODZEMNÍ VEDENÍ VN DO 35kV- ČEZ
- PODZEMNÍ OPTICKÉ VEDENÍ - TELCO PRO SERVICES
- PODZEMNÍ PLYNOVODNÍ PŘÍPOJKA NTL
- JEDNOTNÁ KANALIZACE STÁVAJÍCÍ
- KANALIZACE DEŠŤOVÁ
- NAVRŽENÁ KANALIZACE DEŠŤOVÁ
- VODOVOD
- AREÁLOVÉ - OSVĚTLENÍ
- AREÁLOVÉ - KABELOVÉ ROZVODY NN
- TEPLOVOD
- TOPNÝ KANÁL



 
LEGENDA POVRCHŮ :

- VOLNÝ TERÉN TRAVNÍ POROST - 159,11 m²
- ZPEV. PLOCHA RECYKLÁTEM - 60,13 m²
- DLAŽBA/CHODNÍK - 46,15 m²
- PODLAHA V BUDOVÁCH - 62,60 m²

ZPEVNĚNÁ PLOCHA RECYKLÁTEM JE DOČASNÉHO CHARAKTERU
PO VÝSTAVBĚ CELÉ AKCE BUDOU PLOCHY UVEDENÝ DO FINÁLNÍHO KRYTU

PŘÍPRAVA - NEPŘÍPOJOVAT ŽÁDNÉ PŘÍTOKY!

SOUŘADNICOVÝ SYSTÉM : JTSK
VÝŠKOVÝ SYSTÉM : BALT PO VYROVNÁNÍ

VYPRACOVAL	ZODPOVĚDNÝ PROJEKTANT	ODPOVĚDNÝ ZÁSTUPCE	KONTROLA	<div><p>agroprojekce Litomyšl spol. s r.o.</p></div> <div>ROKYCANOVA 114/IV 566 01 VYSOKÉ MÝTO telefon 465 423 691 - 2 E-mail: agroprojekce@agroprojekce.cz</div>
ŠPAČEK MARTIN	VODSEĎÁLEK JAKUB	ING. JAKOUBEK JAR.	ING. TMĚJ JAR.	
				
KRAJ: PARDUBICKÝ		PÚSRP: PARDUBICE		
MÚ: PARDUBICE				
INVESTOR: PARDUBICKÝ KRAJ, KOMENSKÉHO NÁMĚSTÍ 125, 532 11 PARDUBICE				
AKCE:				
"Rekonstrukce splaškové kanalizace SPŠCH Pardubice "				
K.Ú. PARDUBICE				
PROJEKTOVÁ DOKUMENTACE PRO PROVEDENÍ STAVBY				
OBSAH:				
PODROBNÁ SITUACE STAVBY - PŘÍPRAVA DEŠŤOVÁ KANALIZACE				

STUPEŇ :	DPS
DATUM:	07.2024
ZAKÁZKOVÉ ČÍSLO:	038 30/24
MĚŘÍTKO:	1:500
PŘÍLOHA:	C.5.