
 




# PŮDORYS SUTERÉNU


## LEGENDA:


- 


SPINAČ OSVĚTLENÍ ZAPUŠTĚNÝ IP20 ŘAZENÍ 1
- 


SPINAČ OSVĚTLENÍ ZAPUŠTĚNÝ IP20 ŘAZENÍ 6
- 


WÝVOD 230V 16A PRO PŘÍPOJENÍ OSOUŠEČE RUKOU
- 


WÝVOD 230V 10A PRO PŘÍPOJENÍ TRANSFORMÁTORU 24V PRO NAPÁJENÍ PISOÁRŮ
- 

SVÍTIDLO S LED SVĚTELNÝM ZDROJEM II. TŘÍDY, IP20
- 

ZDROJ: LED SVĚTELNÝ ZDROJ 15(20)W 1350(1790)lm
- 

SVÍTIDLO S LED SVĚTELNÝM ZDROJEM A POHYBOVÝM ČIDLEM II. TŘÍDY, IP20
- 

ZDROJ: LED SVĚTELNÝ ZDROJ 15(20)W 1350(1790)lm
- 



ODTAHOVÝ VENTILÁTOR PR.100mm 230V 50Hz 125 m3/hod S NASTAVITELNÝM DOBĚHEM 2–30min
- 

V

PŘÍVODY ELEKTRICKÉ ENERGIE BUDOU PROVEDENY ZE STÁVAJÍCÍHO ROZVADĚČE KABELY CYKLY PŘÍPADNĚ CYKLYLO BUDOU ULOŽENY POD OMÍTKOU RESP. NAD PODHLEDEM

Napěťová soustava: 3+N+PE 400/230V 50Hz TN–S

Ochrana před nebezpečným dotykovým napětím dle ČSN 33 2000–4–41 ed.2: AUTOMATICKÝM ODPOJENÍM OD ZDROJE zvýšená PROUDOVÝMI CHRÁNIČI

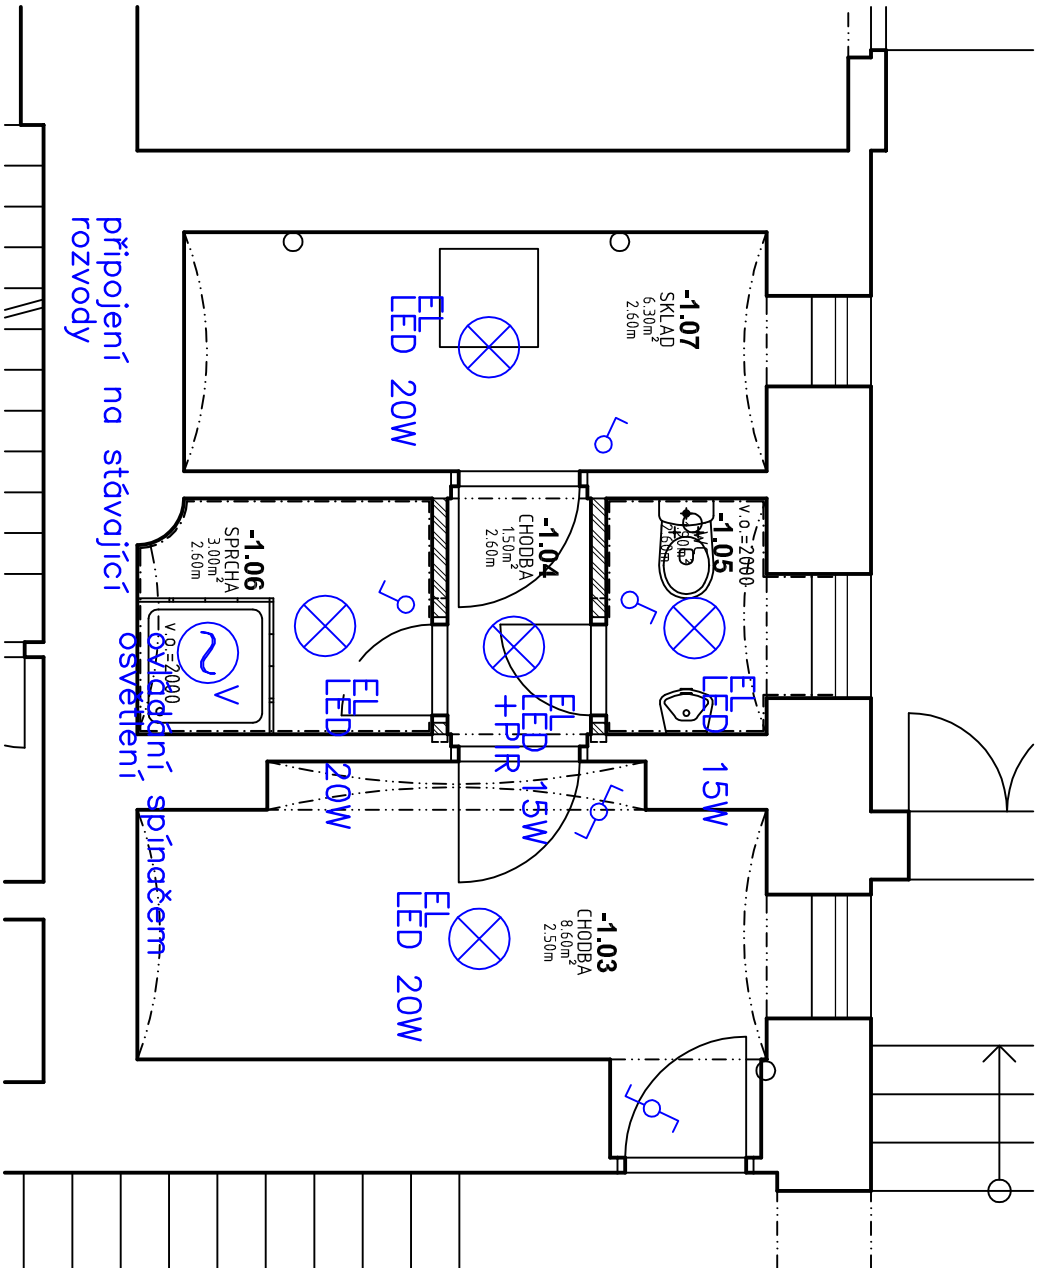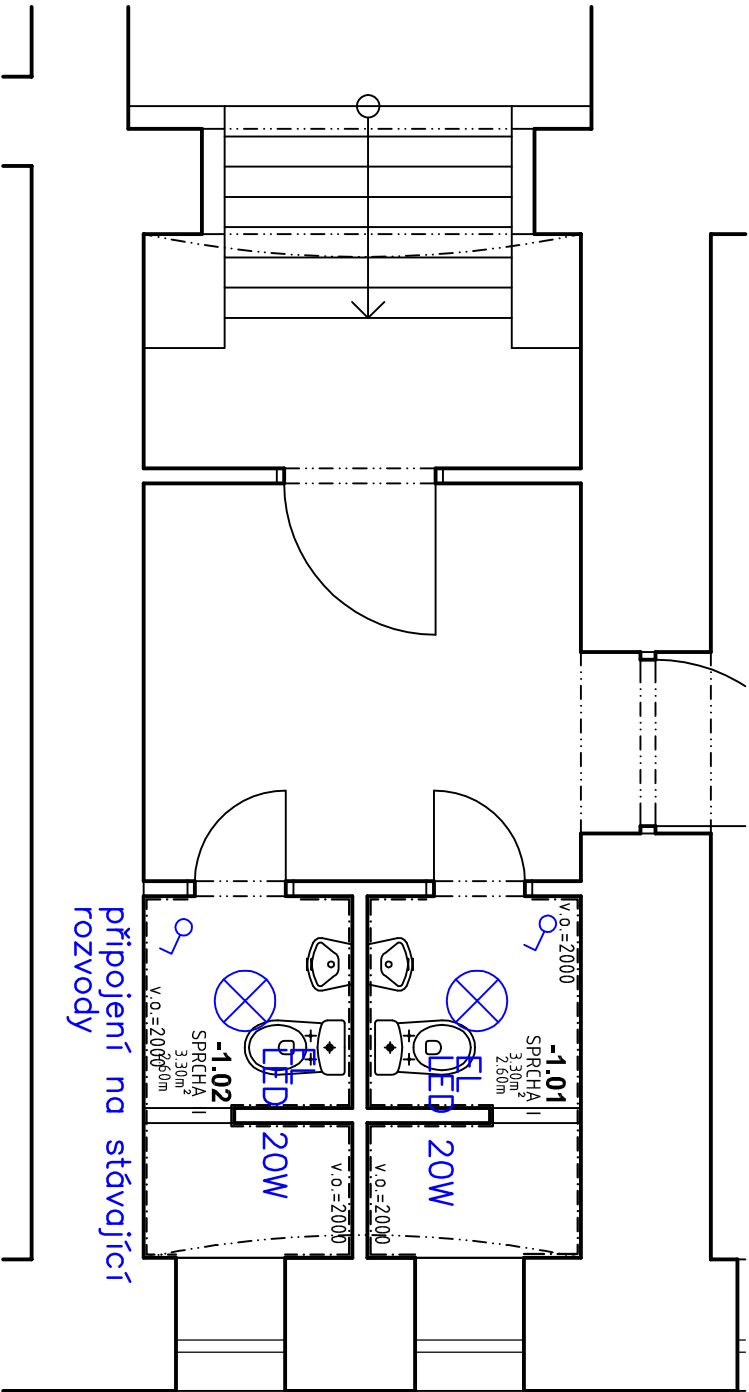

Vypracoval:		Hlavní inženýr projektu:	
ING. Petr HASENÖHRL		ING. Jaroslav DVOŘÁK	
Obec: CHRUDIM		Země: ČESKÁ REPUBLIKA	
Investor: Pardubický kraj, Komenského náměstí 125, 532 11 Pardubice		Sinc s.r.o. +420 775 124 685 www.sinc.cz	
Akce: Obchodní akademie Chrudim - rekonstrukce sociálního zařízení		Formát: 2 A4	Paré:
Objekt: SO 01 REKONSTRUKCE SOCIÁLNÍHO ZAŘÍZENÍ		Datum: 04/2016	
Výkres: D.1.4.3 SILNOPROUDÁ ELEKTROINSTALACE		Stupeň: DZS	
		Zakáz. č.: 151205	
		Měřítko: 1:50	
		Č. v.	
		D.1.4.3.2	