
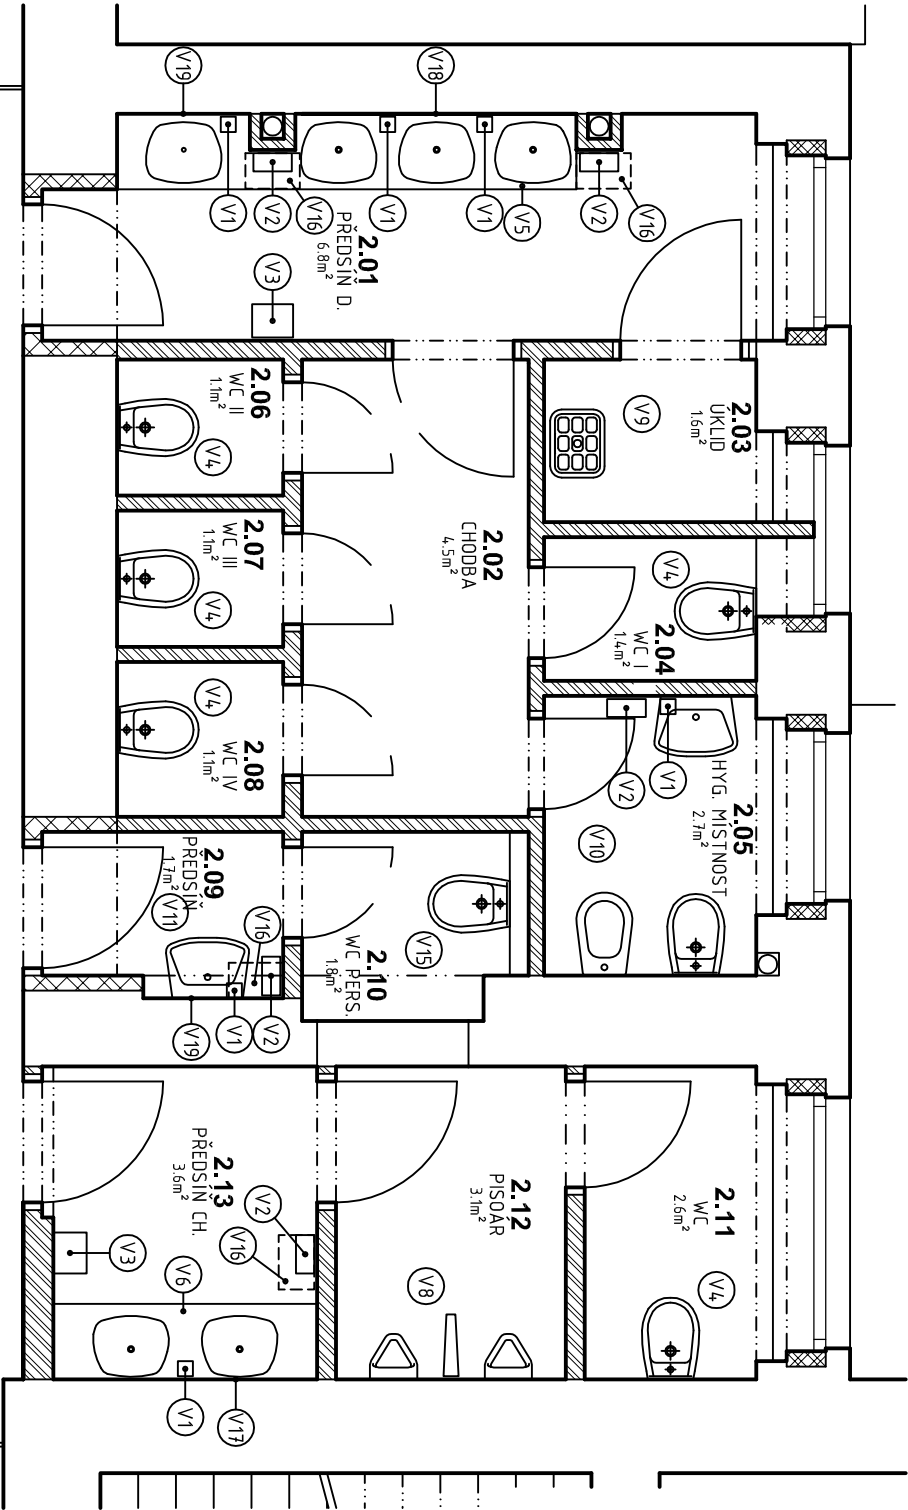



# PŮDORYS 1.NP a 2.NP - SCHÉMA VYBAVENÍ

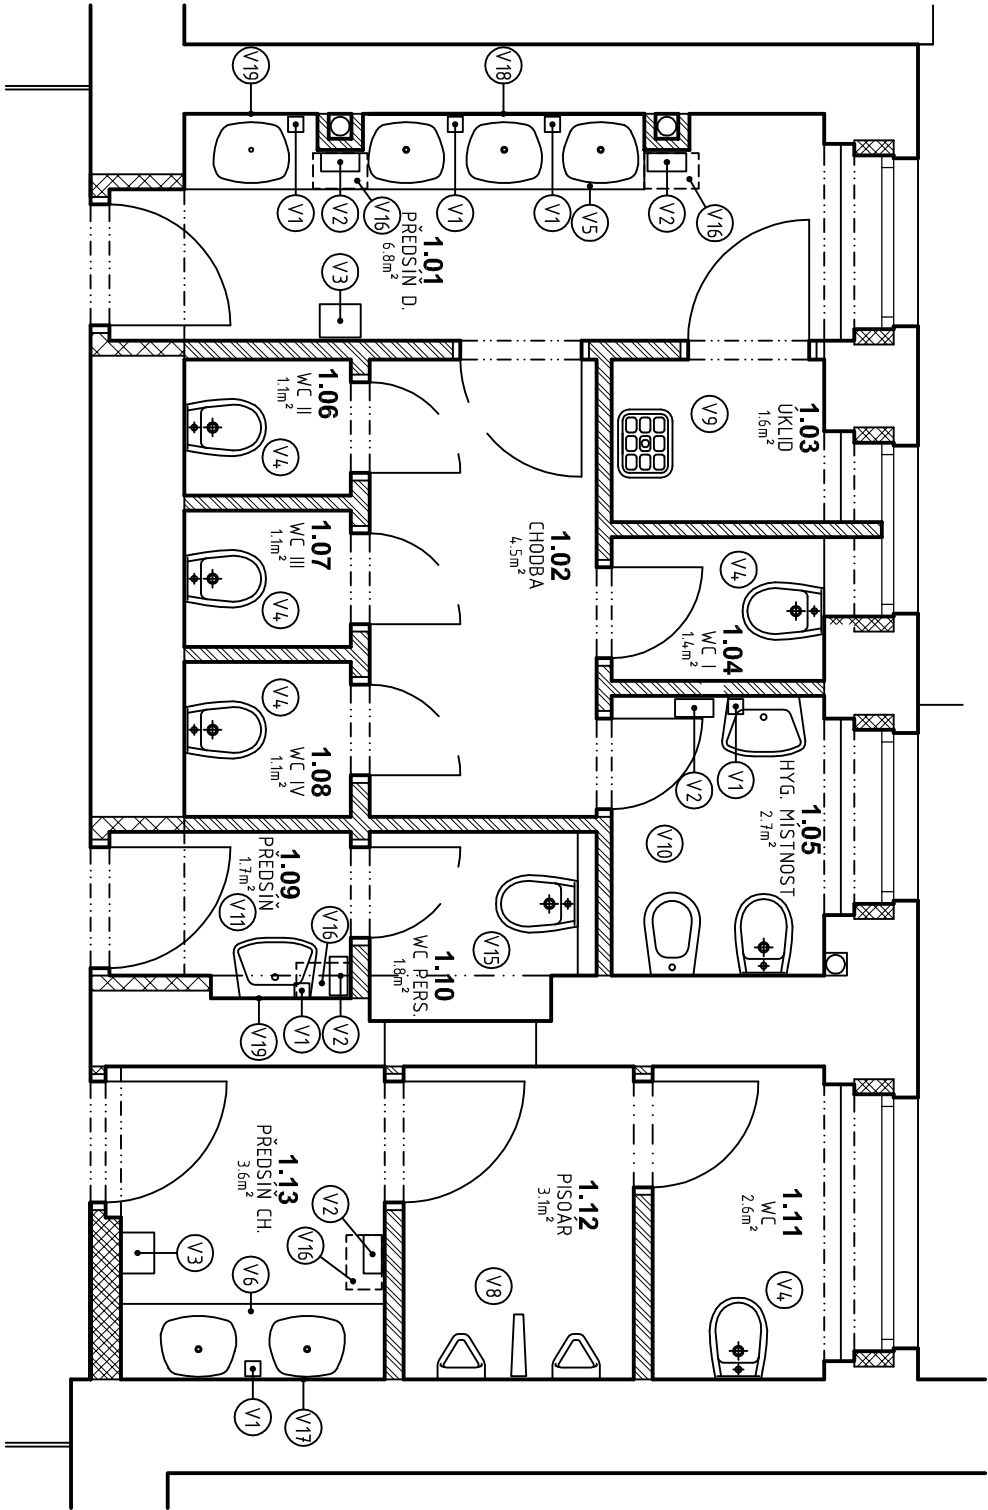

Vypracoval:		Hlavní inženýr projektu:	
ING. Antonín NÁDVOŘNÍK		ING. Jaroslav DVOŘÁK	
Obec: CHRUDIM		Země: ČESKÁ REPUBLIKA	
Investor: Pardubický kraj, Komenského náměstí 125, 532 11 Pardubice		<div><p>PROJEKČNÍ A INŽENÝRSKÁ SPOLEČNOST</p><p>Sinc s.r.o. +420 775 124 685 www.sinc.cz</p><p>IČ: 288 14 878 www.sinc.cz</p></div>	
Akce: Obchodní akademie Chrudim - rekonstrukce sociálního zařízení		Formát: 2 A4	
Objekt: SO 01 REKONSTRUKCE SOCIÁLNÍHO ZAŘÍZENÍ		Datum: 03/2016	
		Stupeň: DZS	
		Zakáz. č.: 151205	
		Měřítko: 1:50	
Výkres: D.1.1 ARCHITEKTONICKO-STAVEBNÍ ŘEŠENÍ		Č.v.	
PŮDORYS 1.NP a 2.NP - SCHÉMA VYBAVENÍ		D.1.1.15	