



PŮDORYS KANALIZACE - 1.PP

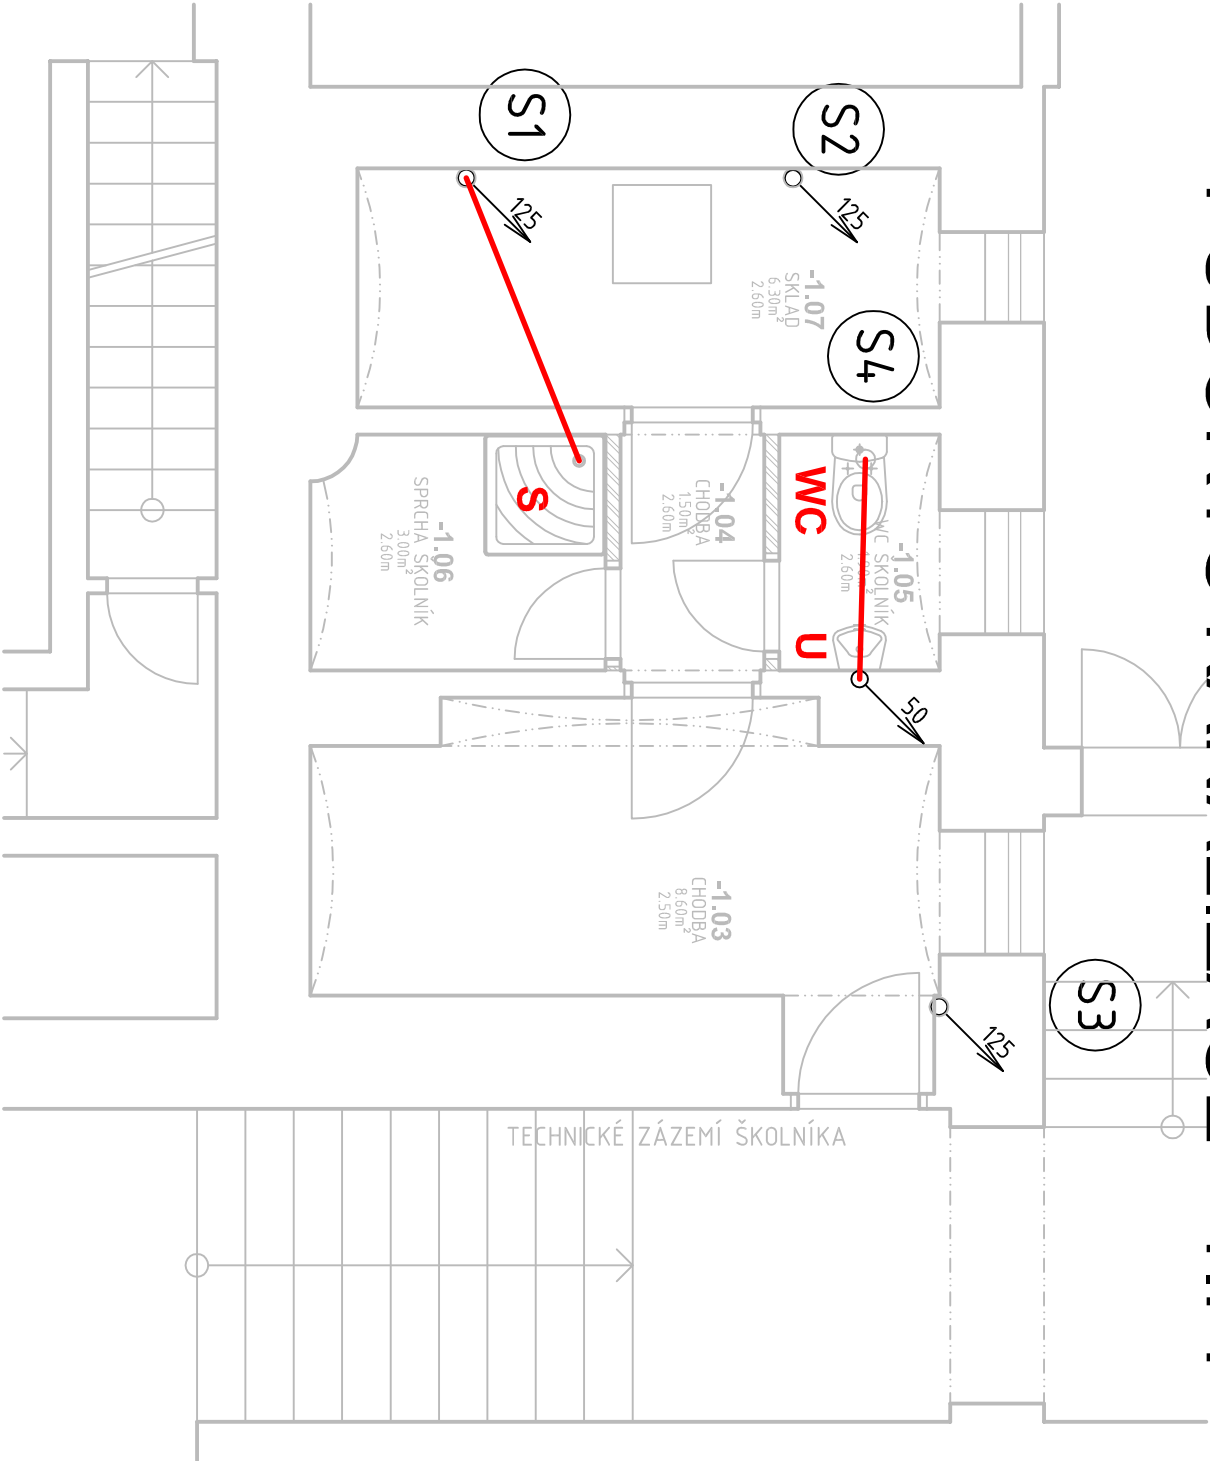

PŮDORYS KANALIZACE - PŘÍZEMÍ

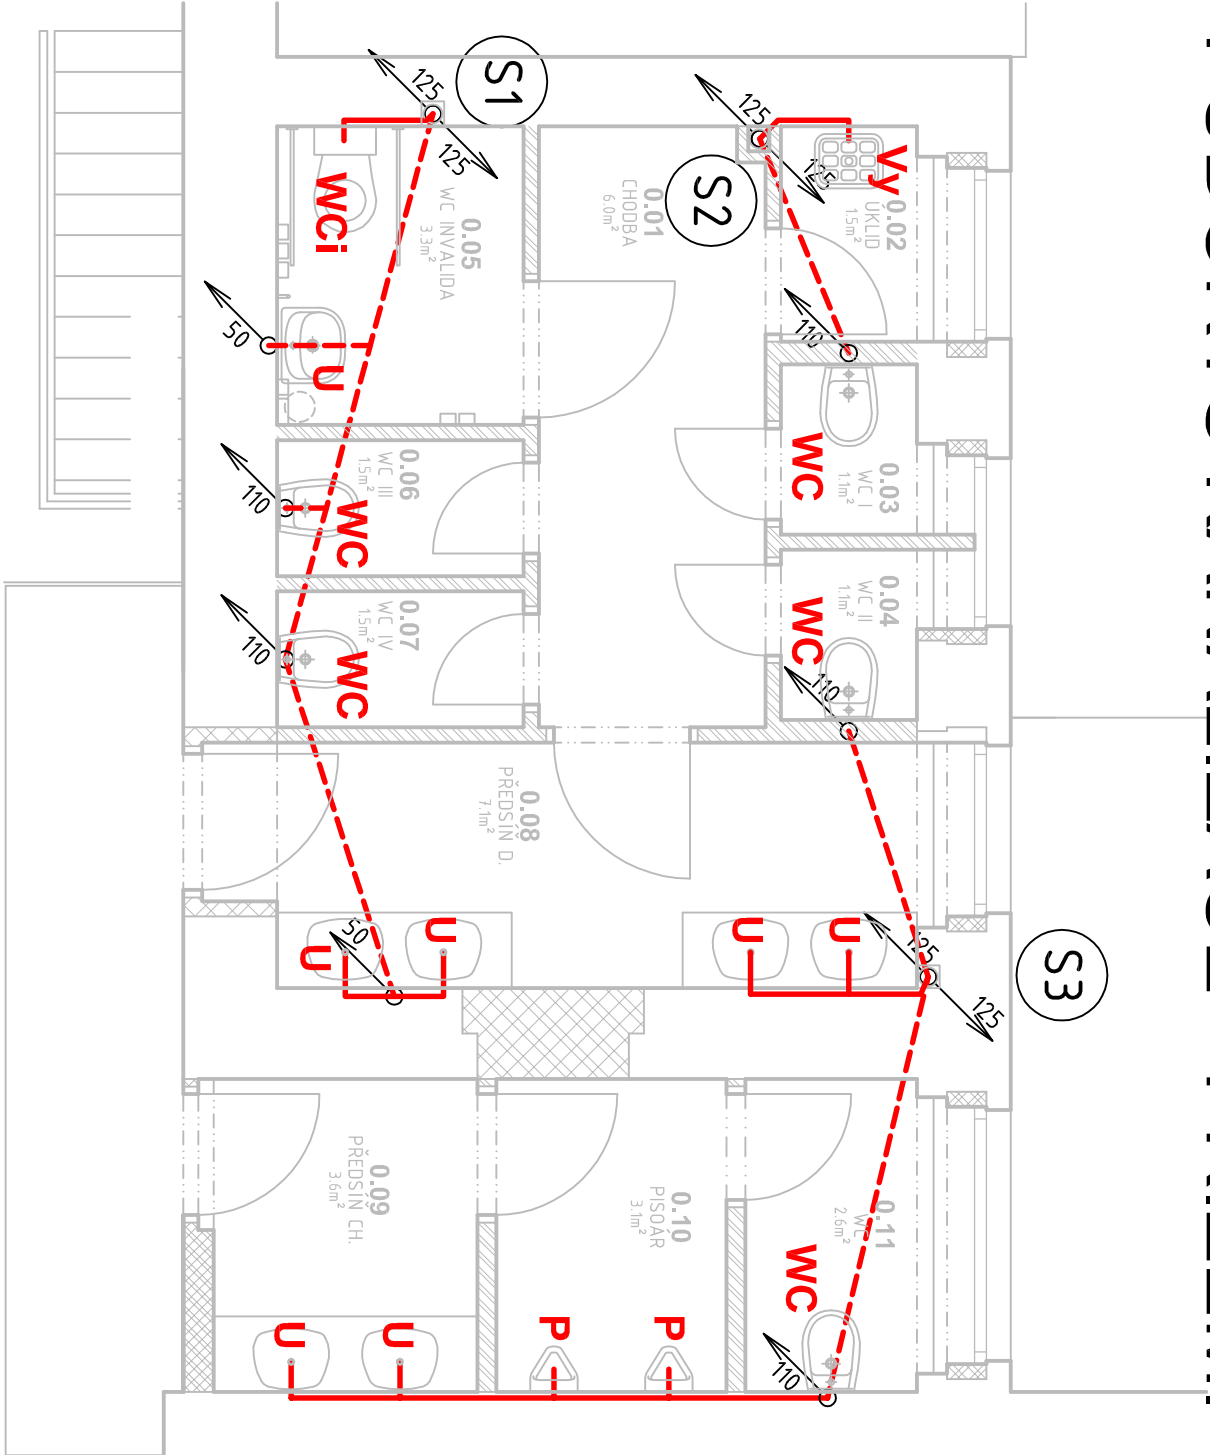

Vyracoval:		Hlavní inženýr projektu:	
ING. Antonín NÁDVOŘNÍK		ING. Jaroslav DVOŘÁK	
Obec: CHRUDIM		Země: ČESKÁ REPUBLIKA	
Investor: Pardubický kraj, Komenského náměstí 125, 532 11 Pardubice		Sinc s.r.o. +420 775 124 685 www.sinc.cz	
Akce: Obchodní akademie Chrudim - rekonstrukce sociálního zařízení		Formát: 2 A4	Paré:
Datum: 03/2016		Stupeň: DZS	
Zakáz. č.: 151205		Měřítko: 1:50	
Objekt: SO 01 REKONSTRUKCE SOCIÁLNÍHO ZAŘÍZENÍ		Č.v.	
Výkres: D.1.4.1 ZDRAVOTNĚ TECHNICKÉ INSTALACE		D.1.4.1.2	