



PŮDORYS KANALIZACE - 1.NP

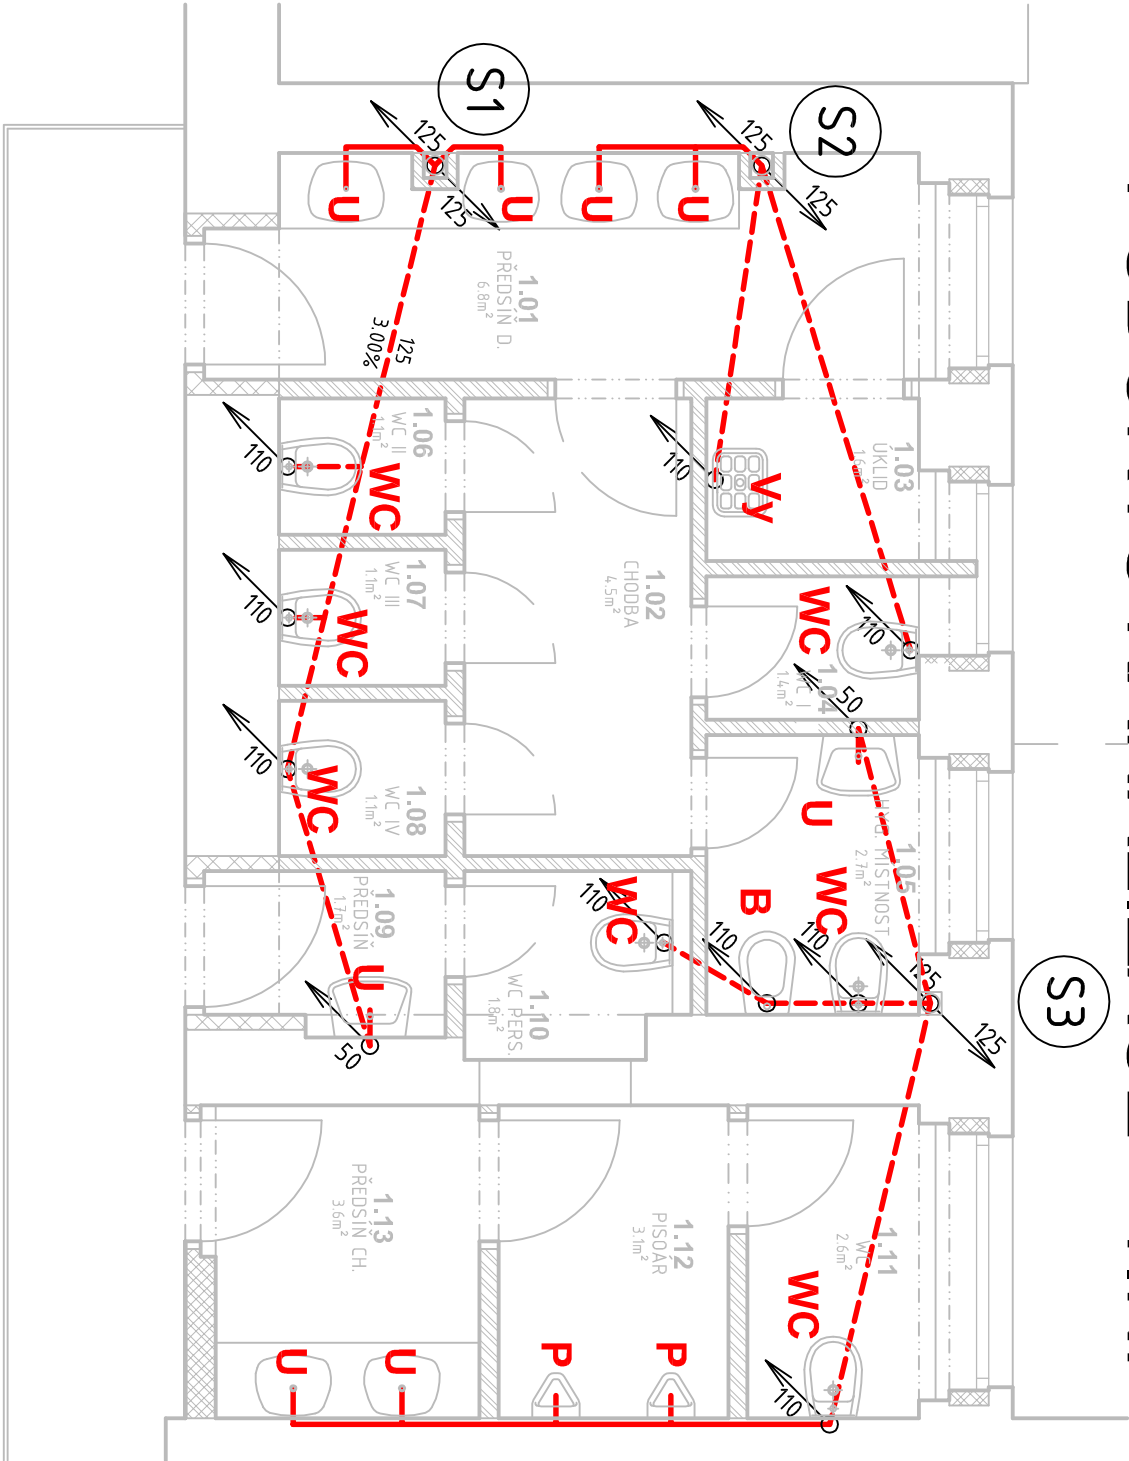

PŮDORYS KANALIZACE - 2.NP

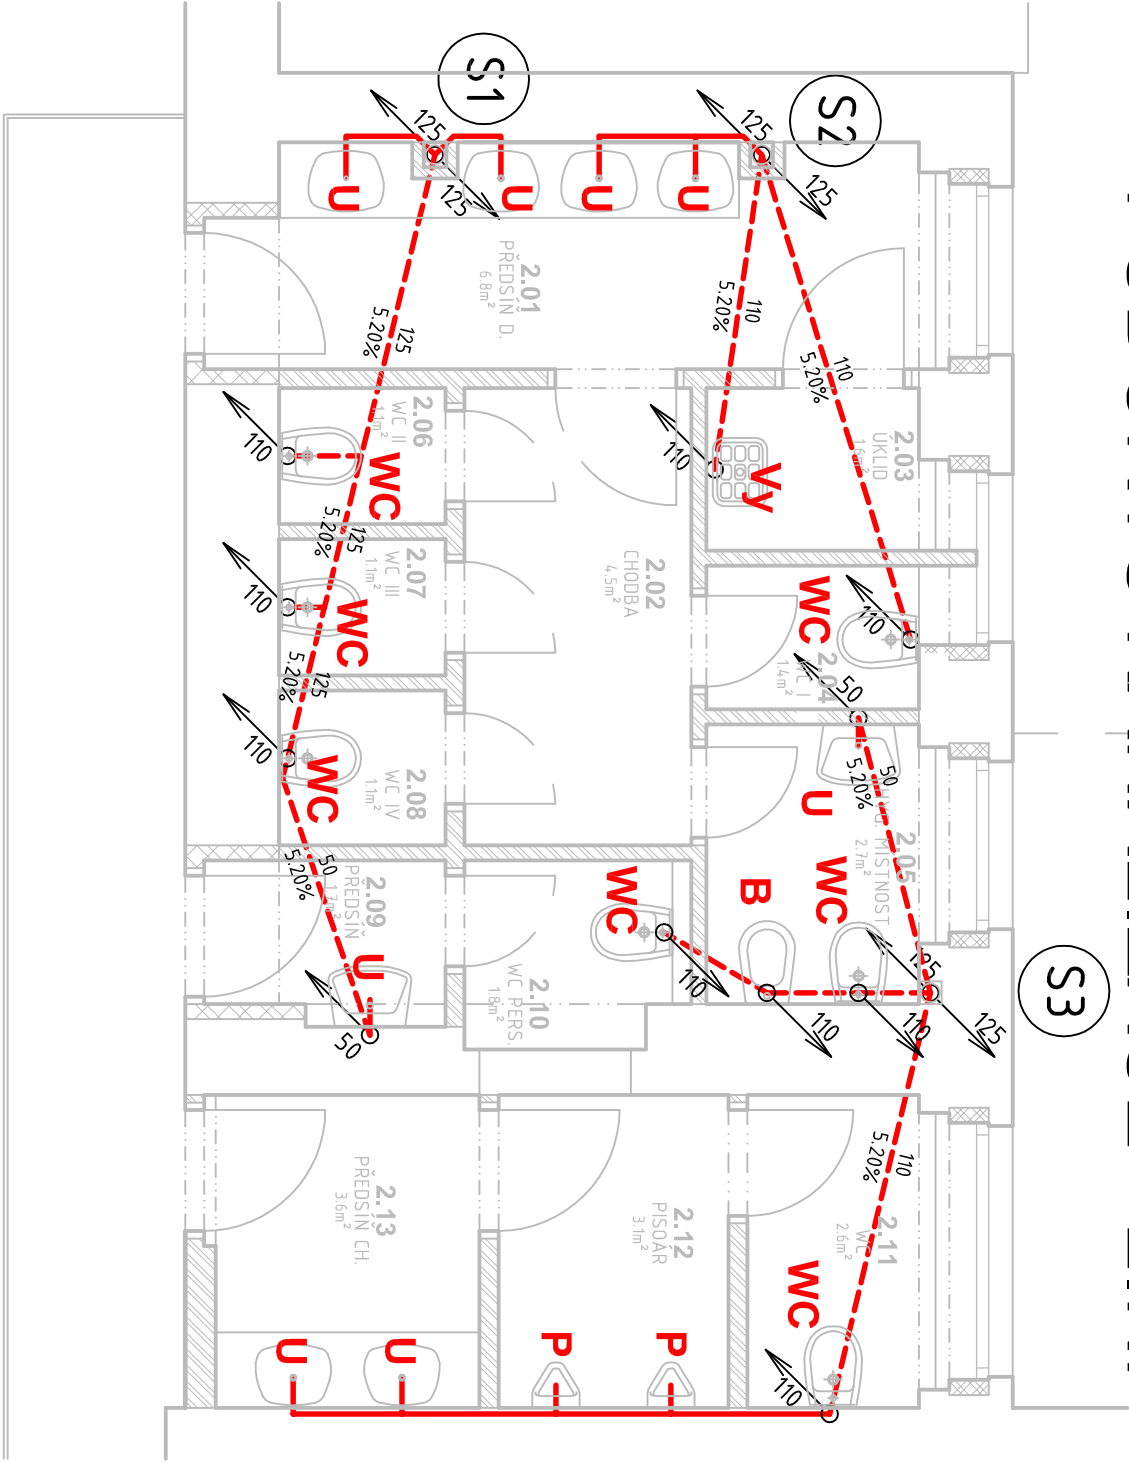

Vyracoval:		Hlavní inženýr projektu:	
ING. Antonín NÁDVOŘNÍK		ING. Jaroslav DVOŘÁK	
Obec: CHRUDIM		Země: ČESKÁ REPUBLIKA	
Investor: Pardubický kraj, Komenského náměstí 125, 532 11 Pardubice		Sinc s.r.o. +420 775 124 685 www.sinc.cz	
Akce: Obchodní akademie Chrudim - rekonstrukce sociálního zařízení		Formát: 2 A4	
Objekt: SO 01 REKONSTRUKCE SOCIÁLNÍHO ZAŘÍZENÍ		Datum: 03/2016	
Výkres: D.1.4.1 ZDRAVOTNĚ TECHNICKÉ INSTALACE		Stupeň: DZS	
		Zakáz. č.: 151205	
		Měřítko: 1:50	
		Č.v.	
PŮDORYS KANALIZACE - 1.NP, 2.NP		D.1.4.1.3	