


Schema umístění

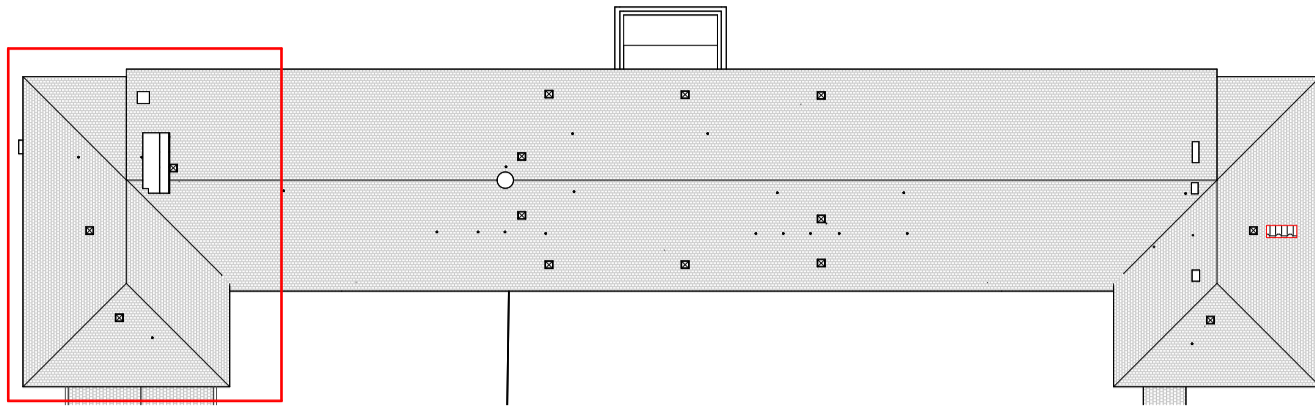


Revize	Popis	Kreslí	Datum

Dokumentace pro provádění stavby



Ing. Bezdíček L.

Souřadnicový systém JTSK.
Výškový systém B.p.v. a.d.000 = 221,07 m n.m. (PB = stávající kanalizační šachta = 219,31)
Projektanti si vyhrazují právo doplňovat, případně pozměňovat projekt na základě nových poznatků zjištěných během provádění stavby.

Vypracoval Průcha T., DiS.	Zodp. projektant Ing. Bezdíček L.	Technická kontrola	 prostav s.r.o. Na Kůps 518, 530 02 Mělník IČ 288 10 180, DIČ CZ 288 10 180 tel. 778 855 581, bezdicek@ib.cz, www.ib.cz
Kreslí Ing. Bezdíček L.			
Investor Pardubický kraj, Komenského náměstí 125, Pardubice - Staré město, 530 02 Pardubice			formát 6 x A4
Akce Gymnázium a grafická SOŠ Přelouč - rekonstrukce střech a sanace suterénu			datum 11/2024
K. ú. Přelouč, parc. č. st. 1044, parc. č. 905/12, 905/24			účel DPS
Obsah výkresu Půdorys střechy - odvodnění - nový stav			paré
			stav. objekt SO01
			Měřítko 1:50
			Č. výkresu 1 D.1.1.b.22