


PŘESUN KOMPLETNÍHO STÁV.
VYZBROJENÍ PILÍŘKU HUP A MAR
PROVEDENO ZA STÁV HUP

NAŠE ETAPA

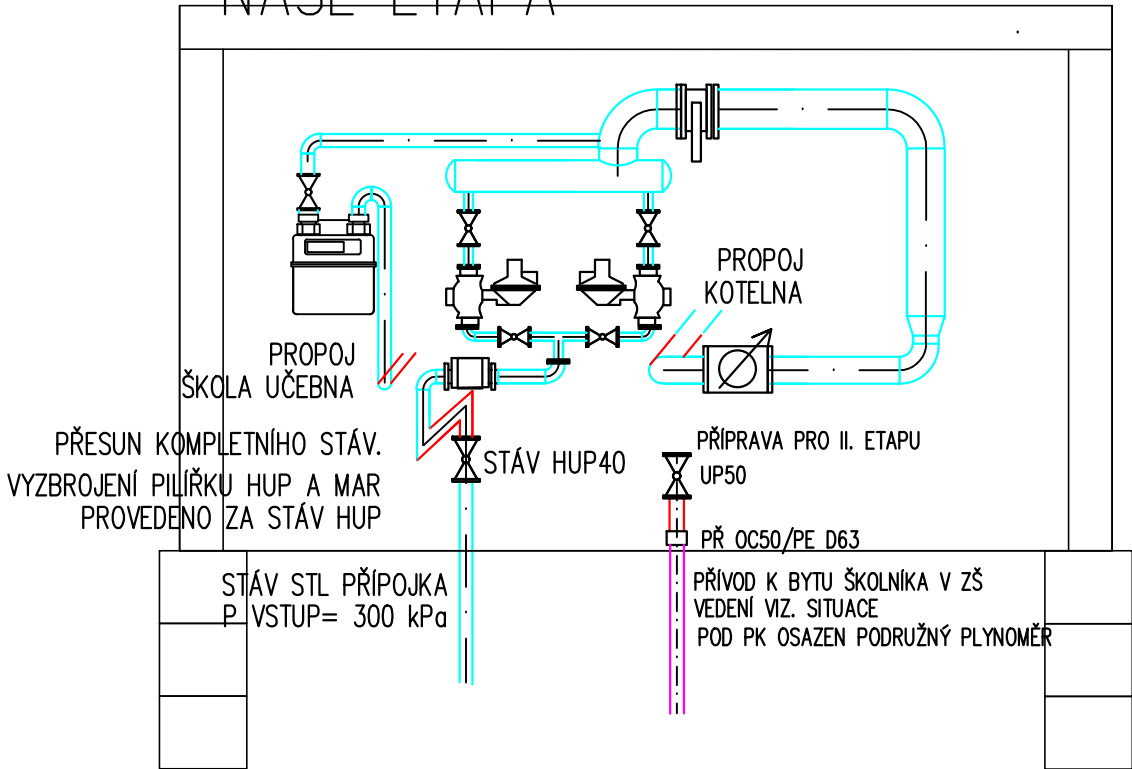

PŘESUN KOMPLETNÍHO STÁV.
VYZBROJENÍ PILÍŘKU HUP A MAR
PROVEDENO ZA STÁV HUP

STÁV STL PŘÍPOJKA
P. VSTUP= 300 kPa


PŘÍPRAVA PRO II. ETAPU
UP50

PŘ OC50/PE D63

PŘÍVOD K BYTU ŠKOLNÍKA V ZŠ
VEDENÍ VIZ. SITUACE
POD PK OSAZEN PODRUŽNÝ PLYNOMĚR

DOKUMENTACE PRO PROVEDENÍ STAVBY

Souřadnicový systém JTSK
Výškový systém B.p.v. ±0.000 = 221,07 m n.m. (PB = stávající kanalizační šachta = 219,31)
Projektant si vyhrazuje právo doplňovat, případně pozměňovat
projekt na základě nových poznatků zjištěných během provádění stavby.

Vypracoval Ing. HORYNA	Zodp.projektant Ing. HORYNA	Technická kontrola	 prostav s.r.o. Na Kopci 316, 530 02 Mikulovice IČ 288 10 180, DIČ CZ 288 10 180 tel. 776 855 581, bezdicek@ilb.cz , www.ilb.cz
Kreslil			
Investor Pardubický kraj, Komenského nám. 125, Pardubice - Staré město, 530 02 Pardubice			formát 2x A4
Akce GYMNÁZIUM A GRAFICKÁ SOŠ PŘELOUČ - REKONSTRUKCE STŘECH A SANACE SUTERÉNU			datum 11/2024
SO 01 HLAVNÍ BUDOVA GYMNAZIA A SOŠ			účel DPS
			paré
Obsah výkresu ODBĚRNÁ PLYNOVÁ ZAŘÍZENÍ			stav. objekt SO01
ÚPRAVY PILÍŘKU HUP			Měřítko 1 : 100
			Č. výkresu D.1.4.2.7