



Legenda elektroinstalace

zás. 230V/16A IP 44 na povrch s přep.ochranou


Uložení kabelů dle ČSN 33 20 00–5–52

 v trubkách PU

SCHEMA ROZVODU

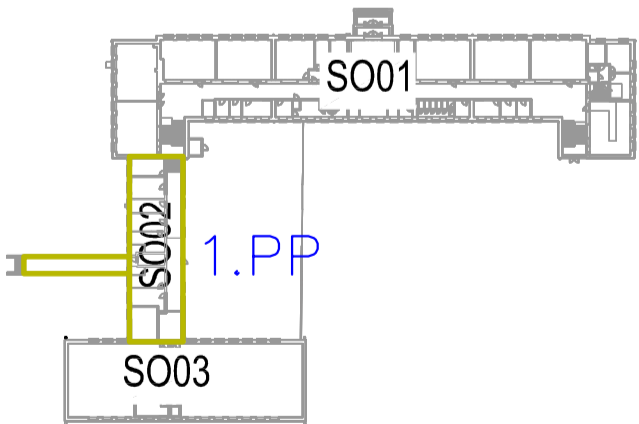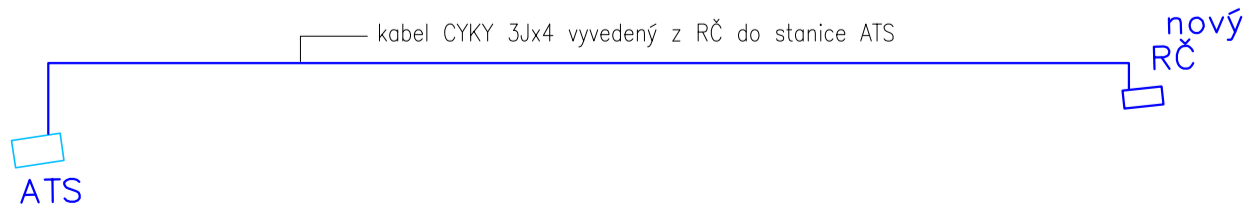

3PEN AC 50Hz 400V/TN–C 3NPE AC 50Hz 400V/TN–S
OCHRANA AUTOMATICKÝM ODPOJENÍM OD ZDROJE

Vypracoval P.Bartoň	Zodp. projektant Ing. Bezdíček L.	Tech. kontrola	 prostav s.r.o. Na Kopci 316, 530 02 Mělník IČ 288 10 180, DIČ CZ 288 10 180 tel. 776 855 581, bezdicek@ib.cz, www.ib.cz	
Kreslil P.Bartoň			formát 4A4	
Investor Pardubický kraj, Komenského náměstí 125, Pardubice - Staré město, 530 02, Pardubice			datum 11/2024	
Akce Gymnázium a grafická SOŠ Přelouč - rekonstrukce střech a sanace suterénu SO-05 DEŠŤOVÁ A SPLAŠKOVÁ KANALIZACE K.ú.Přelouč, parc.č.st.1044, parc.č.st.905/12, 905/24			účel DPS	
Obsah výkresu VNITŘNÍ ELEKTROROZVODY PRO ČERPADLA			č. zakázky	
			č. kopie	
			archivní č.	
			Měřítko 1:50	Č. výkresu D.1.4.7.3