


**PŮDORYS I - I**  
**M 1 : 50**

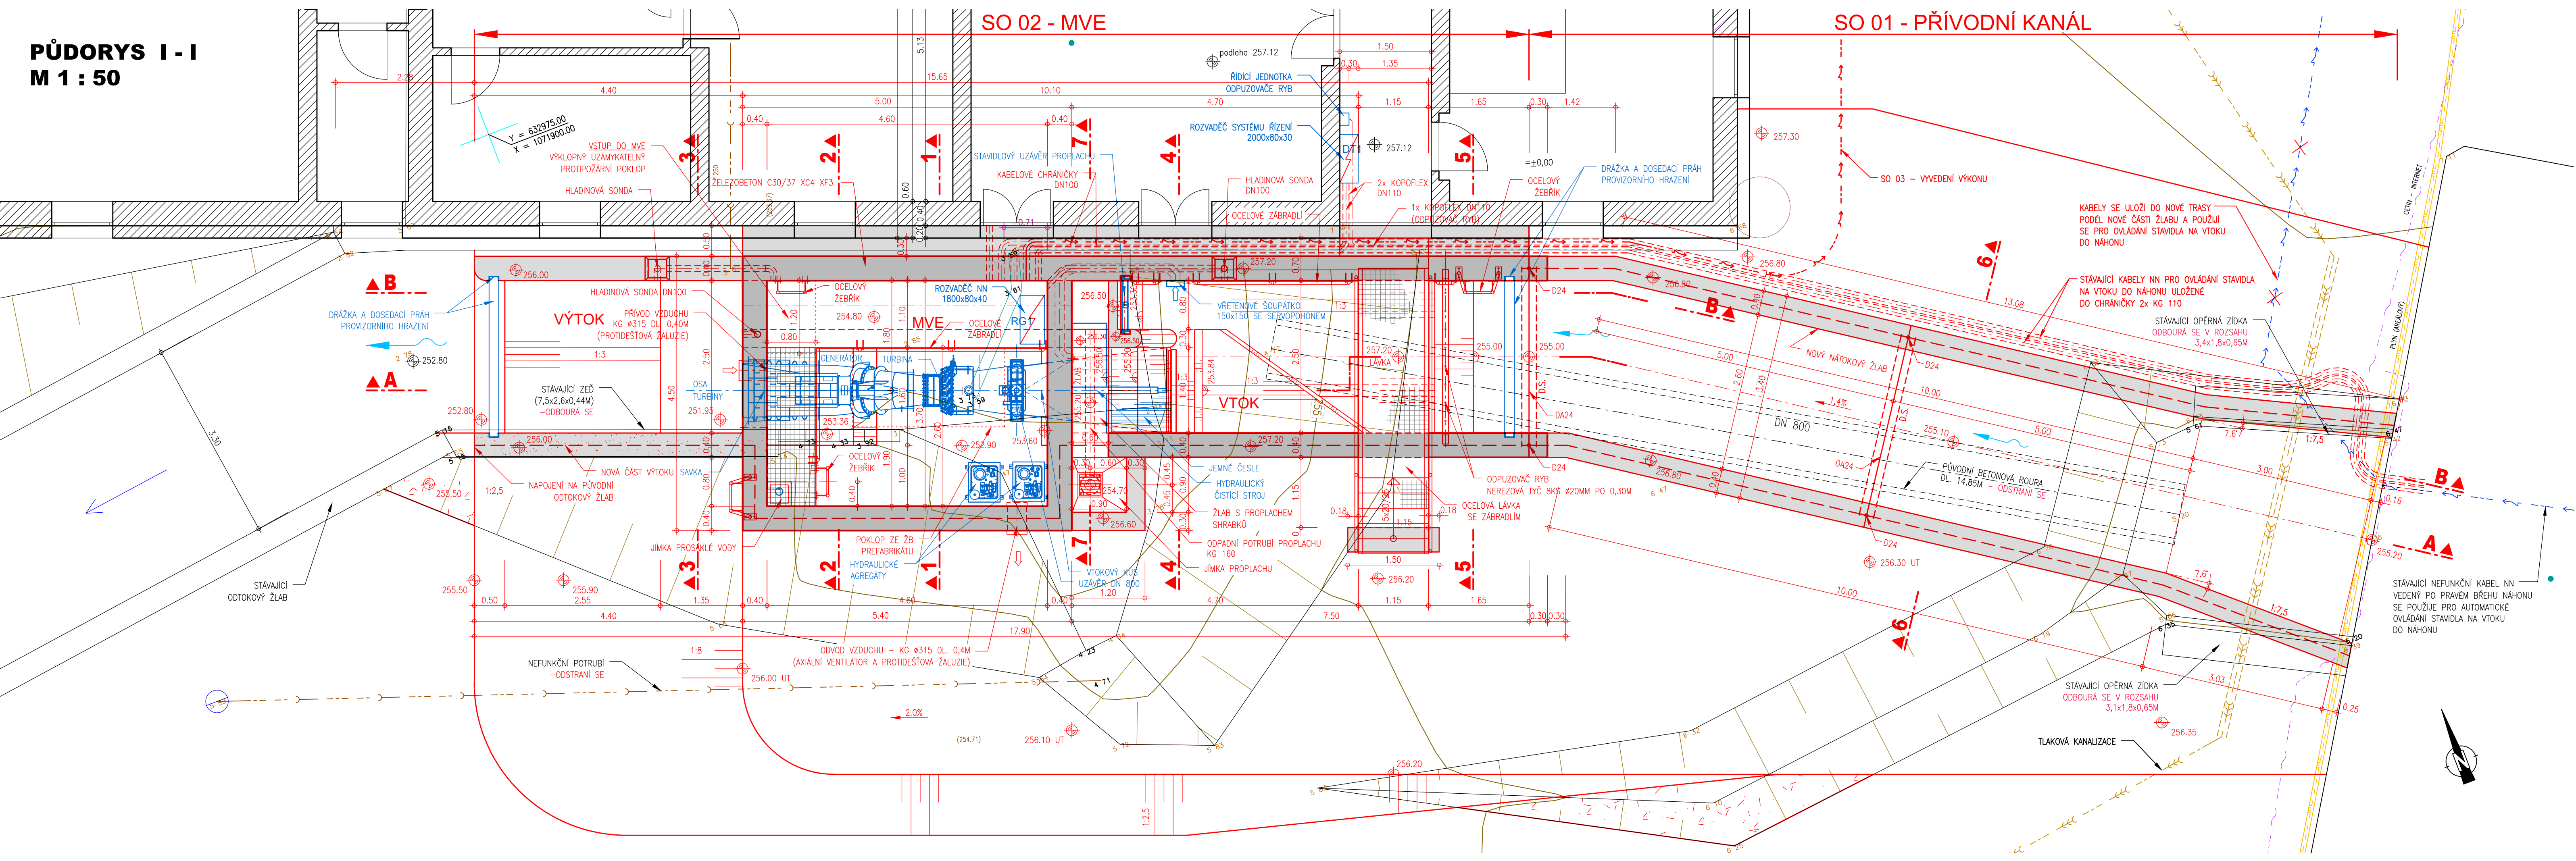

**STAVEBNÍ OBJEKTY :**

- SO 01 PŘÍVODNÍ KANÁL
- SO 02 MVE
- SO 03 VYVEDENÍ VÝKONU NN
- SO 04 ÚPRAVY NA VTOKU DO NÁHONU

**PROVOZNÍ SOUBORY**

- PS 01 TECHNOLOGICKÁ ČÁST STROJNÍ
- PS 02 TECHNOLOGICKÁ ČÁST ELEKTRO

**LEGENDA :**

- STÁVAJÍCÍ KONSTRUKCE
- STAVEBNÍ ČÁST
- TECHNOLOGICKÁ ČÁST
- DOČASNÉ KONSTRUKCE

**AQUATIS**

AQUATIS a.s.  
Botanická 834/56, 602 00 Brno  
Tel: +420 541 554 111  
Fax: +420 541 211 205  
E-mail: info@aquatis.cz  
http://www.aquatis.cz

Zodpovědný projektant  
ING. OLDŘICH NEUMAYER, CSc.

Hlavní inženýr projektu  
ING. OLDŘICH NEUMAYER, CSc.

Vedoucí gředisko  
ING. OLDŘICH NEUMAYER, CSc.

Vypracoval  
ING. HANA KABELKOVÁ

Kontroloval  
ING. TOMÁŠ ROTH

Datum  
LISTOPAD, 2025

Stupeň dokumentace  
DPoSVD

Název souboru  
D.1.12\_MVE\_Pudorys\_a\_Rezydwg

Alce

**REKONSTRUKCE MVE CHROUSTOVICE**

**D. DOKUMENTACE OBJEKTŮ**  
**D.1.1 STAVEBNÍ ČÁST**

Příloha

**PŮDORYS I-I**

Měřítko  
**1:50**

Objednatel  
Odborné učiliště Chroustovice, Zámek 1

Číslo přílohy  
**D.1.12.1.1**

VÝŠKOVÝ SYSTÉM : BALT p.v.  
KÓTOVÁNO V : m