


PŮDORYS 3.NP
1:100

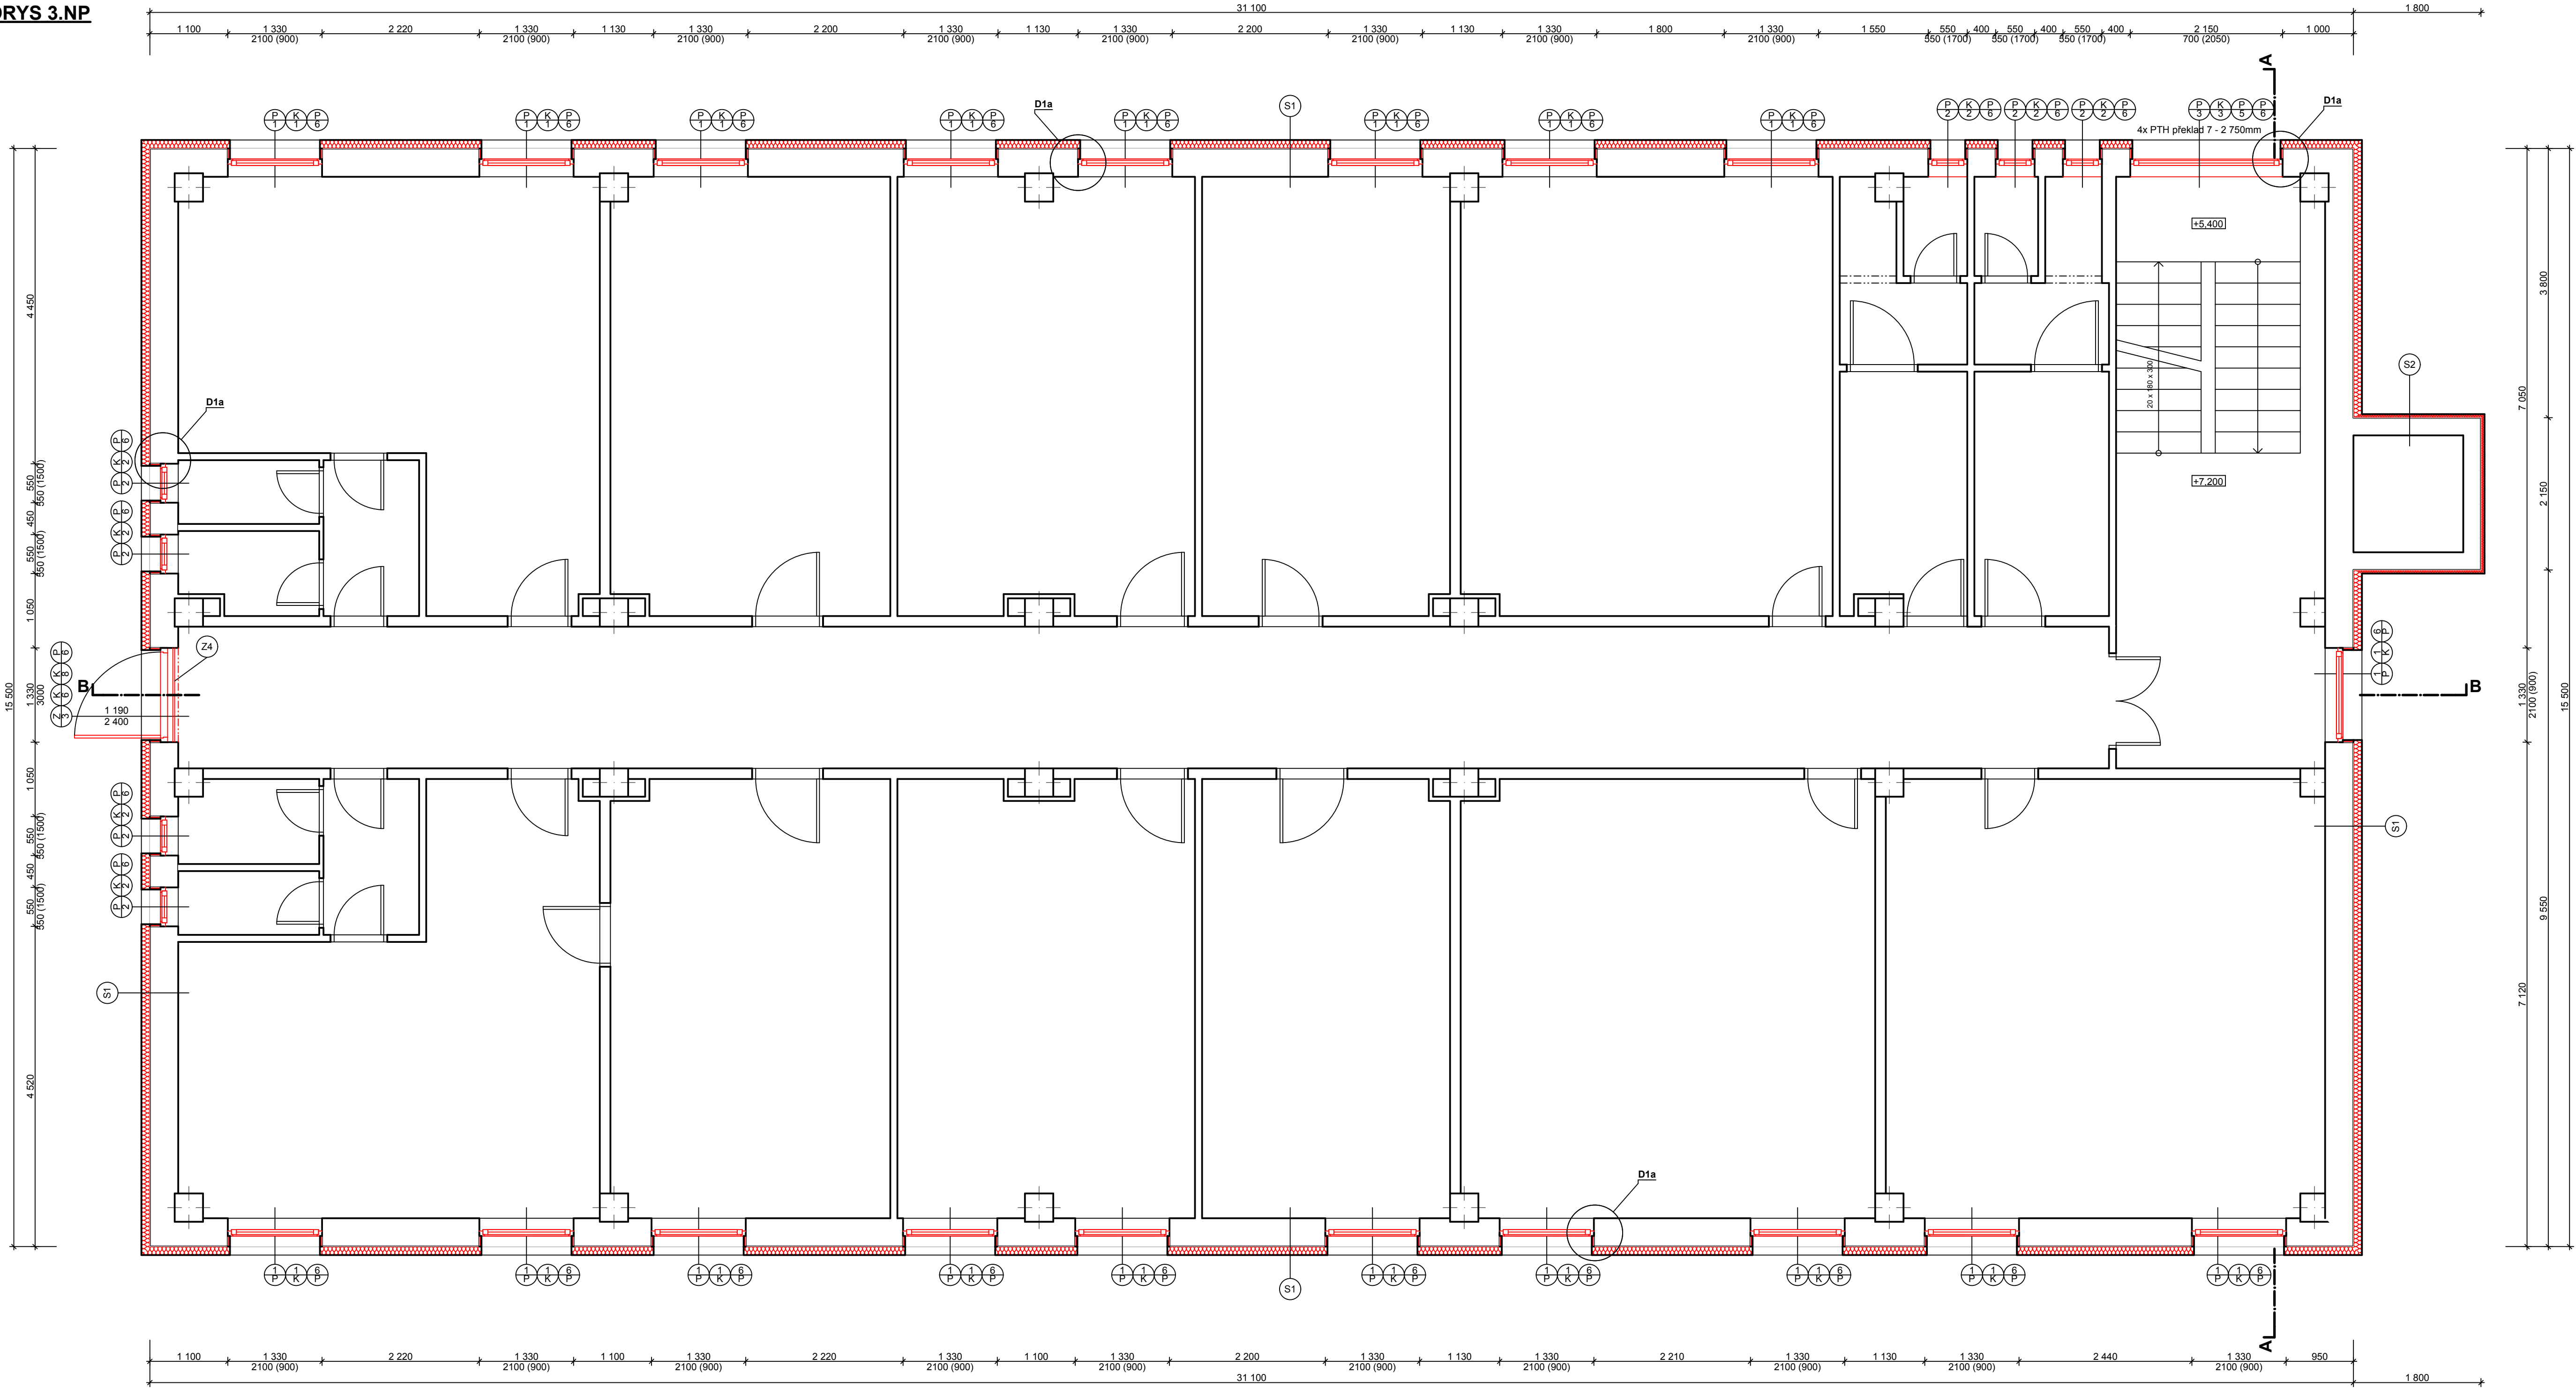


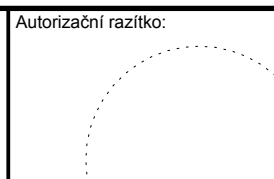
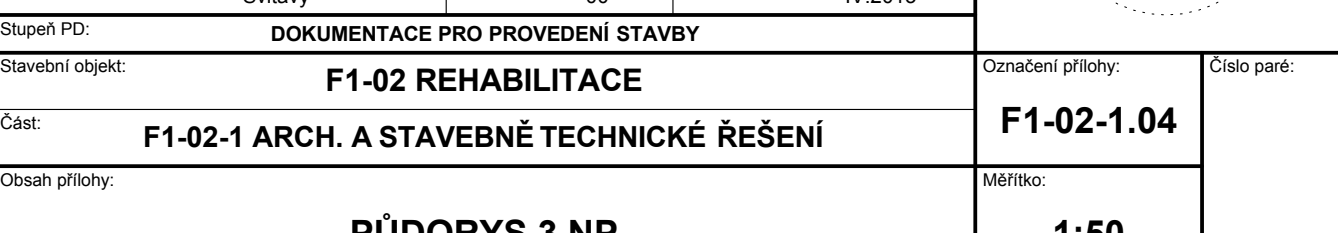
LEGENDA:

- STÁVAJÍCÍ KONSTRUKCE
NOVÉ KONSTRUKCE

OBECEŇ:

- VŠECHNY ROZMĚRY NUTNO PŘEMĚŘIT NA STAVBĚ

±0,000=ÚROVEŇ PODLAHY 1.NP

Název stavby: REALIZACE ÚSPOR ENERGIE - AREÁL SVITAVSKÉ NEMOCNICE			
Místo stavby: k.ú. Svitavy-předměstí, st.p.č.2950, 1598/1; k.ú. Čtyřicet Lánů st.p.č. 676			
Stavebník: Pardubický kraj, Komenského nám. 125, 530 02 Pardubice-Staré město			
Generální projektant: APOLO CZ s.r.o., Tyršova 155			Autorizační razítko: 
Autor návrhu: -----			
HIP: Josef Findejs			
Projektant: Miroslav Stejskal			
Zodp. projektant: Ing. Martin Kozáček			
Kraj: Pardubický	Formát: 10 A4	Číslo zakázky: P0310	
Stav. úřad: Svitavy	Revize: 00	Datum: IV.2013	
Stupeň PD: DOKUMENTACE PRO PROVEDENÍ STAVBY			
Stavební objekt: F1-02 REHABILITACE		Označení přílohy: F1-02-1.04	Číslo paré:
Část: F1-02-1 ARCH. A STAVEBNĚ TECHNICKÉ ŘEŠENÍ			Měřítko: 1:50
Obsah přílohy: PŮDORYS 3.NP			