


1x PRAFlaGuard F 1x2x0,8
LINKA 1, vede z S003,
viz v.č.1, PŮDORYSU 1.N.P. – KRČEK (SO 03)

2x PRAFlaGuard F 1x2x0,8
LINKA 1

PŘÍSTAVBA KRČEK (S003) – 1.NP

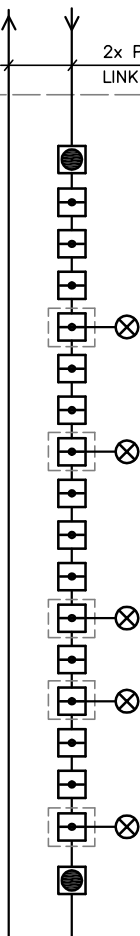

1-063-014-01	123 – ŠPINAVÁ CHODBA	DIN820
1-064-015-01	124 – WC PŘEDSÍŇ	830P
1-065-015-02	WC – IMOBILNÍ	830P
1-066-015-03	123 – ŠPINAVÁ CHODBA 1	830P
1-067-015-04	123 – ŠPINAVÁ CHODBA 1, pohled	830P
1-068-015-05	115 – ŠATNA	830P
1-069-015-06	123 – ŠPINAVÁ CHODBA 2	830P
1-070-015-07	123 – ŠPINAVÁ CHODBA 2, pohled	830P
1-071-015-08	120 – ŠATNA	830P
1-072-015-09	122 – VARIABILNÍ PROSTOR	830P
1-073-015-10	113 – ČISTÁ CHODBA 1	830P
1-074-015-11	113 – ČISTÁ CHODBA 1, pohled	830P
1-075-015-12	113 – ČISTÁ CHODBA 2	830P
1-076-015-13	113 – ČISTÁ CHODBA 2, pohled	830P
1-077-015-14	114 – ÚKLIDOVÁ KOMORA	830P
1-078-015-15	113 – ČISTÁ CHODBA 3	830P
1-079-015-16	113 – ČISTÁ CHODBA 3, pohled	830P
1-080-014-02	113 – ČISTÁ CHODBA	DIN820

PŘÍSTAVBA ŠATNY (S004) – 1.NP

00	1/2016	PROVÁDĚCÍ PROJEKT	Zeman	SL	2016-001
Revize	Datum	Stupeň projektu – předmět revize	Vypracoval	Zařízení	Číslo

Akce: **GYMNAZIUM DAŠICKÁ, PARDUBICE, příst. spoj. krčku**

Objednatel: Krajský úřad Pardubického kraje

Investor: Krajský úřad Pardubického kraje

Obsah: **ŠATNY (SO 04) – BLOKOVÉ SCHÉMA**

Část: **Slaboproudé rozvody – Elektrická požární signalizace (EPS)**

Revize:

00

Číslo zakázky:

2016-001

Číslo výkresu:

2



A-Z ALARM, spol. s r. o.
Smilova 777, 530 02 Pardubice
tel./fax: 466 613 597
az-alarm@az-alarm.cz

Projektant: Jiří Zeman

Měřítko: 1:100

Kreslil: Jiří Půhoný

Formát: 1A4