


0	1	2	3	4	5	6	7	8	9	10	11	12	13	14	15	16	17	18	19	20	21	22	23
---	---	---	---	---	---	---	---	---	---	----	----	----	----	----	----	----	----	----	----	----	----	----	----

analogove vstupy																							
N2			AI17 C1-hala	AI18 C2-hala	AI19 C3-hala	AI20 C4-hala	AI21 C5-hala	AI22 C6-hala	AI23	AI24													
			17	18	19	20	21	22	23	24													

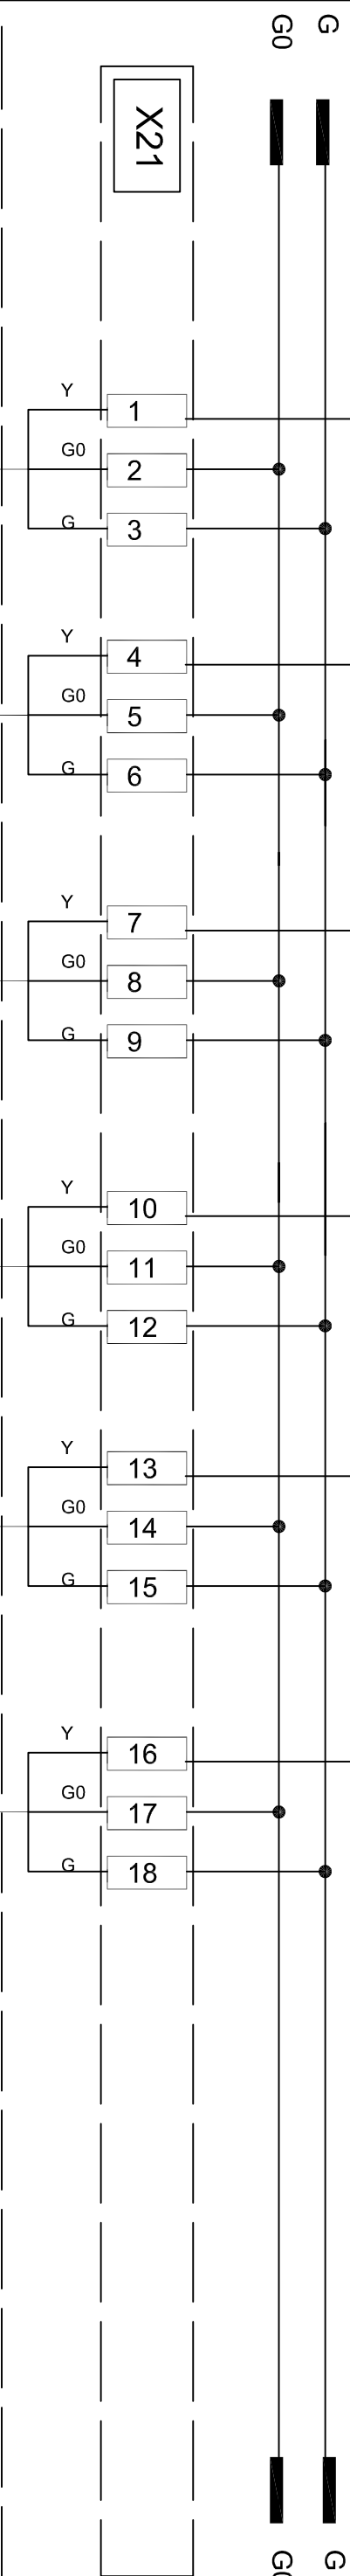

ABCregulace Řepňůky 128 tlf: 605285091 email: mliian.erben@seznam.cz	Akce/Project: Realizace uspor energie ISS technická - hala dílen										Část/Part: MĚŘENÍ A REGULACE										Rozvaděč/Switchboard		
											Datum/Date: 06/2016										Zařízení/Equipment: vzduchotechnika		
	Místo/Locality: Vysoké Mýto										Č. revize/Issue: 00										Vyracoval/Drawn: Milian Erben		