


0	1	2	3	4	5	6	7	8	9	10	11	12	13	14	15	16	17	18	19	20	21	22	23
---	---	---	---	---	---	---	---	---	---	----	----	----	----	----	----	----	----	----	----	----	----	----	----

Analogové vstupy																							
DDC	N1	AI9		AI10			AI11			AI12			AI13			AI14		AI15		AI16			
		tlak v systému																					
		9	AGND		10	AGND		11	AGND		12	AGND		13	AGND		14	AGND		15	AGND		16

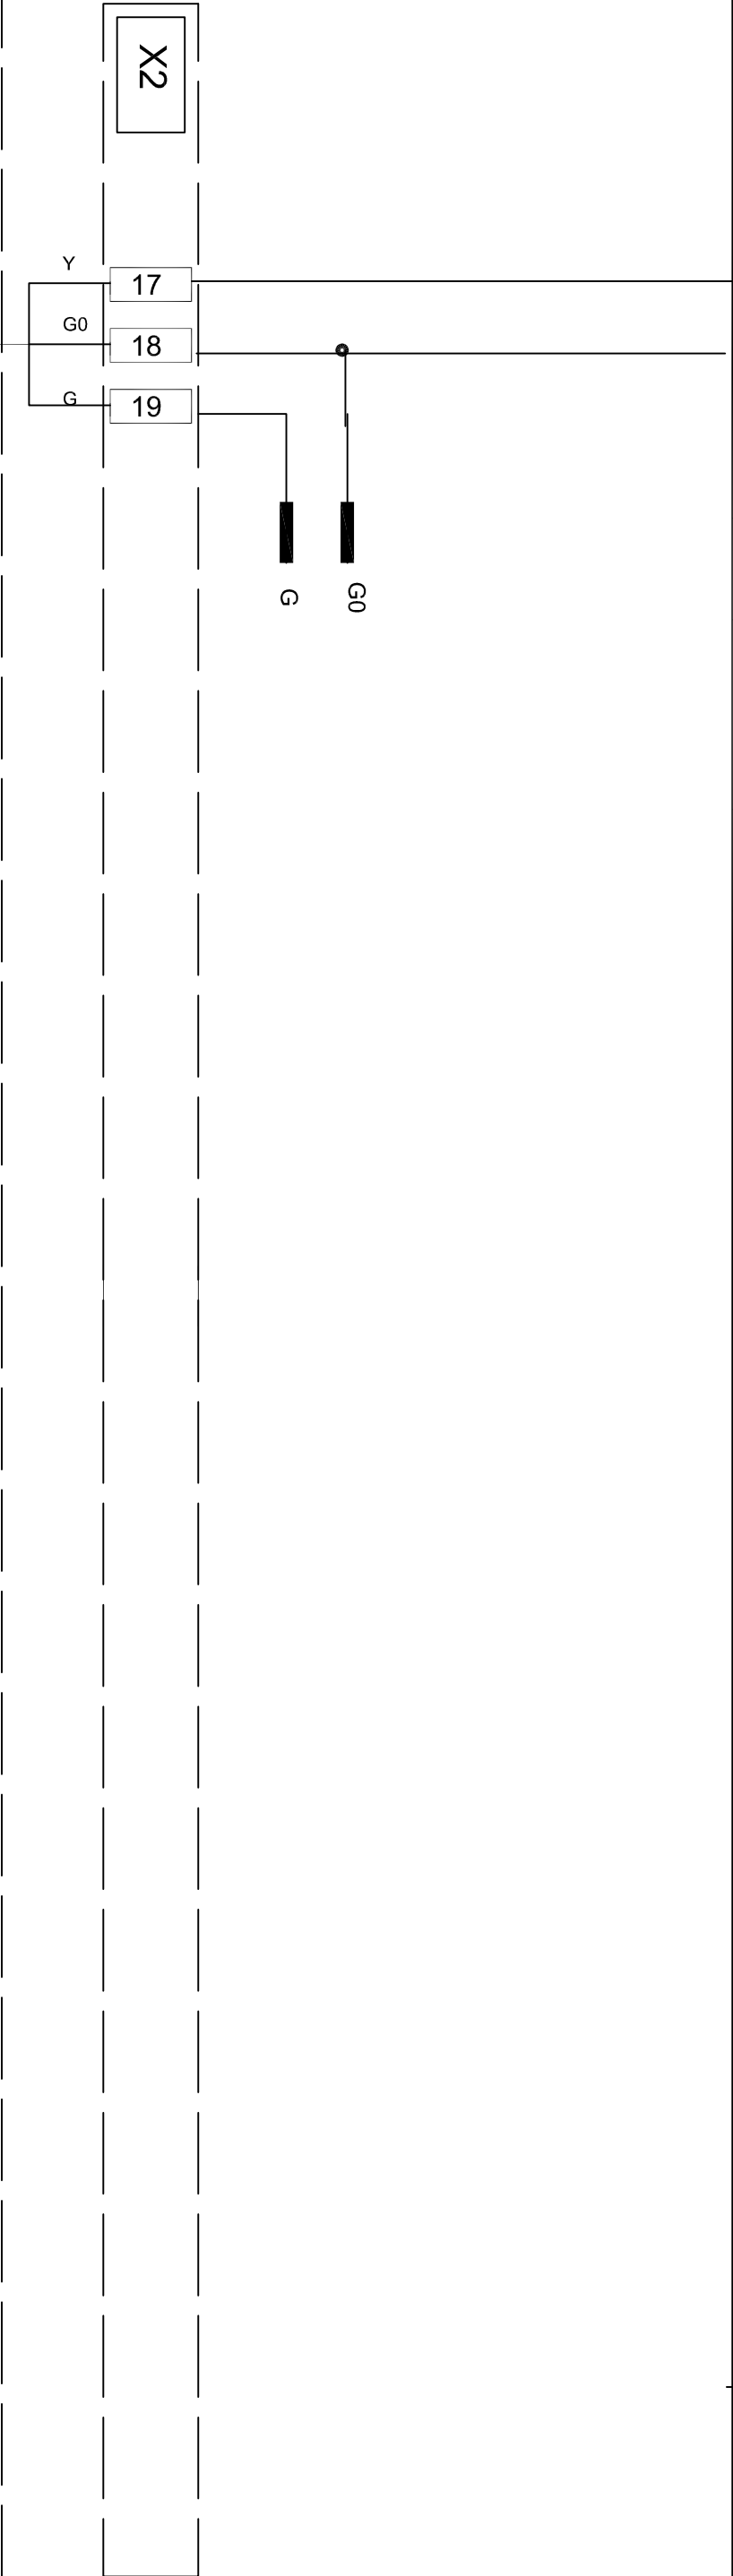

ABCregulace			Realizace uspor energie ISS technická -hala dílen			Rozvaděč/Switchboard			BA1
Řepníky 128			Akce/Project:			MĚŘENÍ A REGULACE			
tlf. 605285091			Datum/Date:			06/2016			
email:mlan.erben@seznam.cz			Místo/Locality:			Vysoké Mýto			
			Č.revize/Issue:			00			
			Zařizení/Equipment:			kotelna			
			Vypracoval/Drawn:			Milan Erben			
						List č./listů			2