


0	1	2	3	4	5	6	7	8	9
---	---	---	---	---	---	---	---	---	---

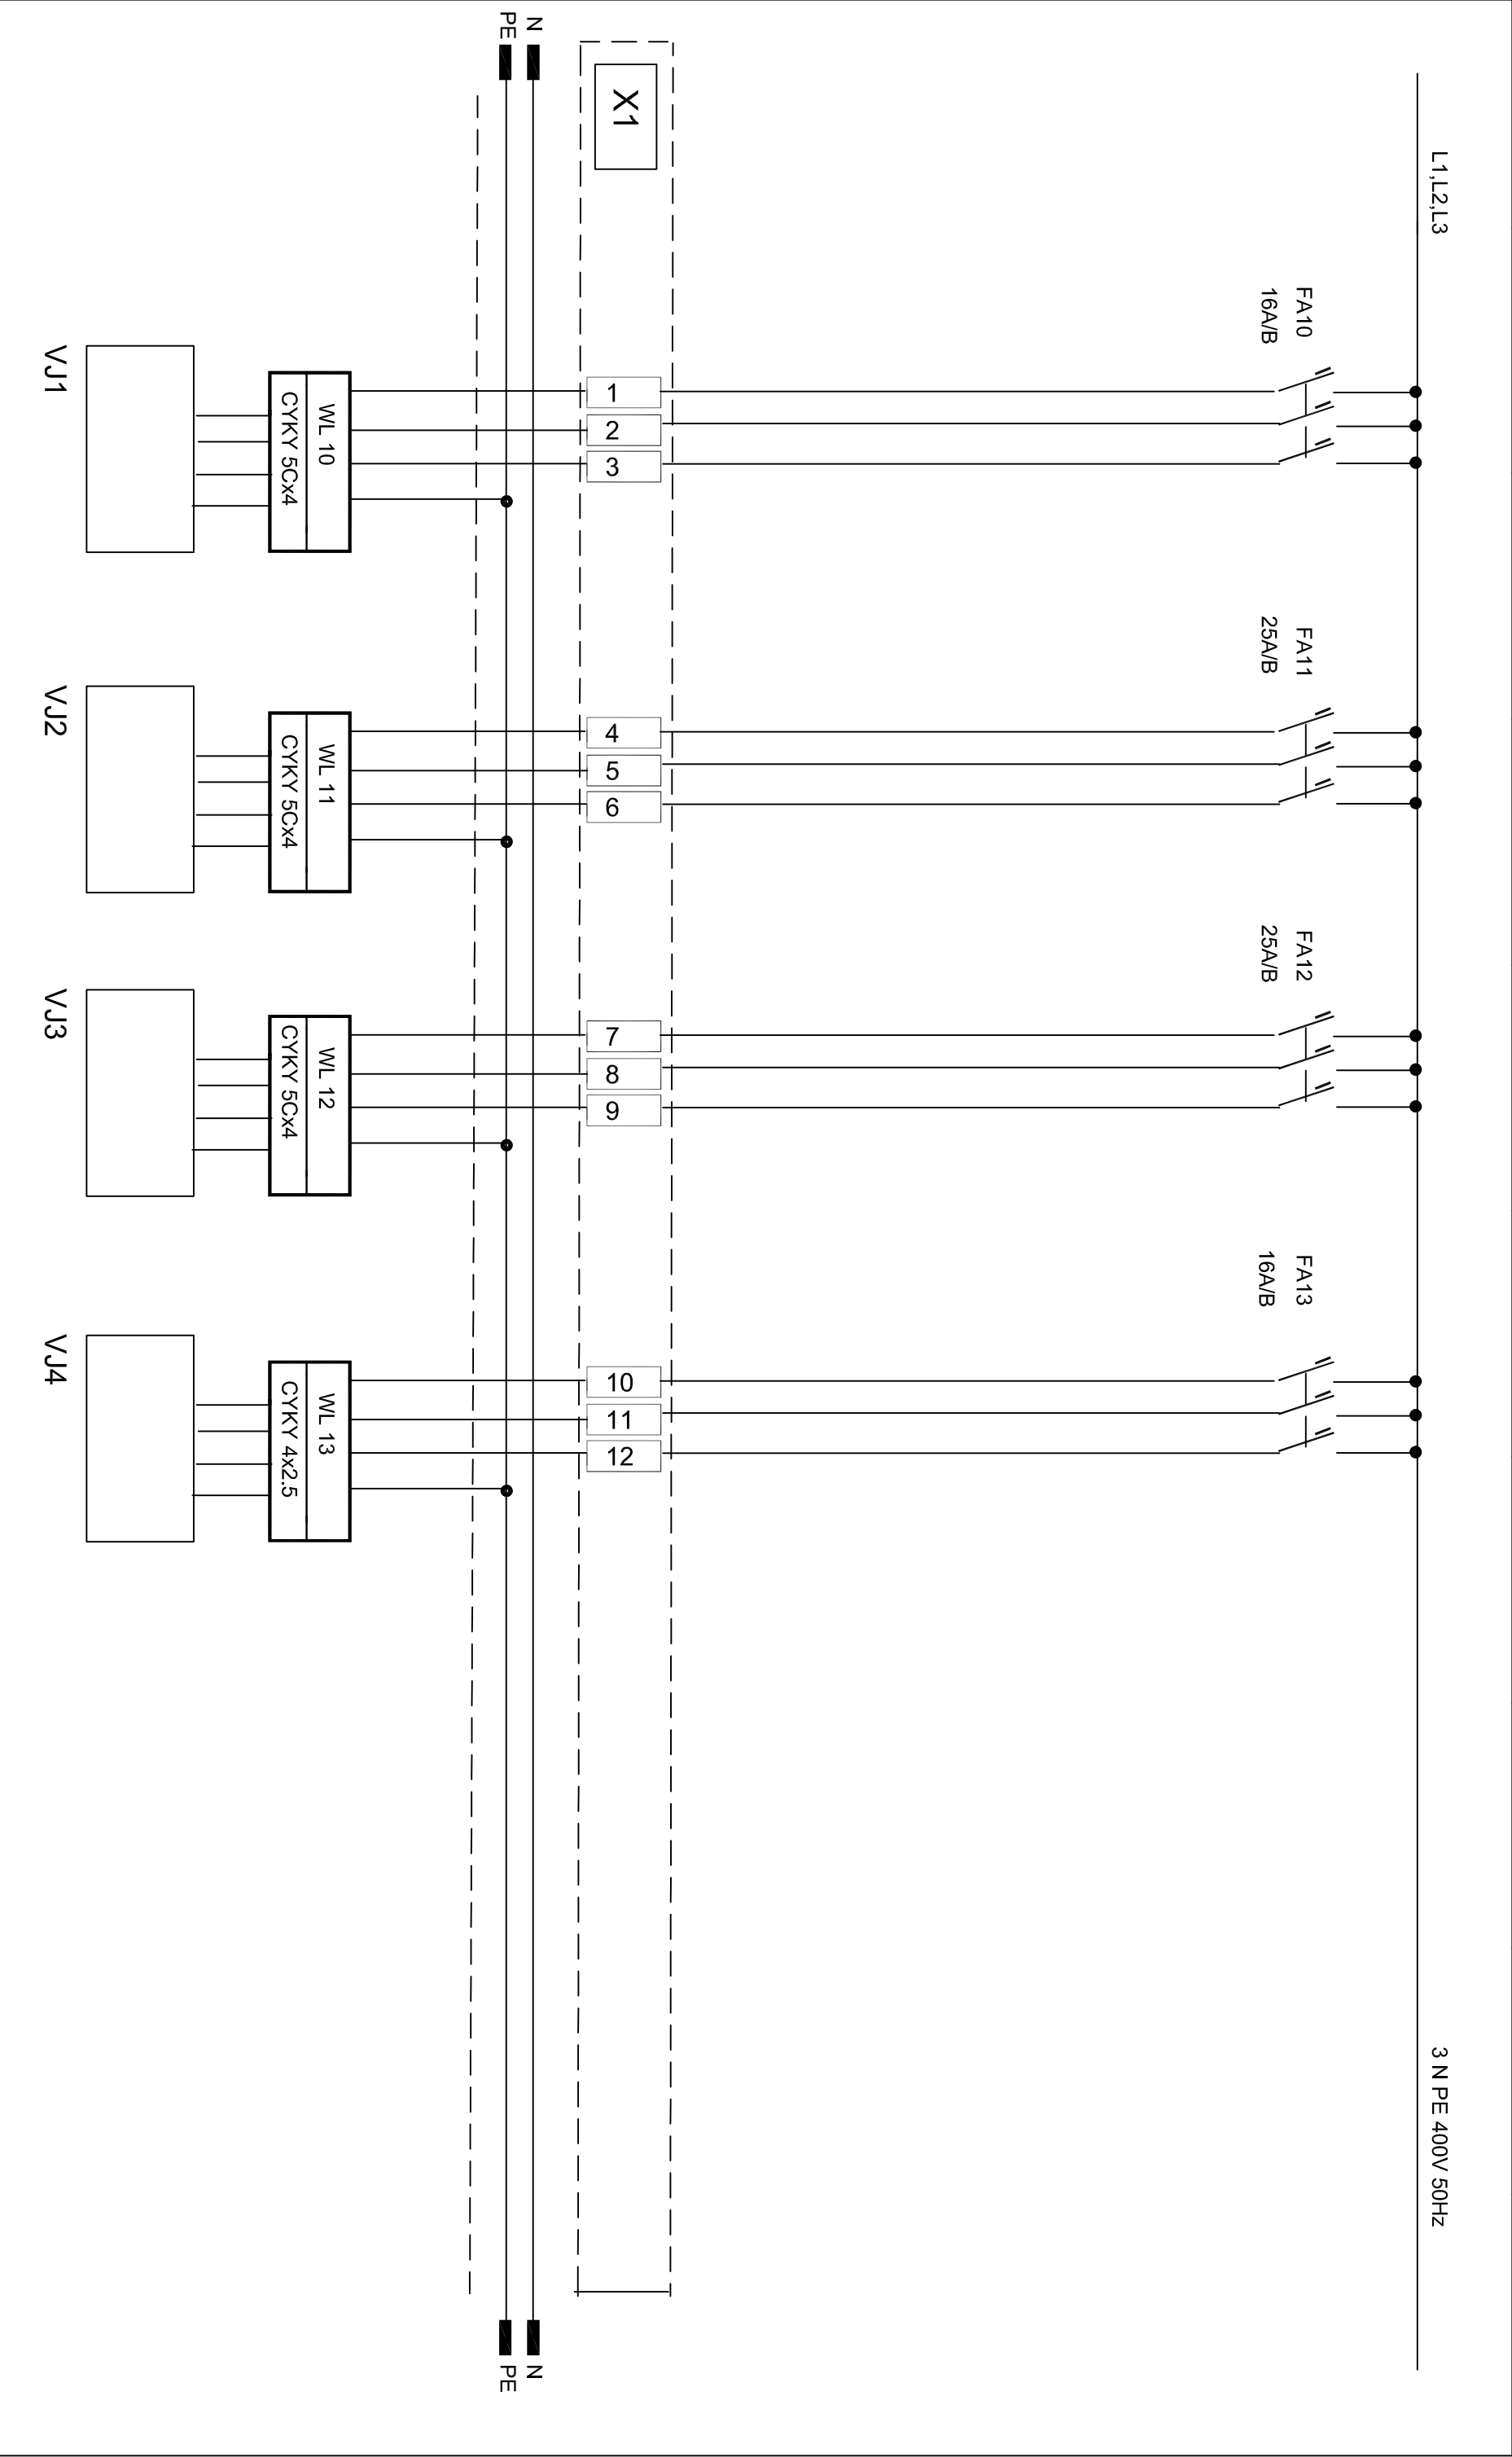

ABCregulace s.r.o Řepnky 128 tlf. 605285091 email:milian.erben@seznam.cz	Akce/Project: Realizace uspor energie ISŠ technická-hala dílen		Část/Part: MĚŘENÍ A REGULACE/BMS		Podsystém/Subsystem:		Rozvaděč/Switchboard	
	Místo/Locality: Vysoké Mýto		Datum/Date: 06/2015		Zařízení/Equipment: vzduchotechnika		List č./listů	
			Č.revize/Issue: 00		Výpracoval/Drawn: Milian Erben		2	