




ŘEZ A – A

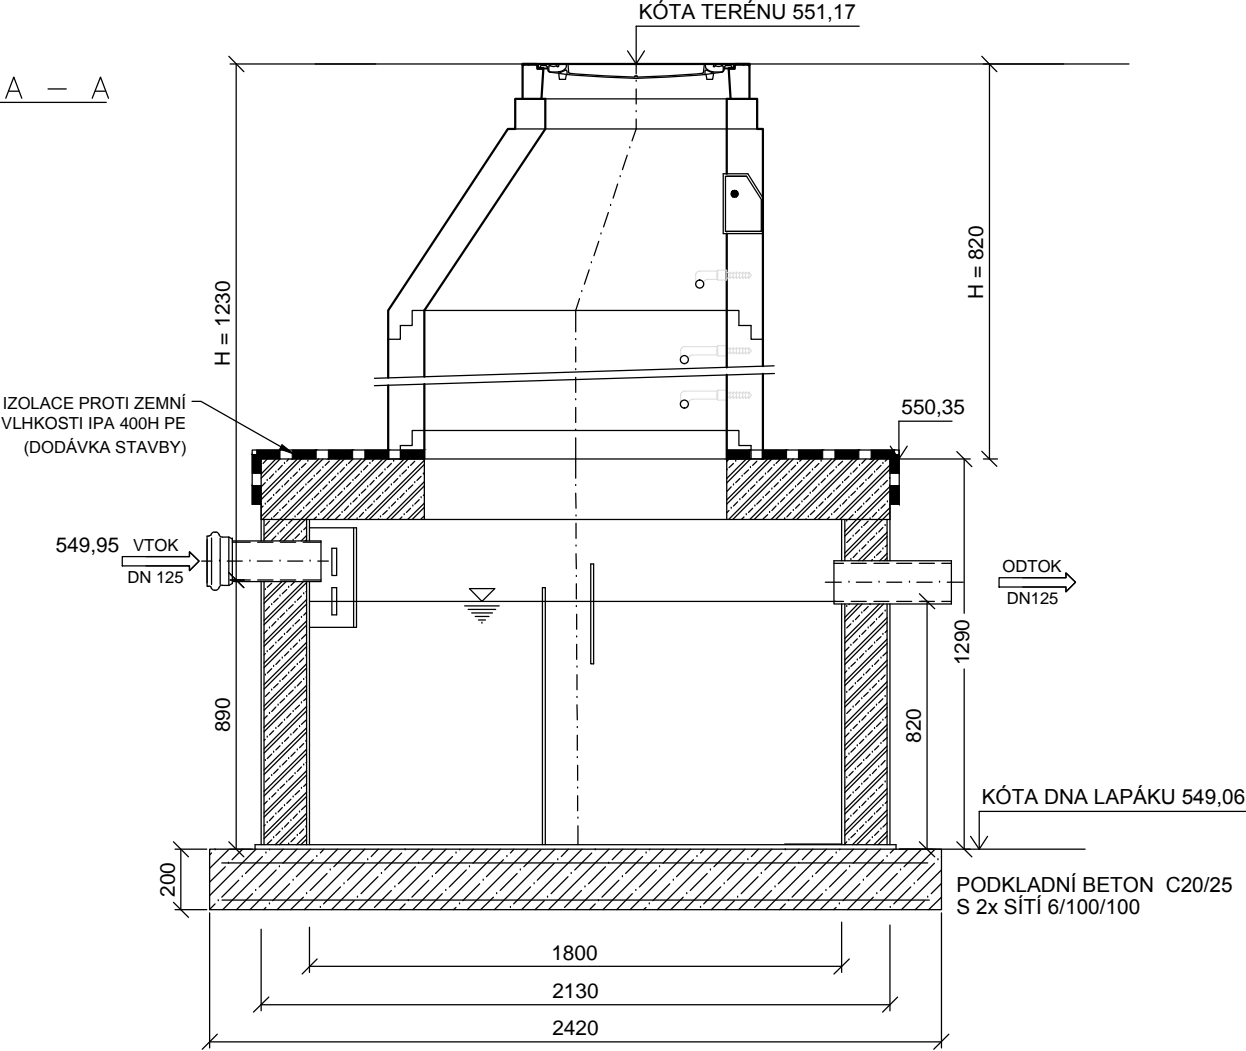

PŮDORYS

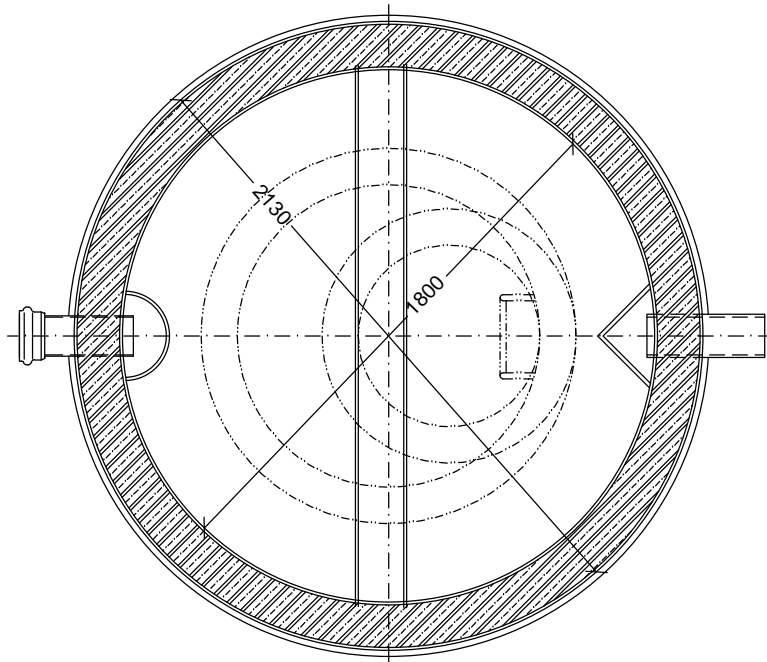

<div></div> <div>KIP spol. s r.o. LITOMYŠL INŽENÝRSKÁ A PROJEKTOVÁ ČINNOST TOULOVCOVO NAM. 156, 570 01 LITOMYŠL</div>		VEDOUČÍ ZAKÁZKY Ing. Pavla Vacková		
		ZODP. PROJEKTANT Luboš Bartoš		
VYPRACOVAL Luboš Bartoš		MÍSTO STAVBY Polička	DATUM 01/2017	
STUPEŇ DOKUMENTACE PRO PROVEDENÍ STAVBY			ZAK. Č. 3048/61	
INVESTOR Pardubický kraj, Komenského nám.125, 532 11 Pardubice			Č.PARÉ	
STAVBA SOŠ a SOU Polička - Přístavba a vybavení odborných učeben SO 02 - Venkovní kanalizace				
VÝKRES LAPÁK TUKŮ		MĚŘÍTKO 1 : 25	PROFESE vodo	Č.VÝKR. 4