

Tabulka místností 2.NP			
Číslo	Jméno	Plocha [m <sup>2</sup> ]	Podlaha
2.01	HALA	35,2	PVC
2.02	SCHODIŠTĚ	12,75	PVC
2.03	WC	14,48	Ker. dlažba
2.04	ÚKLID	1,4	Ker. dlažba
2.05	AKUMULÁTORY	6,41	Ker. dlažba
2.06	WC	13,9	Ker. dlažba
2.07	POKOJ	16,71	Ker. dlažba
2.08	POKOJ	19,66	PVC
2.09	CHODBA	27,48	PVC
2.10	POKOJ 6L	35,33	PVC
2.11	POKOJ 2L	17,82	PVC
2.12	KANCELAR	18,88	PVC
2.13	SOC. ZÁZEMÍ	8,07	Ker. dlažba
2.14	VÝTAHOVÁ ŠACHTA	6,48	-
2.15	INSPEKČNÍ POKOJ	16,94	PVC
2.16	POKOJ 6L	35,09	PVC
2.17	POKOJ 4L	36,57	PVC
2.18	CHODBA	20,64	PVC
2.19	KUCHYŇKA	6,75	PVC
2.20	UMÝVÁRNA	18,75	Ker. dlažba

Celková plocha [m<sup>2</sup>]: 369,31



LEGANDA:

- Bourané lce
- šachta pro přívod vzduchu (výkop zeminy)
- bourané výplně otvorů včetně zárubní

Odstanění nášlapných vrstev:

- P1 – demontáž stávající celoplošně lepené lino
- P2 – vybourání stávající dlažby včetně soklu
- P3 – demontáž stávajícího celoplošně lepeného lina na schodišti

Výkaz výměr pro odstraňované nášlapné vrstvy viz. D.1.1.11

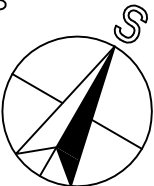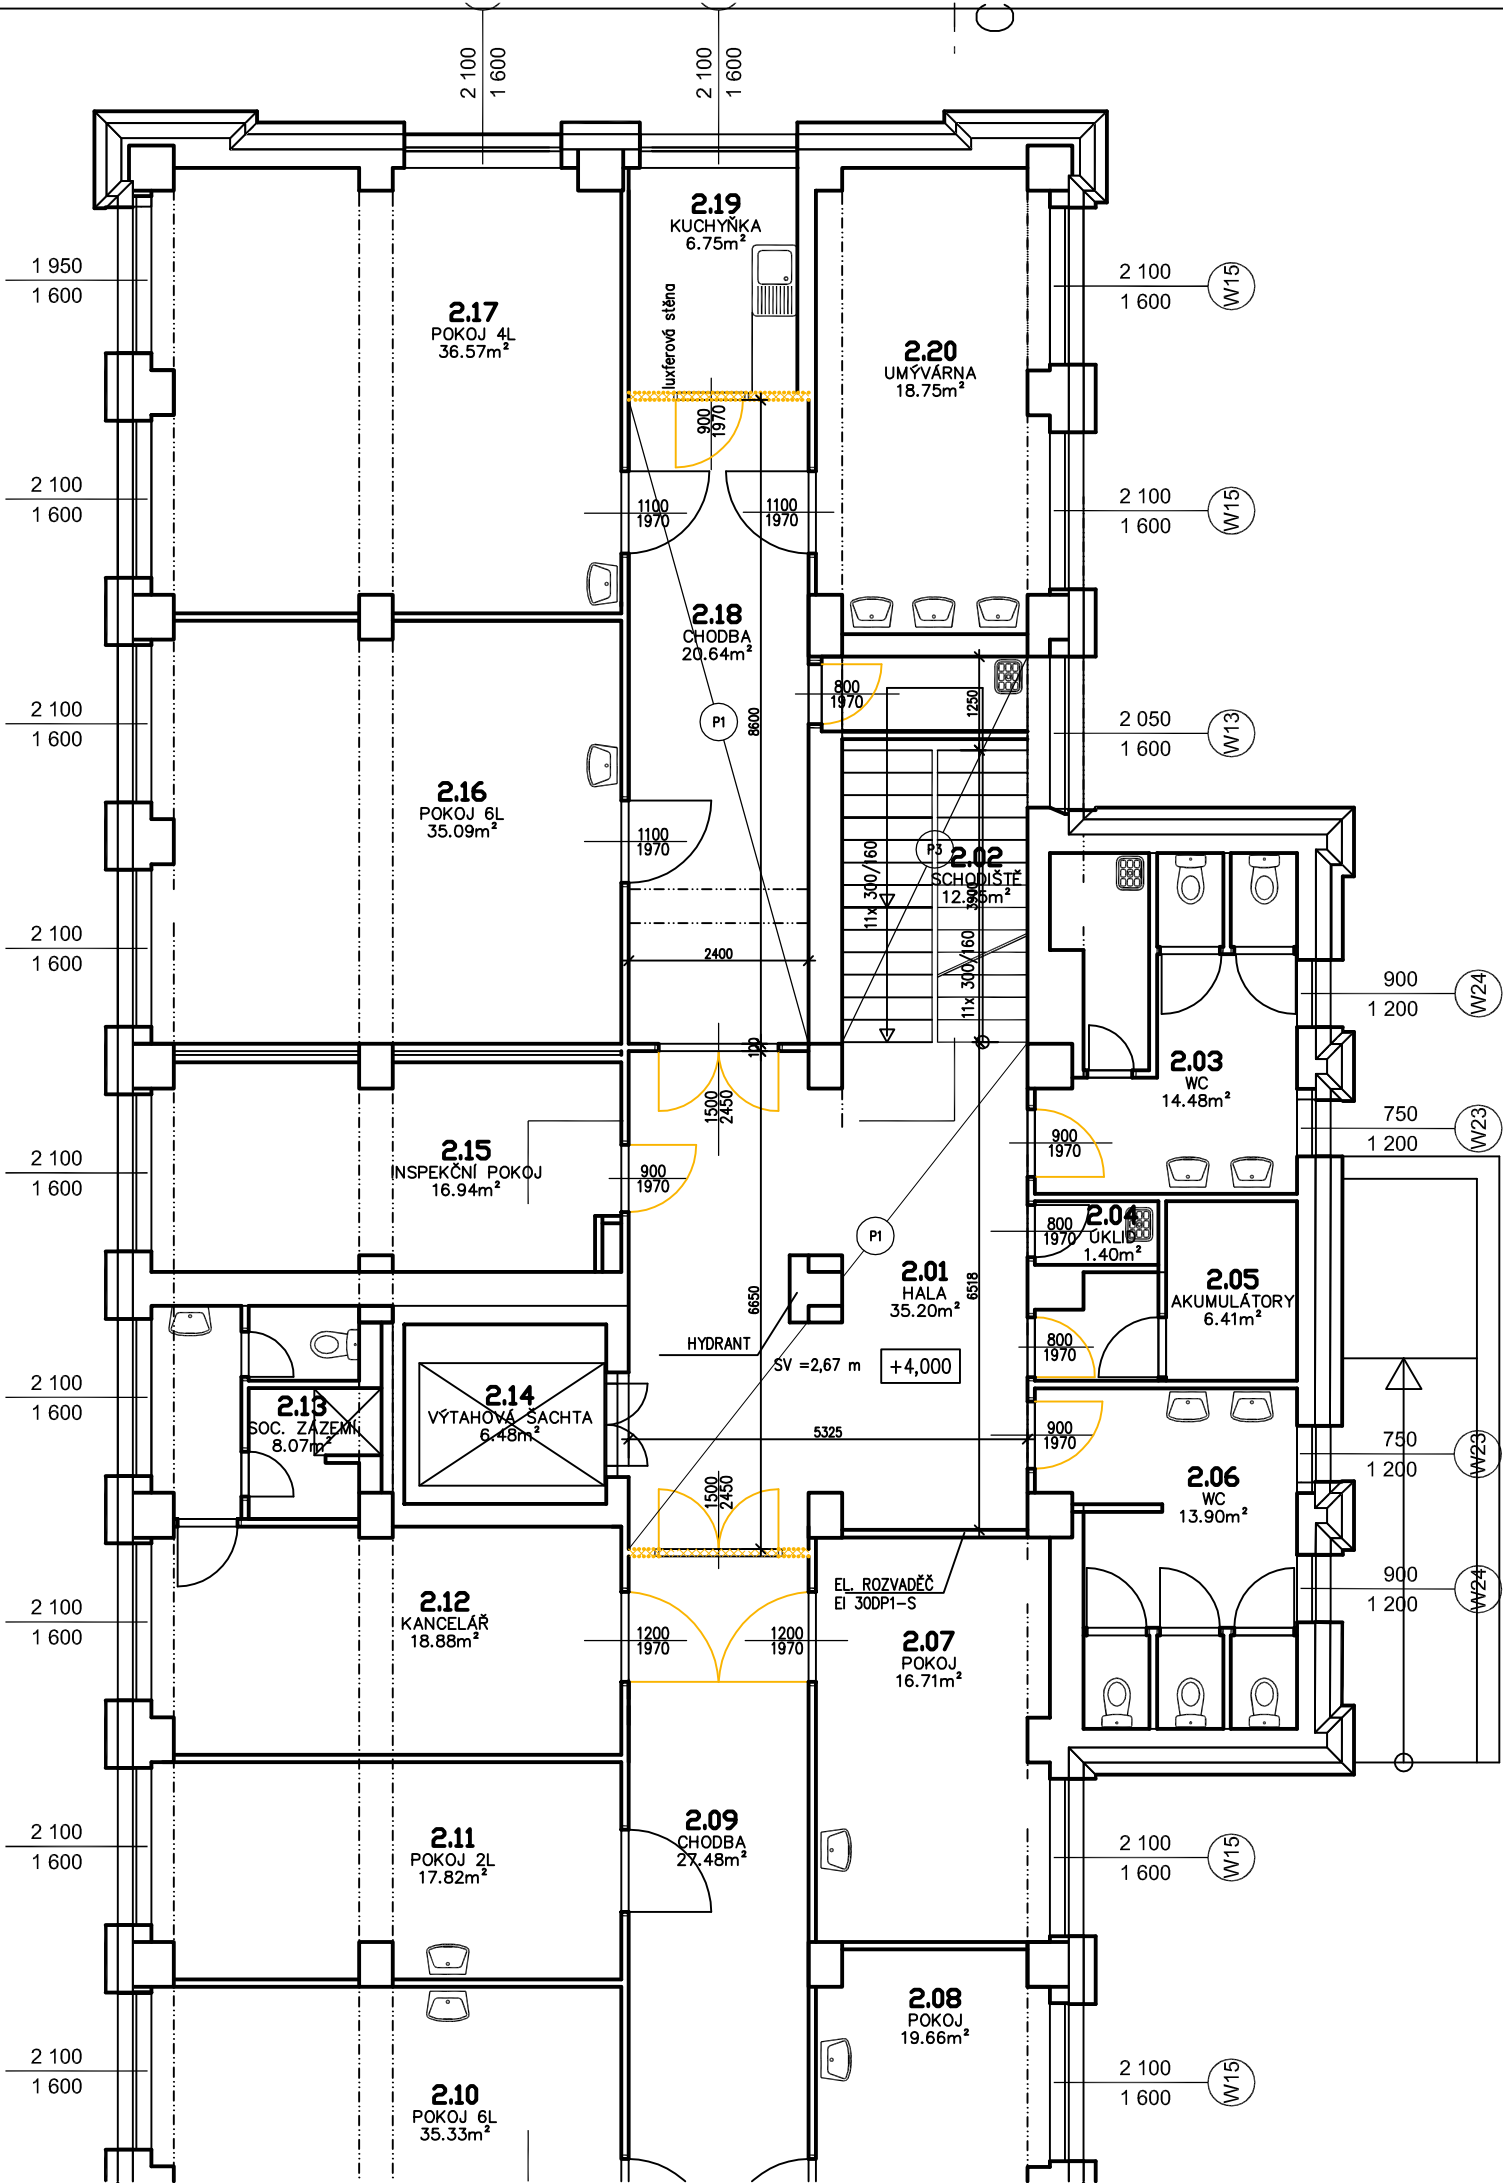

Vypracovali:	Zodpovědný projektant:	Hlavní inženýr projektu:
ING. Antonín NADVORNIK		ING. Jaroslav DVOŘÁK
Místo stavby: LDN Rybítví, Činžovních domů 140, 533 54 Rybítví		
Investor: Pardubický kraj, Komenského náměstí 125, 532 11 Pardubice		
Akce: Léčebna dlouhodobě nemocných Rybítví, vybudování systému EPS a evakuačního rozhlasu včetně vyvolaných stavebních úprav		
Objekt: Výkres: PŮDORYS 2.NP		
Sinc s.r.o. PROJEKČNÍ A INŽENYRSKÁ SPOLČENOST IČ: 288 14 878 www.sinc.cz		Formát: A3 Datum: 04/2017 Stupeň: DPS Zak. č.: 170303 Měřítko: 1:100
Č.v.		Paré: D.1.1.3