



# ŘEZ A-A

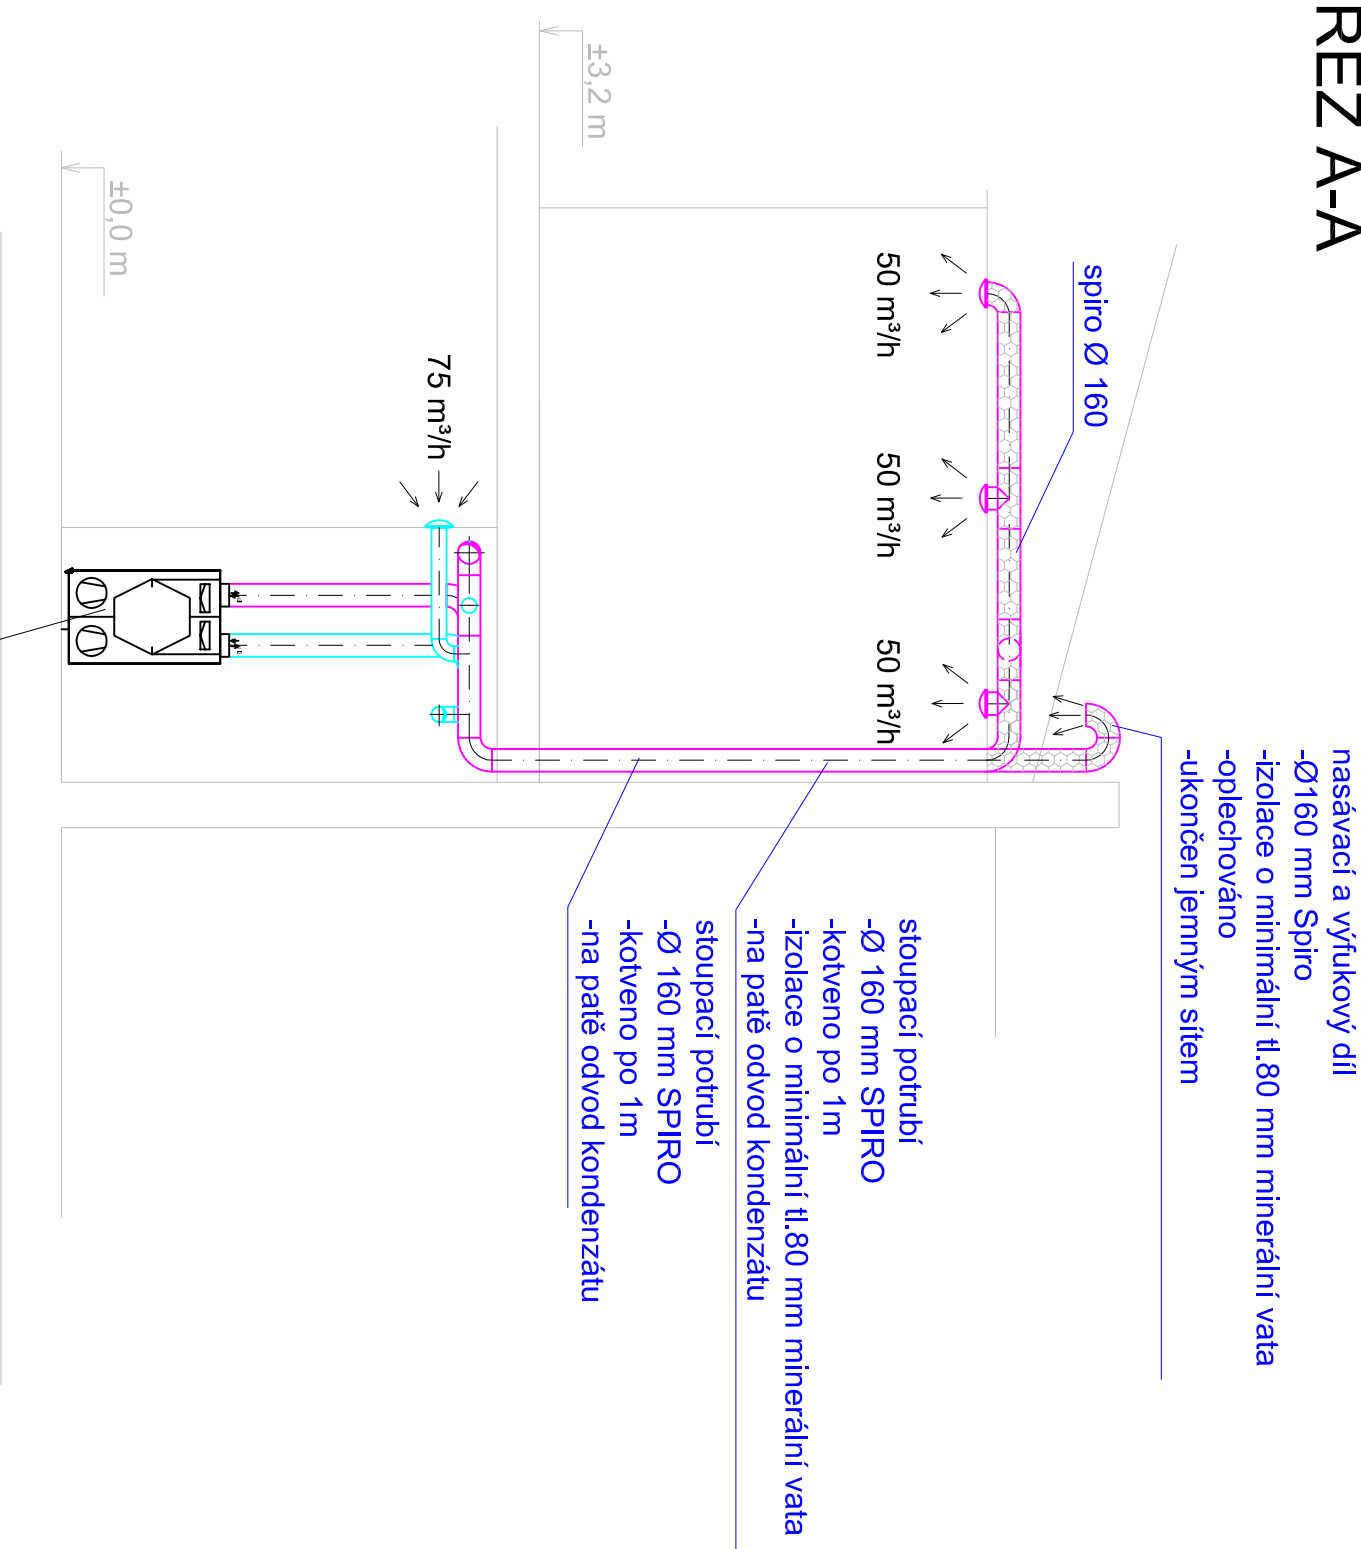


- ZARÍZENÍ Č.1.01
- VZT JEDNOTKA UMÍSTĚNA NA PODLAŽE
  - VÝKON P: 250 m³/h, 150 Pa O: 275 m³/h, 150 Pa
  - DESKOVÝ REKUPERÁTOR MIN. SUCHÁ ÚČINNOST 75%
  - ELEKTROOŘEV O VÝKONU cca 1,5 kW
  - VENTILÁTOR P/O 0,3 kW
  - FILTRACE P/O G4
  - ROZMĚRY JEDNOTKY š620 X v1000 X h490
  - HMOTNOST cca 200 kg
  - Már SOUČÁST DODÁVKY VZT JEDNOTKY

- ODVODNÍ POTRUBÍ
- PŘÍVODNÍ POTRUBÍ
- POTRUBÍ OPATŘENO TEPELNOU IZOLACÍ
- POTRUBÍ OPLECHOVÁNO NA VNĚJŠÍ ČÁSTI
- TLOUŠŤKA IZOLACE min 80 mm

 - TALÍŘOVÝ VENTIL ODVODNÍ KI 100
- TALÍŘOVÝ VENTIL PŘÍVODNÍ KO 125



- ZARÍZENÍ Č.1.01
- VZT JEDNOTKA UMÍSTĚNA NA PODLAŽE
  - VÝKON P: 250 m³/h, 150 Pa O: 275 m³/h, 150 Pa
  - DESKOVÝ REKUPERÁTOR MIN. SUCHÁ ÚČINNOST 75%
  - ELEKTROOŘEV O VÝKONU cca 1,5 kW
  - VENTILÁTOR P/O 0,3 kW
  - FILTRACE P/O G4
  - ROZMĚRY JEDNOTKY š620 X v1000 X h490
  - HMOTNOST cca 200 kg
  - Már SOUČÁST DODÁVKY VZT JEDNOTKY

 <b>SEBESTA</b> Industries		SEBESTA Industries s.r.o. Nepomuckých 780/9 Praha 18, Letňany IČO: 060 32 699		web:www.sebesta-industries.com tel:+420 608942339 email: info@sebesta-industries.com	
PROJEKTANT:		ZODP. PROJEKTANT:		Ing. Eduard Kadlec	
Ing. Marek Šebesta					
MÍSTO STAVBY: k.ú. Holice v Čechách		DATUM:		6 / 2017	
INVESTOR :		Pardubický kraj, Komenského nám. 125, 53 002 Pardubice		ÚČEL: DPS	
AKCE:		STŘEDNÍ ŠKOLA AUTOMOBILNÍ		Č. VÝKRESU:	
ČÁST:		VZDUCHOTECHNIKA		3	
VÝKRES:		Řez A-A VZT objekt C		MĚŘÍTKO: 1 : 50	