




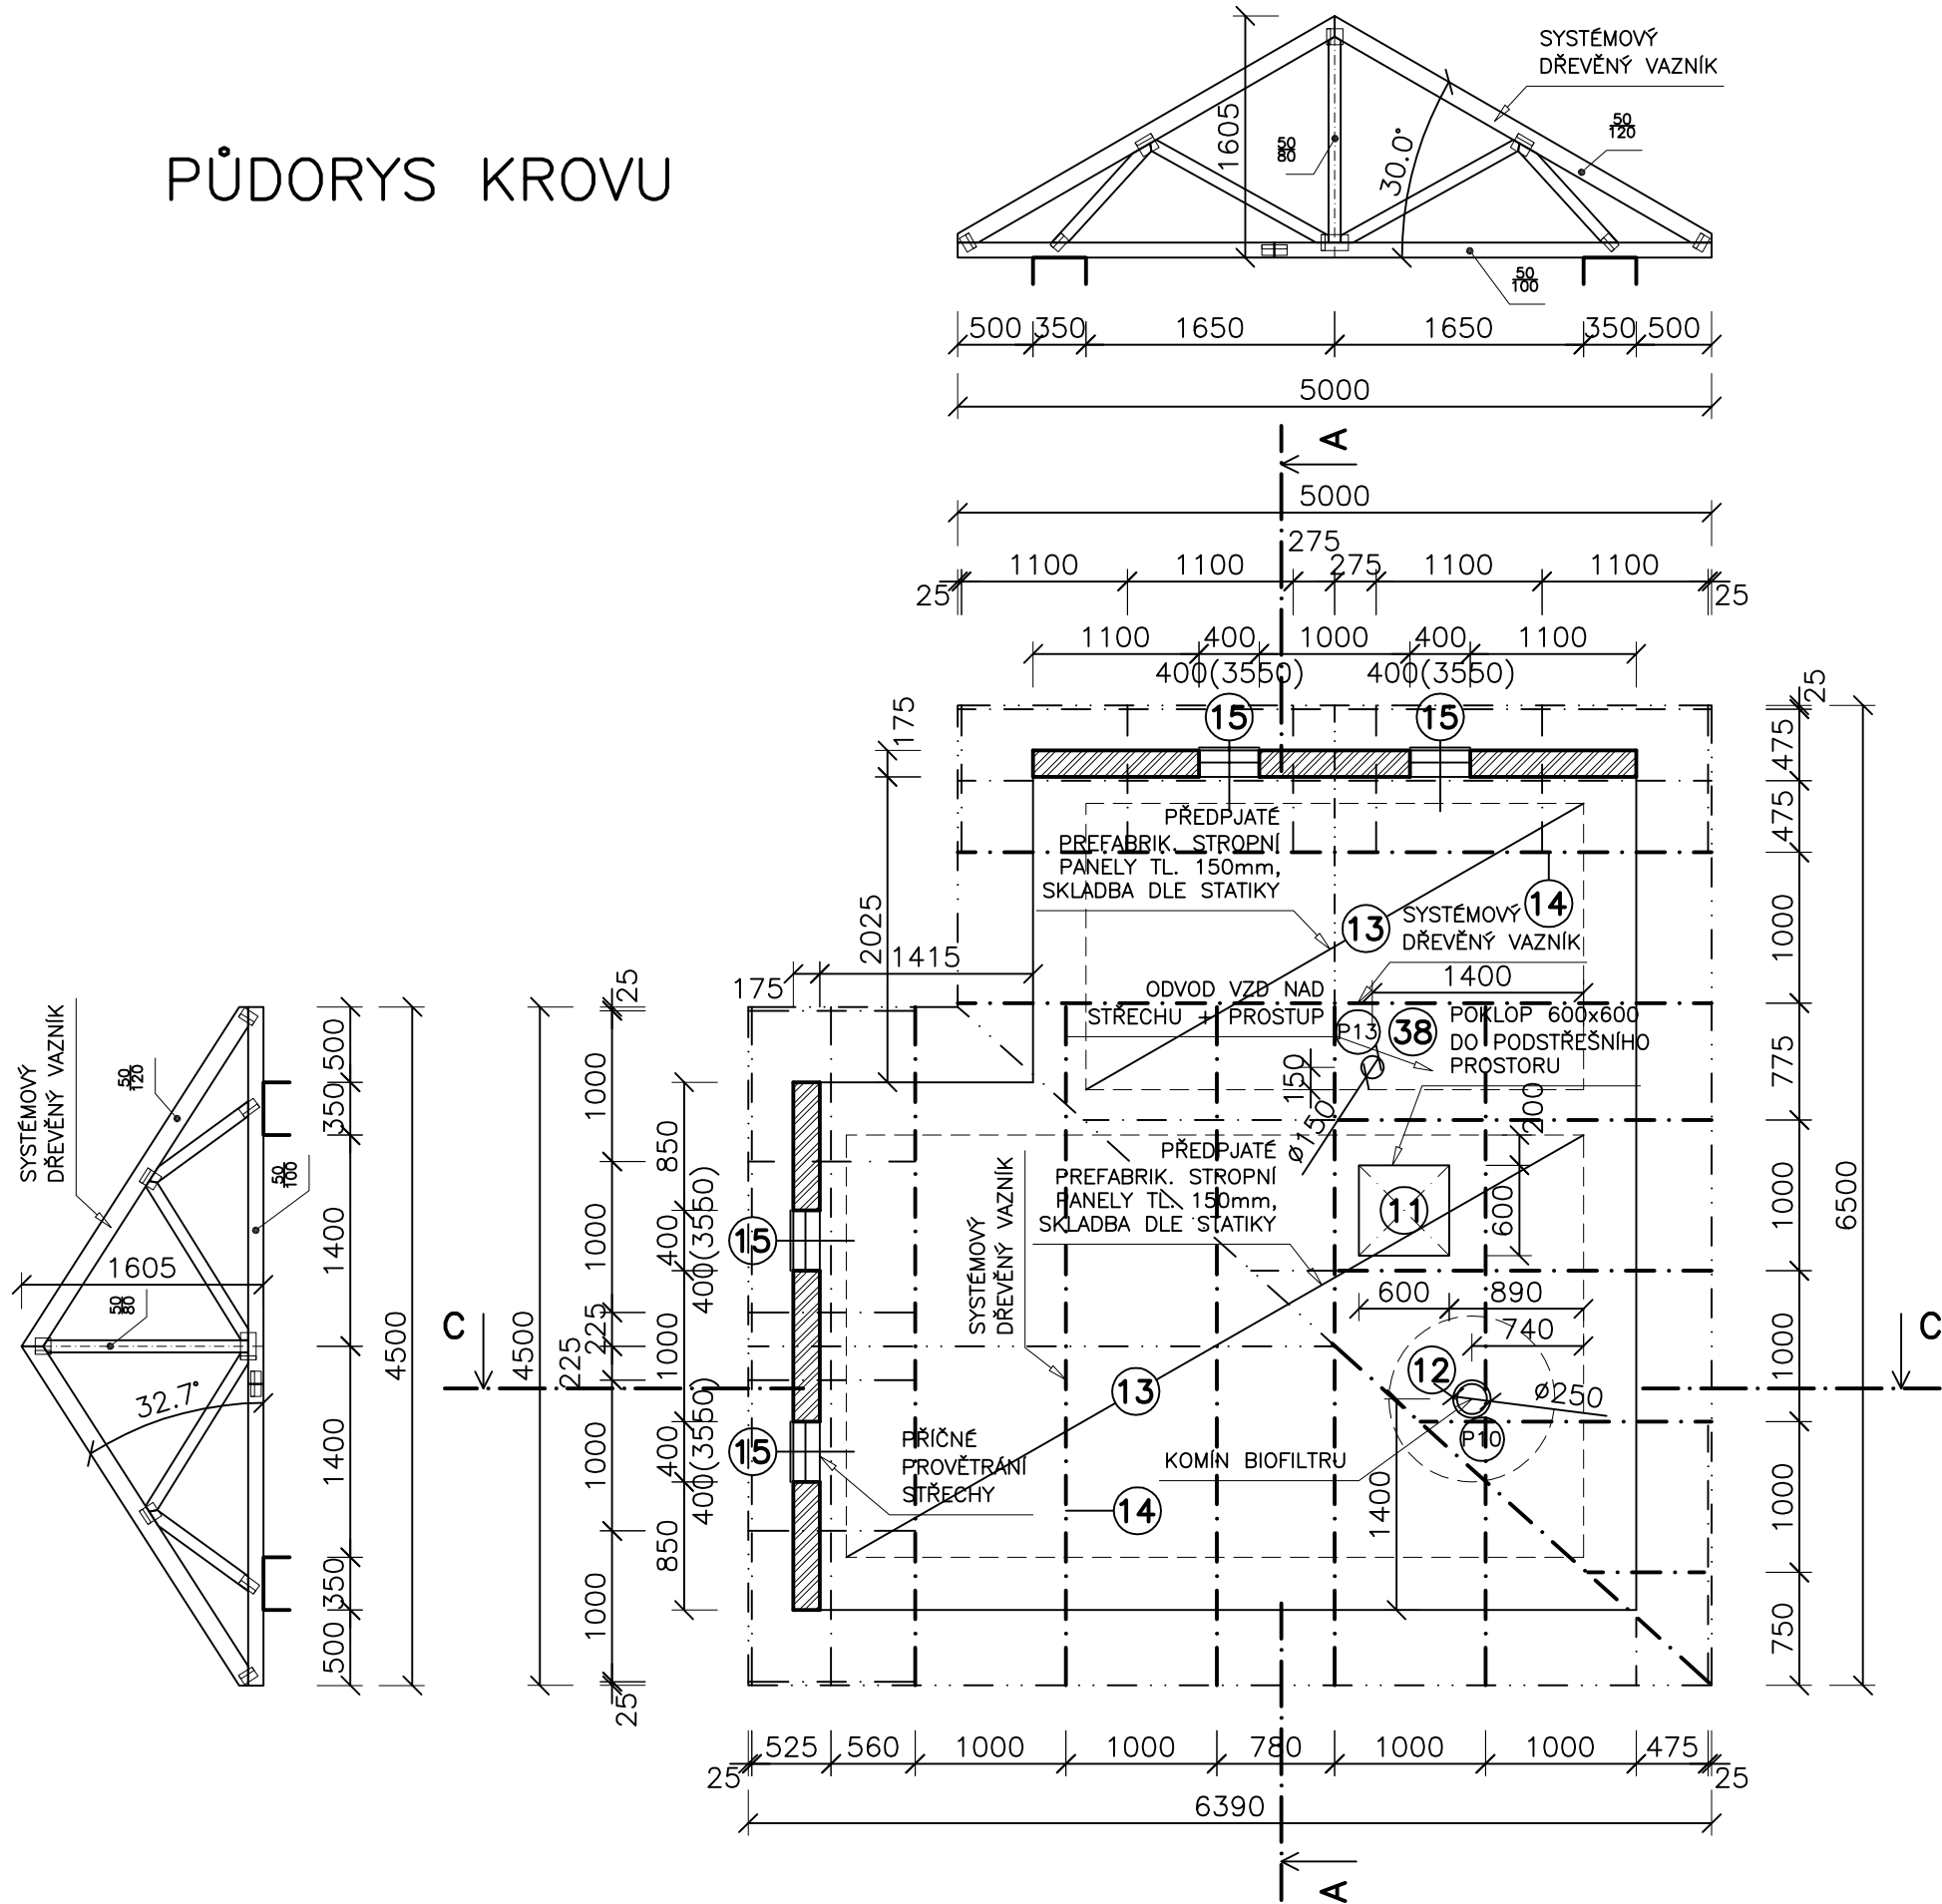

 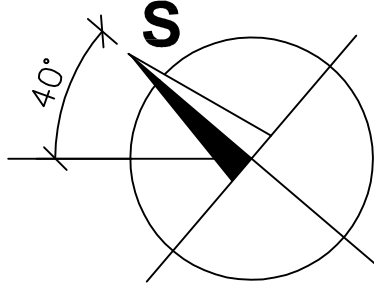


PŮDORYS KROVU

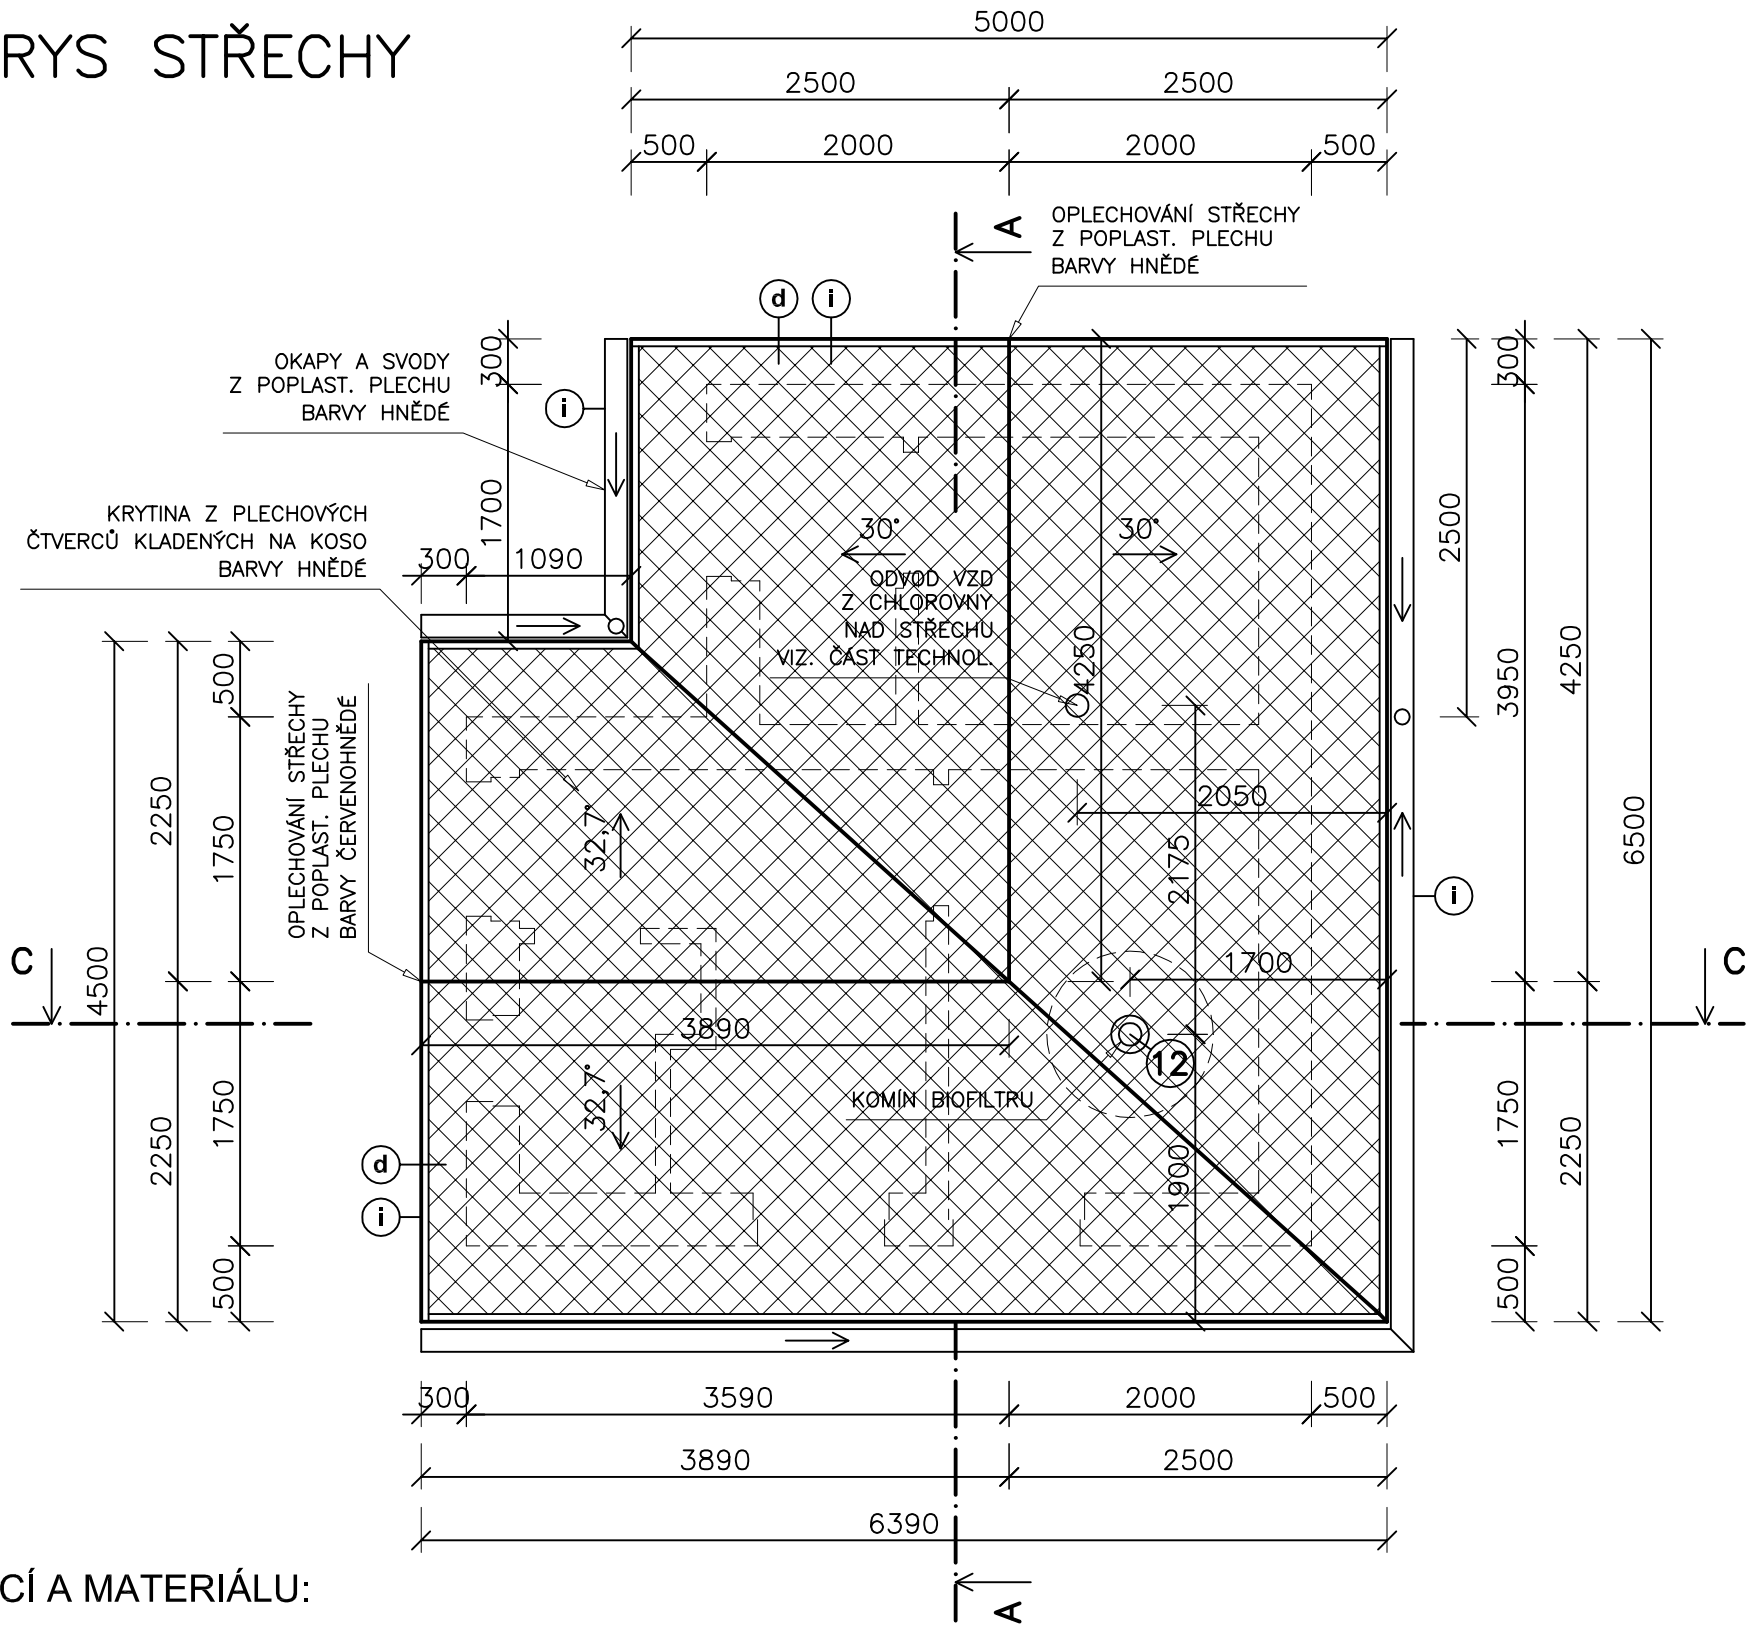

PŮDORYS STŘECHY



LEGENDA KONSTRUKCÍ A MATERIÁLU:

-  NOVÉ ZDIVO ŠTÍTŮ Z KERAMICKÝCH BLOKŮ P10 TL. 175mm
-  NOVÁ STŘEŠNÍ KRYTINA PROVOZNIHO OBJEKTU – POZINKOVANÉ PLECHOVÉ ŠABLONY KLADENÉ NA KOSO
-  VÝROBKY DLE POPISU V TABULKÁCH VÝROBKŮ
-  STŘEŠNÍ KRYTINA – POZINKOVANÉ PLECHOVÉ ŠABLONY BARVY HNĚDÉ KLADENÉ NA KOSO – PLOCHA STŘECHY 48m²
-  KLEMPÍŘSKÉ VÝROBKY A OPLECHOVÁNÍ POPLASTOVANÝ PLECH BARVY HNĚDÉ
OKAPY DN 150 – 16,5m
SVODY DN 100 – 12m (VČETNĚ OHYBŮ)

OPLECHOVÁNÍ STŘECHY, R.Š. 200mm
ŠTÍT – 12m, HŘEBEN – 8,2m, OKAP – 16,5m
NÁROŽÍ A ÚŽLABÍ – 6m

OPLECHOVÁNÍ KOMÍNŮ – 2m, R.Š. 330
PARAPETY OKEN – 3m, R.Š. 330

±0,000=409,100 m.n.m. (PODLAHA TECH. OBJEKTU)

| | | | |
|----------------------------------------------------------------------------------------------------------------------------------------------------------------------------------------------------------------------------------|-------------------------------------------------------------------------------|--------------------------------------------------------------------------------------------------------------------------------------------------------------------------------------------------------------------------------------------------------------------------------------|----------|
| IKKO Hradec Králové, s.r.o. Bratři Štefanů 238, 500 03 Hradec Králové tel. 495 407 520, 495 217 150 e-mail: ikko@ikko.cz , http://www.ikko.cz | | ING. LEOŠ JEREMIAŠ PROJEKTOVÁNÍ POZEMNÍCH STAVEB Bratři Čapků 864, 547 01 Náchod IČ: 866 76 199 PROVOZOVNA Pod zámečkem 1051, 500 06 Hradec Králové Telefon: +420 773 640 557 E-mail: leos.jeremias@email.cz | |
| ZODPOVĚDNÝ PROJEKTANT: | ING. BOHUSLAV KOUBA | STUPEŇ: | DPS |
| KONTROLOVAL: | ING. BOHUSLAV KOUBA | DATUM: | 03/2017 |
| VYPRACOVAL: | ING. LEOŠ JEREMIAŠ | Č. ZAKÁZKY: | 272016 |
| INVESTOR: | PARDUCKÝ KRAJ, KOMENSKÉHO NÁM. 125, PARDUBICE - STARÉ MĚSTO, 530 02 PARDUBICE | MĚŘÍTKO: | 1:50 |
| AKCE: ALBERTINUM, ODBORNÝ LÉČEBNÝ ÚSTAV ŽAMBERK | | FORMÁT: | 4x A4 |
| REKONSTRUKCE A MODERNIZACE ČISTÍRNÝCH VOD | | Č. VÝKRESU: | Č. PARÉ: |
| OBJEKT: IO 01 - REKONSTRUKCE A MODERNIZACE ČOV | | IO 01.09 | |
| VÝKRES: PŮDORYS KROVU A STŘECHY TECH. OBJEKTU - NOVÝ STAV | | | |