






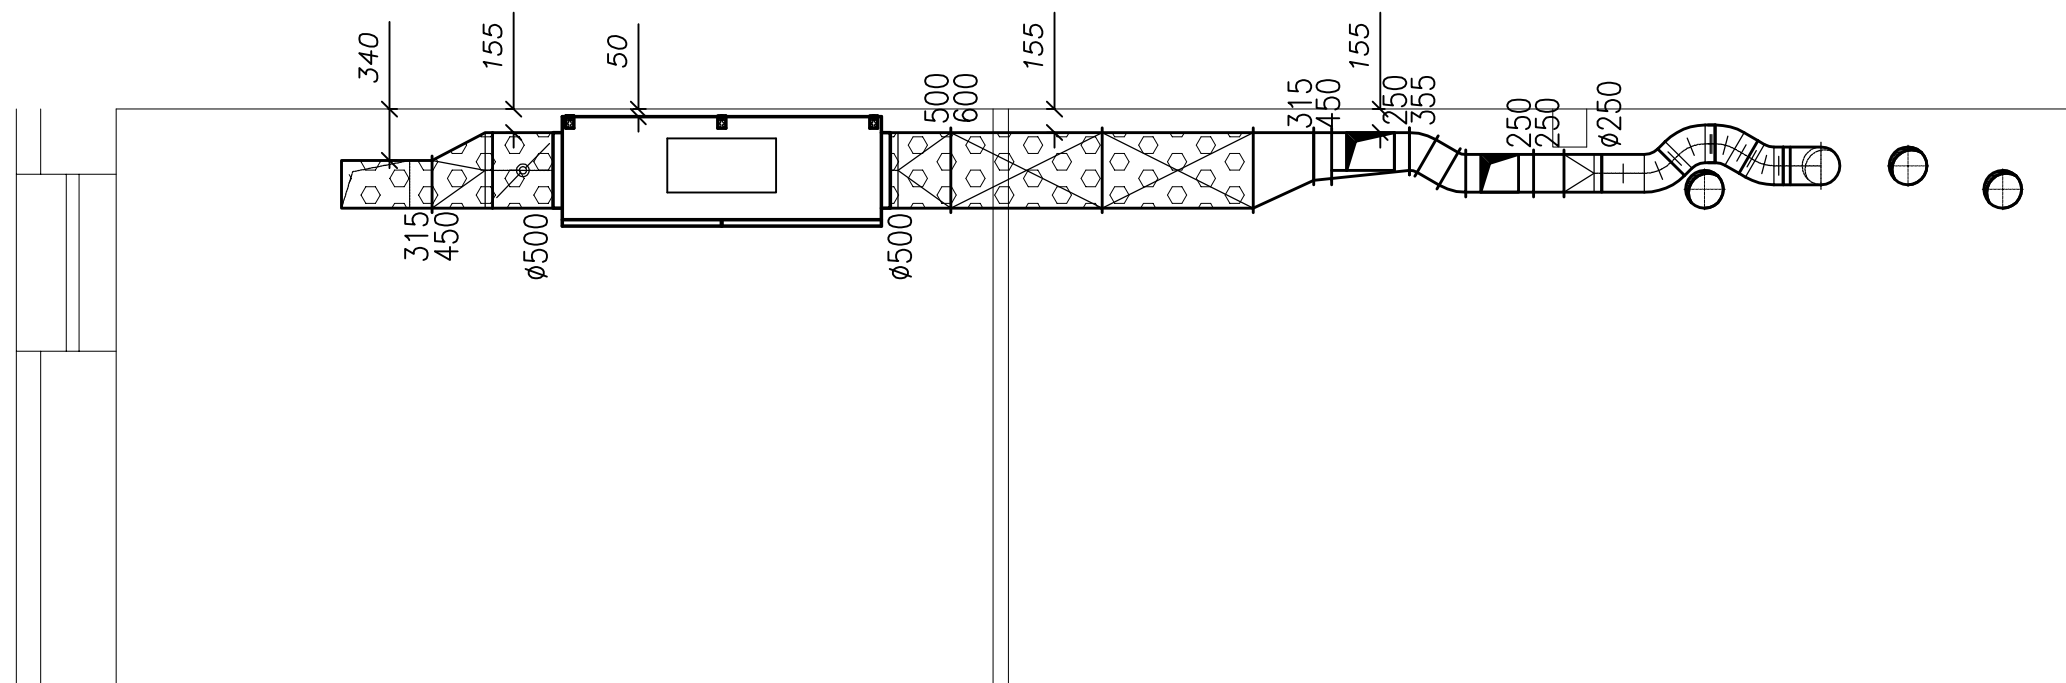

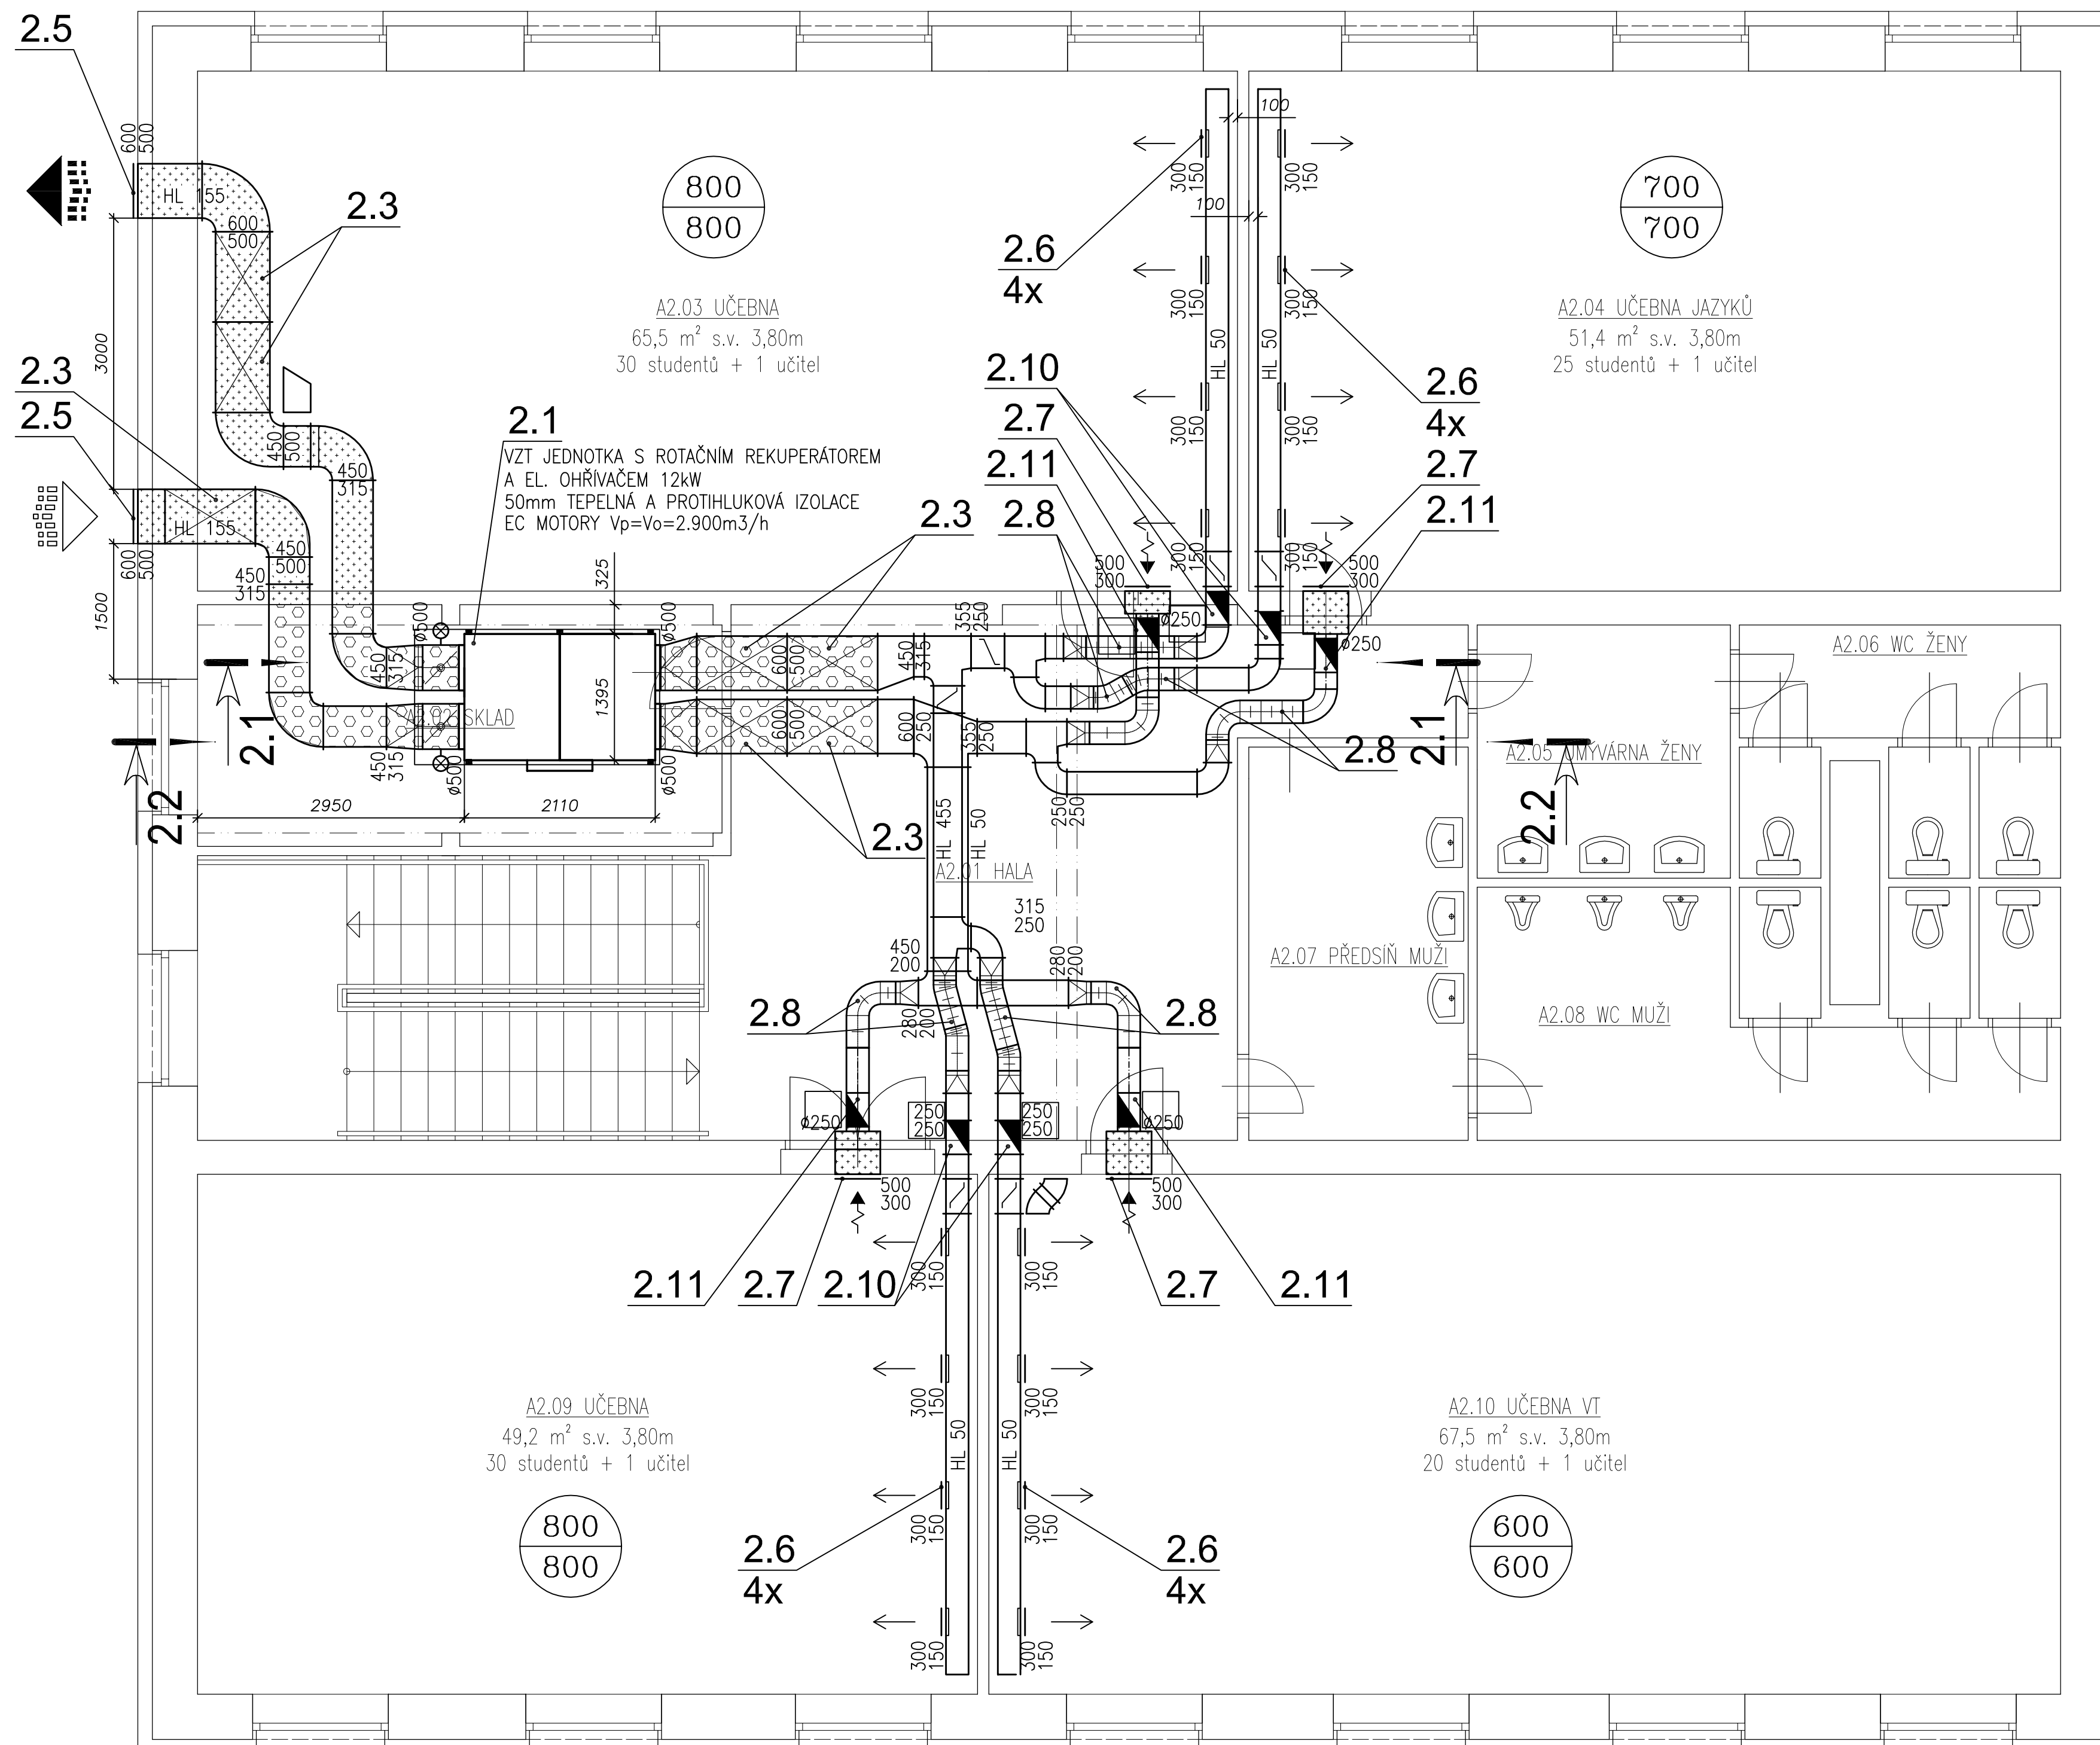


 


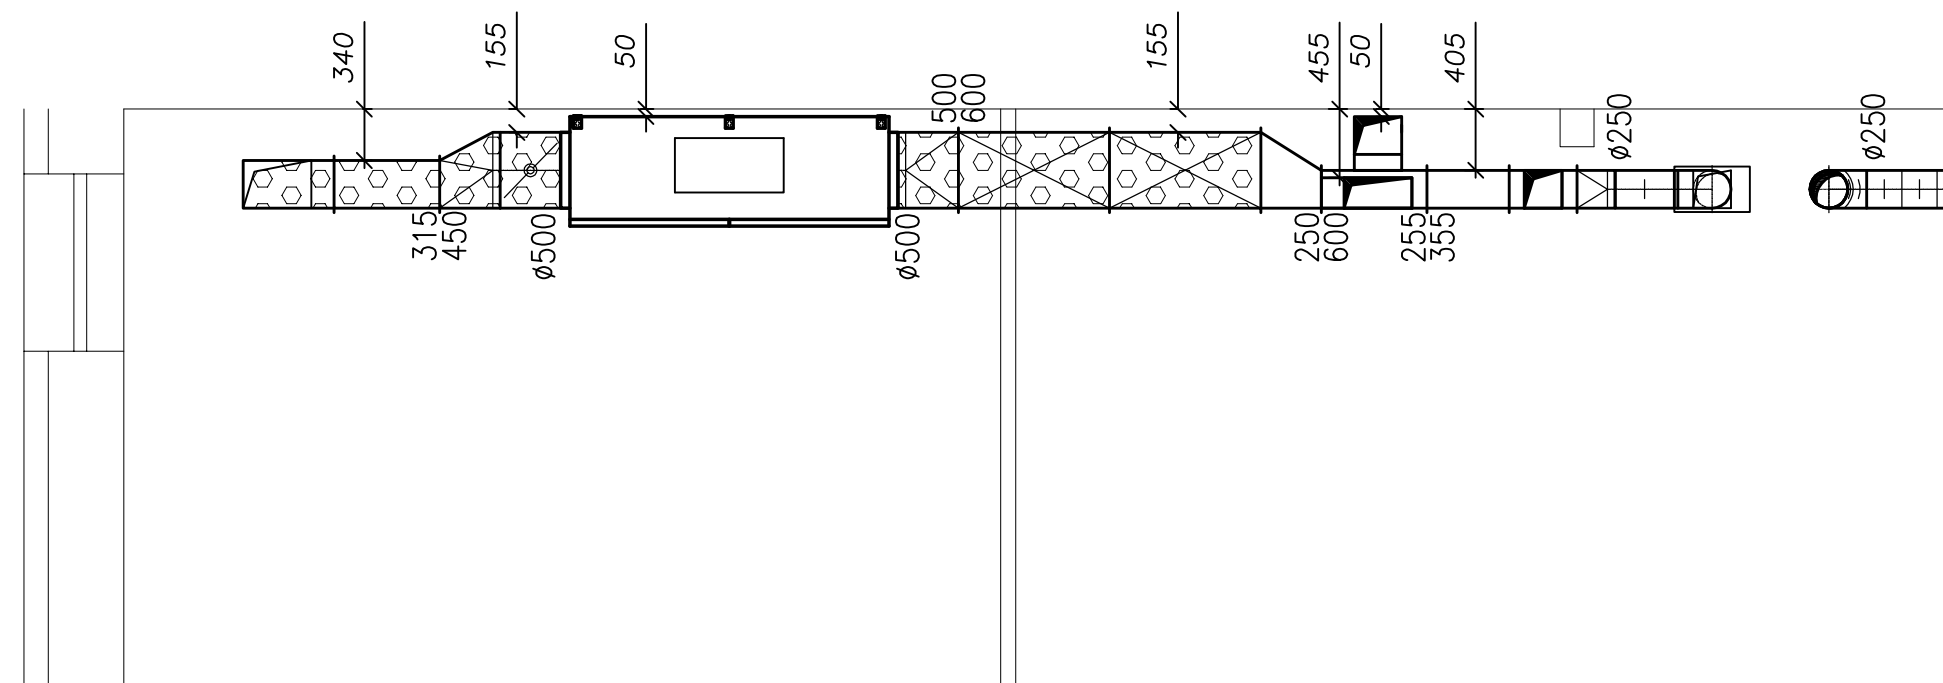


## ŘEZ 2.1



## ŘEZ 2.2



*LEGENDA VZT*

-  Tepelná a hluková izolace tl. 40mm vč. polepu Al folií
-  Požární izolace s odolností 30min.
- HL Horní líc, měřeno od stropu
- DL Dolní líc, měřeno od podlahy
-  Regulační nebo uzavírací klapka
-  Požární klapka
-  Tlumič hluku
-  Pružná manžeta
-  Množství větracího vzduchu  $m^3/hod$
-  Průtok odpov.
- 500x500 Dimenze potrubí (mm)
-  Flexibilní potrubí - hadice
-  Stěnová mřížka (2ks)
-  Podříznuté dveře
-  Vířivá stropní vyústka
-  Ventilátor

Rádusy u VZT dílů potrubí jsou standardní s výjimkou případů, kdy je rádius u VZT dílů potrubí uveden na výkresu. Všechna kolena VZT rozvodů jsou opatřena vodícími plechy. Všechny rozbočky a odbočky jsou opatřeny náběhy.

Generální projektant:



PRODIN A.S. WWW.PRODIN.CZ  
JIRÁSKOVA 169 DIČ: CZ25292161  
530 02 PARDUBICE IČO: 25292161

Zpracovatel dílčí části dokumentace: Souřadnicový systém S-JTSK, Výškový systém Bpv

Výpracoval: ing. Roman Petr		Zedp. projektant: ing. Roman Petr	Kontroloval: ing. Roman Petr	VZDUCHOTECHNIKA A KLIMATIZACE projekce <b>Ing. Roman Petr</b> Brnánská 700/25, Hradec Králové 500 06 Tel:737 105 233 roman_petr@seznam.cz
Kraj: Pardubický		Traťový úsek/Obec: Letohrad		
Investor: PSŠ Letohrad, Komenského 472, 561 21 Letohrad				
AKCE:				
REALIZACE ÚSPOR ENERGIE - PSŠ LETOHRAD				
AREÁL KOMENSKÉHO - DOMOV MLÁDEŽE "A",				
JÍDELNA, TĚLOCVIČNA				
Měřítko 1:50				
Obsah výkresu: PŮDORYS 2.NP				
Část dokumentace D.14.04. 04				
Č. výkresu				