


KOORDINAČNÍ SITUACE - NOVÝ STAV

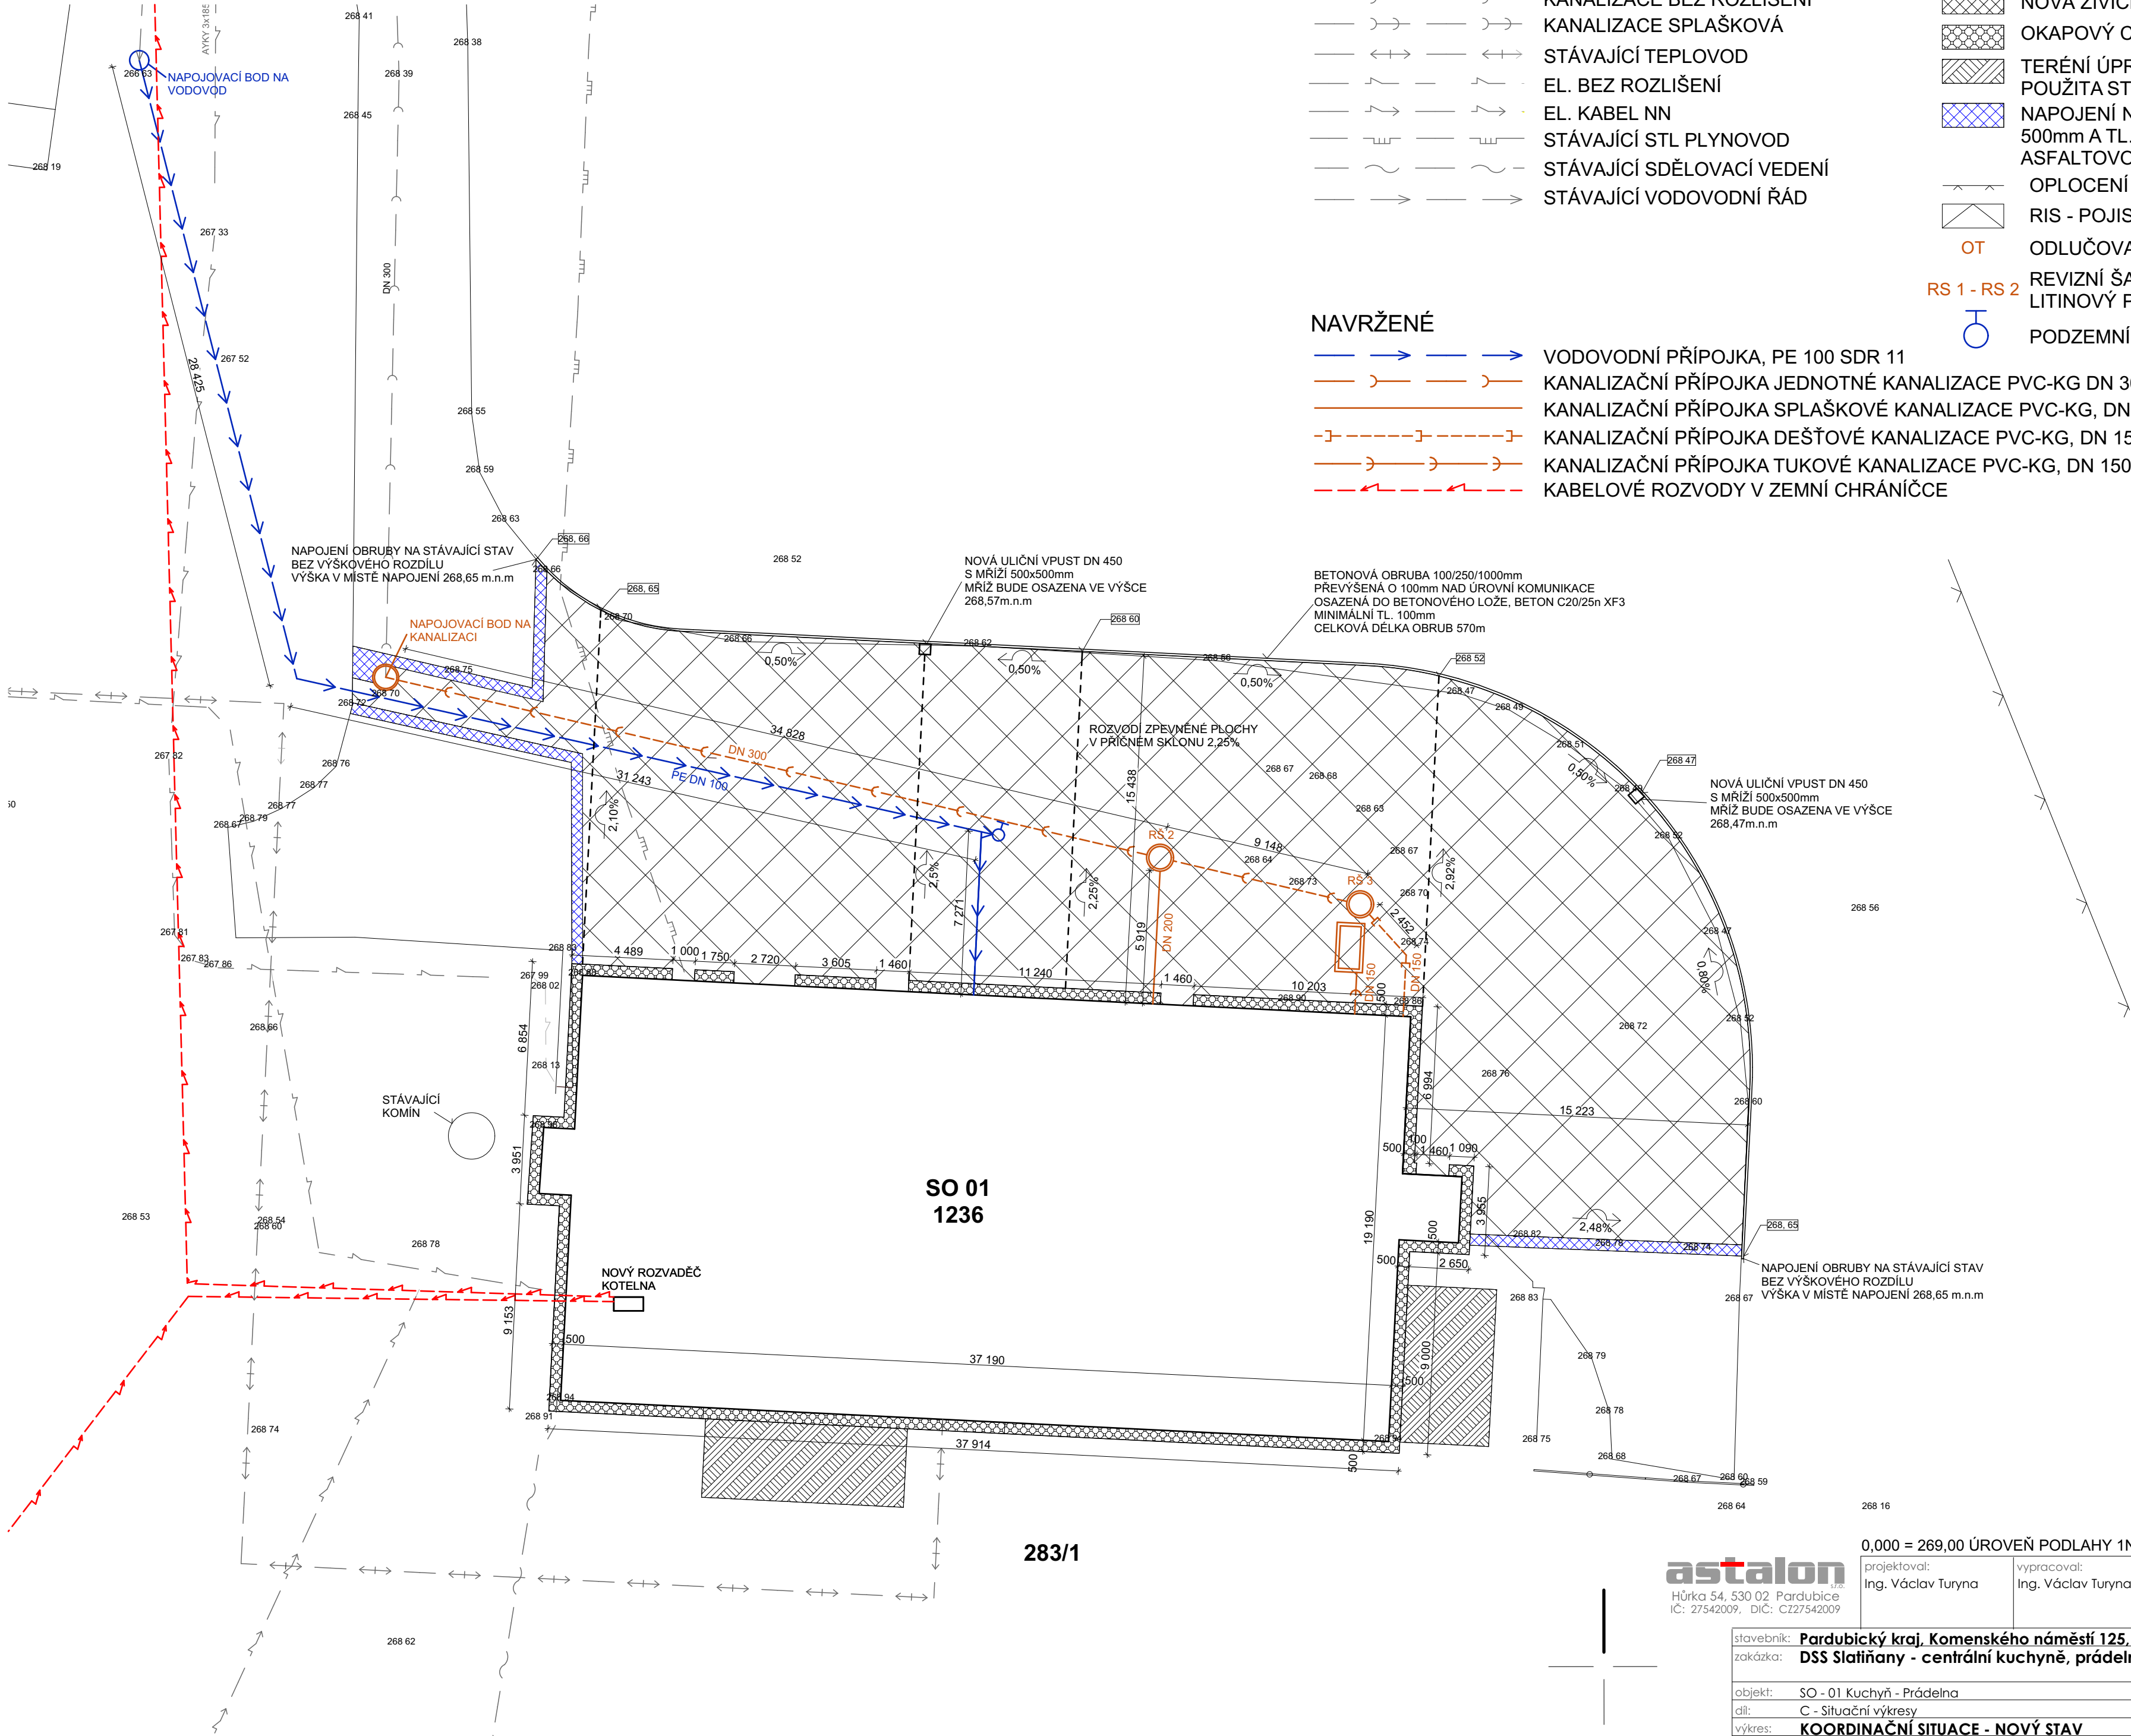

LEGENDA INŽENÝRSKÝCH SÍTÍ

STÁVAJÍCÍ

- KANALIZACE BEZ ROZLIŠENÍ
- KANALIZACE SPLAŠKOVÁ
- STÁVAJÍCÍ TEPLOVOD
- EL. BEZ ROZLIŠENÍ
- EL. KABEL NN
- STÁVAJÍCÍ STL PLYNOVOD
- STÁVAJÍCÍ SDĚLOVACÍ VEDENÍ
- STÁVAJÍCÍ VODOVODNÍ ŘÁD

NAVRŽENÉ

- VODOVODNÍ PŘÍPOJKA, PE 100 SDR 11
- KANALIZAČNÍ PŘÍPOJKA JEDNOTNÉ KANALIZACE PVC-KG DN 300
- KANALIZAČNÍ PŘÍPOJKA SPLAŠKOVÉ KANALIZACE PVC-KG, DN 200
- KANALIZAČNÍ PŘÍPOJKA DEŠŤOVÉ KANALIZACE PVC-KG, DN 150
- KANALIZAČNÍ PŘÍPOJKA TUKOVÉ KANALIZACE PVC-KG, DN 150
- KABELOVÉ ROZVODY V ZEMNÍ CHRÁNIČCE

LEGENDA OZNAČENÍ

- ŘEŠENÝ OBJEKT SO 01 - KUCHYŇ - PRÁDELNA
- NOVÁ ŽIVIČNÁ KOMUNIKACE, PLOCHA 885m²
- OKAPOVÝ CHODNÍK BET. DLAŽBA 500x500mm
- TERÉNI ÚPRAVY PO VYBOURÁNÍ STÁJE A SKLENÍKU, POUŽITA STÁVAJÍCÍ SEJMUTÁ ORNICE, PLOCHA 60m²
- NAPOJENÍ NA STÁVAJÍCÍ KONSTRUKCI, OŘEZ V ŠÍŘI 500mm A TL. 40mm, STYČNÉ SPÁRY BUDOU ZALITY ASFALTOVOU MODIFIKOVANOU ZÁLIVKOU, PLOCHA 23m²
- OPLOCENÍ - PLETIVOVÝ PLOT - STÁVAJÍCÍ
- RIS - POJISTKOVÁ SKŘÍŇ
- OT - ODLUČOVAČ TUKU TYP OT4, PLASTOVÝ
- RS 1 - RS 2 - REVIZNÍ ŠACHTA - BET. SKRUŽ DN 1000, LITINOVÝ POKLOP DN 600
- PODZEMNÍ HYDRANT DN 150

astalon
Hůrka 54, 530 02 Pardubice
IČ: 27542009, DIČ: CZ27542009

0,000 = 269,00 ÚROVEŇ PODLAHY 1NP

| | | | | | |
|--|------------------------------------|-----------------------------------|-----------------------------------|---------------------|---------------------------|
| talon 530 02 Pardubice 09, DIČ: CZ27542009 | projektoval: Ing. Václav Turyna | vypracoval: Ing. Václav Turyna | kontroloval: Ing. Tomáš Moudrý | dokumentace: DPS | číslo zakázky: Z161125 |
| | | | | datum: 12/2017 | měřítko: 1:150 |
| | | | | formátů: 4xA4 | změna: --- |
| | stavěbník: zakázka: | | | část: C | č. přílohy: 04 |
| | objekt: díl: výkres: | | | | |
| Pardubický kraj, Komenského náměstí 125, 532 11 Pardubice DSS Slatiňany - centrální kuchyně, prádelna a technické zázemí SO - 01 Kuchyně - Prádelna C - Situační výkresy KOORDINAČNÍ SITUACE - NOVÝ STAV | | | | | |