


SCHÉMA VODOMĚRNÉ SESTAVY

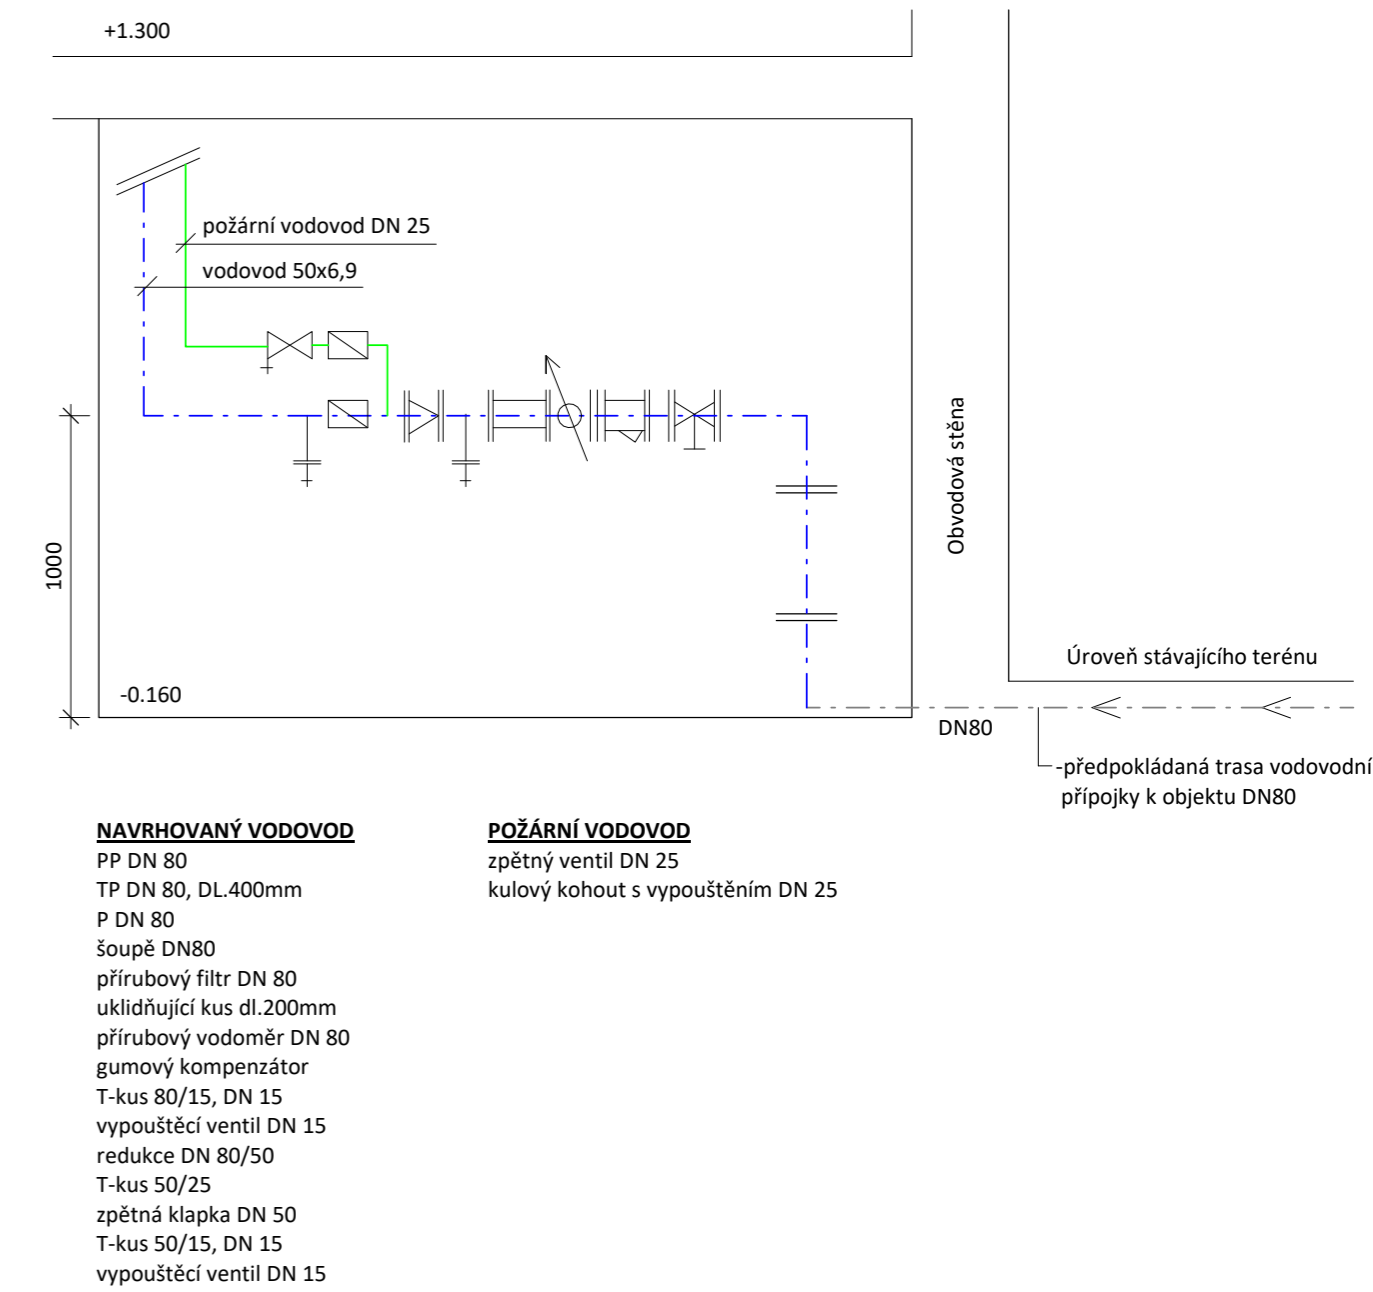

LEGENDA POTRUBÍ

STÁVAJÍCÍ ROZVOD STUDENÉ VODY
NAVRHOVANÝ ROZVOD STUDENÉ VODY
NAVRHOVANÝ ROZVOD POŽÁRNÍ VODY

LEGENDA ZNAČENÍ

KVV - VENKOVNÍ VÝTOKOVÝ VENTIL NEZÁMRZNÝ S PŘIPOJENÍM DN 1/2"
V1 - SVISLÝ STOUPACÍ ROZVOD VODOVODU

TABULKA MÍSTNOSTÍ

m.č.	název místnosti	plocha [m2]
2-S1.01	EXPOZICE - VSTUP	7,1
2-S1.02	EXPOZICE - SÁL I	118,6
2-S1.03	EXPOZICE - SÁL II	59,4
2-S1.04	EXPOZICE - SÁL III	76,8
		261,9 m²

POZNÁMKY

- MATERIÁL NOVÉHO VNITŘNÍHO VODOVODU PP-RCT
- POZICE POTRUBÍ MĚŘENA OD HRUBÝCH KONSTRUKČNÍCH PRVKŮ
- PROSTUPY ROZVODŮ OBVODOVOU STĚNOU OPATŘIT OCELOVOU CHRÁNICÍKOU
- PŘED MONTÁŽÍ VŠECH ZAŘÍZENÍ JE NUTNÁ KOORDINACE VŠECH PROFESÍ A JEJICH INSTALACÍ
- UVEDENÉ VZDÁLENOSTI JSOU POUZE ORIENTAČNÍ ÚDAJE PRO KOORDINAČNÍ POTŘEBY PROJEKTU
- V PŘÍPADĚ DISPOZIČNÍCH ZMĚN OVĚŘIT KOUZE S OSTATNÍMI INSTALACEMI A VÝŠKOVÉ ÚDAJE POTRUBÍ MÍSTNĚ UPRAVIT
- ROZVODY NOVÉHO VNITŘNÍHO VODOVODU VEDENY PŘEDNOSTNĚ V NOVÝCH PODLAHÁCH A INSTALAČNÍCH ŠACHTĚ A PŘEDSTĚNĚ
- KONEČNOU POLOHU A PODOBU ZAŘÍZOVACÍCH PŘEDMĚTŮ JE NUTNÉ PŘED MONTÁŽÍ KOORDINOVAT S INVESTOREM STAVBY
- SKLON POTRUBÍ SMĚREM K VYPUSŤECÍM VENTILŮM MIN. 0,3%
- VŠEKÁ MONTÁŽ PROBĚHNE V SOULADU S POŽADAVKY VÝROBCE

k.ú. PARDUBICE - 717657, č. parc. 1, 2/1, 446				± 0,000 = 219,550 m n. m. (Bpv)	
Generální projektant					
S V I Ž N					
Autor SVIŽN s.r.o. korespondenční adresa Havlickova 15, 110 00, Praha 1 sidlo Milady Horákové 298/123, 160 00, Praha 6 IČO 033 01 087 kontakt tel.: 606 062 636 mail.: info@svizn.com		HlP Ing.arch. Vlastimil Dlouhý kontakt tel.: 606 212 953 mail: dlouhy@svizn.com Zodpovědný projektant Pavel Kolář číslo autorizace 00 134 04		Vypracoval Ing. Jakub Hodula Ing. Ondřej Hanzelka	
Akce					
Zámek Pardubice využití a obnova zámeckých exteriérů a interiérů č. p. 1 a č. p. 2					
Stavebník					
Pardubický kraj, Komenského náměstí 125, 532 11 Pardubice					
Stupeň DPS	Měřítko 1:50	Revize	Datum 12/2017		
Označení části D.2		Část DOKUMENTACE STAVEBNÍHO OBJEKTU - SO.02			
Číslo profese D.2.4.1		Profese ZDRAVOTNĚ TECHNICKÉ INSTALACE			
Číslo přílohy D.2.4.1.b-01		Příloha PŮDORYS 1. PP - VODOVOD			