



ŘEZ 8-8'

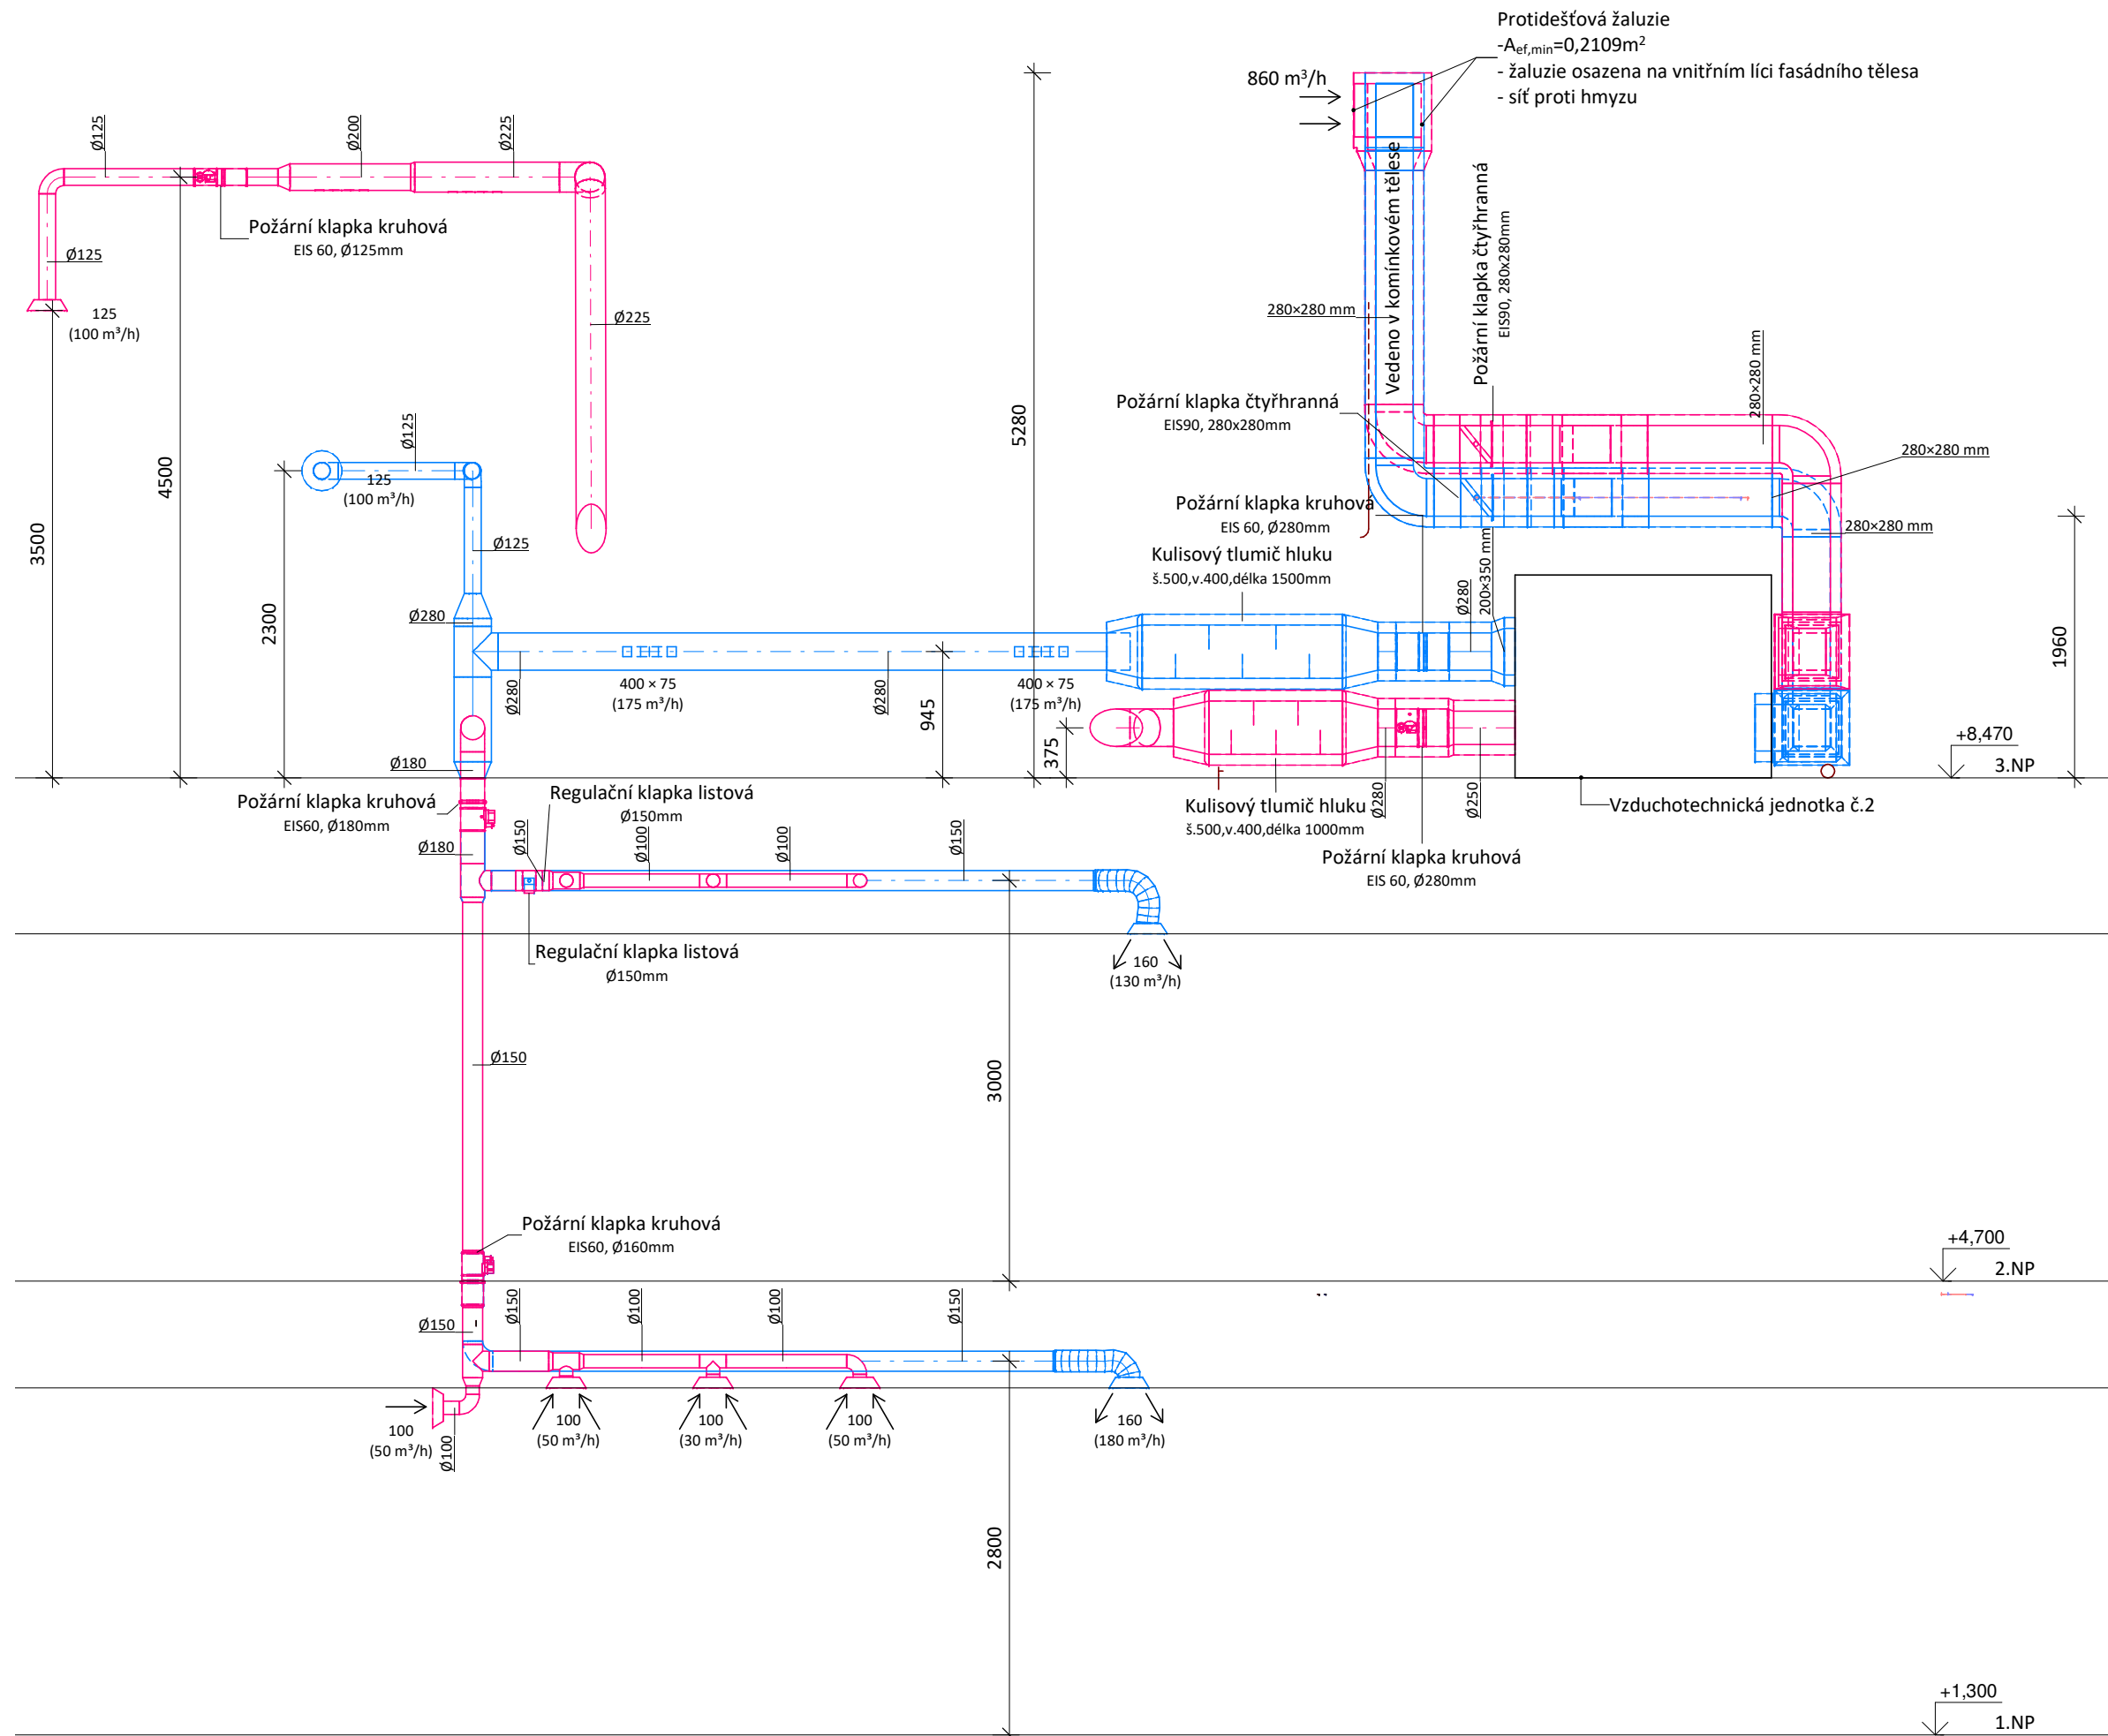


### Řez 4

ŘEZ 7-7'

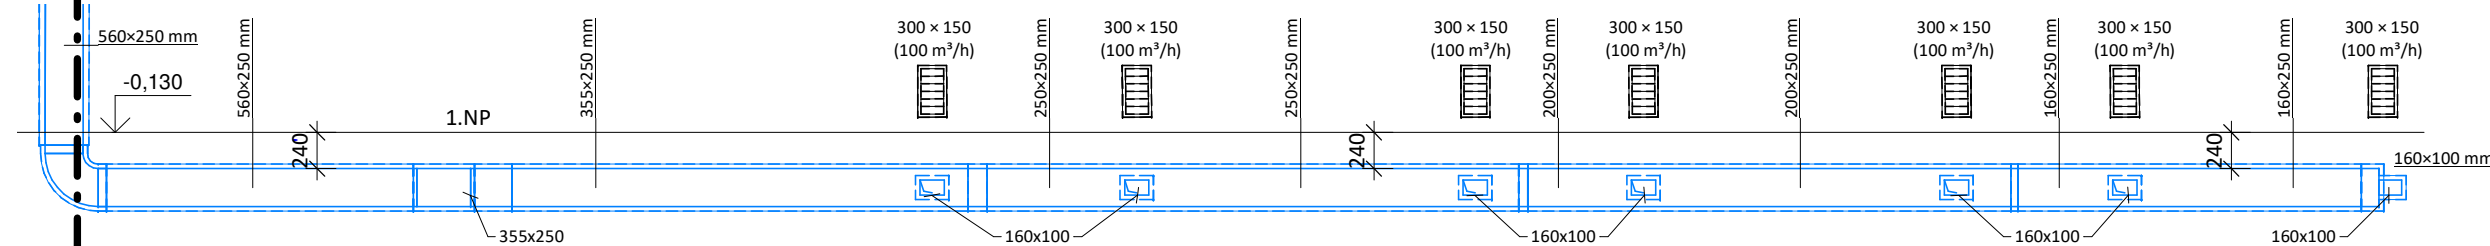

Řez 4

ŘEZ 4-4'

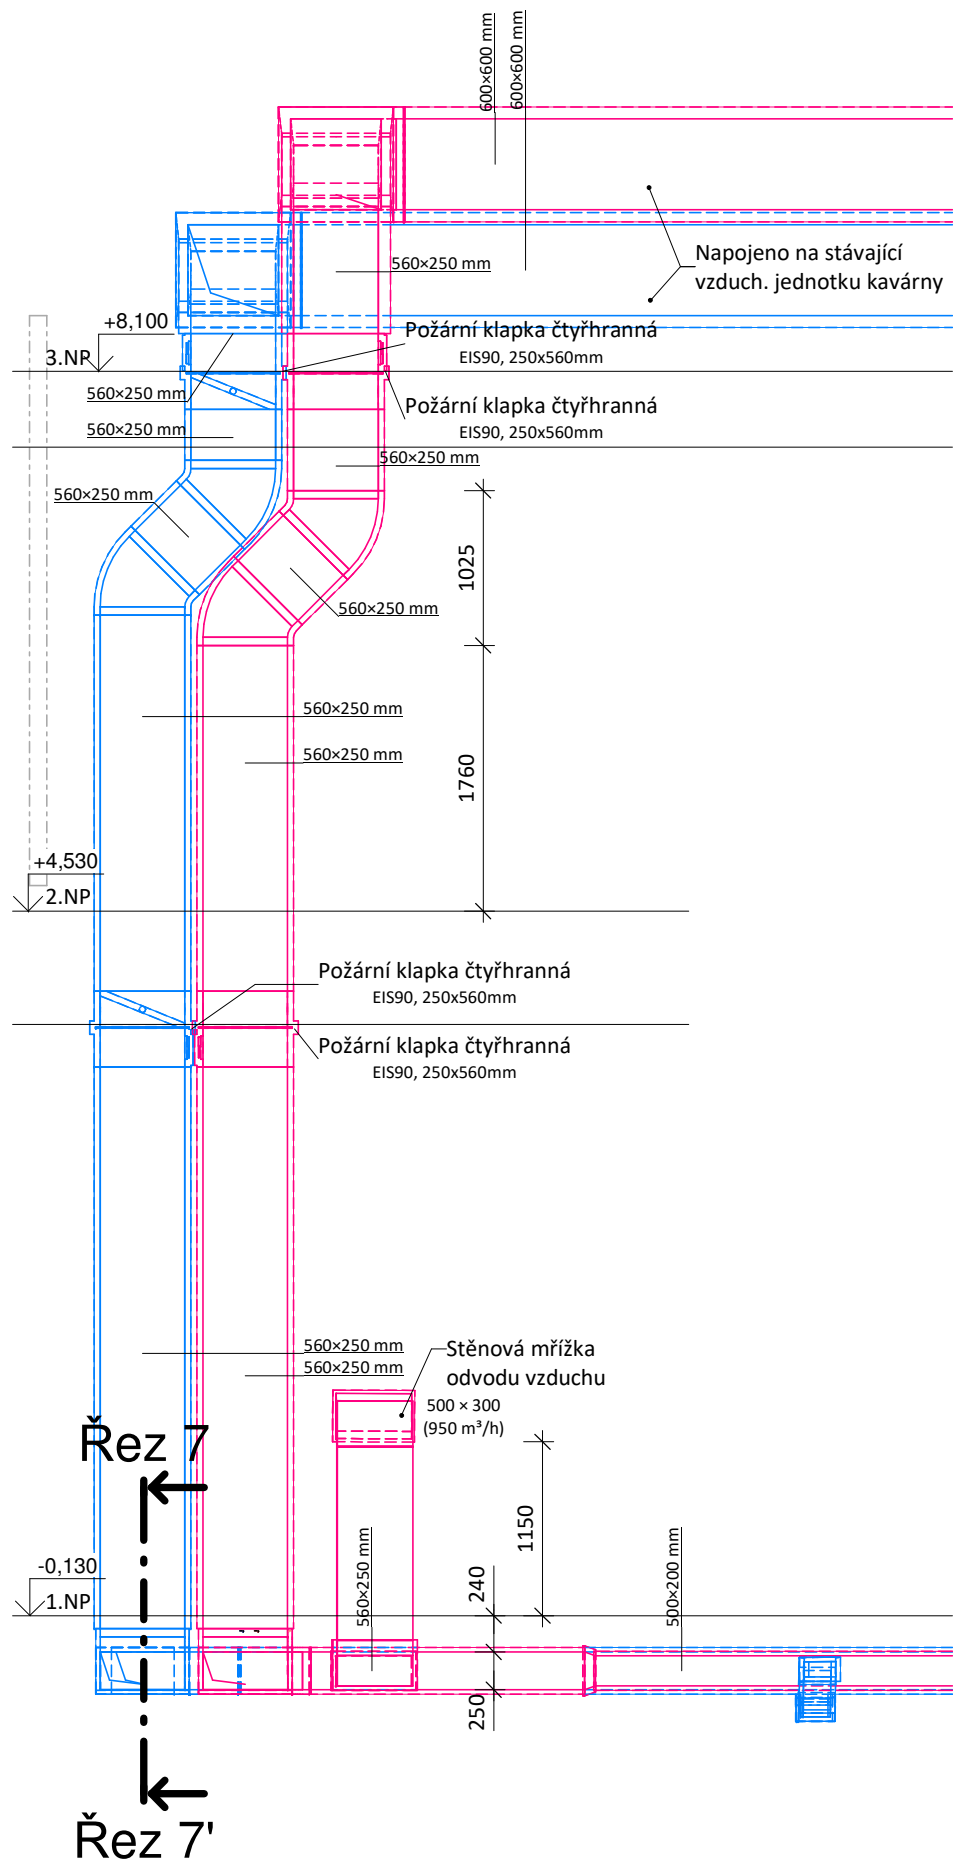

## POZNÁMKY

- V PŘÍPADĚ VZNIKU KOLIZE S OSTATNÍMI INSTALAČNÍM VEDENÍM JE TUNTÉ UVEDENÉ VÝŠKOVÉ ÚDAJE POTRUBÍ MÍSTNĚ UPRAVIT
- PŘED MONTÁŽÍ VŠECH ZAŘÍZENÍ JE TUNTÁ KOOORDINACE VŠECH INSTALACÍ
- POČICE POTRUBÍ MĚŘENA OD HRUBÝCH KONSTRUKČNÍCH PRVKŮ
- PŘECHOD VZDUCHU MEZI JEDNOTLIVÝMI MÍSTNOSTI DVEŘNÍMI MŘÍŽKAMI, ŠTERBINAMI
- POTRUBÍ V PROSTORU KROVU OPATŘIT TEPELNOU IZOLACÍ TL. 80 mm
- POTRUBÍ V PROSTORU ŠACHET A PODLAH OPATŘIT TEPELNOU IZOLACÍ TL.40 mm
- MONTÁŽ VŠEKÝCH ZAŘÍZENÍ BUDE PROVEDENA DLE INSTRUKCÍ VÝROBCE
- NEODMĚROVAT Z VÝKRESU

Generální projektant		
S	V	I
		Ž
		N
<p><b>Autor</b></p> <p><b>SVIŽN s.r.o.</b></p> <p>korespondenční adresa</p> <p>Havlíčková 15, 110 00, Praha 1</p> <p>sídlo</p> <p>Milady Horákové 298/123, 160 00, Praha 6</p> <p>IČO</p> <p>033 01 087</p> <p>kontakt</p> <p>tel.: 606 062 636 mail.: info@svizn.com</p>	<p><b>HIP</b></p> <p><b>Ing.arch. Vlastimil Dlouhý</b></p> <p>kontakt</p> <p>tel.: 606 212 953 mail: dlouhy@svizn.com</p>	<p><b>Vypracoval</b></p> <p><b>Ing. Jakub Hodula</b> <b>Ing. Ondřej Hanzelka</b></p>
	<p><b>Zodpovědný projektant</b></p> <p><b>Ing. Michal Slanec</b></p> <p>číslo autorizace</p> <p>00 091 62</p>	

Akce			
<h2 style="text-align: center;">Zámek Pardubice</h2> <p style="text-align: center;">využití a obnova zámeckých exteriérů a interiéru č. p. 1 a č. p. 2</p>			
Stavebník			
Pardubický kraj, Komenského náměstí 125, 532 11 Pardubice			
Stupeň DPS	Měřítko 1 : 50	Revize	Datum 12/2017

Označení části D.2	Část DOKUMENTACE STAVEBNÍHO OBJEKTU - SO.02
Číslo profese D.2.4.3	Profese ZAŘÍZENÍ VZDUCHOTECHNIKY
Číslo přílohy D.2.4.3.b - 05	Příloha ŘEZY