


ULOŽENÍ POTRUBÍ VE VÝKOPU

a) V KOMUNIKACI

b) VE VOLNÉM TERÉNU

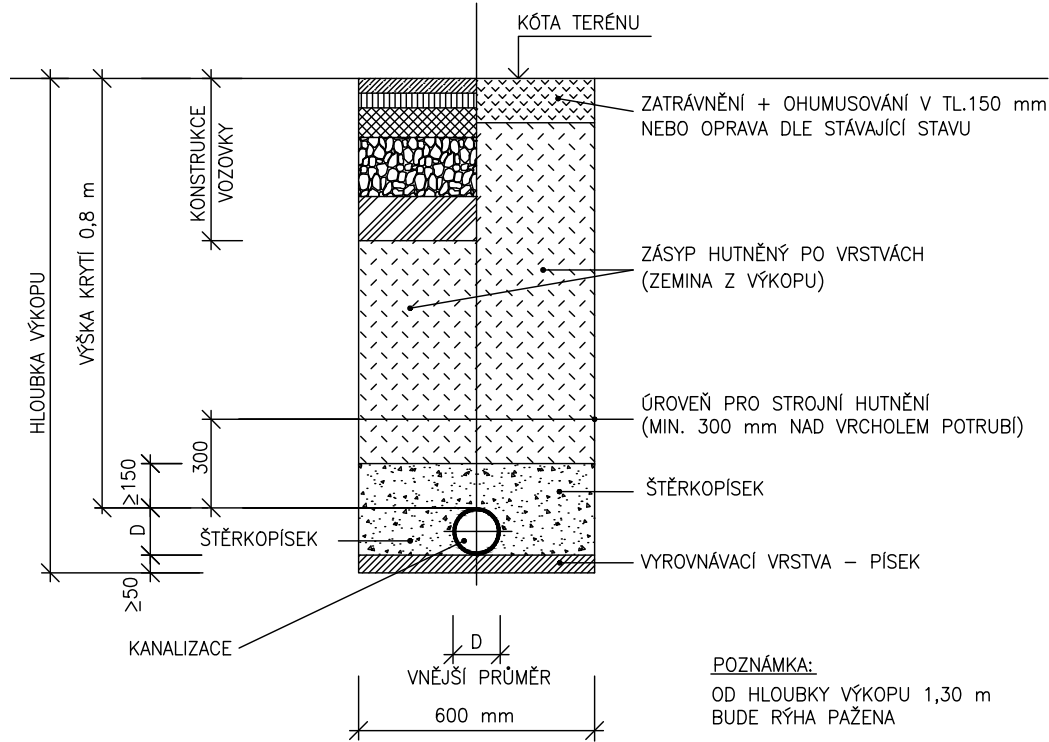

LEGENDA


- stávající svodné potrubí splaškové kanalizace, vedeno pod terénem, uvažováno KG PVC
- nové svodné potrubí splaškové kanalizace, vedeno pod terénem, KG PVC SN8
- stávající / nová mezipodlažní stoupačka příslušného svislého odpadního potrubí, potrubí HT PP
- stoupací potrubí kanalizace v rámci jednoho podlaží
- (KG)100-150 Svodné potrubí, z KG DN 100 / 125 / 150, PVC SN8; vedeno uložené ve výkopu pod terénem, uložit do spádu min. 2%, minimální hloubka pod volným terénem 0,8 m (1,0 m pod vozovkou)

POZNÁMKY

- svodné splaškové ležaté potrubí bude provedeno z KG PVC SN8
- kotvení a upevnění potrubí bude provedeno podle požadavků výrobce potrubí
- napojení svislého odpadního na svodné potrubí bude přes 2 kolena 45° se zvýšením dimenze nad koleno
- veškeré prostupy procházející izolací proti vodě či zemní vlhkosti budou řádně utěsněny proti pronikání vody a zemní vlhkosti
- stávající potrubí, které bude zachováno, bude pročištěno

Před zahájením výkopových prací musí být vytyčena veškerá vedení inženýrských sítí a ta musí být zajištěna proti poškození.
V ochranných pásmech musí být práce prováděny dle platných předpisů, podmínek stavebního povolení a podmínek stanovených jednotlivými správci sítí.
Provádění výkopových prací dle ČSN 73 3050.

PŘED ZAHÁJENÍM PRACÍ A NAPOJENÍM NOVÝCH ROZVODŮ MUSÍ BÝT OVĚŘENO UMÍSTĚNÍ, DIMENZE A HLOUBKY STÁVAJÍCÍCH ROZVODŮ !!! KONEČNÉ PŘEVODENÍ MUSÍ BÝT KOORDINOVÁNO SE SKUTEČNOSTÍ !!!

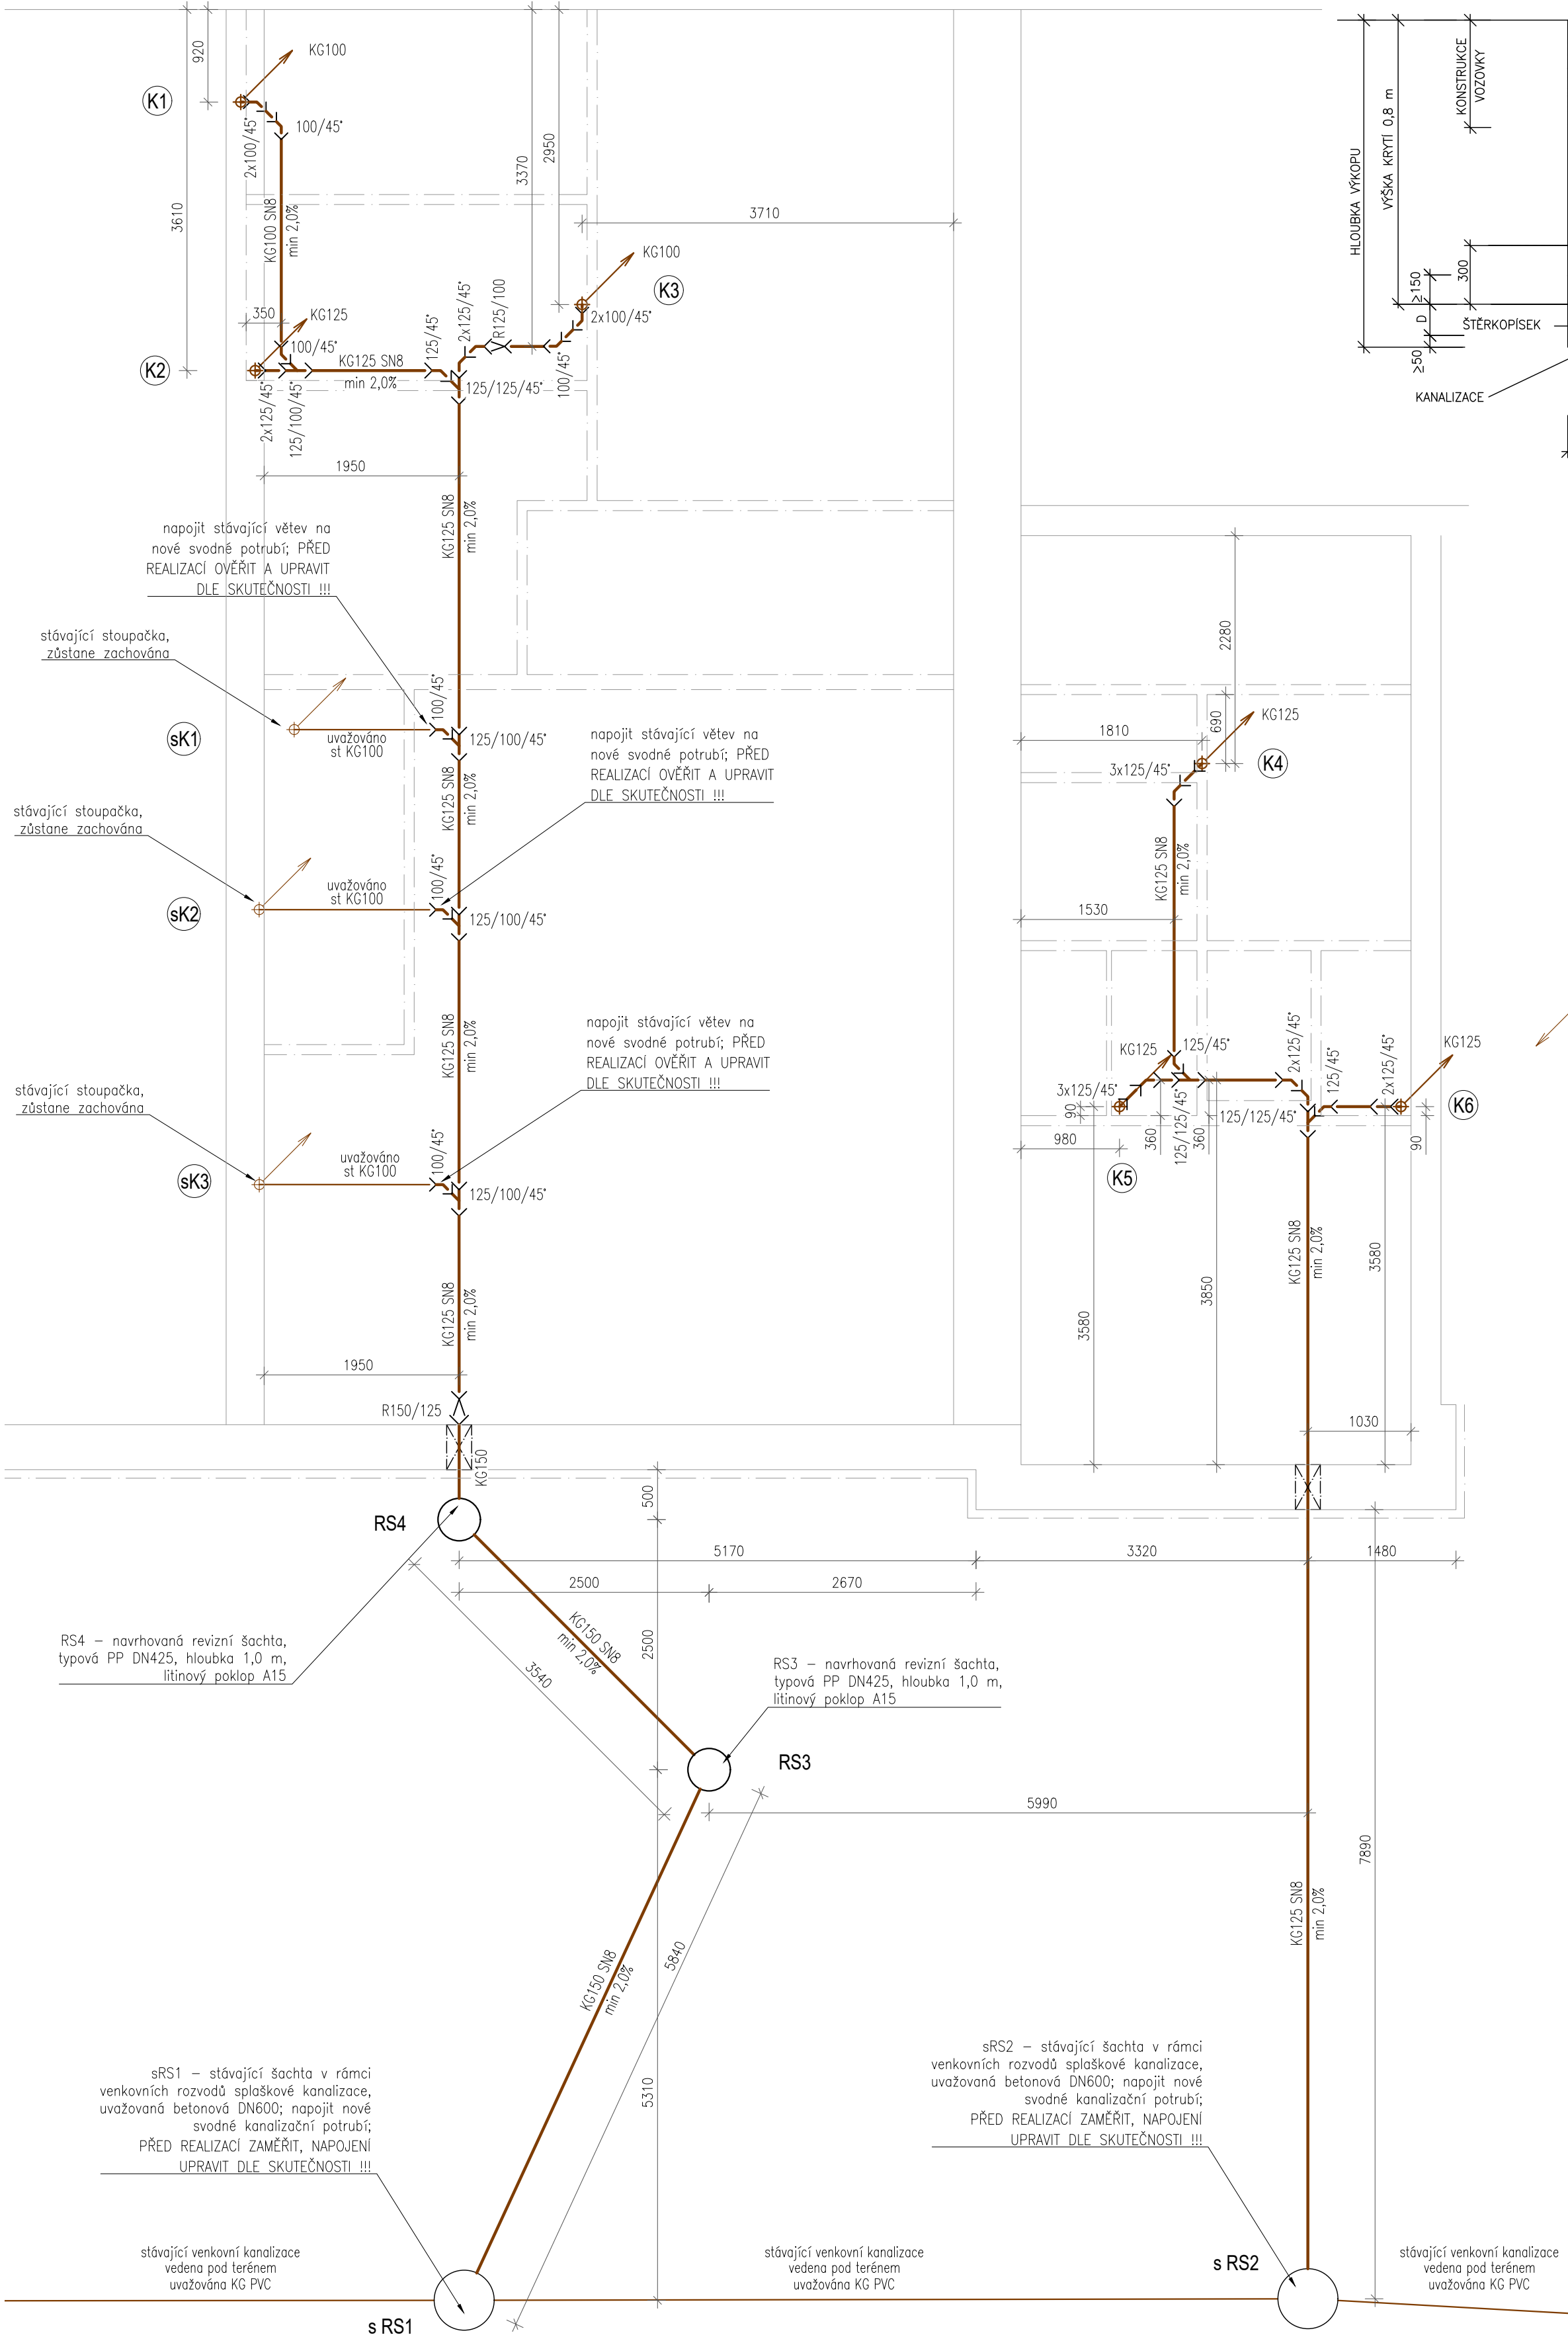

astalon^R
Hůrka 54, 530 02 Pardubice
IČ: 04591305

vypracoval: Ing. Tereza Hřebíčková	kontroloval: Ing. arch. Libor Duga	autorizoval: Ing. Tomáš Moudrý	dokumentace: DPS
			číslo zakázky: Z230601
			datum: 08/2023
			měřítko: 1:50
			formát: 4xA4
			změna: ---

stavebník: zakázka:	Sřední průmyslová škola stavební Pardubice SPŠ stavební Pardubice - rekonstrukce toalet a umývárén
objekt:	SO 01 - BUDOVA ZÁZEMÍ PRO TRUHLÁRNU
díl:	D.1.4.1 Technika prostředí staveb - Zdravotně technické instalace
výkres:	KANALIZACE - PŮDORYS LEŽATÉ KANALIZACE

č. přílohy:
ZTI
D 02
č. výřezu: