




LEGENDA OTOPNÝCH TĚLES

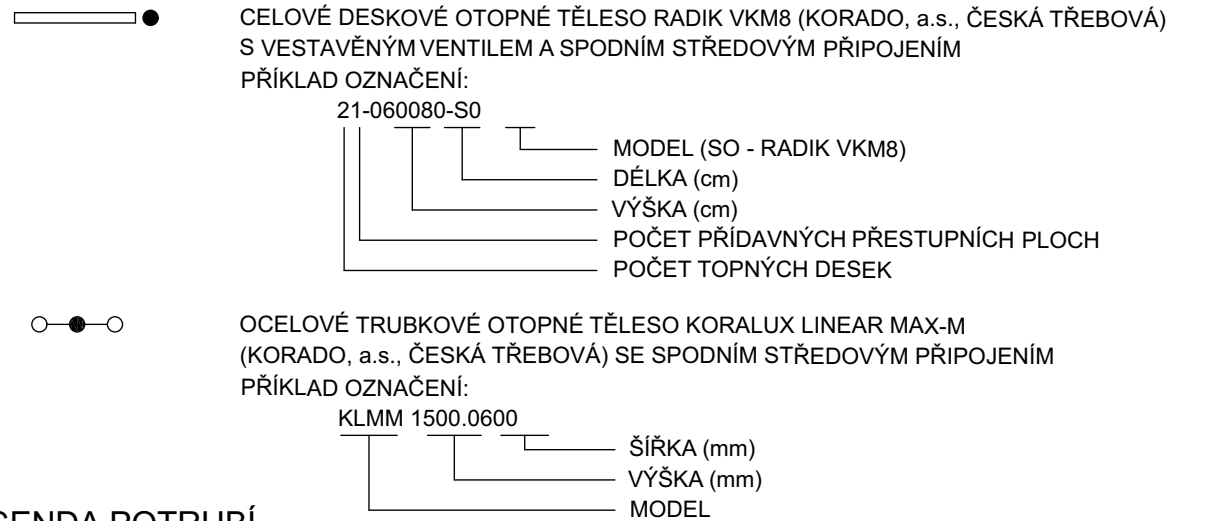

LEGENDA POTRUBÍ

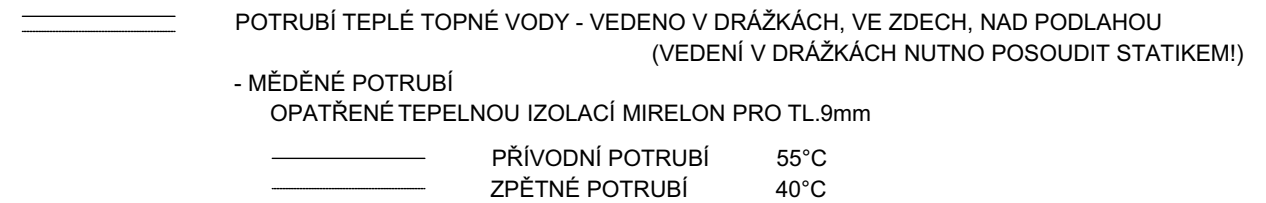


DETAIL NAPOJENÍ OTOPNÝCH TĚLES

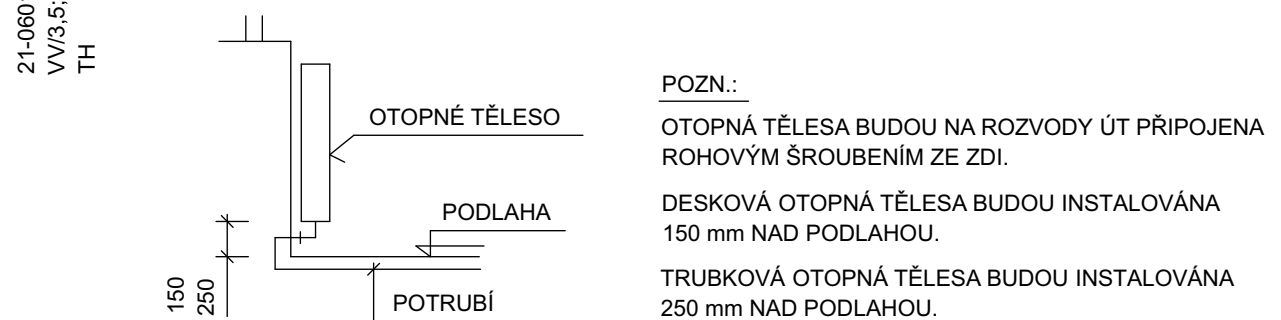

LEGENDA ARMATUR

VV	VESTAVĚNÝ TERMOSTATICKÝ VENTIL (SOUČÁST OTOP. TĚLESA)
RŠV15	ROHOVÉ UZAVÍRACÍ ŠROUBENÍ IMI HEIMEIER VEKOLUX DN15
RVM15	ROHOVÝ VENTIL PRO DVOUBODOVÉ PŘIPOJENÍ O.T. IMI HEIMEIER MULTILUX DN15
TH	TERMOSTATICKÁ HLAVICE IMI HEIMEIER K

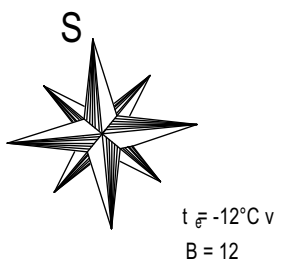

odpovědný projektant:	Ing. Marek Mojžíšek	
vypracoval:	Ing. Marek Mojžíšek	
investor:	Pardubický kraj	
stavba: DĚTSKÉ CENTRUM VESKÁ - REKONSTRUKCE RODINNÉHO DOMU V PARDUBICÍCH, SVÍTKOVĚ, UL. ŽIŽKOVA TECHNIKA PROSTŘEDÍ STAVEB (ÚT - VYTÁPĚNÍ)	účel:	RPD
	datum:	12/2024
	formát:	2xA4
	zak. číslo:	-
název výkresu: PŮDORYS 1.NP	měřítko: 1:50	výkres č.: 2.02