




PŮDORYS 1.PP - NAVRHOVANÝ STAV
M 1:50

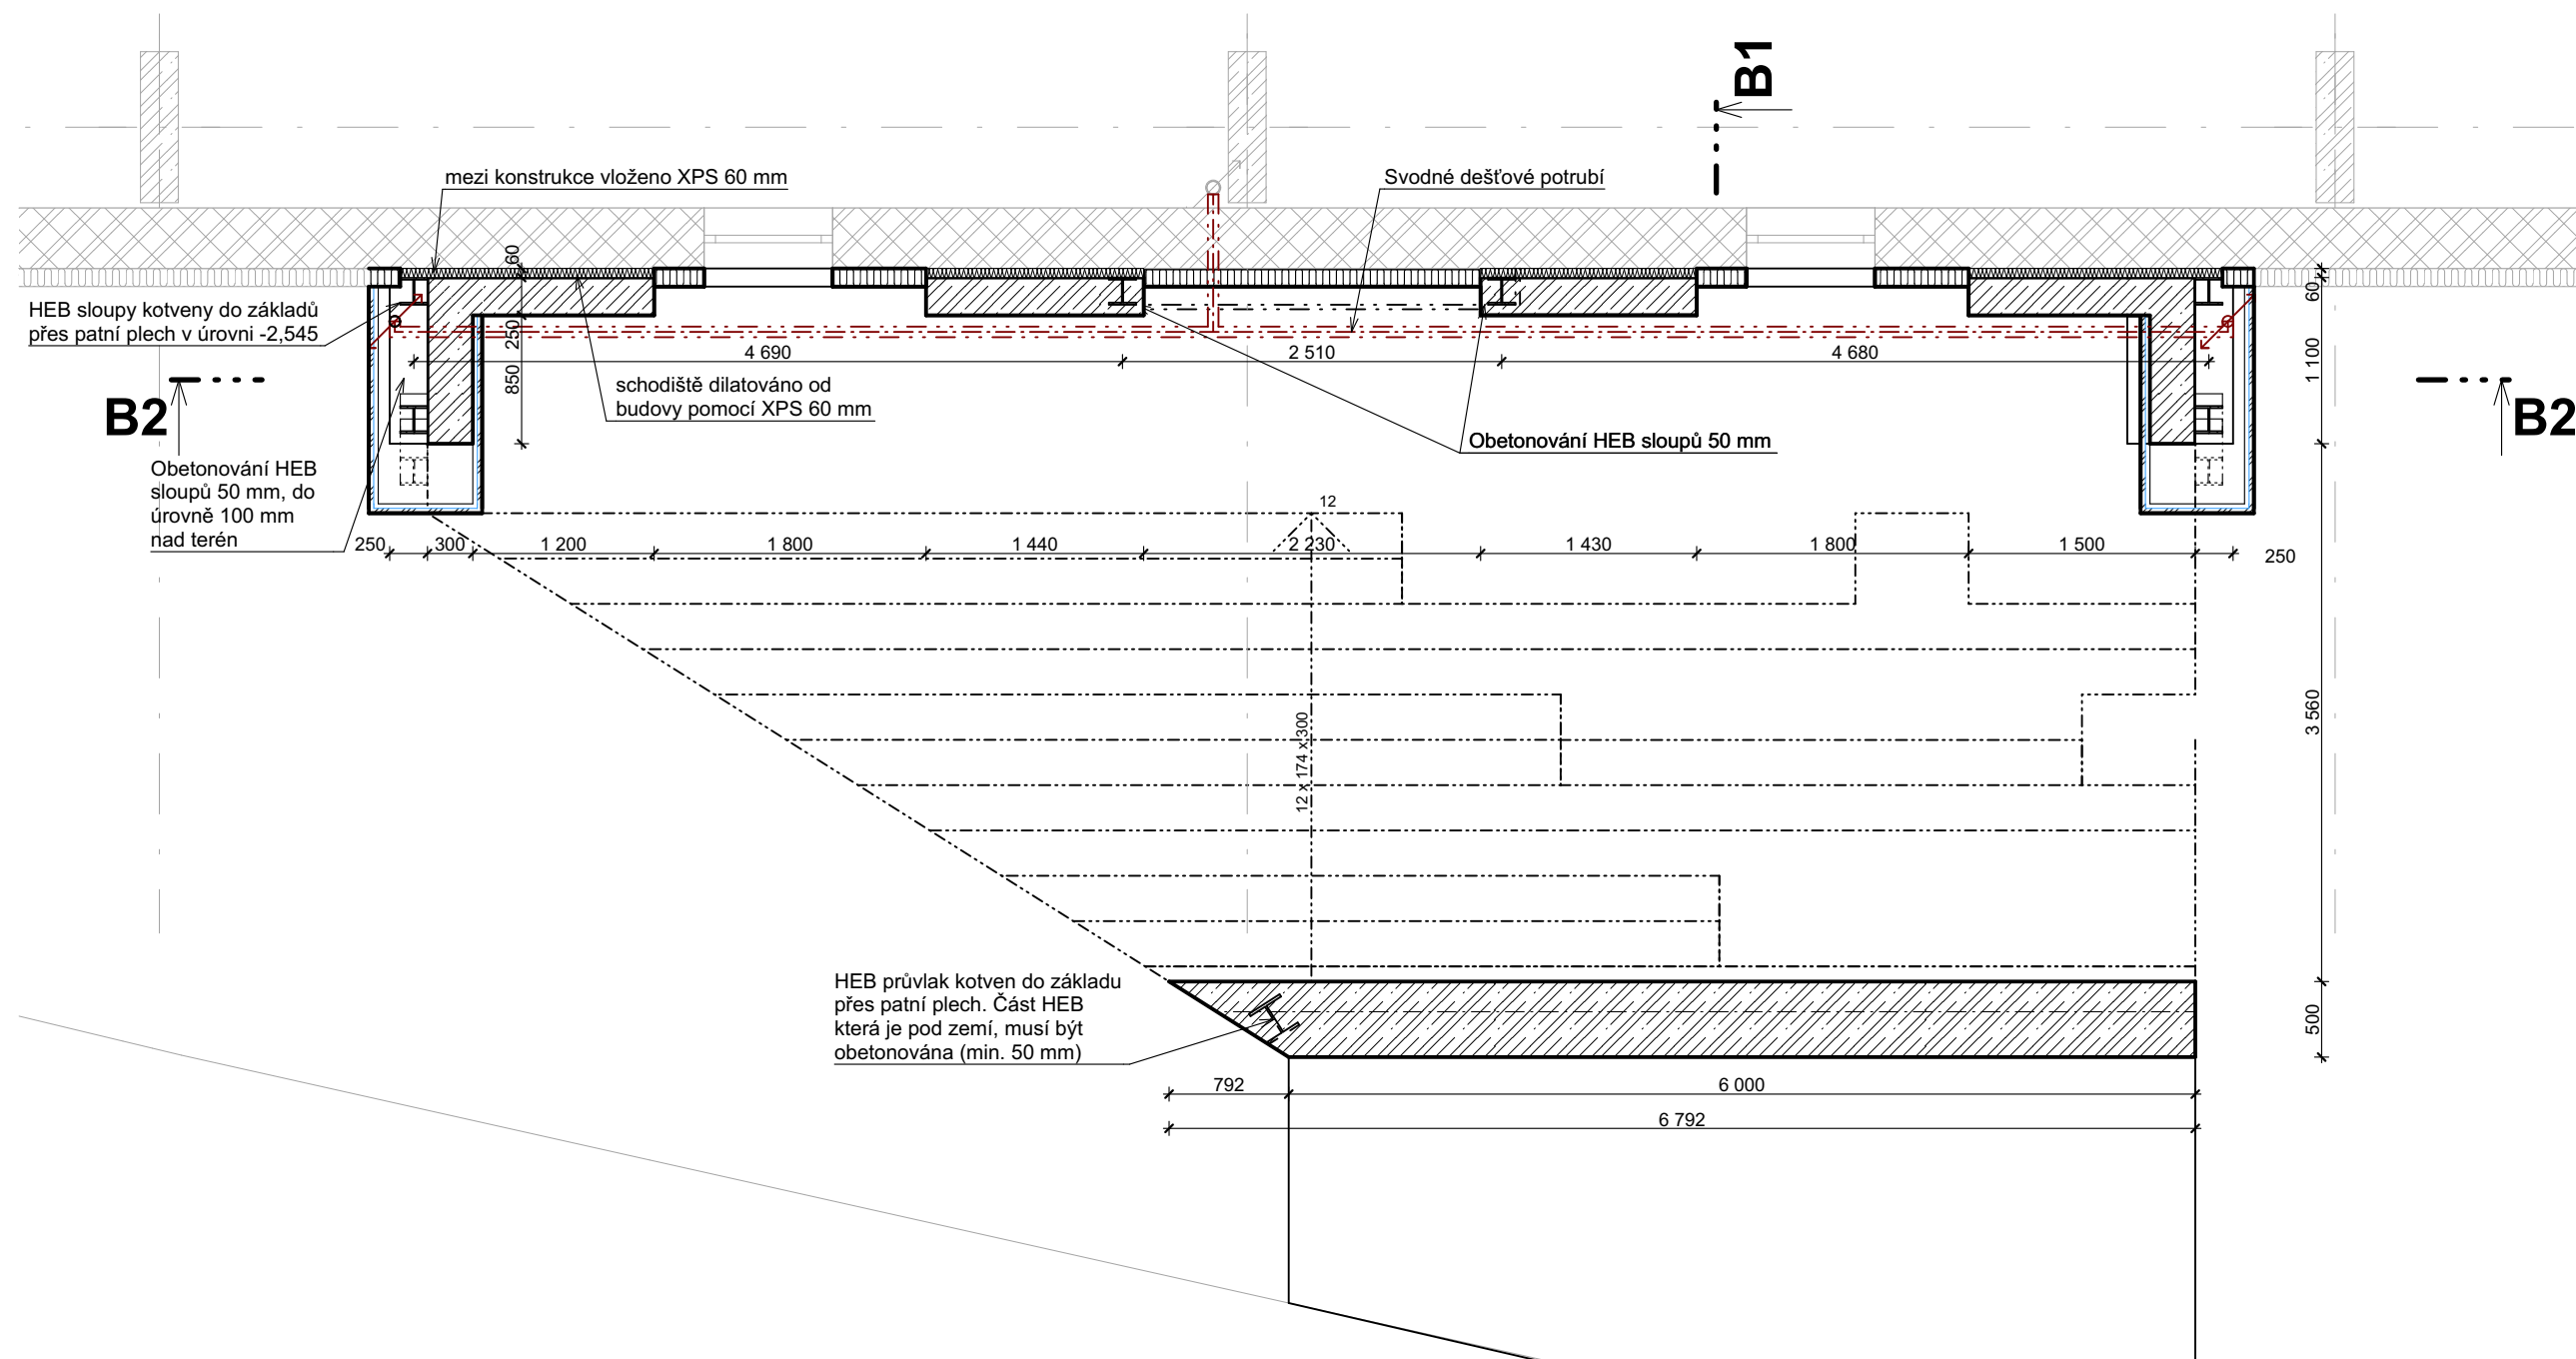

ŘEZ B2

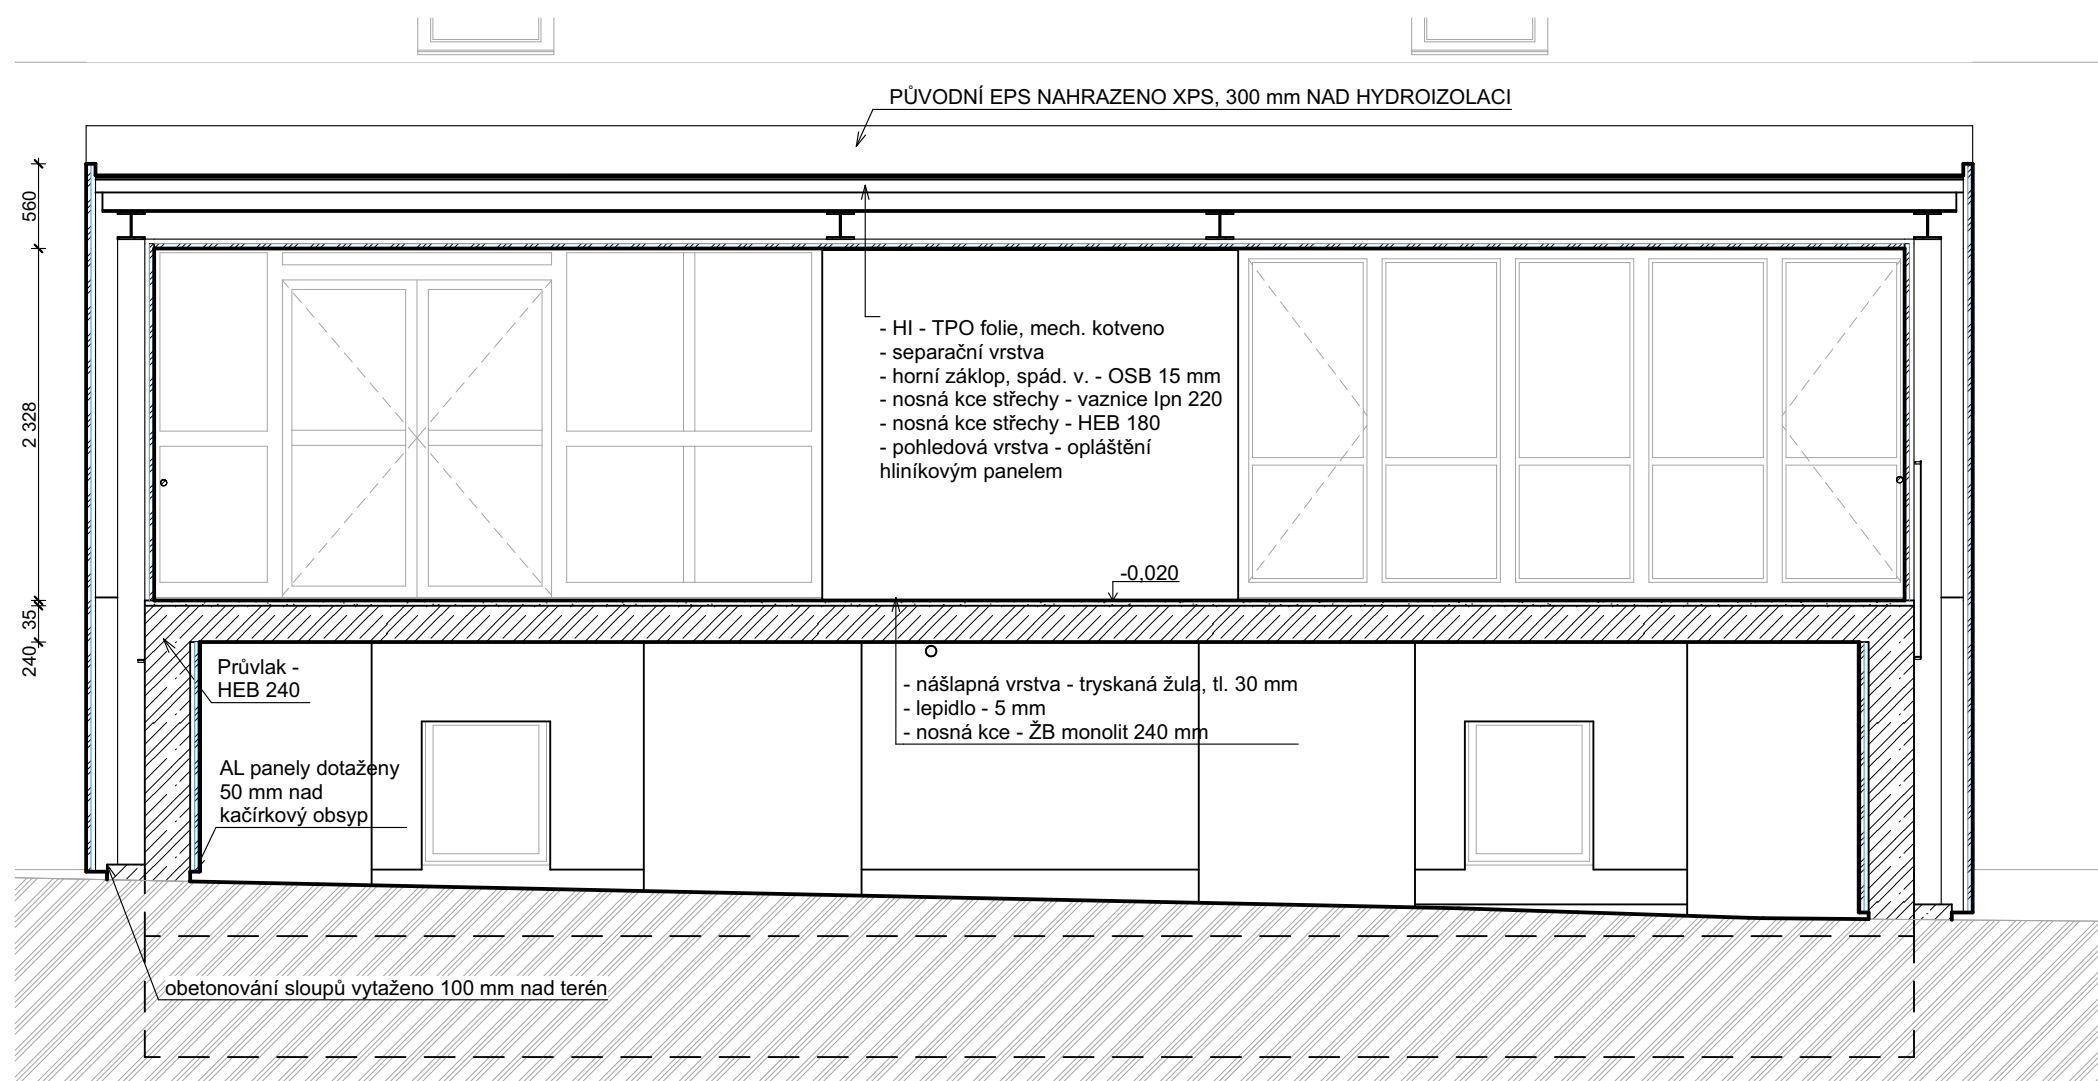



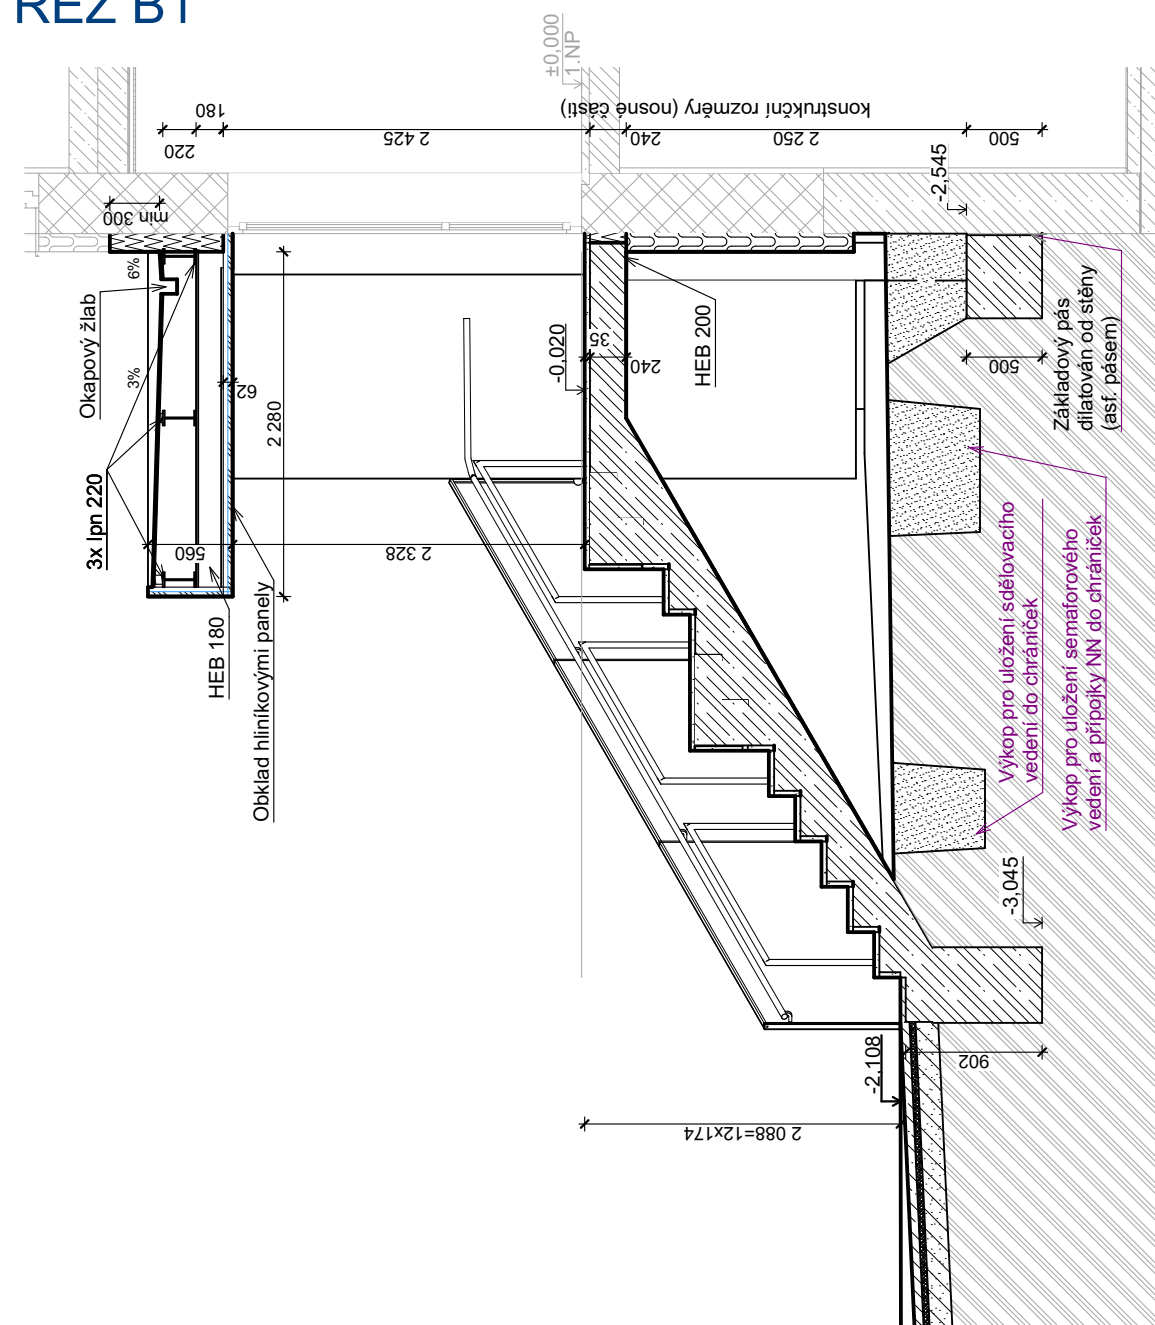


ŘEZ B1




LEGENDA ČAR



- STÁVAJÍCÍ KONSTRUKCE - TYPY ČAR DLE DRUHU KONSTRUKCE
- BOURANÉ KONSTRUKCE - TYPY ČAR DLE DRUHU KONSTRUKCE
- NOVÉ KONSTRUKCE - TYPY ČAR DLE KONSTRUKCÍ NOVÉHO STAVU

LEGENDA MATERIÁLŮ

- | | |
|---|---|
|  | STÁVAJÍCÍ MATERIÁLY A KONSTRUKCE, |
|  | NOVÉ KCE Z ŽELEZOBETONU |
|  | NOVÉ KCE Z BETONU PROSTÉHO C20/25 (OBETONOVÁNÍ NOSNÍKŮ) |
|  | NOVÉ TEPELNÉ IZOLACE EPS |
|  | NOVÉ TEPELNÉ IZOLACE XPS |

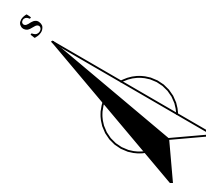

0,000 = ÚROVEŇ ČISTÉ PODLAHY 1.NP = 232,650

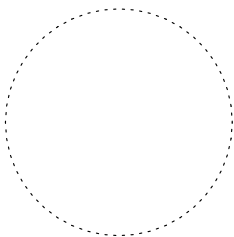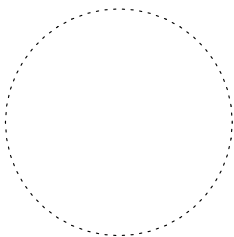Název stavby:			
NOVÉ VÝCVIKOVÉ STŘEDISKO SLOUŽÍCÍ SLOŽKÁM IZS			
Místo stavby:			
k.ú. Pardubičky, ul. Průmyslová č.p. 450, p.č. st. 1360			
Objednatel: Zdravotnická záchranná služba Pardubického kraje, Průmyslová 450, 53003 Pardubice-Pardubičky			
Generální projektant: Ing. Ivo Junek, Míru 786/26, 571 01 Mor. Třebová		Autorizační razítko: 	
Autor návrhu: Ing. Arch. Karel Šrámek, Ing Arch. Hanka Soviš			
HIP: Miroslav Stejskal			
Projektant: Ing. František Kladiva			
Zodp. projektant: Ing. Ivo Junek			
Kraj: Pardubický	Formát: 4 A4	Číslo zakázky: B0823	
Stav. úřad: Stavební úřad Pardubice	Revize: 00	Datum: 6/2024	
Stupeň PD: DOKUMENTACE PRO POVOLENÍ A PROVÁDĚNÍ STAVBY			
D1-02-1 ARCHITEKTONICKO STAVEBNÍ ŘEŠENÍ		D1-02-1.04	
Obsah přílohy: PŮDORYS 1.PP - NAVRHOVANÝ STAV		Měřítko: 1:50	