

NAPĚŤOVÁ SOUSTAVA : 3 N PE stř 50Hz 230/400V/TN-C-S


OCHRANA PŘED NEBEZPEČNÝM DOTYKEM NEŽIVÝCH ČÁSTÍ (DLE ČSN 33 2000-4-41):
- OCHRANA AUTOMATICKÝM ODPOJENÍM OD ZDROJE

LEGENDA

LED		PRACHOTĚSNÉ PRŮMYSLOVÉ LED SVÍTIDLO, 35W, IP66
B/EL_		ZÁŘIVKOVÉ NOUZOVÉ LED SVÍTIDLO, 6W, IP66
EH_		PŘÍMOTOPNÝ KONVEKTOR, 230V, 2,5kW
		OVLADAČ OSVĚTLENÍ, IP44
ST_		TERMOSTAT, IP54
SA_		OVLADAČ VENTILÁTORU (PŘEPÍNAČ), IP54
EV_		VENTILÁTOR
XS_		ZÁSUVKOVÁ SKŘÍŇ
		POMOCNÁ NEREZOVÁ KONSTRUKCE PRO UPEVNĚNÍ ZAŘÍZENÍ NA STĚNU
		KABELOVÁ TRASA NN

POZNÁMKA :

KABELY BUDOU V PROSTORECH MVE V ULOŽENY NA POVRCHU NA ELEKTROINSTALAČNÍCH
DRÁTĚNÝCH ŽLABECH A V PLASTOVÝCH ELEKTROINSTALAČNÍCH TRUBKÁCH
V OBJEKTU BUDE PROVEDENO OCHRANNÉ POSPOJOVÁNÍ

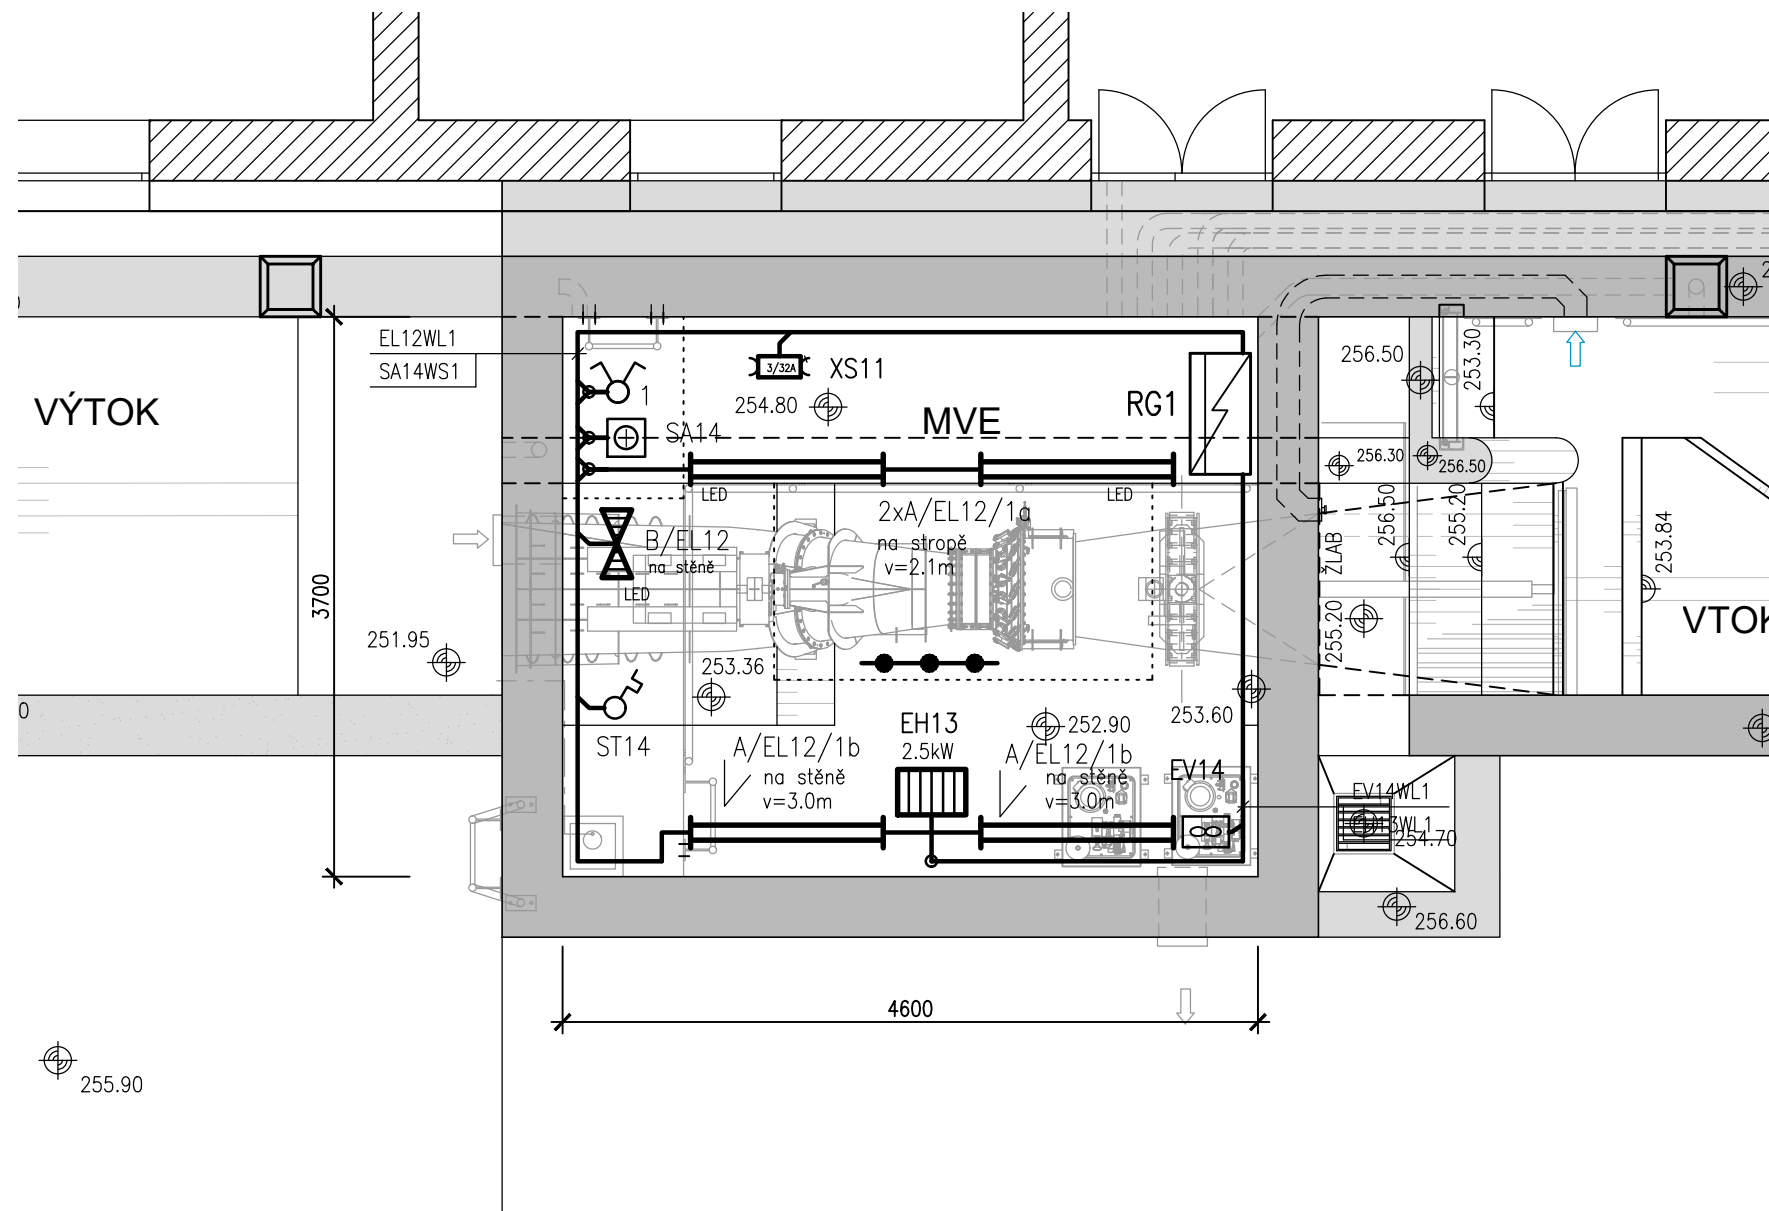

AQUATIS a.s. Botanická 834/56, 602 00 Brno		
Tel: +420 541 554 111 Fax: +420 541 211 205		E-mail: info@aquatis.cz http://www.aquatis.cz
Zodpovědný projektant ING. JOSEF MALÝ	Hlavní inženýr projektu ING. OLDŘICH NEUMAYER, CSc.	Vedoucí střediska ING. OLDŘICH NEUMAYER, CSc.
Vypracoval ING. JOSEF MALÝ	Kontroloval ING. TOMAŠ ROTH	Zakázkové číslo 250111.32.A01
Datum LISTOPAD, 2025	Stupeň dokumentace DPoSVD	Název souboru D.1.1.2.5_DISP0.DWG
Akce		
REKONSTRUKCE MVE CHROUSTOVICE		
D. DOKUMENTACE OBJEKTŮ D.1.1 STAVEBNÍ ČÁST		
Příloha		
DISPOZICE STAVEBNÍ ELEKTROINSTALACE		
Měřítko 1:50	Číslo přílohy D.1.1.2.5.	
Objednatel Odborné učiliště Chroustovice, Zámek 1		

VÝŠKOVÝ SYSTÉM : BALT p.v.
KÓTOVÁNO V : m