


PŮDORYS I-I  
M 1 : 50

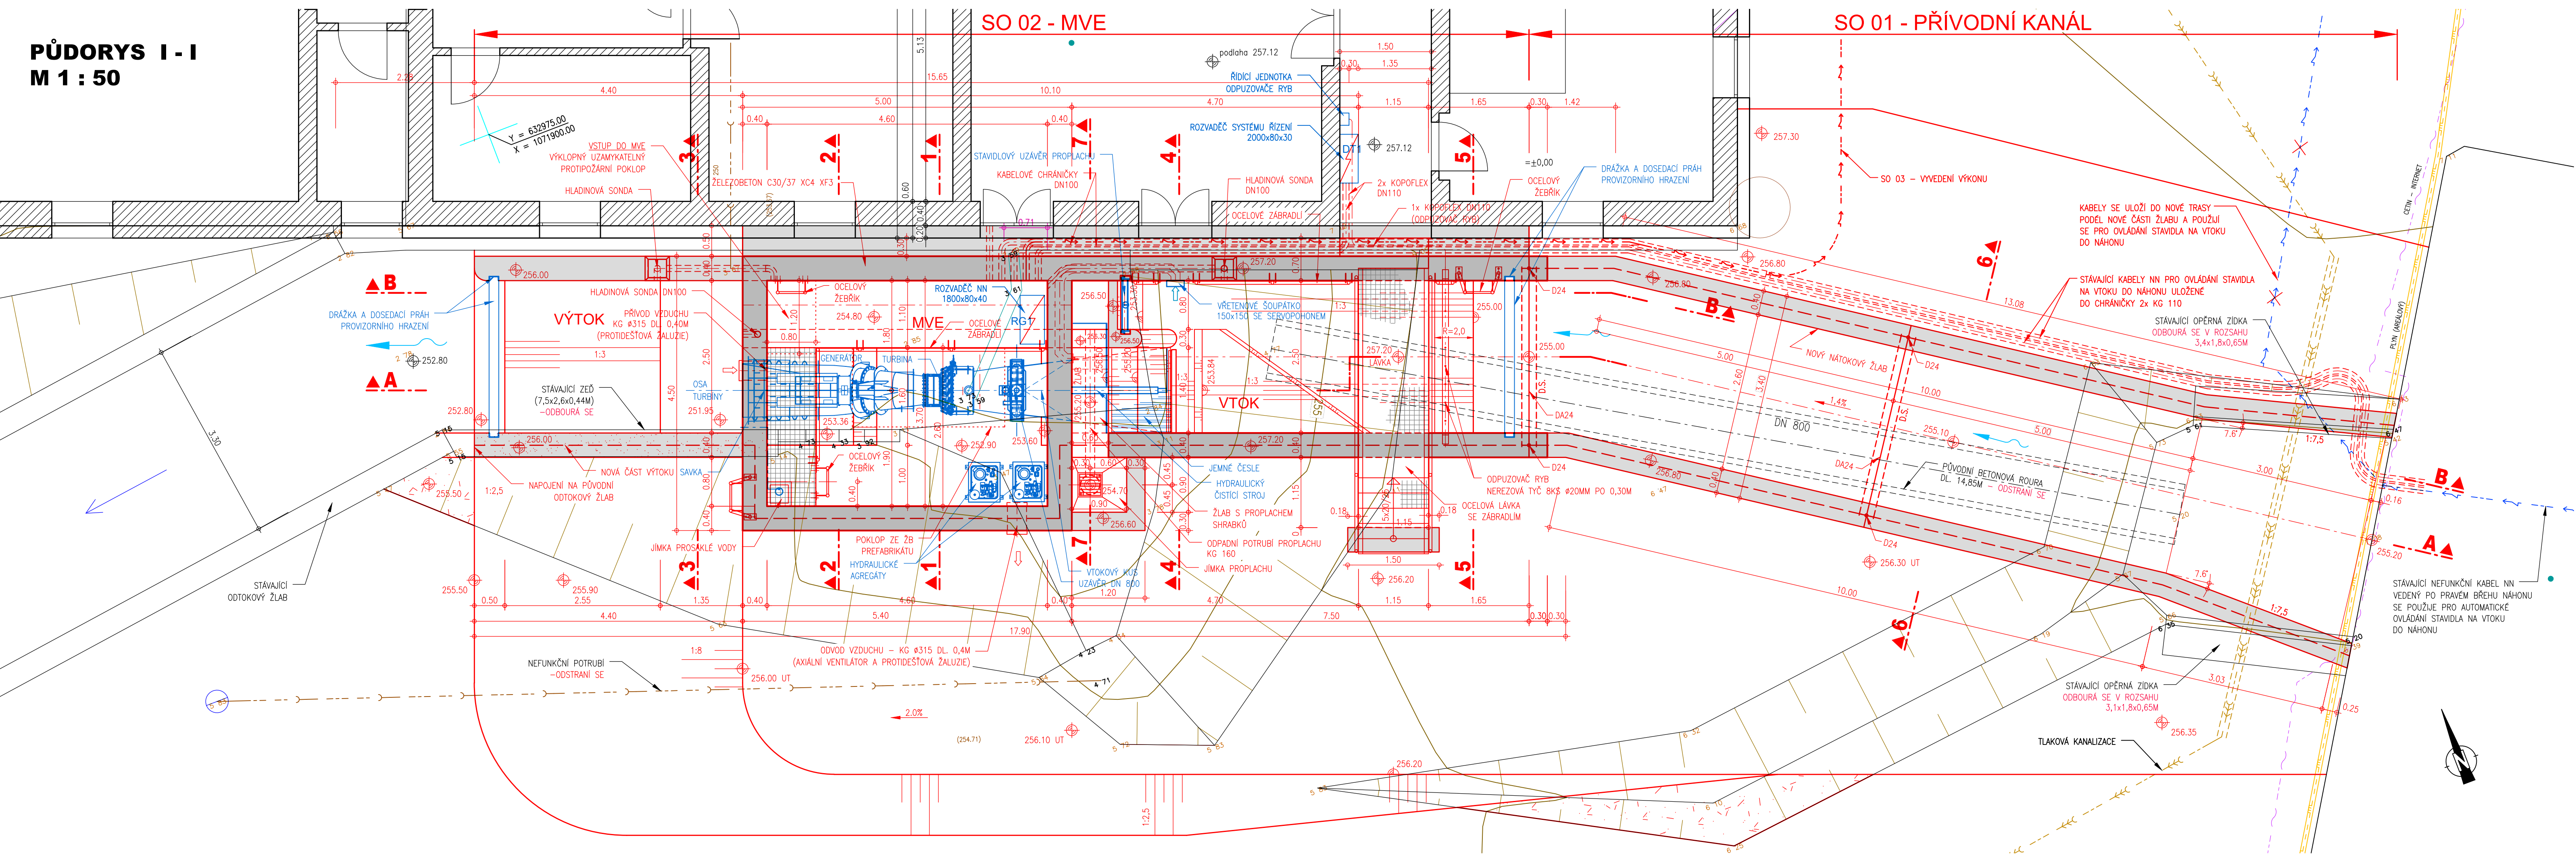

STAVEBNÍ OBJEKTY :

- SO 01 PŘÍVODNÍ KANÁL
- SO 02 MVE
- SO 03 VYVEDENÍ VÝKONU NN
- SO 04 ÚPRAVY NA VTOKU DO NÁHONU

PROVOZNÍ SOUBORY

- PS 01 TECHNOLOGICKÁ ČÁST STROJNÍ
- PS 02 TECHNOLOGICKÁ ČÁST ELEKTRO

LEGENDA :

- STÁVAJÍCÍ KONSTRUKCE
- STAVEBNÍ ČÁST
- TECHNOLOGICKÁ ČÁST
- DOČASNÉ KONSTRUKCE

**AQUATIS**

<b>AQUATIS a.s.</b> Botanická 834/56, 602 00 Brno	Tel: +420 541 554 111 Fax: +420 541 211 205	E-mail: info@aquatis.cz http://www.aquatis.cz
Zodpovědný projektant <b>ING. OLDŘICH NEUMAYER, CSc.</b>	Hlavní inženýr projektu <b>ING. OLDŘICH NEUMAYER, CSc.</b>	Vedoucí gfeřského <b>ING. OLDŘICH NEUMAYER, CSc.</b>
Vypracoval <b>ING. HANA KABELKOVÁ</b>	Kontroloval <b>ING. TOMÁŠ ROTH</b>	Zakázkové číslo <b>Z50111.32.A01</b>
Datum <b>LISTOPAD, 2025</b>	Stupeň dokumentace <b>DPoSVD</b>	Název souboru <b>D.1.12_MVE_Pudorys_a_Rezydwg</b>

**REKONSTRUKCE MVE CHROUSTOVICE**

**D. DOKUMENTACE OBJEKTŮ  
D.1.1 STAVEBNÍ ČÁST**

**PŮDORYS I-I**

Měřítko **1:50** Číslo přílohy **D.1.12.1.1**

Objednatel Odborné učiliště Chroustovice, Zámek 1

VÝŠKOVÝ SYSTÉM : BALT p.v.  
KÓTOVÁNO V : m